



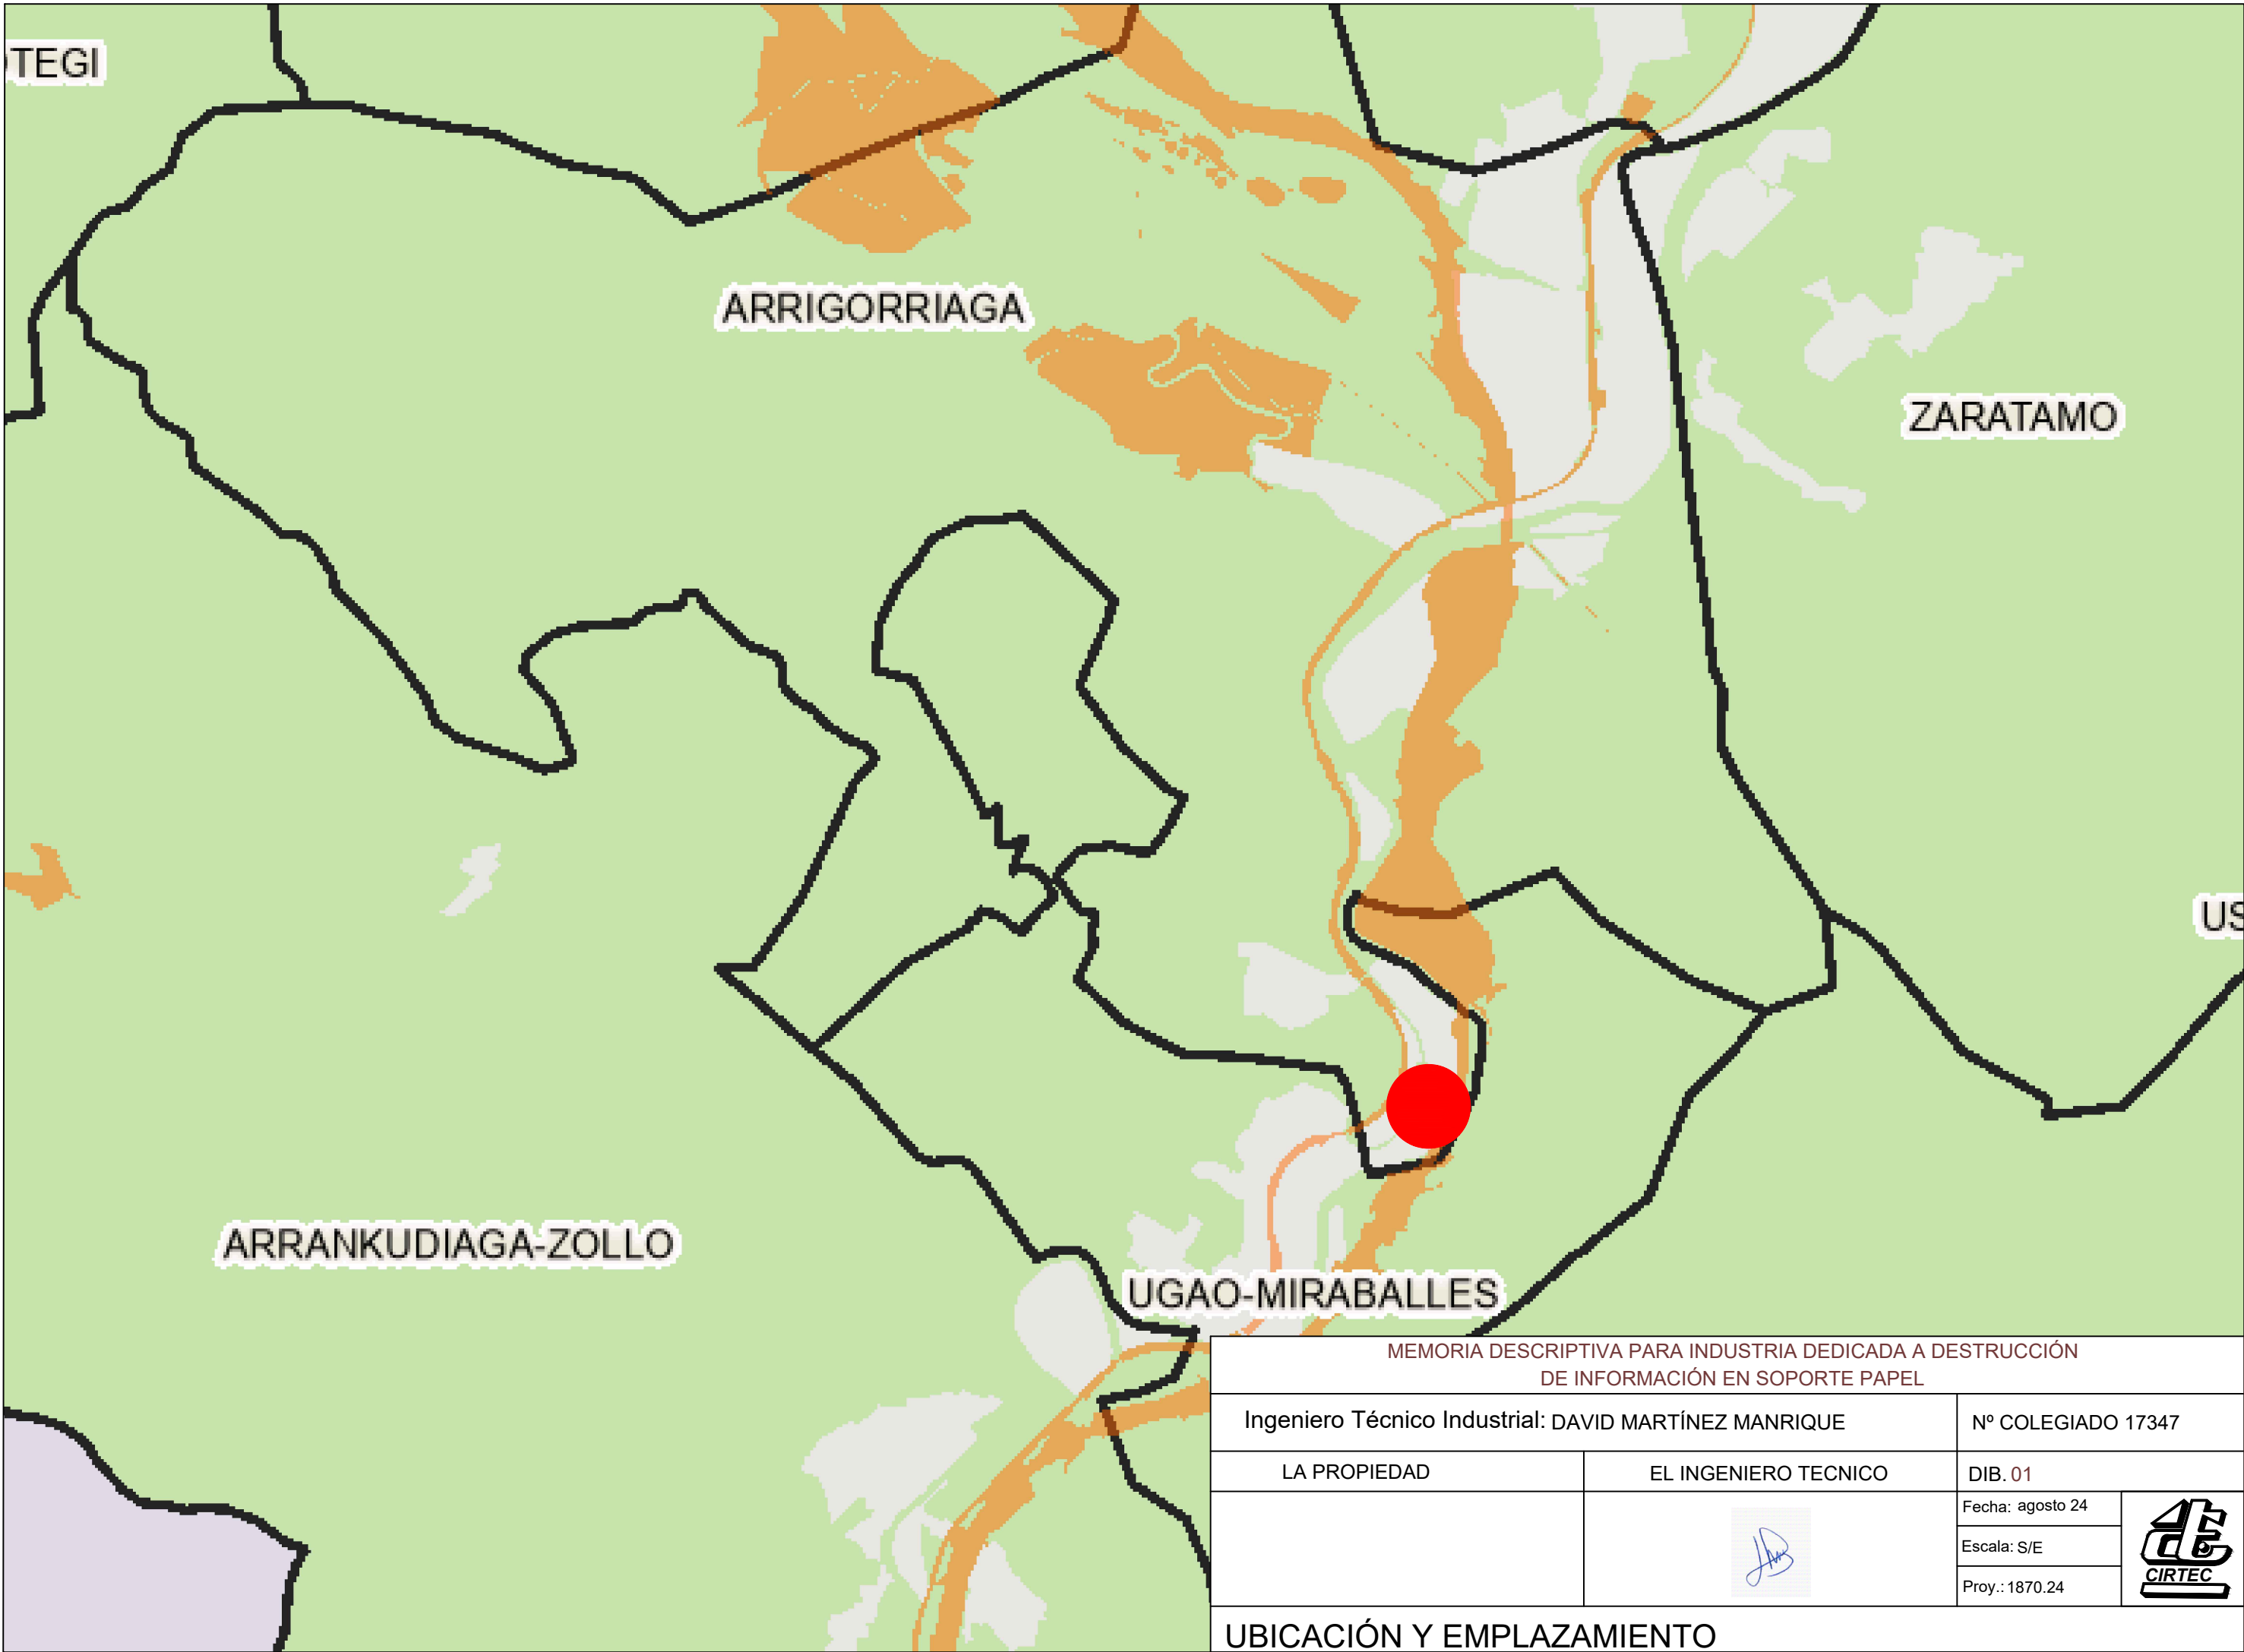



MEMORIA DESCRIPTIVA PARA INDUSTRIA DEDICADA A DESTRUCCIÓN DE INFORMACIÓN EN SOPORTE PAPEL			
Ingeniero Técnico Industrial: DAVID MARTÍNEZ MANRIQUE		Nº COLEGIADO 17347	
LA PROPIEDAD	EL INGENIERO TECNICO	DIB.01	
		Fecha: agosto 24	
		Escala: S/E	
		Proy.: 1870.24	
UBICACIÓN Y EMPLAZAMIENTO			



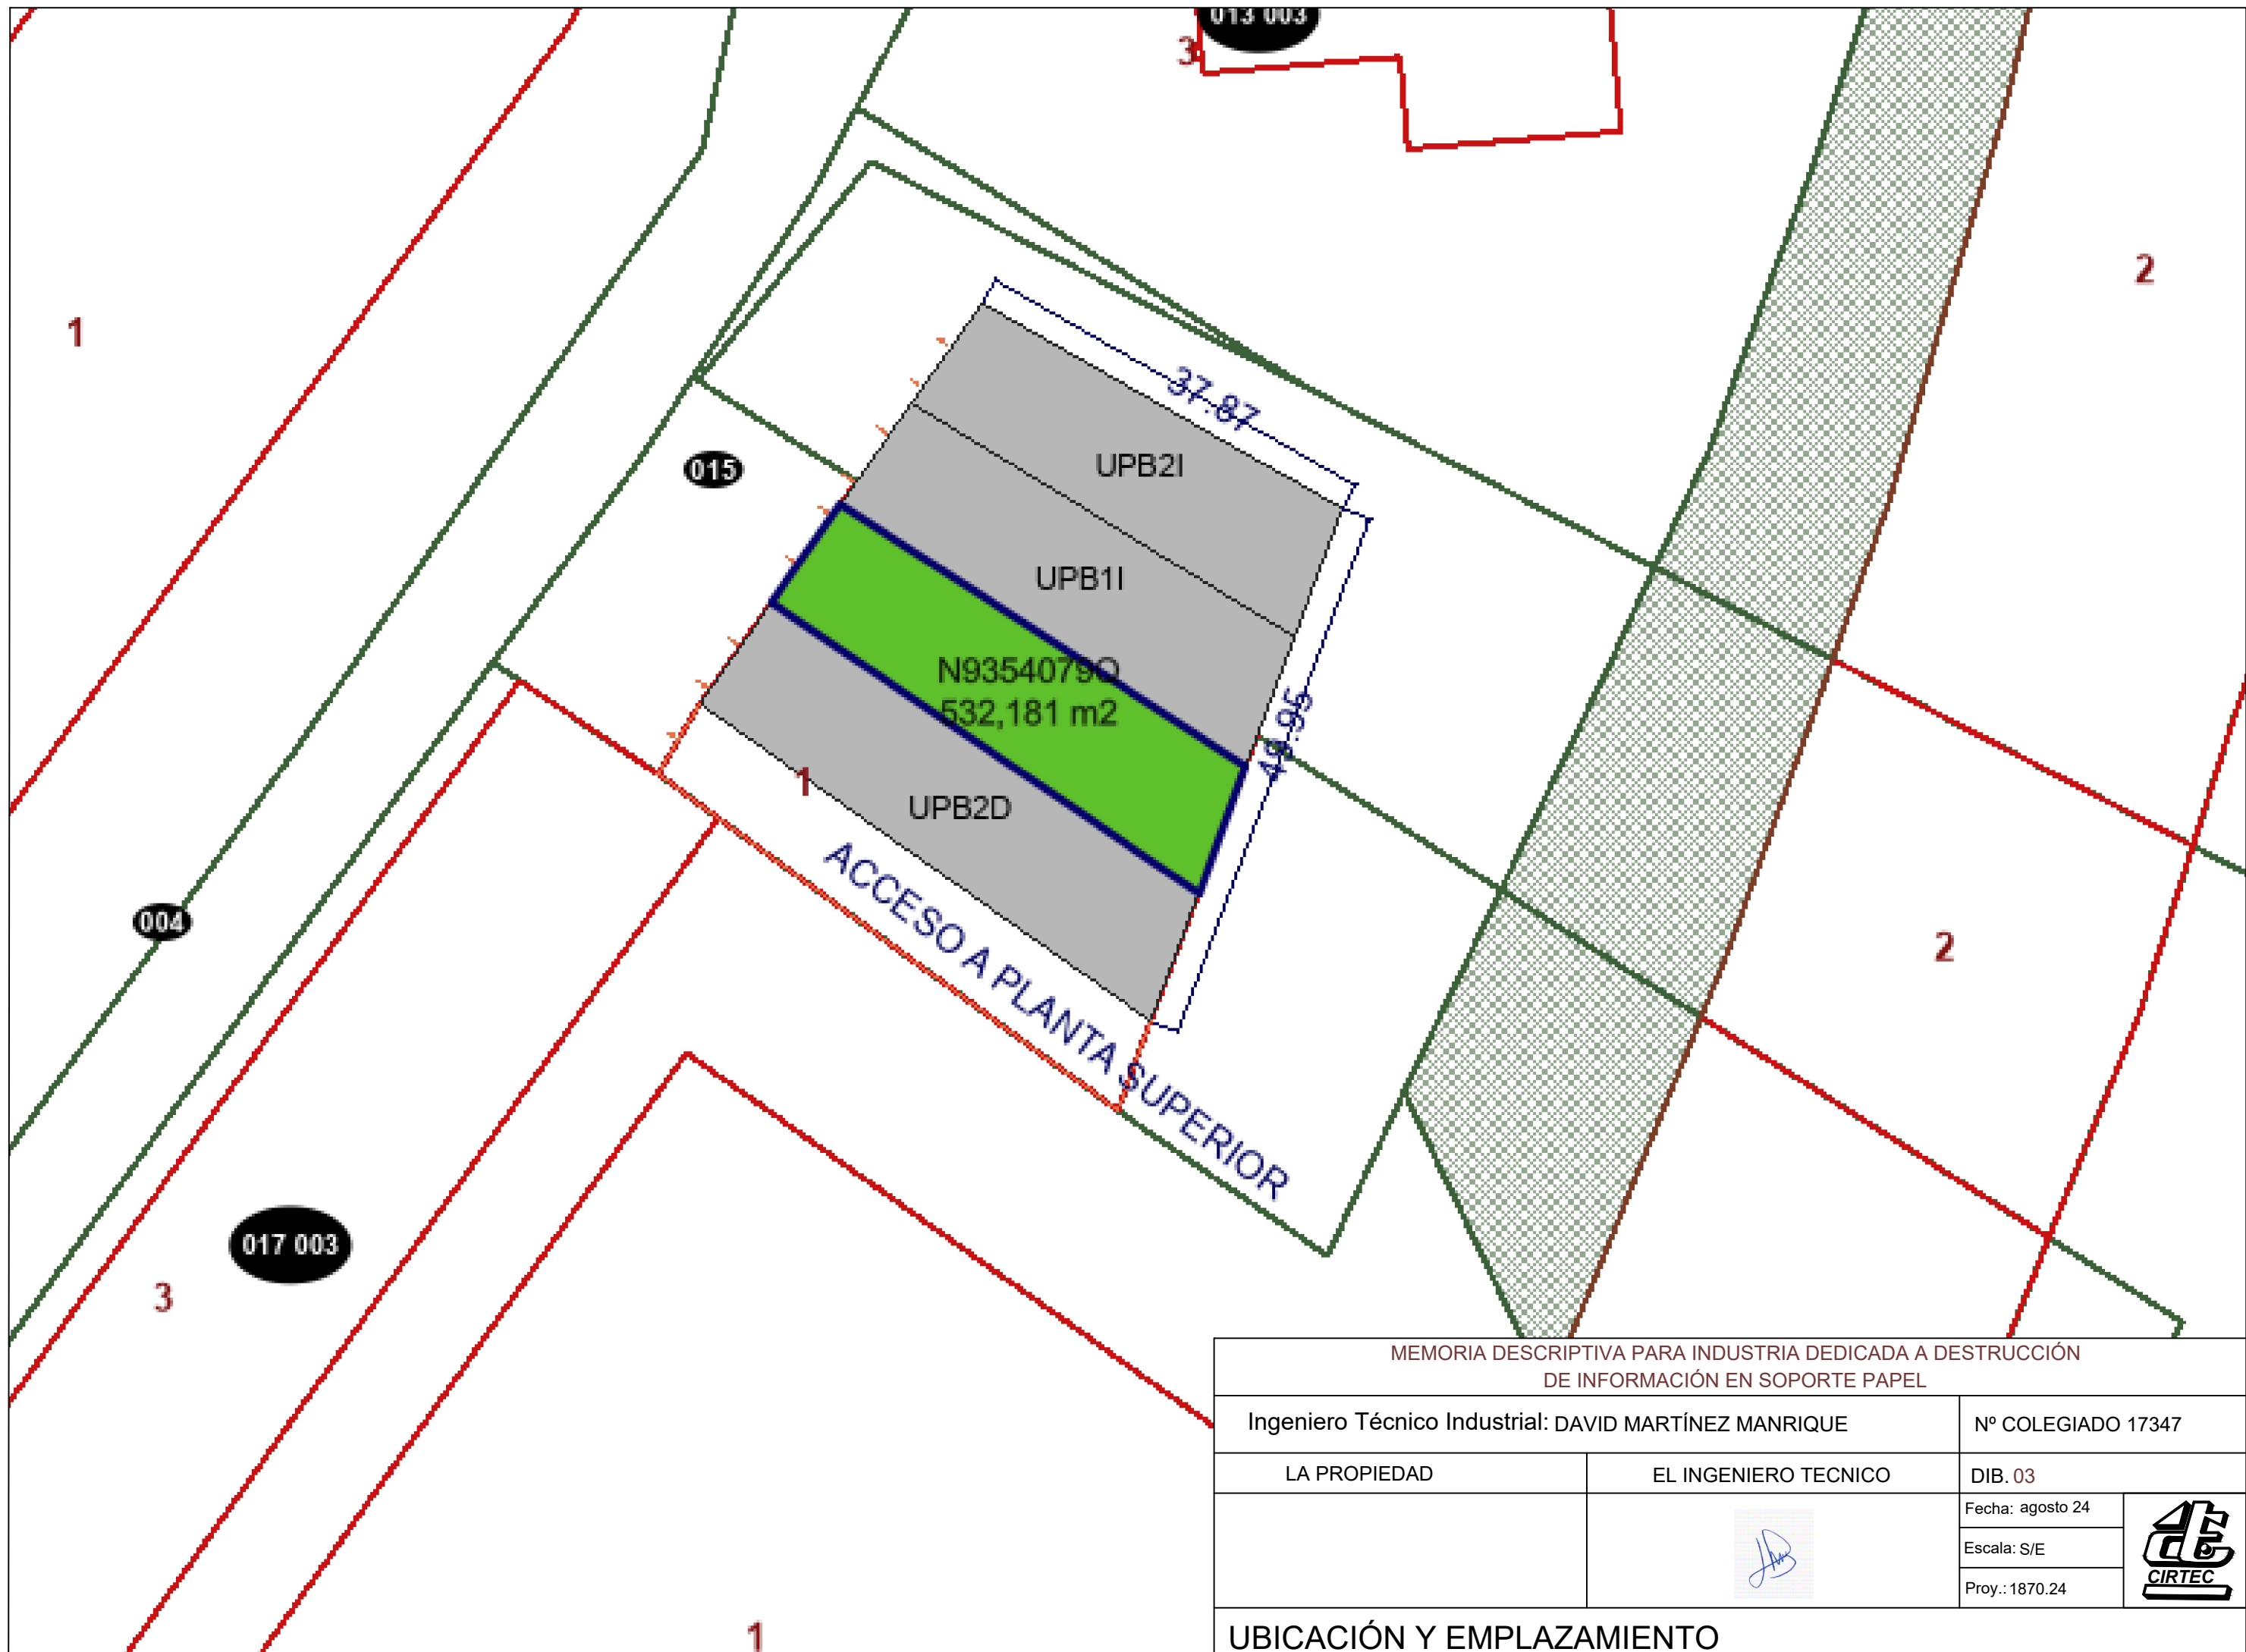


MEMORIA DESCRIPTIVA PARA INDUSTRIA DEDICADA A DESTRUCCIÓN DE INFORMACIÓN EN SOPORTE PAPEL			
Ingeniero Técnico Industrial: DAVID MARTÍNEZ MANRIQUE		Nº COLEGIADO 17347	
LA PROPIEDAD	EL INGENIERO TECNICO	DIB. 03	
		Fecha: agosto 24	
		Escala: S/E	
		Proy.: 1870.24	
UBICACIÓN Y EMPLAZAMIENTO			




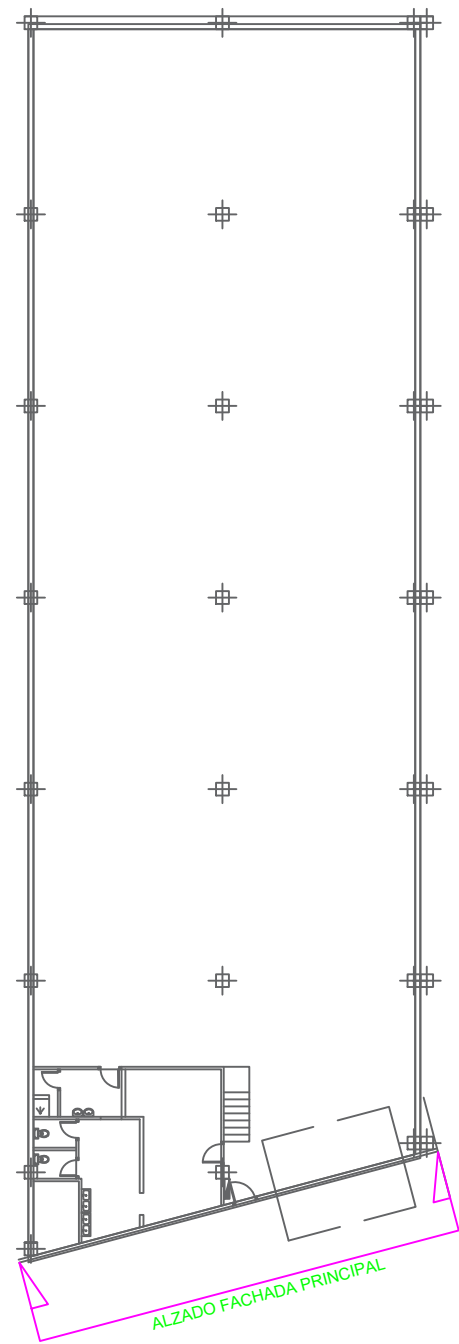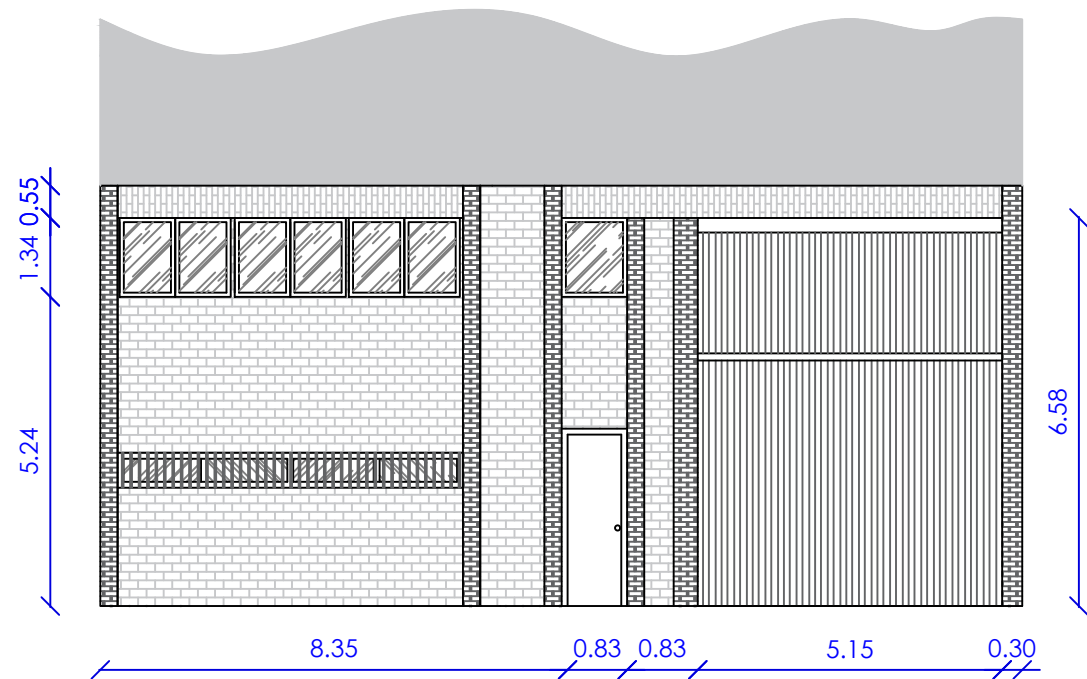


MEMORIA DESCRIPTIVA PARA INDUSTRIA DEDICADA A DESTRUCCIÓN DE INFORMACIÓN EN SOPORTE PAPEL			
Ingeniero Técnico Industrial: DAVID MARTÍNEZ MANRIQUE		Nº COLEGIADO 17347	
LA PROPIEDAD	EL INGENIERO TECNICO	DIB. 05	
		Fecha: agosto 24	
		Escala: 1:100	
		Proy.: 1870.24	
FACHADA PRINCIPAL			

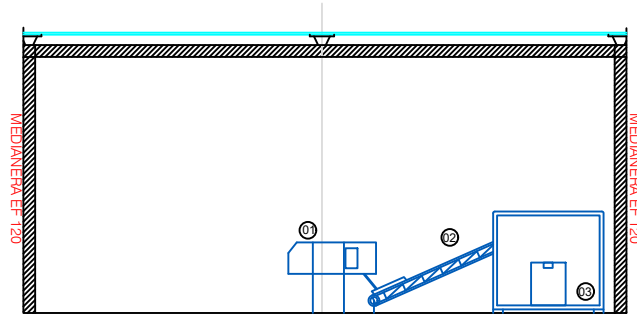


SECCIÓN TRANSVERSAL A-A'

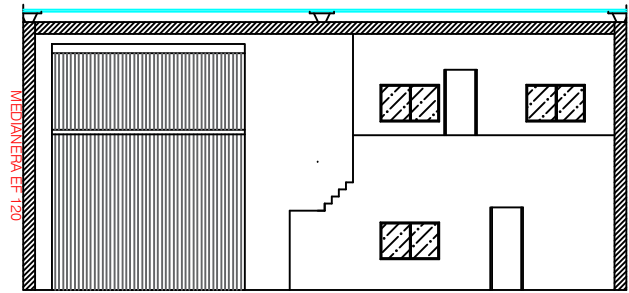

SECCIÓN TRANSVERSAL B-B'

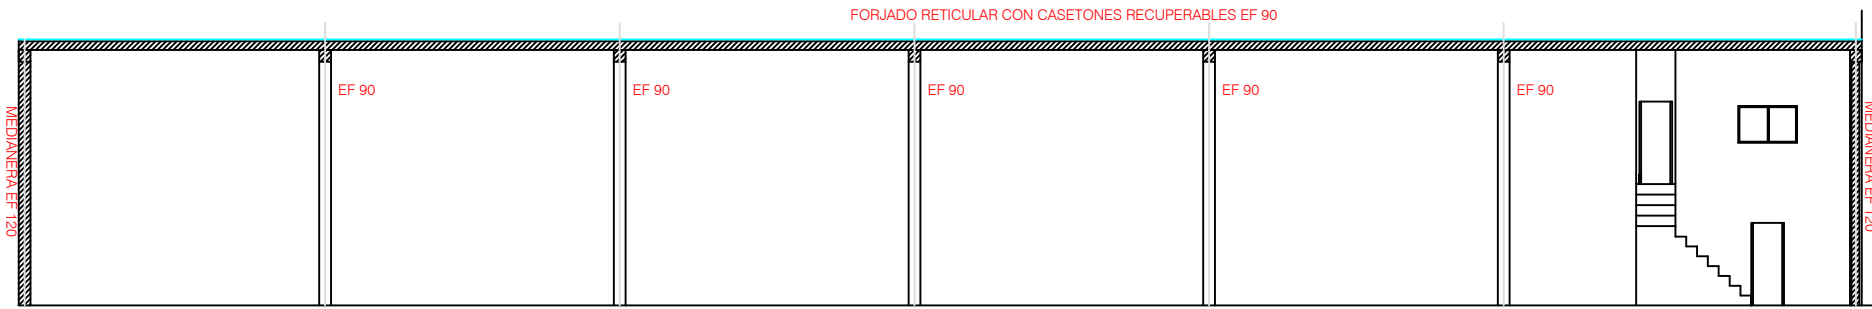

SECCIÓN LONGITUDINAL C-C'

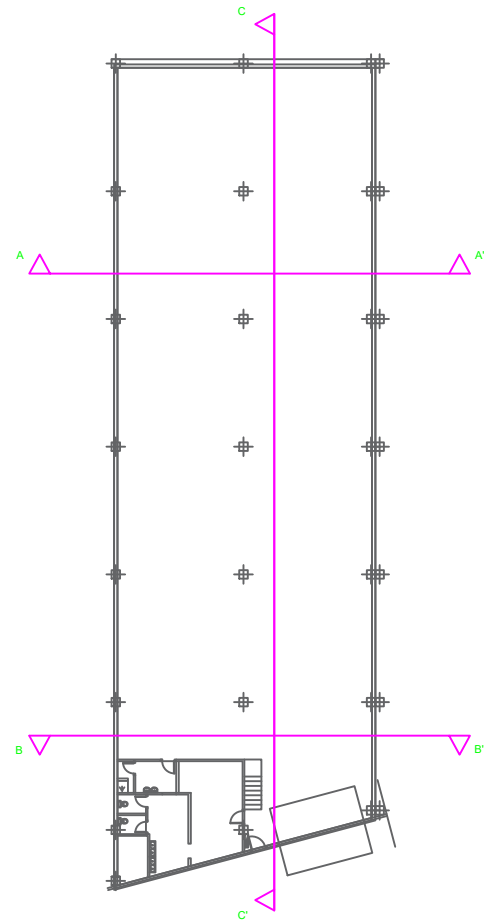

LEYENDA PROTECCIÓN CONTRA INCENDIOS

- Extintor polvo seco polivalente ABC 6Kg.
- Extintor CO2
- Equipo autonomo alumbrado de emergencia
- Boca de incendio equipada
- Recorrido de evacuación

LEYENDA ELECTRICIDAD

- Cuadro General de Protección
- Pantalla fluorescente 4x18 W
- Pantalla fluorescente 1x36 W
- Emergencia
- Emergencia 1000 Lum

MEMORIA DESCRIPTIVA PARA INDUSTRIA DEDICADA A DESTRUCCIÓN DE INFORMACIÓN EN SOPORTE PAPEL

Ingeniero Técnico Industrial: DAVID MARTÍNEZ MANRIQUE

Nº COLEGIADO 17347

LA PROPIEDAD

EL INGENIERO TECNICO

DIB. 06


Fecha: agosto 24

Escala: 1:150


Proy.: 1870.24



SECCIONES TRANSVERSALES Y LONGITUDINALES

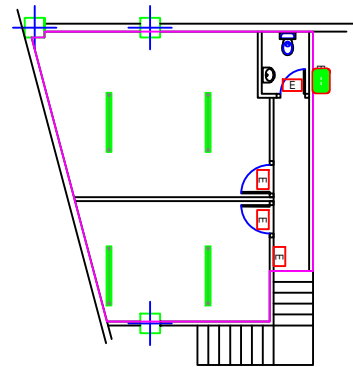

ENTREPLANTA

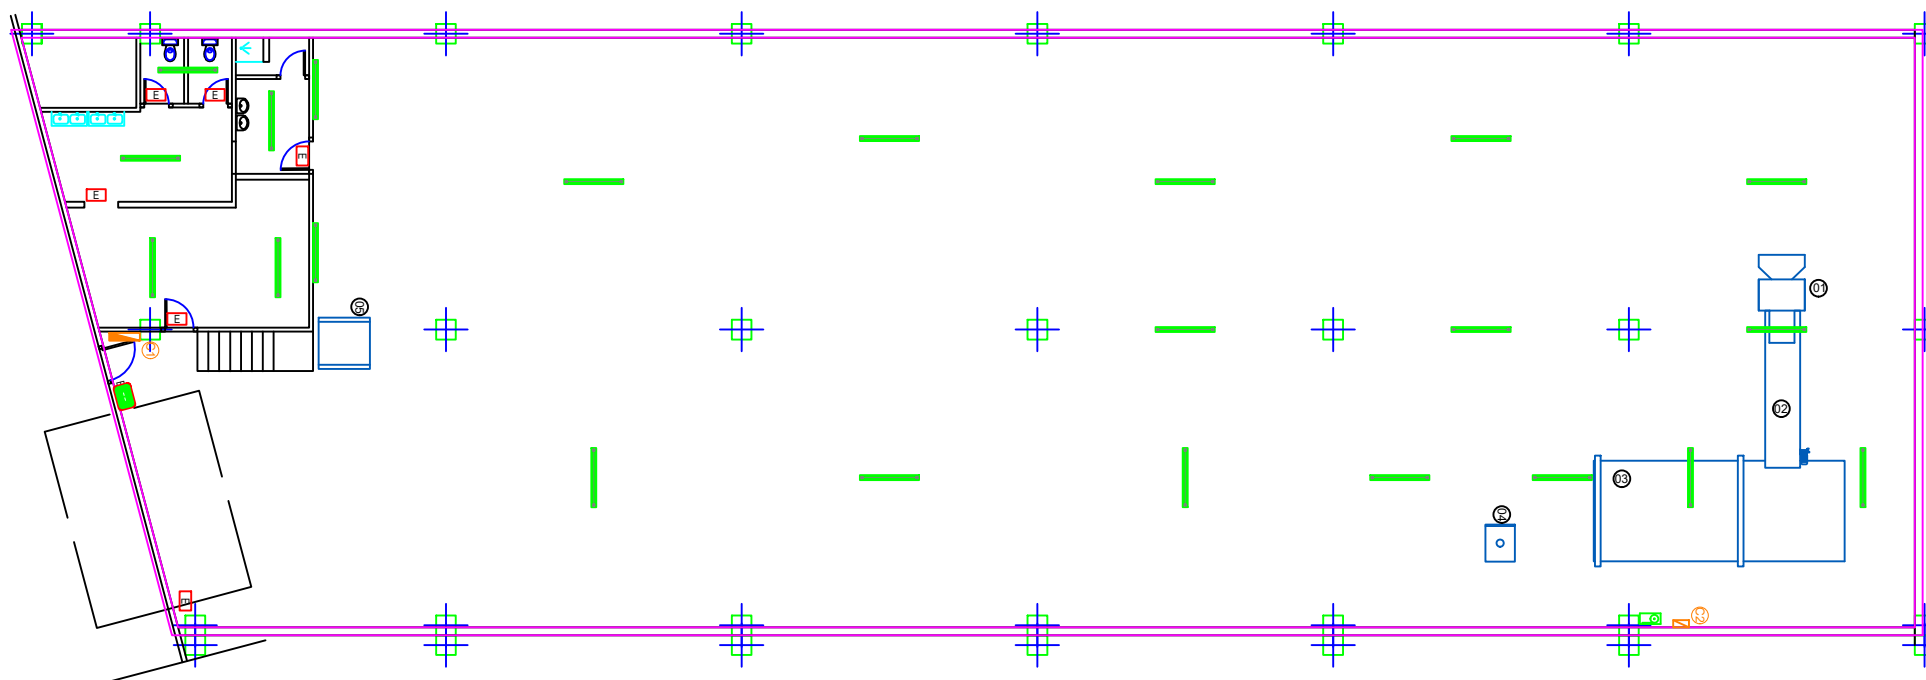

PLANTA BAJA

LEYENDA PROTECCIÓN CONTRA INCENDIOS

-  Extintor polvo seco polivalente ABC 6Kg.
-  Extintor CO2
-  Equipo autonomo alumbrado de emergencia
-  Boca de incendio equipada
-  Recorrido de evacuación

LEYENDA ELECTRICIDAD

-  Cuadro General de Protección
-  Pantalla fluorescente 4x18 W
-  Pantalla fluorescente 1x36 W
-  Emergencia
-  Emergencia 1000 Lum

MEMORIA DESCRIPTIVA PARA INDUSTRIA DEDICADA A DESTRUCCIÓN
DE INFORMACIÓN EN SOPORTE PAPEL

Ingeniero Técnico Industrial: DAVID MARTÍNEZ MANRIQUE

Nº COLEGIADO 17347

LA PROPIEDAD

EL INGENIERO TECNICO

DIB. 07


Fecha: agosto 24

Escala: 1:150

Proy.: 1870.24



INSTALACIONES - ELECTRICIDAD Y ALUMBRADO

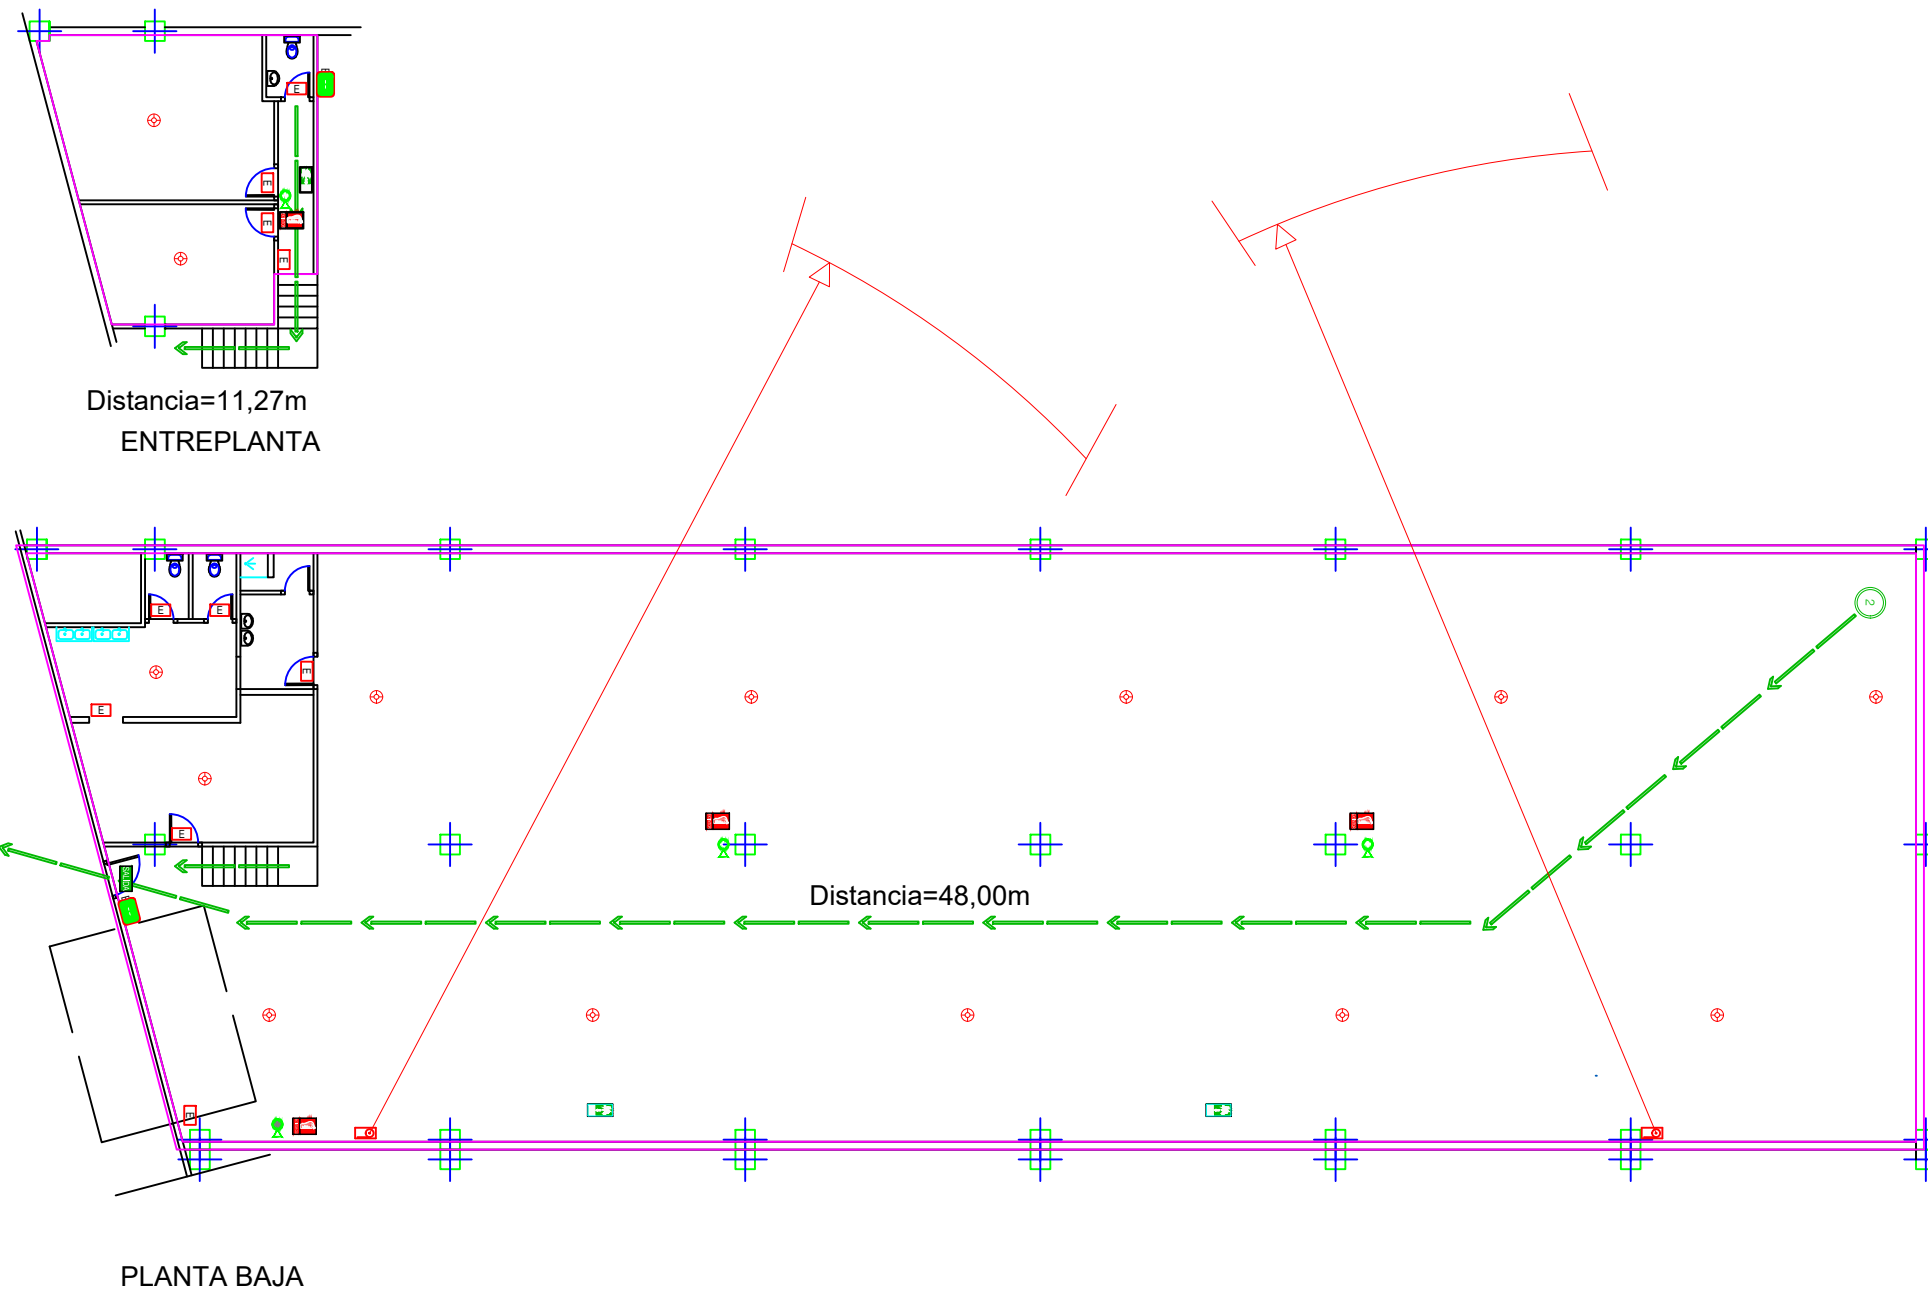

LEYENDA PROTECCIÓN CONTRA INCENDIOS

-  Extintor polvo seco polivalente ABC 6Kg.
-  Extintor CO2
-  Equipo autonomo alumbrado de emergencia
-  Boca de incendio equipada
-  Recorrido de evacuación
-  Detector de incendios

LEYENDA ELECTRICIDAD

-  Cuadro General de Protección
-  Pantalla fluorescente 4x18 W
-  Pantalla fluorescente 1x36 W
-  Emergencia
-  Emergencia 1000 Lum

MEMORIA DESCRIPTIVA PARA INDUSTRIA DEDICADA A DESTRUCCIÓN DE INFORMACIÓN EN SOPORTE PAPEL

Ingeniero Técnico Industrial: DAVID MARTÍNEZ MANRIQUE

Nº COLEGIADO 17347

LA PROPIEDAD

EL INGENIERO TECNICO

DIB. 08


Fecha: agosto 24

Escala: 1:150


Proy.: 1870.24



INSTALACIONES - PROTECCIÓN CONTRA INCENDIOS

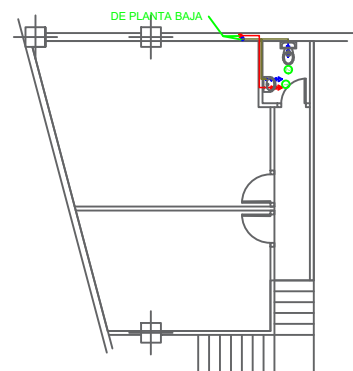

ENTREPLANTA

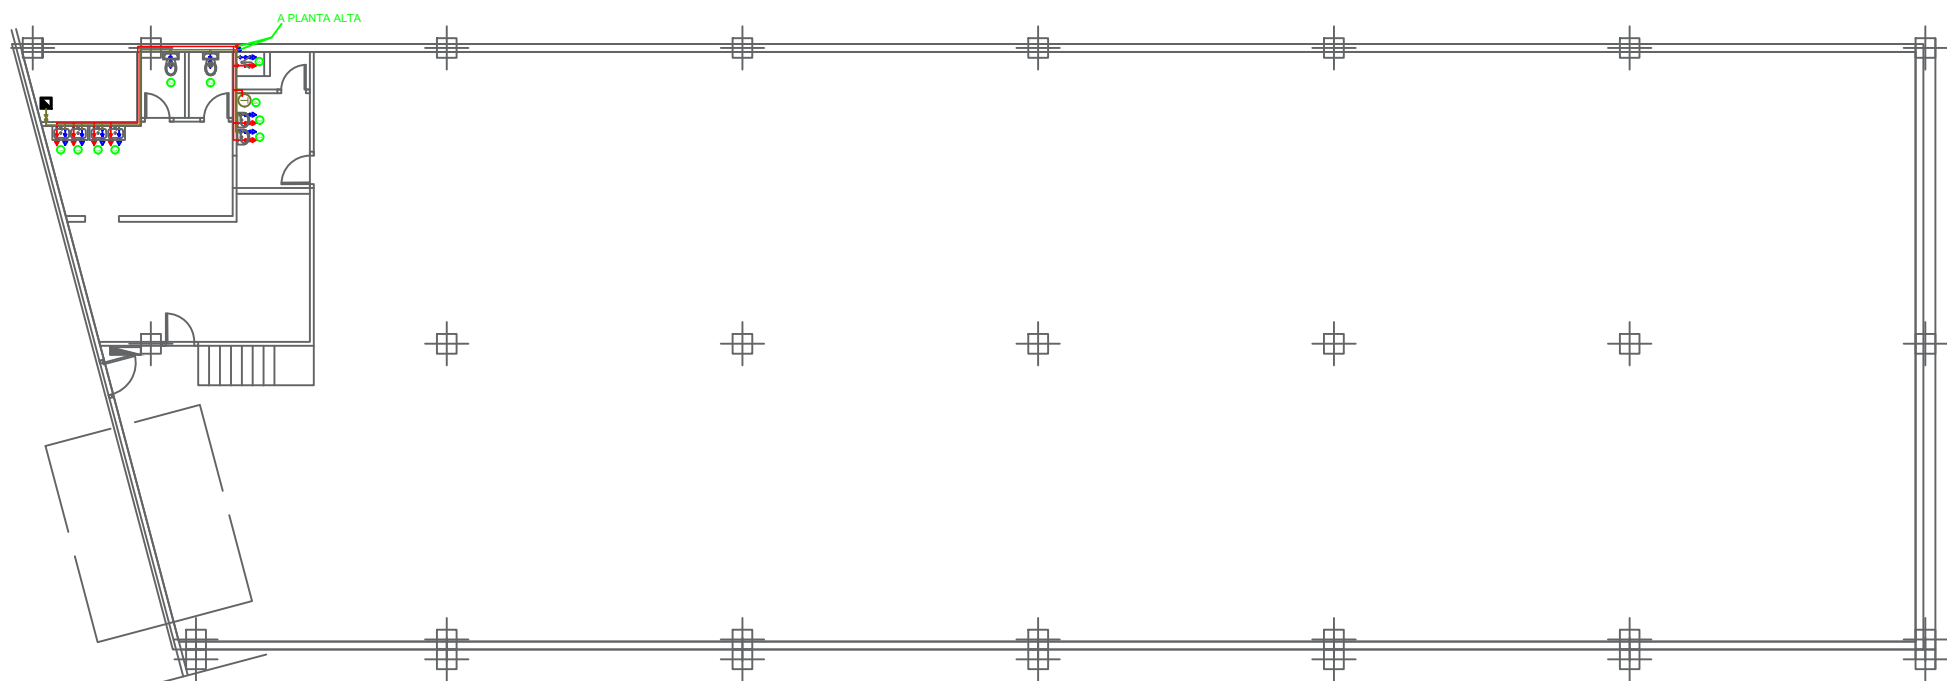


PLANTA BAJA


DIMENSIONADO TUBERIAS DE ALIMENTACIÓN				
	DESCRIPCIÓN	AGUA FRÍA Ø/mm.	AGUA CALIENTE Ø/mm.	SITUACIÓN
1	LAVABO	16	16	A 30 cm. N.P.T.
2	INODORO	16	---	A 30 cm. N.P.T.
3	DUCHA	16	16	A 30 cm. N.P.T.
4	TERMO ELÉCTRICO	20	20	EN FALSO TECHO

LEYENDA FONTANERÍA	
	Contador general de agua
	Salida agua fria
	Salida agua caliente
	Llave de paso
	Línea de agua fría
	Línea de agua caliente
	Termo eléctrico

MEMORIA DESCRIPTIVA PARA INDUSTRIA DEDICADA A DESTRUCCIÓN DE INFORMACIÓN EN SOPORTE PAPEL			
Ingeniero Técnico Industrial: DAVID MARTÍNEZ MANRIQUE		Nº COLEGIADO 17347	
LA PROPIEDAD	EL INGENIERO TECNICO	DIB. 09	
		Fecha: agosto 24	
		Escala: 1:150	
		Proy.: 1870.24	
INSTALACIONES - FONTANERÍA			

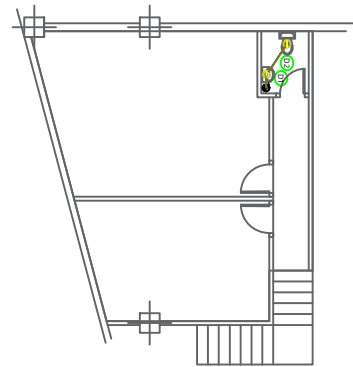

ENTREPLANTA

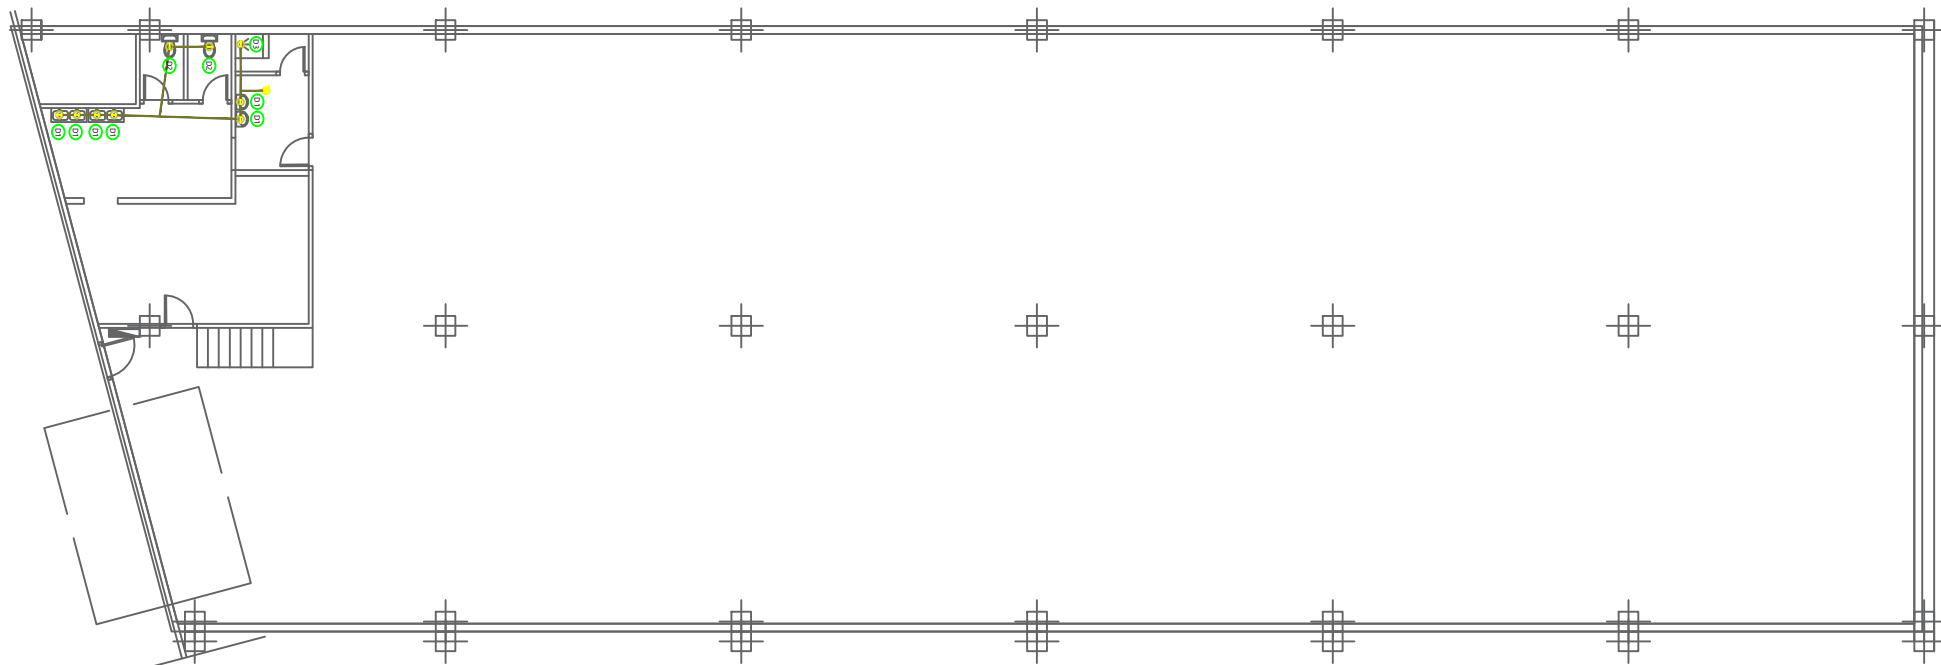



PLANTA BAJA

DIMENSIONADO DESAGÜES DE APARATOS			
	DESCRIPCIÓN	SECCIÓN Ø/mm	SITUACIÓN
D1	LAVABO	40	PARED 50cm N.P.T.
D2	INODORO	110	EN SUELO
D3	DUCHA	40	PARED 50cm N.P.T.
D4	TERMO ELÉCTRICO	40	EN FALSO TECHO
D5	EQUIPO CLIMATIZACIÓN	40	EN FALSO TECHO

LEYENDA SANEAMIENTO

-  Punto de desagüe
-  Red de desagüe fecal
-  Bajante de saneamiento

MEMORIA DESCRIPTIVA PARA INDUSTRIA DEDICADA A DESTRUCCIÓN DE INFORMACIÓN EN SOPORTE PAPEL			
Ingeniero Técnico Industrial: DAVID MARTÍNEZ MANRIQUE		Nº COLEGIADO 17347	
LA PROPIEDAD	EL INGENIERO TECNICO	DIB. 10	
		Fecha: agosto 24	
		Escala: 1:150	
		Proy.: 1870.24	
INSTALACIONES - SANEAMIENTO			

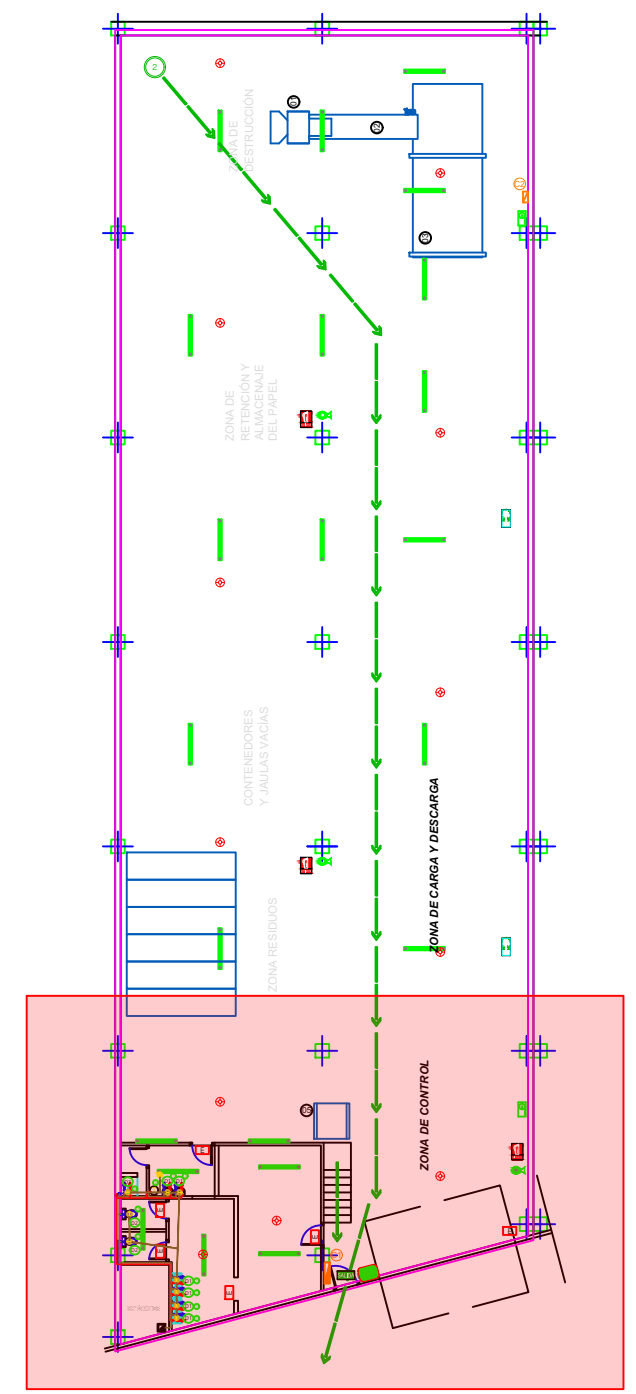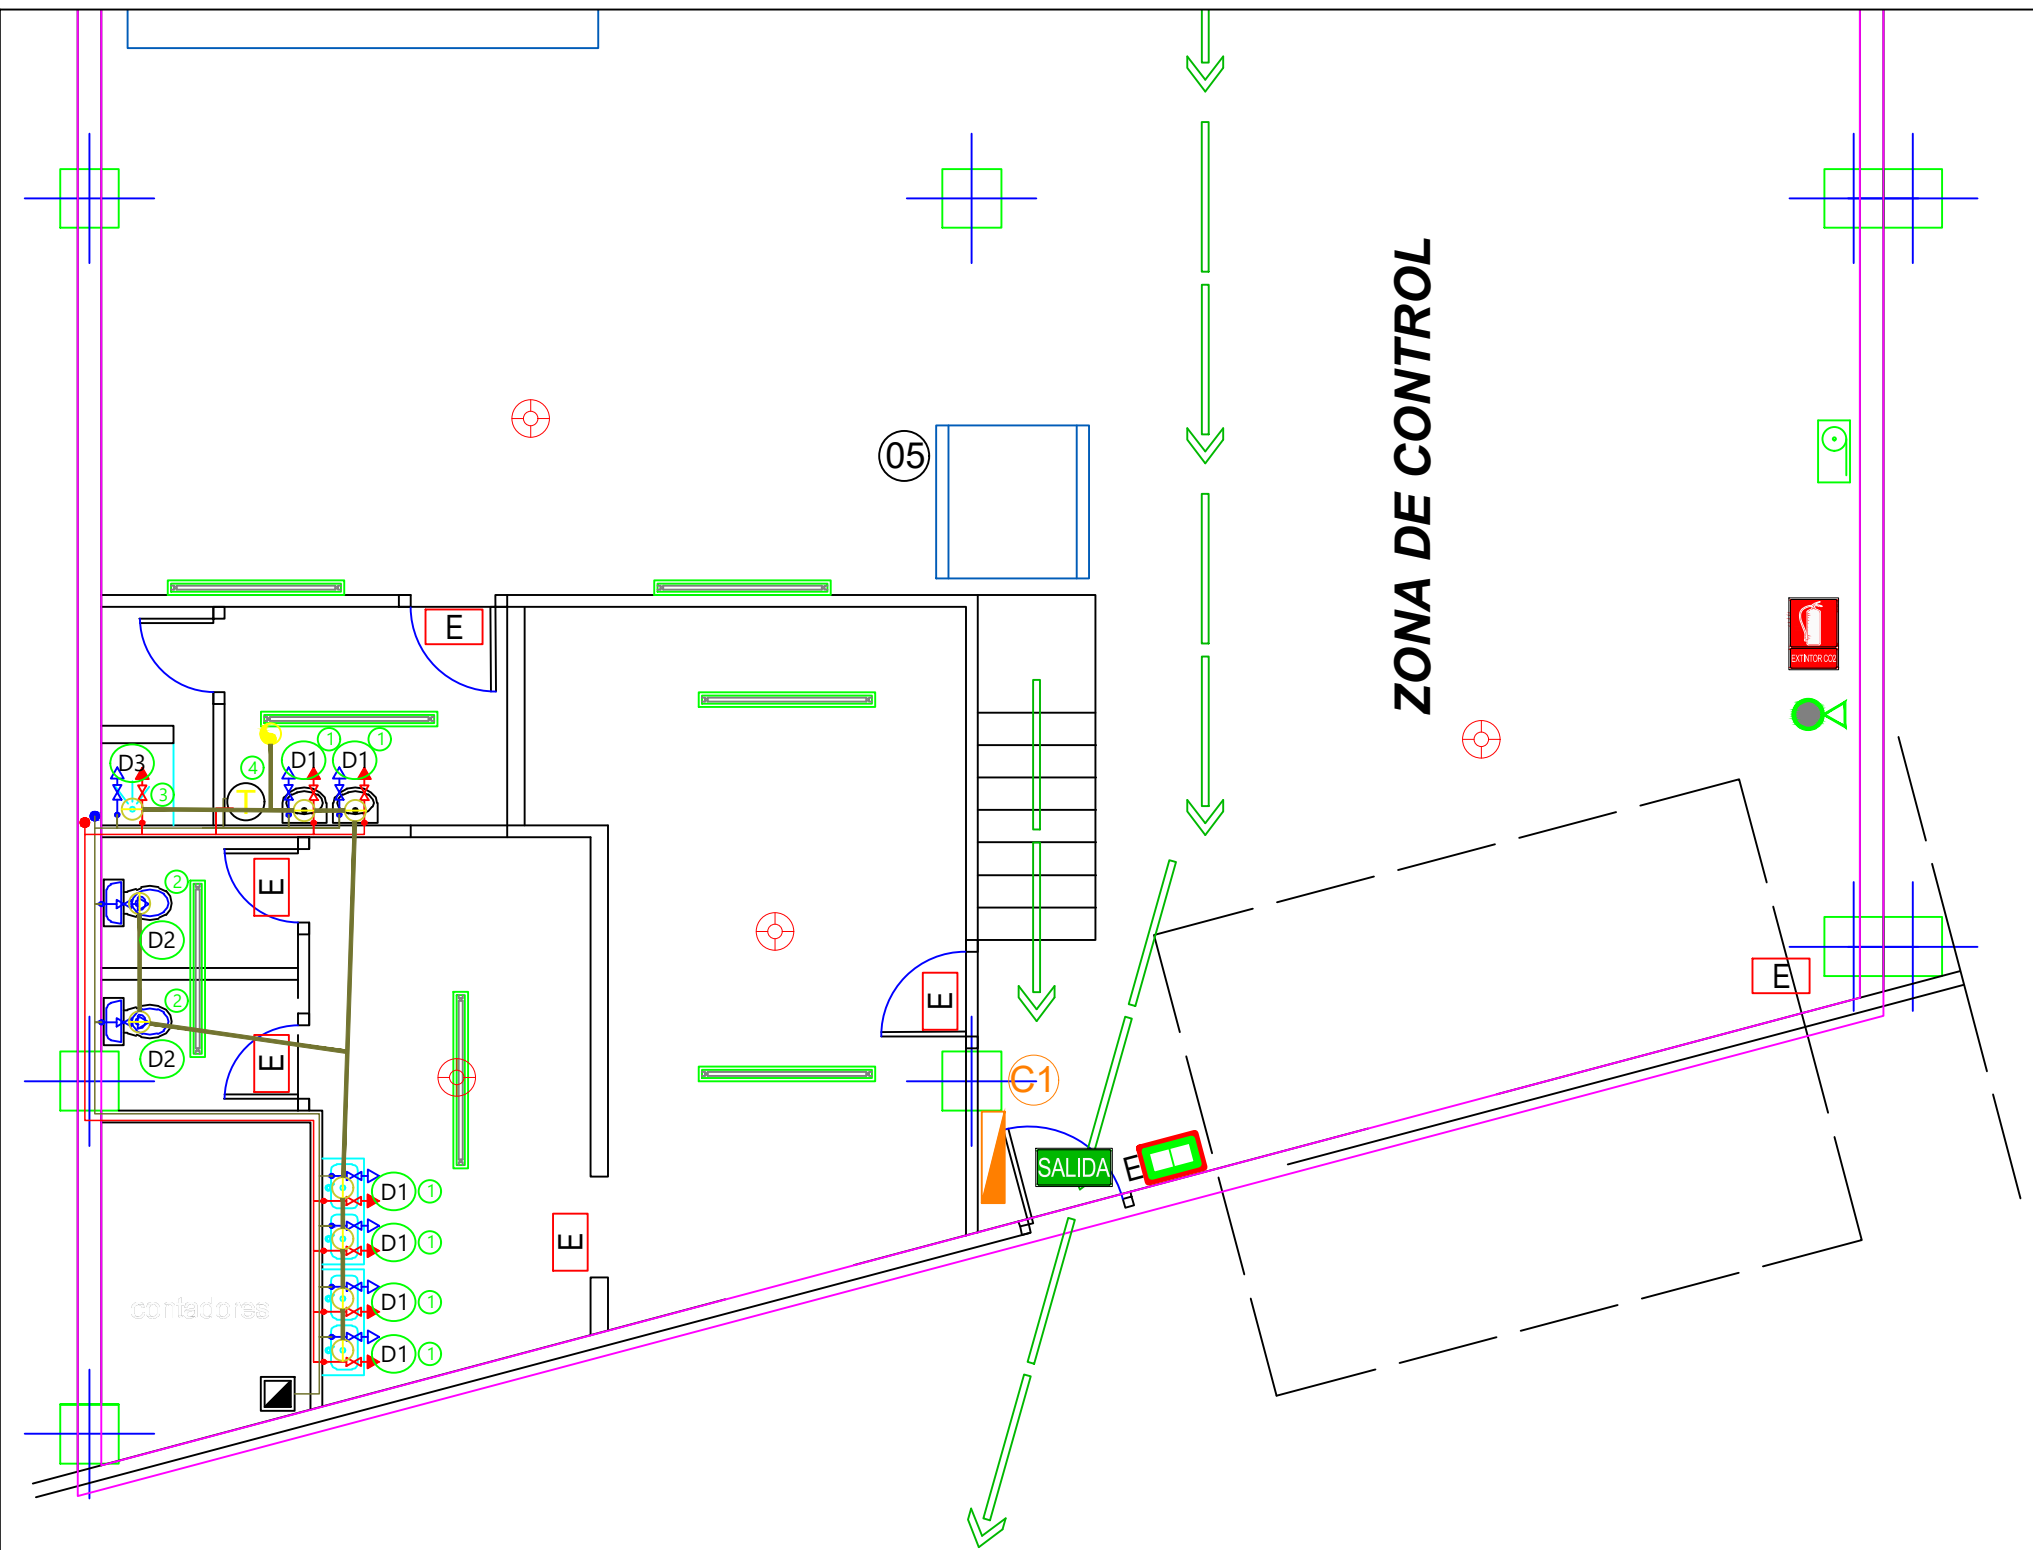

LEYENDA PROTECCIÓN CONTRA INCENDIOS



- Extintor polvo seco polivalente ABC 6Kg.
- Extintor CO2
- Equipo autonomo alumbrado de emergencia
- Boca de incendio equipada
- Recorrido de evacuación

LEYENDA ELECTRICIDAD

- Cuadro General de Protección
- Pantalla fluorescente 4x18 W
- Pantalla fluorescente 1x36 W
- Emergencia
- Emergencia 1000 Lum

MEMORIA DESCRIPTIVA PARA INDUSTRIA DEDICADA A DESTRUCCIÓN DE INFORMACIÓN EN SOPORTE PAPEL		
Ingeniero Técnico Industrial: DAVID MARTÍNEZ MANRIQUE		Nº COLEGIADO 17347
LA PROPIEDAD	EL INGENIERO TECNICO	DIB. 11
		Fecha: agosto 24
		Escala: 1:50
		Proy.: 1870.24
PLANTA BAJA - DETALLE		



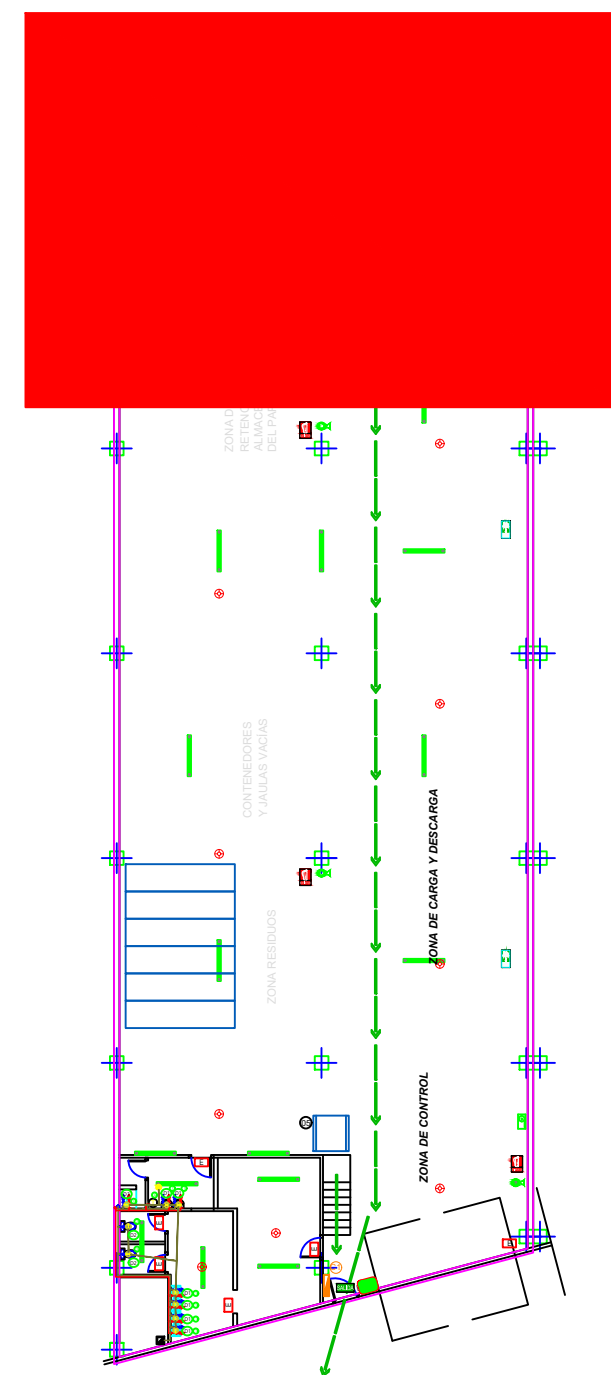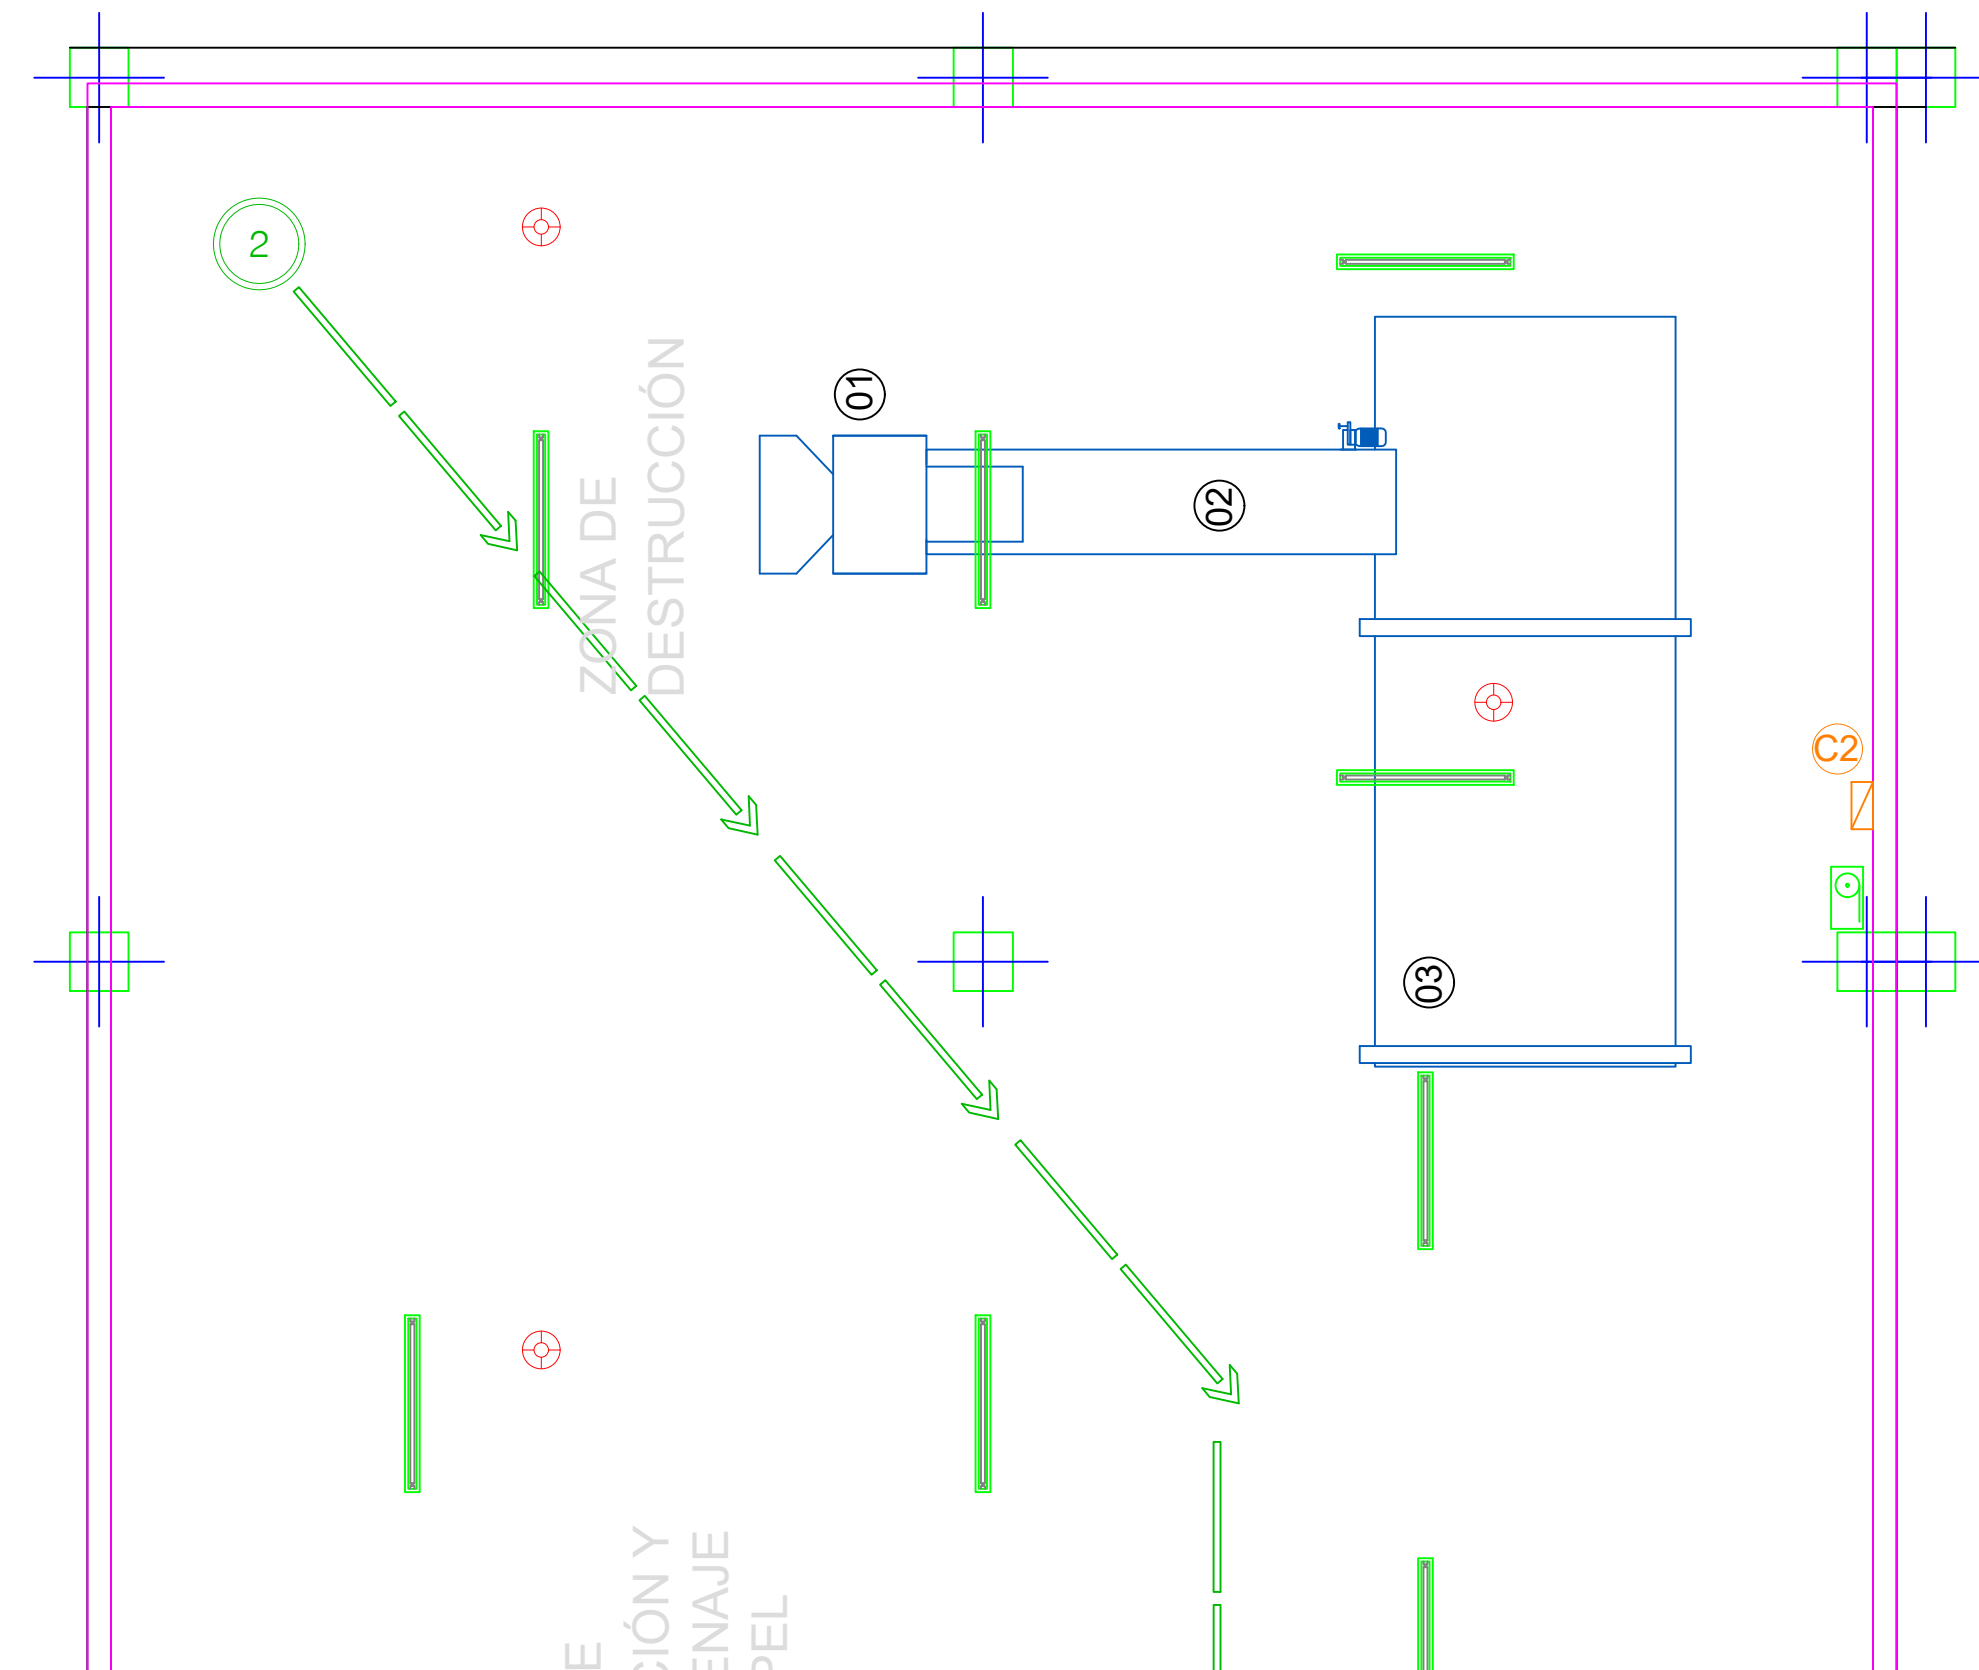


LEYENDA PROTECCIÓN CONTRA INCENDIOS	
	Extintor polvo seco polivalente ABC 6Kg.
	Extintor CO2
	Equipo autonomo alumbrado de emergencia
	Boca de incendio equipada
	Recorrido de evacuación

LEYENDA ELECTRICIDAD	
	Cuadro General de Protección
	Pantalla fluorescente 4x18 W
	Pantalla fluorescente 1x36 W
	Emergencia
	Emergencia 1000 Lum

MEMORIA DESCRIPTIVA PARA INDUSTRIA DEDICADA A DESTRUCCIÓN DE INFORMACIÓN EN SOPORTE PAPEL		
Ingeniero Técnico Industrial: DAVID MARTÍNEZ MANRIQUE		Nº COLEGIADO 17347
LA PROPIEDAD	EL INGENIERO TECNICO	DIB. 12
		Fecha: agosto 24
		Escala: 1:50
		Proy.: 1870.24
PLANTA BAJA - DETALLE		



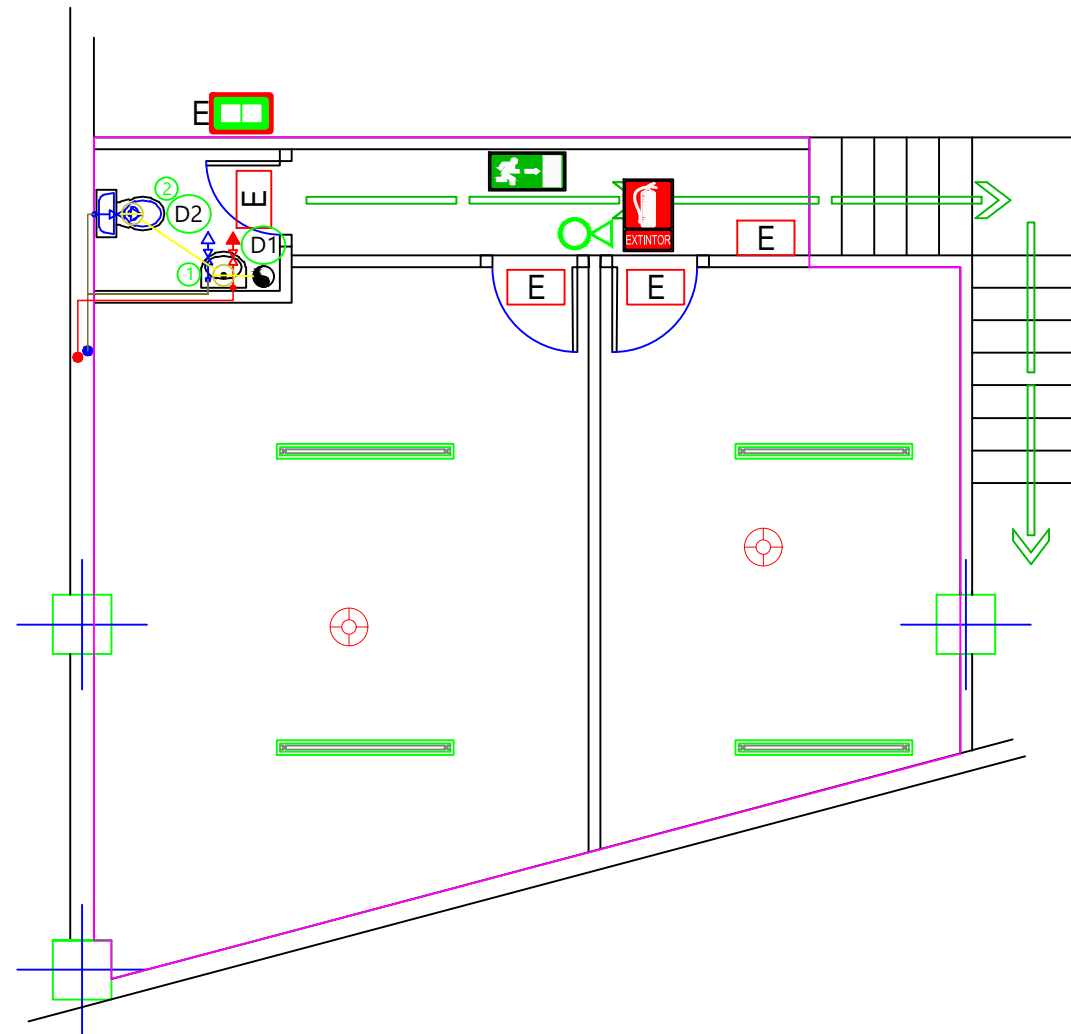

LEYENDA PROTECCIÓN CONTRA INCENDIOS

-  Extintor polvo seco polivalente ABC 6Kg.
-  Extintor CO2
-  Equipo autonomo alumbrado de emergencia
-  Boca de incendio equipada
-  Recorrido de evacuación

LEYENDA ELECTRICIDAD

-  Cuadro General de Protección
-  Pantalla fluorescente 4x18 W
-  Pantalla fluorescente 1x36 W
-  Emergencia
-  Emergencia 1000 Lum

MEMORIA DESCRIPTIVA PARA INDUSTRIA DEDICADA A DESTRUCCIÓN DE INFORMACIÓN EN SOPORTE PAPEL

Ingeniero Técnico Industrial: DAVID MARTÍNEZ MANRIQUE

Nº COLEGIADO 17347

LA PROPIEDAD

EL INGENIERO TECNICO

DIB. 13

Fecha: agosto 24

Escala: 1:50

Proy.: 1870.24



ILUMINACIÓN Y EVACUACIÓN - ENTREPLANTA