



PROYECTO DE EJECUCIÓN

LÍNEA ELÉCTRICA A 132 kV,
DOBLE CIRCUITO,

ABADIANO-AZPEITIA 1 Y 2

**TRAMO ENTRE AP.4 - AP.27 (LÍMITE TERRITORIO
HISTÓRICO) Y E/S A ST ZALDIBAR DE
ABADIANO-AZPEITIA 2**

**SEPARATA DE AFECCIÓN A LA AGENCIA VASCA DEL
AGUA (URA).**

**(TERRITORIO HISTÓRICO DE BIZKAIA / COMUNIDAD AUTÓNOMA
DE PAÍS VASCO)**

En Madrid a 20 de febrero de 2024



A handwritten signature in blue ink, appearing to read 'Roberto Cela Álvarez'. Below the signature is the i-DE logo and the text 'i-DE Grupo IBERDROLA'.

D. Roberto Cela Álvarez
Colegiado del COIIB 5.905

ÍNDICE

1. MEMORIA	3
1.1 Antecedentes y finalidad de la instalación	3
1.2 Legislación y normativa para instalaciones de alta tensión	4
1.3 Objeto y situación administrativa	4
1.4 Emplazamiento de la instalación	5
1.5 Descripción del trazado de la línea	5
1.6 Titular de la instalación	8
1.7 Características de la instalación	8
1.8 Afecciones	19
1.9 Caminos de acceso	22
2. PRESUPUESTO	24
3. PLANOS	25

1. MEMORIA

1.1 Antecedentes y finalidad de la instalación

I-DE REDES ELÉCTRICAS INTELIGENTES S.A.U., con domicilio social en la Avd. San Adrián, nº48, 48003-Bilbao (BIZKAIA), en adelante I-DE, es una empresa dedicada a la producción, transporte y distribución de energía eléctrica, actividad para la que dispone de Subestaciones Transformadoras, Líneas de Distribución, Centros de Transformación, etc.

En la actualidad, I-DE es propietaria de la Línea Eléctrica a 132 KV ABADIANO-AZPEITIA 1 Y 2, así como de la Línea Eléctrica a 132 KV ORMAIZTEGUI-ABADIANO 1 Y 2, cuyos antecedentes en los tramos de este proyecto son:

Del apoyo 10004 al apoyo 20027 de la línea ABADIANO-AZPEITIA 1 Y 2:

- APM del 16 de diciembre de 1968 de la Línea aérea eléctrica trifásica doble circuito, con cable de Aluminio-Acero de 281.1 mm².

En la alimentación a la ST Zaldibar, actualmente en Derivación de doble circuito de la línea Ormaiztegui- Abadiano:

- APM del 12 de Abril de 1984 de la alimentación a la ST Zaldibar

La finalidad del presente proyecto es:

Renovación de conductor por otro de similares características, así como el cable de fibra óptica existente y el cable de tierra, el aislamiento, grapas y herrajes asociados al tramo mencionado del apoyo 10004 al 20027. Todo ello debido a su antigüedad y estado. Los conductores y aislamiento existentes presentan un envejecimiento funcional importante, lo que conlleva un considerable aumento del mantenimiento, creciendo, el riesgo de avería de estos. Por tanto, para actualizar y modernizar la línea, se plantea la sustitución de los materiales indicados.

Debido al deterioro de la protección galvánica de los apoyos, se procederá a aplicar una pintura anticorrosiva con el objetivo de alargar la vida útil de los apoyos.

Complementariamente se instalarán contrapesos en 6 apoyos, refuerzos en 2 apoyos, 6 recresido, y 1 apoyo cambiará su función de suspensión a amarre.

Por otro lado, se cambiará la alimentación de la ST Zaldibar, pasando de ser una doble derivación de la línea Ormaiztegui-Abadiano 1 y 2, a Entrada y Salida de la línea Abadiano-Azpeitia 2. Este cambio forma parte de un plan para convertir las diversas derivaciones tanto de las líneas ABADIANO-AZPEITIA 1 Y 2, como de la ORMAIZTEGUI-ABADIANO 1 Y 2, para mejorar el seccionamiento, maniobrabilidad y protecciones de las mismas.

Para ello se desmontará la alimentación en DC actual, y se montará un nuevo doble circuito en Entrada-Salida, paralelo al actual, desde la línea Abadiano-Azpeitia.

Todo ello con objeto de cumplir las condiciones técnicas y garantías de seguridad requeridas por el nuevo reglamento aprobado por el Real Decreto 223/2008, de 15 de febrero.

Para el tendido del cantón entre los apoyos nº 25 al nº 28, se realizará en este proyecto el correspondiente al Territorio Histórico de Bizkaia y un pequeño tramo será objeto de otro proyecto correspondiente al Territorio Histórico de Gipuzkoa.

1.2 Legislación y normativa para instalaciones de alta tensión

- **Ley 24/2013, de 26 de diciembre**, del Sector Eléctrico (BOE 27-12-2013).
- **Real Decreto 1955/2000, de 1 de Diciembre**, por el que se regulan las actividades de transporte, distribución, comercialización, suministro y procedimientos de autorización de instalaciones de energía eléctrica (BOE 27-12-2000).
- **Real Decreto 223/2008, de 15 de febrero**, por el que se aprueba el Reglamento sobre condiciones técnicas y garantías de seguridad en líneas eléctricas de alta tensión y sus instrucciones técnicas complementarias ITC-LAT (BOE 19-03-2008, corrección de errores BOE 17-05-2008 y BOE 19-07-2008).
- **Real Decreto 337/2014, de 9 de mayo**, por el que se aprueban el Reglamento sobre condiciones técnicas y garantías de seguridad en instalaciones eléctricas de alta tensión y sus Instrucciones Técnicas Complementarias ITC-RAT 01 a 23 (BOE 09-06-2014).
- **Reglamento Electrotécnico para Baja Tensión** y sus instrucciones técnicas complementarias (ITC) BT 01 a BT 51. Aprobado por Real Decreto 842/2002, de 2 de agosto, del Ministerio de Ciencia y Tecnología (BOE 18-09-2002).
- **Decreto 48/2020, de 31 de marzo**, del Gobierno Vasco por el que se regulan los procedimientos de autorización administrativa de instalaciones de producción, transporte y distribución de energía eléctrica.
- **Ley 10/2021, de 9 de diciembre**, de Administración Ambiental de Euskadi.
- **Ley 21/2013, de 9 de diciembre**, de Evaluación Ambiental.
- **Resolución de 8 de marzo de 2011**, del Director de Energía y Minas, por la que se establecen las prescripciones específicas para el paso de líneas eléctricas aéreas de alta tensión por zonas de arbolado.
- **Instrucción de 31 de marzo de 2017**, del Director de Energía, Minas y Administración ambiental, sobre el procedimiento a seguir para la tramitación de los expedientes de protección de las líneas de alta tensión en la comunidad Autónoma del País Vasco.
- Normas UNE de obligado cumplimiento.
- La normativa descrita se enmarca en la legislación básica del Estado, correspondiendo a las comunidades autónomas en el ejercicio de sus competencias el desarrollo del marco normativo aplicable a las instalaciones eléctricas que les corresponda autorizar.

1.3 Objeto y situación administrativa

El presente Proyecto de Ejecución se redacta con la finalidad de tramitar la correspondiente aprobación por parte del órgano sustantivo de la Administración en materia de energía, así como obtener la autorización y declaración, en concreto, de utilidad pública, así como las autorizaciones que concurren en la ejecución por parte de otras administraciones y organismos tutelares de diversas competencias y, en su caso, actualizar la documentación presentada con anterioridad en las mismas.

Al efecto, el Proyecto de Ejecución tiene en cuenta las normas que el Ministerio de Industria, Comercio y Turismo recoge en el Reglamento sobre condiciones técnicas y garantías de seguridad en líneas eléctricas de alta tensión y sus instrucciones técnicas complementarias ITC-LAT 01 a 09 (en adelante Reglamento), conforme con el Real Decreto 223/2008, de 15 de febrero (publicado en el BOE nº 68 de 19 de marzo de 2008), y demás normativa técnica aplicable.

Las características de la línea eléctrica se describen en los siguientes apartados.

1.4 Emplazamiento de la instalación

Los tramos de línea eléctrica objetos de este proyecto, se hallan en el territorio histórico de Bizkaia, Comunidad Autónoma del País Vasco.

La localización de la instalación queda reflejada en el plano de situación y emplazamiento adjunto en el apartado de Planos.

1.5 Descripción del trazado de la línea

La actuación sobre la línea eléctrica del presente Proyecto consta de dos tramos:

- Tramo 1: Renovación de la línea Abadiano-Azpeitia 1 y 2 entre los Ap. 4 y 27 con una longitud de 7.251 m de doble circuito aéreo.
- Tramo 2: Construcción de nueva entrada y salida de la línea Abadiano-Azpeitia 2 a la ST Zaldibar desde el Ap.17BISN. Con una longitud de 3.557 m de doble circuito aéreo.
- La línea existente Ormaiztegi-Abadiano 1 y 2 en doble derivación que alimenta a la ST Zaldibar será desmantelada con una longitud de 3.920m.

La línea eléctrica del presente Proyecto tiene una longitud de 10.808 m de doble circuito íntegramente aéreos considerando ambos tramos.

En la imagen inferior se pueden ver las actuaciones a ejecutar en este proyecto.



1.5.1 Tramo 1: Entre Ap.4 y Ap.27 Abadiano-Azpeitia 1 y 2

La Renovación de la línea Abadiano-Azpeitia 1 y 2 entre los Ap.4 y Ap. 27 consiste en la sustitución de los conductores, cable de tierra, aislamiento, cadenas y herrajes asociados, así como recrcidos y refuerzos de varios apoyos necesarios para cumplir las condiciones reglamentarias.

En esta línea, se reemplazará el actual conductor LA-380 por LARL-380 y se desmontará el actual cable de comunicaciones OPGW para sustituirlo por un nuevo cable de tierra-óptico OPGW 16-90 y un nuevo cable de tierra ARLE-53.

Los trabajos a realizar para llevar a cabo esta actuación serán:

- Se instalarán contrapesos en los apoyos nº5, nº8, nº9, nº15, nº16 y nº21.
- Se reforzarán los apoyos nº6 y nº17BISN (nº17BISN posamanos de los cuernos).
- Se instalarán recrecidos en los apoyos: nº7, nº8, nº13, nº19, nº 23 y nº25.
- Se instalará el Ap.20N bajo traza en sustitución del actual apoyo Ap.20.
- Cambio de función de suspensión a amarre del apoyo nº 14.
- Se instalará un nuevo apoyo bajo traza Ap17BISN para poder efectuar la nueva entrada a ST Zaldibar.
- Instalar conjuntos de herrajes en los cuernos de todos los apoyos existentes que no están actualmente preparados para engrapar los cables OPGW y ARLE.
- Se aplicará pintura anticorrosiva a todos los apoyos existentes con el objetivo de aumentar su vida y mejorar su estado, ya que se han detectado algunos apoyos con deterioro.

APOYO PROYECTADO	TIPO DE APOYO
17BISN	12E190-B26 (9 crucetas)
20N	12E140-B22

Este tramo tiene origen en el Ap.4 y el final en el Ap.27 con una longitud aérea de 7.251 m.

A continuación, se indica la provincia y el término municipal afectado:

TÉRMINO MUNICIPAL	TERRITORIO HISTÓRICO	LONGITUD AFECTADA (m)
TÉRMINO MUNICIPAL ABADIANO	BIZKAIA	1.271
TÉRMINO MUNICIPAL BERRIZ	BIZKAIA	85
TÉRMINO MUNICIPAL ELORRIO	BIZKAIA	5.895

Las coordenadas de los apoyos son las siguientes:

Nº	COORDENADAS (ETRS89 HUSO 30)		
	X	Y	Z
4	533.364,32	4.776.934,75	152,15
5	533.499,68	4.777.018,66	153,10
6	533.732,69	4.777.162,79	159,26
7	534.068,45	4.777.150,32	159,38
8	534.390,21	4.777.138,38	166,25
9	534.871,08	4.777.120,53	209,87
10	535.236,09	4.777.107,00	275,82
11	535.383,98	4.777.101,57	303,87
12	535.787,46	4.777.057,76	305,13
13	536.059,98	4.777.027,47	260,22
14	536.258,77	4.777.006,16	234,38
15	536.581,80	4.776.971,52	221,14

Nº	COORDENADAS (ETRS89 HUSO 30)		
	X	Y	Z
16	536.848,69	4.776.942,54	232,72
17	537.155,99	4.776.908,95	265,87
17BISN	537.352,77	4.776.889,45	255,07
18	537.589,30	4.776.861,78	292,44
19	537.832,90	4.776.828,43	313,77
20N	538.280,25	4.776.767,34	289,40
21	538.745,03	4.776.703,76	351,68
22	538.948,39	4.776.675,86	394,22
23	539.147,68	4.776.648,57	425,46
24	539.350,72	4.776.620,68	445,21
25	539.889,83	4.776.440,56	470,86
26	540.084,69	4.776.375,45	486,04
27	540.458,97	4.776.250,02	512,51

Los apoyos existentes en la presente línea son metálicos, de celosía y sección rectangular, configurados con perfiles angulares de lados iguales y chapas fabricados en acero laminado y galvanizado en caliente.

1.5.2 Tramo 2: Entrada y Salida a ST Zaldibar desde Ap.17BISN de Abadiano-Azpeitia 2

La construcción de nueva entrada y salida a la ST Zaldibar, consiste en la instalación de un nuevo apoyo (17BISN) bajo línea entre los apoyos AP.17 y AP.18 de la línea en doble circuito Abadiano-Azpeitia 1 y 2.

Desde el apoyo 17BISN se realizará la entrada y salida a la ST Zaldibar del circuito Abadiano-Azpeitia 2 dejando pasante el circuito 1. Se instalarán 9 apoyos nuevos hasta llegar a la ST Zaldibar.

Se mantendrá el último apoyo existente nº 70010, previo a la llegada a la ST Zaldibar.


Se aplicará pintura anticorrosiva al apoyo nº 70010 con el objetivo de aumentar su vida y mejorar su estado, ya que se han detectado algunos apoyos con deterioro.

Se instalará el conductor LARL-380 en doble circuito, y dos cables de tierra-ópticos OPGW 16-90 desde el nuevo apoyo nº17BISN hasta la ST Zaldibar.

Situación Actual



Situación Prevista

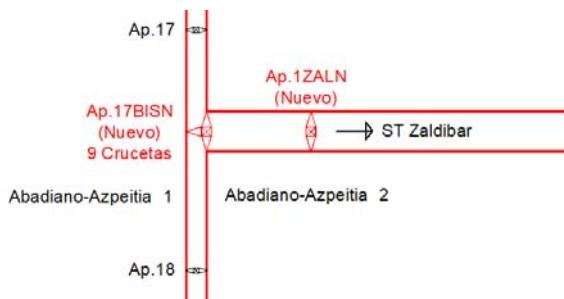

APOYO PROYECTADO	TIPO DE APOYO
1ZALN	12E190-B18
2ZALN	12E120-B22
3ZALN	12TK-B14
4ZALN	12E140-B22
5ZALN	22E120-B22
6ZALN	22E120-B22
7ZALN	22E120-B18
8ZALN	22E140-B26
9ZALN	22E140-B18

Este tramo de entrada y salida a la ST Zaldibar desde el nuevo Ap.17BISN hasta el apoyo de la ST tendrá una longitud en aéreo de 3.557 m.

TÉRMINO MUNICIPAL	PROVINCIA	LONGITUD AFECTADA (m)
TERMINO MUNICIPAL ELORRIO	BIZKAIA	919
TERMINO MUNICIPAL ZALDIBAR	BIZKAIA	2.638

Las coordenadas de los apoyos son las siguientes:

Nº	COORDENADAS (ETRS89 HUSO 30)		
	X	Y	Z
17BISN	537.352,77	4.776.889,45	255,07
1ZALN	537.382,00	4.777.048,75	275,43
2ZALN	537.422,34	4.777.268,69	317,17
3ZALN	537.457,02	4.777.457,69	360,29
4ZALN	537.498,47	4.777.683,65	463,81
5ZALN	537.530,77	4.777.790,25	465,40
6ZALN	537.710,66	4.778.383,95	442,34
7ZALN	537.859,53	4.778.875,29	424,37
8ZALN	538.009,87	4.779.371,45	423,47
9ZALN	538.227,81	4.780.090,74	351,23
10ZAL (EXISTENTE)	538.230,78	4.780.283,35	327,90
ZAL (EXISTENTE)	538.237,50	4.780.323,96	321,83

1.6 Titular de la instalación

El titular de la instalación objeto de este Proyecto es **I-DE, Redes Eléctricas Inteligentes, S.A.U.** en este proyecto nos referiremos en adelante como “**i-DE**”.

1.7 Características de la instalación

1.7.1 Características generales de la línea

La Línea objeto del presente Proyecto tiene como principales características las que se indican a continuación:

GENERALES	
Sistema	Corriente Alterna Trifásica a 50Hz
Tensión nominal (kV)	132

Categoría de la línea	PRIMERA
Longitud total (m)	10.808
Nº de circuitos	2
Tipología de la línea	AÉREO

Consta de dos partes diferenciadas, ambas aéreas:

TRAMO 1: Entre Ap.4 y Ap.27 Abadiano-Azpeitia 1 y 2	
Longitud aéreo (m)	7.251
Inicio aéreo	Apoyo 4 existente
Final aéreo	Apoyo 27 existente
Potencia admisible (MVA/circuito)	INVIERNO: 243 MVA VERANO: 212 MVA
Potencia requerida (MVA/circuito)	212 MVA
Tipo de conductor	337-AL1/44-A20SA (LARL-380)
Temperatura de diseño del conductor	85°C
Nº de conductores por fase	1
Configuración	DOBLE CIRCUITO
Tipo de cable de tierra	ARLE-53
Tipo de cable de fibra óptica	OPGW 16-90
Zona por sobrecarga de hielo	A

TRAMO 2: Entrada y Salida a ST Zaldibar desde Ap.17BISN de Abadiano-Azpeitia 2	
Longitud aérea (m)	3.557
Inicio aéreo	Apoyo 17BISN (nuevo)
Final aéreo	Pórtico ST Zaldibar
Potencia admisible (MVA/circuito)	INVIERNO: 243 MVA VERANO: 212 MVA
Potencia requerida (MVA/circuito)	212 MVA
Tipo de conductor	337-AL1/44-A20SA (LARL-380)
Temperatura de diseño del conductor	85°C
Nº de conductores por fase	1
Configuración	DOBLE CIRCUITO
Tipo de cable de fibra óptica	2 x OPGW 16-90
Zona por sobrecarga de hielo	A

1.7.2 Características generales del tramo a desmontar

A continuación, se resumen las principales características del tramo que se procederá a su desmontaje:

1.7.2.1 TRAMO 1: Entre Ap.4 y Ap.27 Abadiano-Azpeitia 1 y 2

- Consiste en el desmontaje de conductores, cable de tierra, aislamiento, cadenas y herrajes asociados entre AP.4 y AP.27 de L/132kV DC Abadiano-Azpeitia 1 y 2.
- Se sustituirá el actual Ap.20, por lo que se procederá a su desmontaje.

Nº TRAMO	TIPO	ENTRE APOYOS	CONDUCTOR		Nº CIRCUITOS	Nº CONDUCTORES POR FASE	Nº APOYOS		LONGITUD (m)
			DENOMINACIÓN	SECCIÓN (mm ²)			SUSP.	AMA.	
1	AÉREO	AP.4 – AP.27	337-AL1/44-ST1A	381	2	1	18	5	7.251

Nº TRAMO	TIPO	ENTRE APOYOS	CONDUCTOR		Nº CIRCUITOS	Nº CONDUCTORES POR FASE	Nº APOYOS		LONGITUD (m)
			DENOMINACIÓN	SECCIÓN (mm ²)			SUSP.	AMA.	
1	AÉREO	AP.4 – AP.27	OPGW-16-64/16	80	1	1	18	5	7.251

1.7.2.2 TRAMO 2: Entrada y Salida a ST Zaldibar desde Ap.17BISN de Abadiano-Azpeitia 2

Se eliminará el tramo comprendido entre AP.20101 y ST Zaldibar de la L/132kV DC Ormaiztegi-Abadiano 1 y 2. El desmontaje consiste en:

- Desmontaje de 9 apoyos (nº 70001, nº70002, nº 70003, nº70004, nº70005, nº70006, nº70007, nº70008 y nº70009).
- Eliminar desde AP.20101 hasta ST Zaldibar conductores, cable de tierra, aislamiento, cadenas y herrajes asociados.
- Eliminar puentes y herrajes en apoyo AP.20101 para dejar la línea Ormaiztegi-Abadiano 1 y 2 continua.
- Desmontar FOADK entre apoyo 70 de la línea a 220kV ABA-MDR y el apoyo a desmontar 3ZAL.
- Desmontar OPGW-16-64/16 entre apoyo 70003 y ST Zaldibar.

Nº TRAMO	TIPO	CONDUCTOR		Nº CIRCUITOS	Nº CONDUCTORES POR FASE	Nº APOYOS		LONGITUD (m)
		DENOMINACIÓN	SECCIÓN (mm ²)			SUSP.	AMA.	
1	AÉREO	147-AL1/34-ST1A	181,6	2	1	6	3	3.920

Nº TRAMO	TIPO	ENTRE APOYOS	CONDUCTOR		Nº CIRCUITOS	Nº CONDUCTORES POR FASE	Nº APOYOS	LONGITUD (m)
			DENOMINACIÓN	SECCIÓN (mm ²)				
1	AÉREO	70003 - ST ZALDIBAR	OPGW-16-64/16	53	1	1	1	3.041
1	AÉREO	30070 - 70003	FOADK-64/16	34	1	1	1	42

1.7.3 Plazo de ejecución

El plazo estimado para el desarrollo integral del proyecto será de 20 meses, incluyendo en el mismo los periodos de suministro y fabricación de materiales y contratación de servicios de construcción y montaje, de forma que la ejecución material de la obra se concretará en 8 meses.

1.7.4 Materiales de la línea eléctrica

1.7.4.1.1 Apoyos por tramos

Los apoyos existentes en la presente línea son metálicos, de celosía y sección rectangular, configurados con perfiles angulares de lados iguales y chapas fabricados en acero laminado y galvanizado en caliente.

Las uniones entre los diferentes elementos se resuelven a través de tornillos, remaches y soldaduras.

Las reformas y refuerzos en estos apoyos existentes se realizarán con perfiles angulares de lados iguales y chapas fabricados en acero laminado y galvanizado en caliente. en calidades S355J2 y S275JR según Norma UNE-EN 10025. Las uniones entre los diferentes elementos se resuelven a través de tornillos de métricas M16, M20 y/o M22 (DIN 7990) fabricados en acero de calidad 5.6 y grado C según Norma UNE-EN ISO 898-1.

1.7.4.1.1.1 TRAMO 1: Entre Ap.4 y Ap.27 Abadiano-Azpeitia 1 y 2

Los apoyos existentes en el presente tramo son los siguientes:

APOYO TIPO	FUNCIÓN
2a	Alineación
2b	Anclaje y ángulo
12TK	Anclaje y ángulo
2K	Anclaje y ángulo
12E140	Anclaje

Los apoyos nuevos a instalar (Ap.17BISN y Ap.20N) en la presente línea son de celosía metálica y sección cuadrada, configurados con perfiles angulares de lados iguales y chapas fabricados en acero laminado y galvanizado en caliente en calidades S355J2 y S275JR según Norma UNE-EN 10025.

Las uniones entre los diferentes elementos se resuelven a través de tornillos de métricas M16 y/o M20 (UNE 17115) fabricados en acero de calidad 5.6 y grado C según Norma UNE-EN ISO 898-1.

Se ha escogido para este tramo los siguientes tipos de apoyo:

APOYO TIPO	FUNCIÓN
12E140	Anclaje y ángulo
12E190	Anclaje y ángulo

1.7.4.1.1.2 TRAMO 2: Entrada y Salida a ST Zaldibar desde Ap.17BISN de Abadiano-Azpeitia 2

Los apoyos existentes en el presente tramo son los siguientes:

APOYO TIPO	FUNCIÓN
12ek	Anclaje y ángulo

Los apoyos nuevos a instalar (Ap.1ZALN, Ap.2ZALN, Ap.3ZALN, Ap.4ZALN, Ap.5ZALN, Ap.6ZALN, Ap.7ZALN, Ap.8ZALN y Ap.9ZALN) en la presente línea son de celosía metálica y sección cuadrada, configurados con perfiles angulares de lados iguales y chapas fabricados en acero laminado y galvanizado en caliente en calidades S355J2 y S275JR según Norma UNE-EN 10025.

Las uniones entre los diferentes elementos se resuelven a través de tornillos de métricas M16 y/o M20 (UNE 17115) fabricados en acero de calidad 5.6 y grado C según Norma UNE-EN ISO 898-1.

Se ha escogido para este tramo los siguientes tipos de apoyo:

APOYO TIPO	FUNCIÓN
12E120	Alineación
12E140	Anclaje y ángulo
12E190	Fin de línea
12TK	Anclaje y ángulo
22E120	Alineación
22E140	Anclaje y ángulo

1.7.4.1.2 Apoyos generales

Todos los apoyos utilizados en la línea cumplen con los requisitos de la ITC-LAT-07 y las características técnicas de sus componentes responden a lo indicado en las normas UNE aplicables o normas o especificaciones técnicas reconocidas.

Se pueden ver los esquemas de los apoyos así como sus principales dimensiones y características en el apartado de Planos.

1.7.4.1.3 Conductor

Los conductores de la línea proyectada serán de aluminio y acero recubierto de aluminio, siendo sus principales características las siguientes:

CARACTERÍSTICAS del CONDUCTOR ELÉCTRICO TIPO ACSR/AW	
Tipo de cable (código)	337-AL1/44-A20SA (LARL-380)
Diámetro aparente (mm)	25,38
Sección de aluminio (Al) (mm ²)	337,3
Sección de acero (Ac) (mm ²)	43,7
Sección total (mm ²)	381,0

Carga de rotura (daN)	10.650
Módulo de elasticidad (daN/ mm ²)	6.600
Resistencia eléctrica a 20° C (Ohm/km)	0,0857
Composición (nº x Al + nº x Ac)	54 x 2,82 + 7 x 2,82
Masa (kg/m)	1,275
Coeficiente de dilatación lineal (°C ⁻¹)	19,3 x 10 ⁻⁶

1.7.4.1.4 Cable de tierra y/o compuesto tierra-óptico

En toda su longitud la línea llevará los siguientes cables de tierra:

- Tramo 1 entre Ap.4 y Ap.27 Abadiano-Azpeitia 1 y 2: un cable de tierra de acero Arle-53, y otro, tipo OPGW-16-90/0 de acero galvanizado, con fibra óptica incorporada en el interior de un tubo de aluminio.
- Tramo 2 entrada y salida a ST Zaldibar desde Ap.17BISN de Abadiano-Azpeitia 2: dos cables compuestos tierra-óptico, tipo OPGW-16-90/0, de acero galvanizado, con fibra óptica incorporada en el interior de un tubo de aluminio.

Tipo de cable (código)	ARLE 53 (54 70 310)
Diámetro aparente (mm)	9,85
Sección total (mm ²)	52,9
Carga de rotura (daN)	6.400
Módulo de elasticidad (daN/ mm ²)	15.500
Resistencia eléctrica a 20° C (Ohm/km)	1,618
Composición (nº x Ac)	12 x 2,37
Masa (kg/m)	0,353
Coeficiente de dilatación lineal (°C ⁻¹)	13,0 x 10 ⁻⁶

CARACTERÍSTICAS del CABLE COMPUESTO TIERRA-ÓPTICO

Tipo de cable (código)	OPGW-16-90/0 (33 26 365)
Nº de FIBRAS	90
Diámetro aparente (mm)	14,7÷15,15
Intensidad de C/C (kA)	≥16
Carga de rotura (daN)	≥9.000
Módulo de elasticidad (daN/ mm ²)	≥11.000
Masa (kg/m)	≤0,670
Coeficiente de dilatación lineal (°C-1)	15,0 x 10 ⁻⁶

1.7.4.1.5

Cajas de empalme fibra óptica para cable de tierra compuesto tierra-óptico

La continuidad de los cables de fibra óptica se realizará mediante la utilización de cajas de empalme para cables de fibra óptica. Éstas están constituidas por una envolvente de protección que alberga en su interior las bandejas organizadoras de fibras.

1.7.4.1.6

Aislamiento

En la siguiente tabla se indican, según apartado 4.4 de la ITC-LAT 07, los niveles de aislamiento correspondientes a este proyecto:

TENSIÓN NOMINAL DE LA RED (kV)	132
Tensión más elevada de la Red (kV eficaces)	145
Tensión soportada a frecuencia industrial bajo lluvia (50Hz) (kV eficaces)	230
Tensión soportada a impulso tipo rayo 1,2/50 µs(kV cresta)	550

El aislamiento estará constituido por:

- En las cadenas de suspensión simple, por 1 aislador compuesto.
- En las cadenas de amarre simple, por 1 aislador compuesto.
- En las cadenas de suspensión doble, por 2 aisladores compuestos.
- En las cadenas de amarre doble, por 2 aisladores compuestos.

Los aisladores utilizados están de acuerdo con la ITC-LAT-07 del Reglamento y con las principales normas internacionales y nacionales.

Las características eléctricas y mecánicas del aislamiento conforme a la UNE-EN 62217 y UNE-EN 61109 son las siguientes:

Tipo de aislador (código)	U120AB132P (48 03 251)
Nivel de contaminación	Muy fuerte
Tensión nominal (kV)	132
Tensión más elevada (kV)	145
Tensión soportada a 50Hz bajo lluvia (kV)	320
Tensión soportada a impulso tipo rayo (kV)	650
Carga de rotura (daN)	12.000
Línea de fuga mínima (mm)	4.500
Longitud total del aislador (mm)	~1.390
Longitud aislante del aislador (mm)	~1.130
Masa aproximada (kg)	7,0

A continuación, se especifica el tipo de cadena a instalar en cada apoyo:

TRAMO 1: Entre Ap.4 y Ap.27 Abadiano-Azpeitia 1 y 2

Nº APOYO	CADENA
4	Existente/ASS1R132CP
5	SSS1R132CP-C+ contrapesos 100kg
6	ASS1R132CP
7	SSS1R132CP-C
8	SSS1R132CP-C+ contrapesos 100kg
9	SSS1R132CP-C+ contrapesos 150kg
10	SSS1R132CP-C
11	SSS1R132CP-C
12	SSS1R132CP-C
13	SSS1R132CP-A
14	ASS2R132CP/ASS1R132CP
15	SSS1R132CP-C+ contrapesos 250kg
16	SSS1R132CP-C+ contrapesos 100kg
17	SSS1R132CP-C
17BISN	ASS1R132CP/ASS2R132CP (VANOS AP.17-AP.18) ASS1R132CP (DERIV. ST ZALDIBAR)
18	SSS1R132CP-A
19	SSS1R132CP-C
20N	ASS1R132CP
21	SSS1R132CP-C+ contrapesos 150kg
22	SSS1R132CP-C
23	SSS1R132CP-C
24	ASS1R132CP/ASS2R132CP
25	ASS2R132CP/ASS1R132CP
26	SSS1R132CP-C
27	SSS1R132CP-C

TRAMO 2: Entrada y Salida a ST Zaldibar desde Ap.17BISN de Abadiano-Azpeitia 2

Nº APOYO	CADENA
17BISN	ASS1R132CP/ASS2R132CP (VANOS AP.17-AP.18) ASS1R132CP (DERIV. ST ZALDIBAR)
1ZALN	ASS1R132CP
2ZALN	SSS1R132CP-C
3ZALN	ASS1R132CP
4ZALN	ASS1R132CP
5ZALN	SSS1R132CP-C
6ZALN	SSS1R132CP-C
7ZALN	SSS1R132CP-C
8ZALN	ASS1R132CP
9ZALN	ASS1R132CP
10ZAL	ASS1R132CP
ZAL	ASS1R132CPI

Las cadenas cumplen las condiciones de protección de la avifauna según Real Decreto 1432/2008, de 29 de agosto.

Se pueden ver los esquemas así como sus principales dimensiones y características en el apartado de Planos.

1.7.4.1.7 Herrajes

Los herrajes, medio de unión del cable conductor con la cadena de aisladores y de ésta al apoyo, están dimensionados mecánicamente para soportar las cargas máximas de los conductores con los coeficientes de seguridad reglamentarios, siendo su material acero

estampado y galvanizado en caliente como medio de protección anticorrosiva, y están de acuerdo con la ITC-LAT-07 del Reglamento.

La grapa de suspensión es del tipo armada. Está compuesta por un manguito de neopreno, aplicado directamente sobre el cable, unas varillas preformadas, que suavizan el ángulo de salida de la grapa, y el cuerpo de la misma que aprieta el conjunto y pende de la cadena de aisladores.

Las grapas de suspensión armada serán dobles cuando el ángulo de salida de la grapa supere en cualquiera de los lados 20º o cuando la suma de ambos ángulos sea mayor de 30º.

La grapa de amarre es del tipo compresión. Está compuesta por un manguito doble, uno de aluminio y otro de acero, que se comprimen contra el cable.

Los conjuntos de herrajes de las cadenas empleadas en la línea son:

TIPO DE CONFIGURACIÓN PARA CONDUCTOR	CONJUNTO DE HERRAJE	CARGA DE ROTURA (DAN)	CÓDIGO
Cadena de Suspensión Sencilla	C.SSS1C-B	12.000	52 50 033
Cadena de Suspensión Doble	C.SDS1CA	12.000	52 50 056 52 50 057
Cadena de Amarre Sencilla	C.ASS1CT	12.000	52 50 049
Cadena de Amarre Sencilla Invertida	C.ASS1CTI	12.000	52 50 050
Cadena de Amarre Doble	C.ASD2CT	18.000	-

TIPO DE CONFIGURACIÓN PARA CABLE DE TIERRA	CONJUNTO DE HERRAJE	CARGA DE ROTURA (DAN)	CÓDIGO
Conjunto de Suspensión ARLE-53	C.ST1-SA 10	5.000	52 50 337
Conjunto de Amarre ARLE-53	C.AT1-SA 10	6.500	52 50 342

TIPO DE CONFIGURACIÓN PARA CABLE COMPUESTO TIERRA-ÓPTICO	CONJUNTO DE HERRAJE	CARGA DE ROTURA (DAN)	CÓDIGO
Conjunto de Suspensión OPGW Ø14,7-15,3	C.ST1-TO 15	7.000	52 50 242
Conjunto de Amarre OPGW Ø14,7-15,5	C.AT1-TO 15P	12.000	52 50 255

Su forma y disposición se puede observar en el apartado de Planos.

1.7.4.1.8 Puestas a tierra en el tramo aéreo

El sistema de puesta a tierra de los apoyos se realizará según establece el apartado 7 de la instrucción técnica complementaria ITC-LAT 07.

Para poder identificar los apoyos en los que se debe garantizar los valores admisibles de las tensiones de contacto, se establece la siguiente clasificación de los apoyos según su ubicación:

- Apoyos No Frecuentados. Son los situados en lugares que no son de acceso público o donde el acceso de personas es poco frecuente, como bosques, campo abierto, campos de labranza, etc.
- Apoyos Frecuentados. Son los situados en lugares de acceso público y donde la presencia de personas ajenas a la instalación eléctrica es frecuente: donde se espere que las personas se queden durante tiempo relativamente largo, algunas horas al día durante varias semanas, o por un tiempo corto pero muchas veces al día.

A su vez, los apoyos frecuentados se clasifican en dos subtipos:

- Apoyos frecuentados con calzado. Estos apoyos serán los situados en lugares donde se puede suponer, razonadamente, que las personas estén calzadas, como pavimentos de carreteras públicas, lugares de aparcamiento, etc.
- Apoyos frecuentados sin calzado. Estos apoyos serán los situados en lugares como jardines, piscinas, camping, áreas recreativas donde las personas puedan estar con los pies desnudos.

Se pueden ver los esquemas de los sistemas de puesta a tierra, así como sus principales dimensiones y características en el apartado de Planos.

1.7.4.1.9 Cimentaciones

La cimentación de los apoyos se realiza mediante cuatro macizos independientes de hormigón en masa, una por cada pata, suficientemente separados entre sí para permitir su construcción.

Los macizos son cilíndricos con un ensanchamiento troncocónico inferior que les da su forma característica de “*pata de elefante*”. El hormigón para las cimentaciones será tipo HM-20/P/20/X0 según Real Decreto 470/2021, de 29 de junio, por el que se aprueba el Código Estructural.

Se pueden ver las dimensiones y características de las cimentaciones en el apartado de Planos.

1.7.4.1.10 Amortiguadores

Se instalarán amortiguadores tipo Stockbridge e irán instalados directamente sobre el cable.

1.7.4.1.11 Salvapájaros

Si la autoridad competente lo considera necesario, se instalarán protecciones para la avifauna mediante salvapájaros.

1.7.4.1.12 Numeración, señalización y aviso de riesgo eléctrico

Cada apoyo se identificará individualmente y con indicación de riesgo de peligro eléctrico conforme al punto 2.4.7 de la ITC-LAT 07 del Reglamento.

1.7.4.2 Materiales del tramo de línea a desmontar

Este proyecto considera el desmontaje:

TRAMO 1: Entre Ap.4 y Ap.27 Abadiano-Azpeitia 1 y 2

- Consiste en el desmontaje de conductores, cable de tierra, aislamiento, cadenas y herrajes asociados entre AP.4 y AP.27 de L/132kV DC Abadiano-Azpeitia 1 y 2.
- Se desmontará el apoyo nº 20.

Nº TRAMO	TIPO	ENTRE APOYOS	CONDUCTOR		Nº CIRCUITOS	Nº CONDUCTORES POR FASE	Nº APOYOS		LONGITUD (m)
			DENOMINACIÓN	SECCIÓN (mm ²)			SUSP.	AMA.	
1	AÉREO	AP.4 – AP.27	337-AL1/44-ST1A	381	2	1	18	5	7.251

Nº TRAMO	TIPO	ENTRE APOYOS	CONDUCTOR		Nº CIRCUITOS	Nº CONDUCTORES POR FASE	Nº APOYOS		LONGITUD (m)
			DENOMINACIÓN	SECCIÓN (mm ²)			SUSP.	AMA.	
1	AÉREO	AP.4 – AP.27	OPGW-16-64/16	80	1	1	18	5	7.251

TRAMO 2: Entrada y Salida a ST Zaldibar desde Ap.17BISN de Abadiano-Azpeitia 2

Se desmontará el tramo comprendido entre AP.20101 y ST Zaldibar de la L/132kV DC Ormaiztegi-Abadiano 1 y 2. El desmontaje consiste en:

- 9 apoyos (nº 70001, nº70002, nº 70003, nº70004, nº70005, nº70006, nº70007, nº70008 y nº70009).
- Eliminar desde AP.20101 hasta ST Zaldibar conductores, cable de tierra, aislamiento, cadenas y herrajes asociados.
- Eliminar puentes en apoyo AP.20101 para dejar la línea Ormaiztegi-Abadiano 1 y 2 continua.

Nº TRAMO	TIPO	CONDUCTOR		Nº CIRCUITOS	Nº CONDUCTORES POR FASE	Nº APOYOS		LONGITUD (m)
		DENOMINACIÓN	SECCIÓN (mm ²)			SUSP.	AMA.	
1	AÉREO	147-AL1/34-ST1A	181,6	2	1	6	3	3.920

Nº TRAMO	TIPO	ENTRE APOYOS	CONDUCTOR		Nº CIRCUITOS	Nº CONDUCTORES POR FASE	Nº APOYOS		LONGITUD (m)
			DENOMINACIÓN	SECCIÓN (mm ²)			SUSP.	AMA.	
1	AÉREO	70003 - ST ZALDIBAR	OPGW-16-64/16	53	1	1			3.041
1	AÉREO	30070 - 70003	FOADK-64/16	34	1	1			42

Los elementos reemplazados, es decir, apoyos, conductores, aislamiento, grapas y herrajes asociados entre los tramos descritos anteriormente serán desmontados para su achattarramiento.

1.8 Afecciones

1.8.1 Normas generales

Las normas generales sobre afecciones en líneas eléctricas están recogidas en el punto 5 de la ITC-LAT-07 del Reglamento.

1.8.2 Distancias mínimas de seguridad en líneas aéreas

A continuación se incluye la tabla base para determinar distancias de seguridad para este proyecto de ejecución.

TENSIÓN NOMINAL DE LA RED (kV)	TENSIÓN MÁS ELEVADA DE LA RED (kV)	D _{el} (m)	D _{pp} (m)
132	145	1,20	1,40

Siendo:

- D_{el}: Distancia de aislamiento en el aire mínima especificada, para prevenir una descarga disruptiva entre conductores de fase y objetos a potencial tierra en sobretensiones de frente lento o rápido. D_{el} puede ser tanto interna (distancias del conductor a la estructura del apoyo) como externa (distancias del conductor a cualquier obstáculo).
- D_{pp}: Distancia de aislamiento en el aire mínima especificada, para prevenir una descarga disruptiva entre conductores de fase durante sobretensiones de frente lento o rápido. D_{pp} es una distancia interna

La seguridad en los cruzamientos se reforzará con diversas medidas adoptadas a lo largo de la línea. Estas medidas se resumen a continuación:

- En las cadenas de suspensión se utilizarán grapas antideslizantes y en las cadenas de amarre grapas de compresión.
- El conductor y el cable de tierra tienen una carga de rotura muy superior a 1.200 daN.

1.8.3 Distancias externas. Distancias a afecciones

1.8.3.1 Distancias al terreno, caminos, sendas y cursos de agua no navegables

De acuerdo a lo establecido en el punto 5.5 de la ITC-LAT-07 del Reglamento, la altura de los apoyos será la necesaria para que los conductores, con su máxima flecha vertical, según las hipótesis de temperatura y de hielo definidas en el punto 3.2.3 de la ITC-LAT-07 del Reglamento, queden situados por encima de cualquier punto del terreno, senda, camino vereda o superficie de agua no navegable a una altura mínima de:

$$D_{add} + D_{el} = 5,3 + D_{el} \text{ (m)}$$

con un mínimo de 6 m.

Los valores de D_{el} se han indicado anteriormente en función de la tensión más elevada de la línea.

En el presente proyecto la altura mínima cumple con los valores mínimos reglamentarios, siendo:

TENSIÓN NOMINAL DE LA RED (kV)	TENSIÓN MÁS ELEVADA DE LA RED (kV)	D _{el} (m)	D _{add} + D _{el} (m)
132	145	1,20	6,50

A estas distancias les corresponde las siguientes excepciones:

- En zonas de difícil acceso, las distancias mínimas a terrenos podrán disminuirse en un metro.
- En zonas de explotaciones ganaderas cercadas o agrícolas, la altura mínima se amplía hasta 7 metros, a fin de evitar accidentes por proyección de agua o por circulación de maquinaria agrícola, caminos u otros vehículos.

1.8.3.2 Afección a ríos y canales navegables o flotables

Como norma general en este proyecto, en cruzamientos y paralelismos con ríos y canales navegables o flotables se tiene en cuenta lo siguiente:

- En todos los casos, los apoyos más cercanos se colocan a una distancia superior a 25 metros y superior también a vez y media la altura total del apoyo desde el borde del cauce fluvial correspondiente al caudal de máxima avenida.
- Es necesaria la autorización y aprobación expresa del Organismo competente afectado siempre que los apoyos de la línea eléctrica han quedado dentro de la zona anteriormente referida.

1.8.3.2.1 Cruzamientos

Según el punto 5.11 de la ITC-LAT 07 del Reglamento, la realización de cruzamiento sobre ríos y canales navegables o flotables requiere una distancia mínima vertical de los conductores de la línea eléctrica, con su flecha máxima vertical, según las hipótesis del punto 3.2.3 de la ITC-LAT 07, a la superficie del agua para el máximo nivel que puede alcanzar ésta, viene definida mediante la expresión:

- Para líneas de categoría especial: $G + D_{add} + D_{el} = G + 3,5 + D_{el}$ (m)
- Para el resto de líneas: $G + D_{add} + D_{el} = G + 2,3 + D_{el}$ (m)

siendo G el gálibo.

En caso de no existir gálibo definido, se determina un valor de 4,7 metros.

TENSIÓN NOMINAL DE LA RED (kV)	TENSIÓN MÁS ELEVADA DE LA RED (kV)	D_{el} (m)	$G + D_{add} + D_{el}$ (m)	$4,7 + D_{add} + D_{el}$ (m)
132	145	1,20	$G + 3,50$	$8,20$

1.8.3.2.2 Paralelismos

Para los paralelismos, se tienen en cuenta las mismas distancias y limitaciones de ubicación de apoyos que se exigen para los cruzamientos.

Para estos paralelismos no son de aplicación las prescripciones especiales definidas en el punto 5.3 de ITC-LAT 07 del Reglamento.

1.8.4 Cruzamientos del proyecto

1.8.4.1 TRAMO 1: Entre Ap.4 y Ap.27 Abadiano-Azpeitia 1 y 2

Nº CRUZ	APOYO ANTERIOR	APOYO POSTERIOR	LONG. (m)	DISTANCIA AL APOYO MÁS PRÓXIMO (m)	PUNTO DEL ELEMENTO CRUZADO (P.K.)	TIPO DE CRUZAMIENTO	D _{MÍNIMA} VERTICAL (m)	D _{REAL} (m)	ORGANISMO O PROPIETARIO AFECTADO
1	4	5	1,91	15,07 (Ap.5)		ARROYO GAZTELUERREKEA	6,5	14,42	URA - Agencia Vasca del Agua
2	5	6	1,81	15,07 (Ap.5)		ARROYO GAZTELUERREKEA	6,5	13,28	URA - Agencia Vasca del Agua
3	6	7	2,23	8,5 (Ap.7)		ARROYO GAZTELUERREKEA	6,5	10,19	URA - Agencia Vasca del Agua
5	7	8	53,97	8,5 (Ap.7)		ARROYO GAZTELUERREKEA	6,5	15,08	URA - Agencia Vasca del Agua
6	7	8	2,01	8,5 (Ap.7)		ARROYO GAZTELUERREKEA	6,5	13,03	URA - Agencia Vasca del Agua
8	8	9	5,87	27,31 (Ap.8)		ARROYO GAZTELUERREKEA	6,5	14,38	URA - Agencia Vasca del Agua
9	8	9	2,03	27,31 (Ap.8)		ARROYO GAZTELUERREKEA	6,5	16,28	URA - Agencia Vasca del Agua
10	8	9	2,28	27,31 (Ap.8)		ARROYO GAZTELUERREKEA	6,5	16,15	URA - Agencia Vasca del Agua
11	8	9	2,78	27,31 (Ap.8)		ARROYO GAZTELUERREKEA	6,5	19,13	URA - Agencia Vasca del Agua
13	9	10	13,28	77,76 (Ap.9)		ARROYO GAZTELUERREKEA	6,5	29,79	URA - Agencia Vasca del Agua
20	14	15	1,47	66,82 (Ap.15)		ARROYO	6,5	24,9	URA - Agencia Vasca del Agua
23	15	16	2,7	23,68 (Ap.15)		ARROYO LEGORRETAKO ERREKEA	6,5	18,32	URA - Agencia Vasca del Agua
25	16	17	3,07	47,86 (Ap.16)		ARROYO LEGORRETALE	6,5	19,47	URA - Agencia Vasca del Agua
27	17	17BISN	2,1	58,94 (Ap.17BISN)		ARROYO ALDAI	6,5	36,81	URA - Agencia Vasca del Agua
34	19	20N	2,04	199,51 (Ap.20N)		ARROYO ITURRONDO	6,5	54,23	URA - Agencia Vasca del Agua
38	20N	21	1,86	116,28 (Ap.20N)		ARROYO ZENITA	6,5	42,96	URA - Agencia Vasca del Agua
43	24	25	3,65	124,48 (Ap.24)		ARROYO ALDAPERREKA	6,5	43,1	URA - Agencia Vasca del Agua
49	24	25	1,91	209,43 (Ap.25)		ARROYO	6,5	50,45	URA - Agencia Vasca del Agua
52	26	27	1,86	177,88 (Ap.27)		ARROYO	6,5	37,98	URA - Agencia Vasca del Agua

1.8.4.2 TRAMO 2: Entrada y Salida a ST Zaldibar desde Ap.17BISN de Abadiano-Azpeitia 2

Nº CRUZ	APOYO ANTERIOR	APOYO POSTERIOR	LONG. (m)	DISTANCIA AL APOYO MÁS PRÓXIMO (m)	PUNTO DEL ELEMENTO CRUZADO (P.K.)	TIPO DE CRUZAMIENTO	D _{MÍNIMA} VERTICAL (m)	D _{REAL} (m)	ORGANISMO O PROPIETARIO AFECTADO
1	1ZALN	2ZALN	6,91	16,67 (Ap.1ZALN)		ARROYO ALDAI	6,5	26,41	URA - Agencia Vasca del Agua
7	5ZALN	6ZALN	6,54	229,78 (Ap.5ZALN)		ARROYO GARRATZERREKA	6,5	81,8	URA - Agencia Vasca del Agua
13	6ZALN	7ZALN	3,36	162,39 (Ap.6ZALN)		ARROYO	6,5	66,56	URA - Agencia Vasca del Agua
14	7ZALN	8ZALN	2,44	184,65 (Ap.7ZALN)		ARROYO IRABAZIKO ERREKEA	6,5	80,09	URA - Agencia Vasca del Agua
19	8ZALN	9ZALN	1,9	235,24 (Ap.9ZALN)		ARROYO ITURRIETAERREKEA	6,5	68,37	URA - Agencia Vasca del Agua

1.8.5 TRAMO A DESMONTAR

Nº CRUZ	APOYO ANTERIOR	APOYO POSTERIOR	LONG. (m)	DISTANCIA AL APOYO MÁS PRÓXIMO (m)	PUNTO DEL ELEMENTO CRUZADO (P.K.)	TIPO DE CRUZAMIENTO	ORGANISMO O PROPIETARIO AFECTADO
10	5ZAL	6ZAL	3,11	240,22 (Ap.5ZAL)		ARROYO GARRATZERREKA	URA - Agencia Vasca del Agua
15	6ZAL	7ZAL	1,34	164,81 (Ap.6ZAL)		ARROYO	URA - Agencia Vasca del Agua
16	7ZAL	8ZAL	3,04	198,42 (Ap.7ZAL)		ARROYO ZALDUEURREKA	URA - Agencia Vasca del Agua
21	8ZAL	9ZAL	2,84	237,68 (Ap.9ZAL)		ARROYO ITURRIETAERREKEA	URA - Agencia Vasca del Agua

1.8.6 Condicionados especiales

1.8.6.1 Uso de balizas

Se balizarán los cruzamientos con carreteras, autovías, autopistas, etc. como resultado de condicionados al proyecto de construcción.

Asimismo, si la autoridad competente lo considera necesario se instalarán salvapájaros y disuasores de nidificación en el proyecto de ejecución.

1.9 Caminos de acceso

Los accesos se realizarán por caminos existentes, siempre que sea posible y en su defecto campo a través.

En Madrid a 20 de febrero de 2024



iDE
Grupo IBERDROLA

D. Roberto Cela Álvarez
Colegiado del COIIB 5.905

2. PRESUPUESTO

Teniendo en cuenta las diferentes afecciones de la presente separata:

Tramo 1: Entre Ap.4 y Ap.27 Abadiano-Azpeitia 1 y 2

AFECCIÓN	LONGITUD DE AFECCIÓN	PRESUPUESTO DE EJECUCIÓN UNITARIO (€/km)	TOTAL
CRUZAMIENTOS EN AÉREO	0,108	156.976,85	16.953,49 €
TOTAL (€)	0,108	156.976,85	16.953,49 €

El presupuesto asciende a la cantidad de **DIECISEÍS MIL NOVECIENTOS CINCUENTA Y TRES CON CUARENTA Y NUEVE CÉNTIMOS DE EURO.**

Tramo 2: Entrada y Salida a ST Zaldibar desde Ap.17BISN de Abadiano-Azpeitia 2


AFECCIÓN	LONGITUD DE AFECCIÓN	PRESUPUESTO DE EJECUCIÓN UNITARIO (€/km)	TOTAL
CRUZAMIENTOS EN AÉREO	0,021	258.106,29	5.420,23 €
TOTAL (€)	0,021	258.106,29	5.420,23 €

El presupuesto asciende a la cantidad de **CINCO MIL CUATROCIENTOS VEINTE CON VEINTITRÉS CÉNTIMOS DE EURO.**

3. PLANOS

TÍTULO	Nº PLANO	HOJAS	REV.
SITUACIÓN	1.074.614	1	0
PLANTA, PERFIL Y CRUZAMIENTO (TRAMO 1: AP.4 Y AP.27 ABADIANO-AZPEITIA 1 Y 2)	1.074.617	7	0
PLANTA, PERFIL Y CRUZAMIENTO (TRAMO 2: E/S A ST ZALDIBAR DESDE AP.17BISN DE ABADIANO-AZPEITIA 2)	1.074.618	4	0
PLANTA, PERFIL Y CRUZAMIENTO (DESMONTAJE)	1.074.620	3	0
REFUERZO DE APOYO N° 6	1.076.472	1	0
REFUERZO DE APOYO N° 17BISN	1.076.476	1	0
RECRECIDO DE APOYOS N° 7, N°8 Y N°19	1.076.473	1	0
RECRECIDO DE APOYOS N° 13 Y N°23	1.076.474	1	0
RECRECIDO DE APOYO N° 25	1.076.475	1	0
ESQUEMAS DE APOYO 12E120	941.167	1	0
ESQUEMAS DE APOYO 12E140	941.168	1	0
ESQUEMAS DE APOYO 12E190	993.249	1	0
ESQUEMAS DE APOYO 12E190 (9 crucetas)	-	1	0
ESQUEMAS DE APOYO 12TK	806.313	1	0
ESQUEMAS DE APOYO 22E120	967.244	1	0
ESQUEMAS DE APOYO 22E140	967.245	1	0
CIMENTACIONES DE APOYO 12E120	994.972	1	0
CIMENTACIONES DE APOYO 12E140	792.901	1	0
CIMENTACIONES DE APOYO 12E190	994.975	1	0
CIMENTACIONES DE APOYO 12TK	986.007	1	0
CIMENTACIONES DE APOYO 22E120	861.395	1	0
CIMENTACIONES DE APOYO 22E140	860.073	1	0
CADENA DE SUSPENSIÓN SIMPLE Sx SSS1R132CP-C	1.038.510	1	0
CADENA DE SUSPENSIÓN DOBLE Sx SSS1R132CP-A	985.332	1	0
CADENA DE AMARRE SIMPLE Sx ASS1R132CP	804.352	1	B
CADENA DE AMARRE DOBLE Sx ASS2R132CP	1.005.370	1	1
CADENA DE AMARRE INVERTIDA	804.354	1	A
CADENA AMARRE CABLE TIERRA FO	804.390	1	F
CADENA SUSPENSIÓN CABLE TIERRA FO	804.385	1	D

TÍTULO	Nº PLANO	HOJAS	REV.
CADENA AMARRE CABLE TIERRA ACERO	804.383	1	D
CADENA SUSPENSIÓN CABLE TIERRA ACERO	804.375	1	B
PUESTA A TIERRA APOYO	987.782	2	A
PLANO DE DISPOSICIÓN DE CIRCUITOS Y FASES	1.074.703	1	0

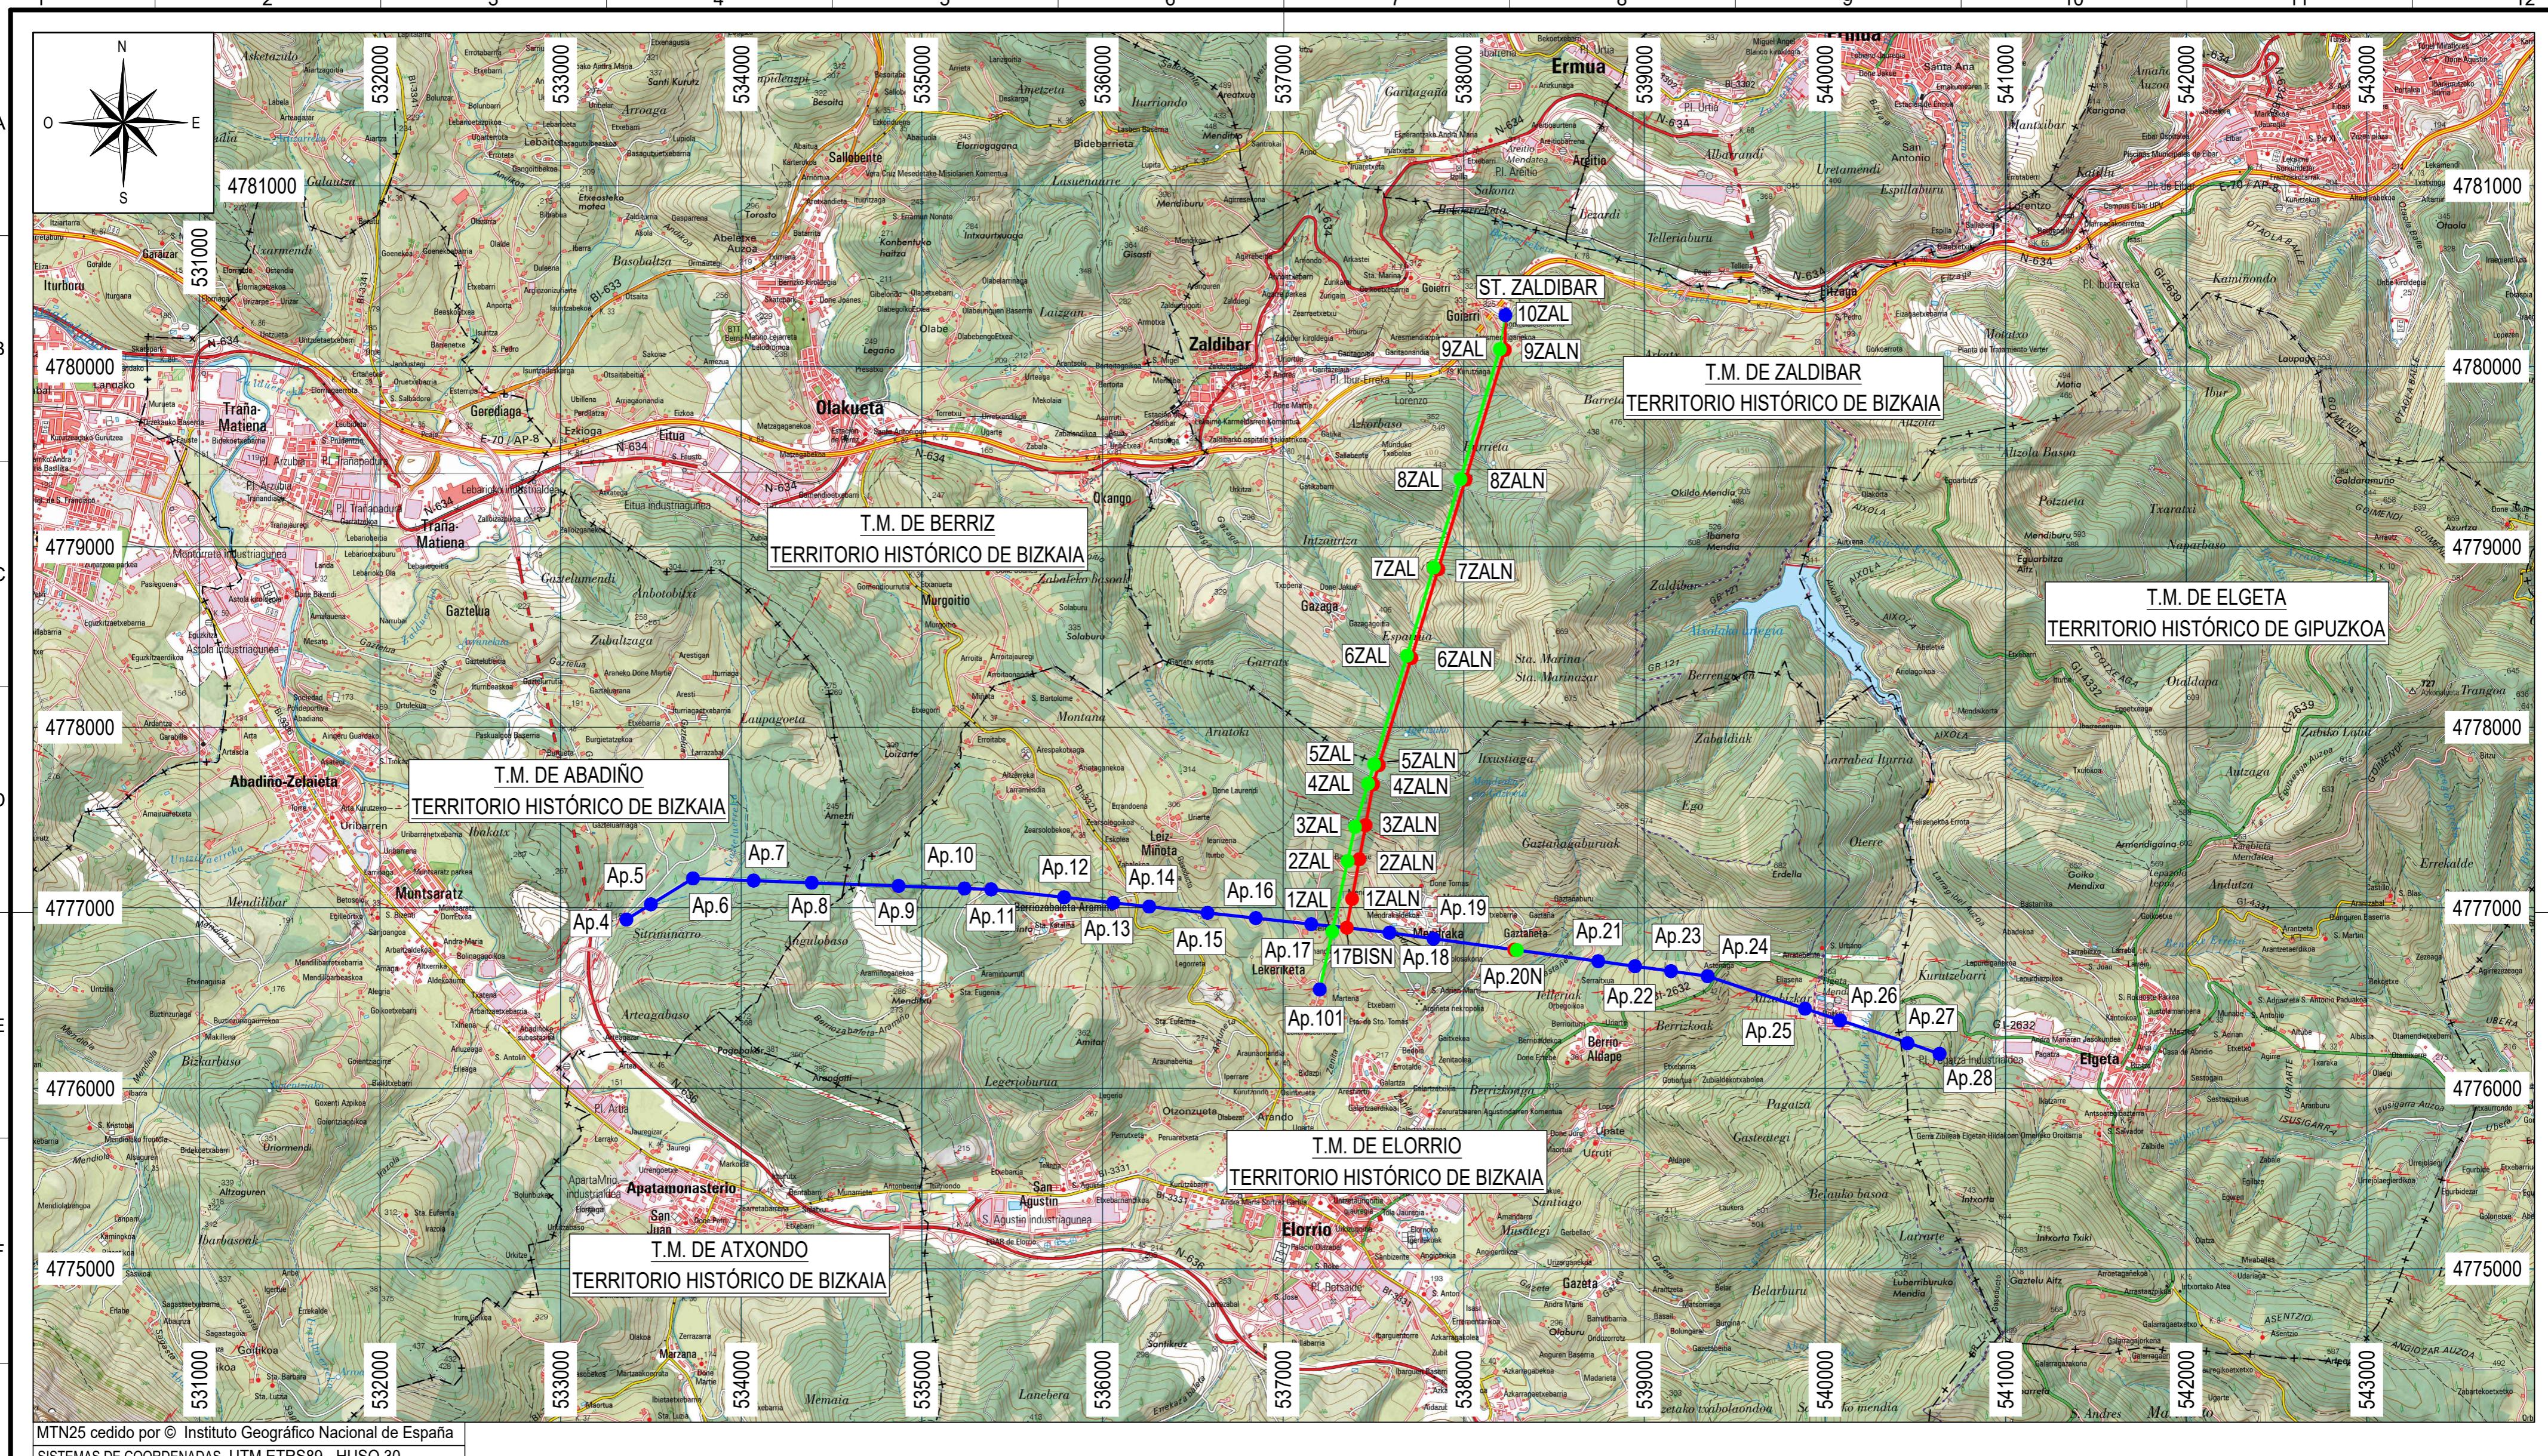

REV.	Fecha	Dibujado	Preparado	Revisado	Aprobado	Motivo. Estado de la revisión
Contratista : im3						Clasificación:
						Tipo : PROYECTO
						Autor : Fichero : 1074614-01-0-3-2051-5-21-22-0001.DWG
						Nº : 1.074.614
Escala : 1:25.000						Propietario : iDE Grupo IBERDROLA
Emisión inicial: 05/03/2023						Reemplaza :
Dibuj.	Prep.	Rev.	Aprob.	Hoja: 1 Sigue: - DIN: A2		
A+B	B+C	C+D	D+E			

L.E. 132 KV AÉREA
ST. ABADIANO - ST. AZPEITI 1 Y 2
ENTRADA Y SALIDA EN : ST ZALDIBAR DE ABADIANO-AZPEITI 2
PLANO DE SITUACIÓN
ENTRE Ap.17BISN Y ST. ZALDIBAR / ENTRE Ap.4 Y Ap.27 ST. ABADIANO - ST. AZPEITI

Todos los derechos reservados. La reproducción total o parcial de este dibujo sin autorización del propietario está prohibida.

LEYENDA

- LÍNEA AÉREA A 132KV DOBLE CIRCUITO A INSTALAR
- LÍNEA AÉREA A 132KV DOBLE CIRCUITO EXISTENTE A RENOVAR
- LÍNEA AÉREA A 132KV DOBLE CIRCUITO A DESMONTAR
- APOYO A INSTALAR
- APOYO EXISTENTE
- APOYO A DESMONTAR

A

B

C

D

E

F

G

H

I

J

K

L

A

B

C

D

E

F

G



H

I

J

K

L

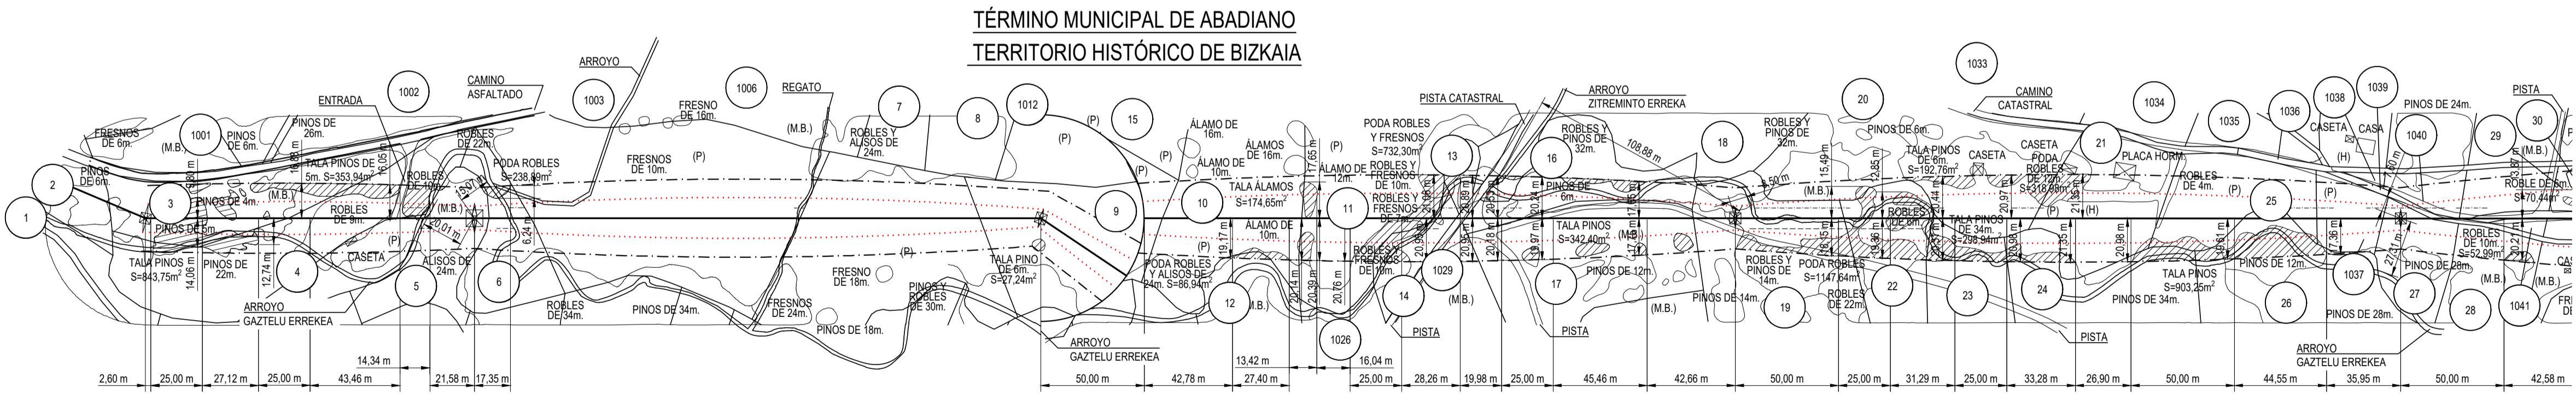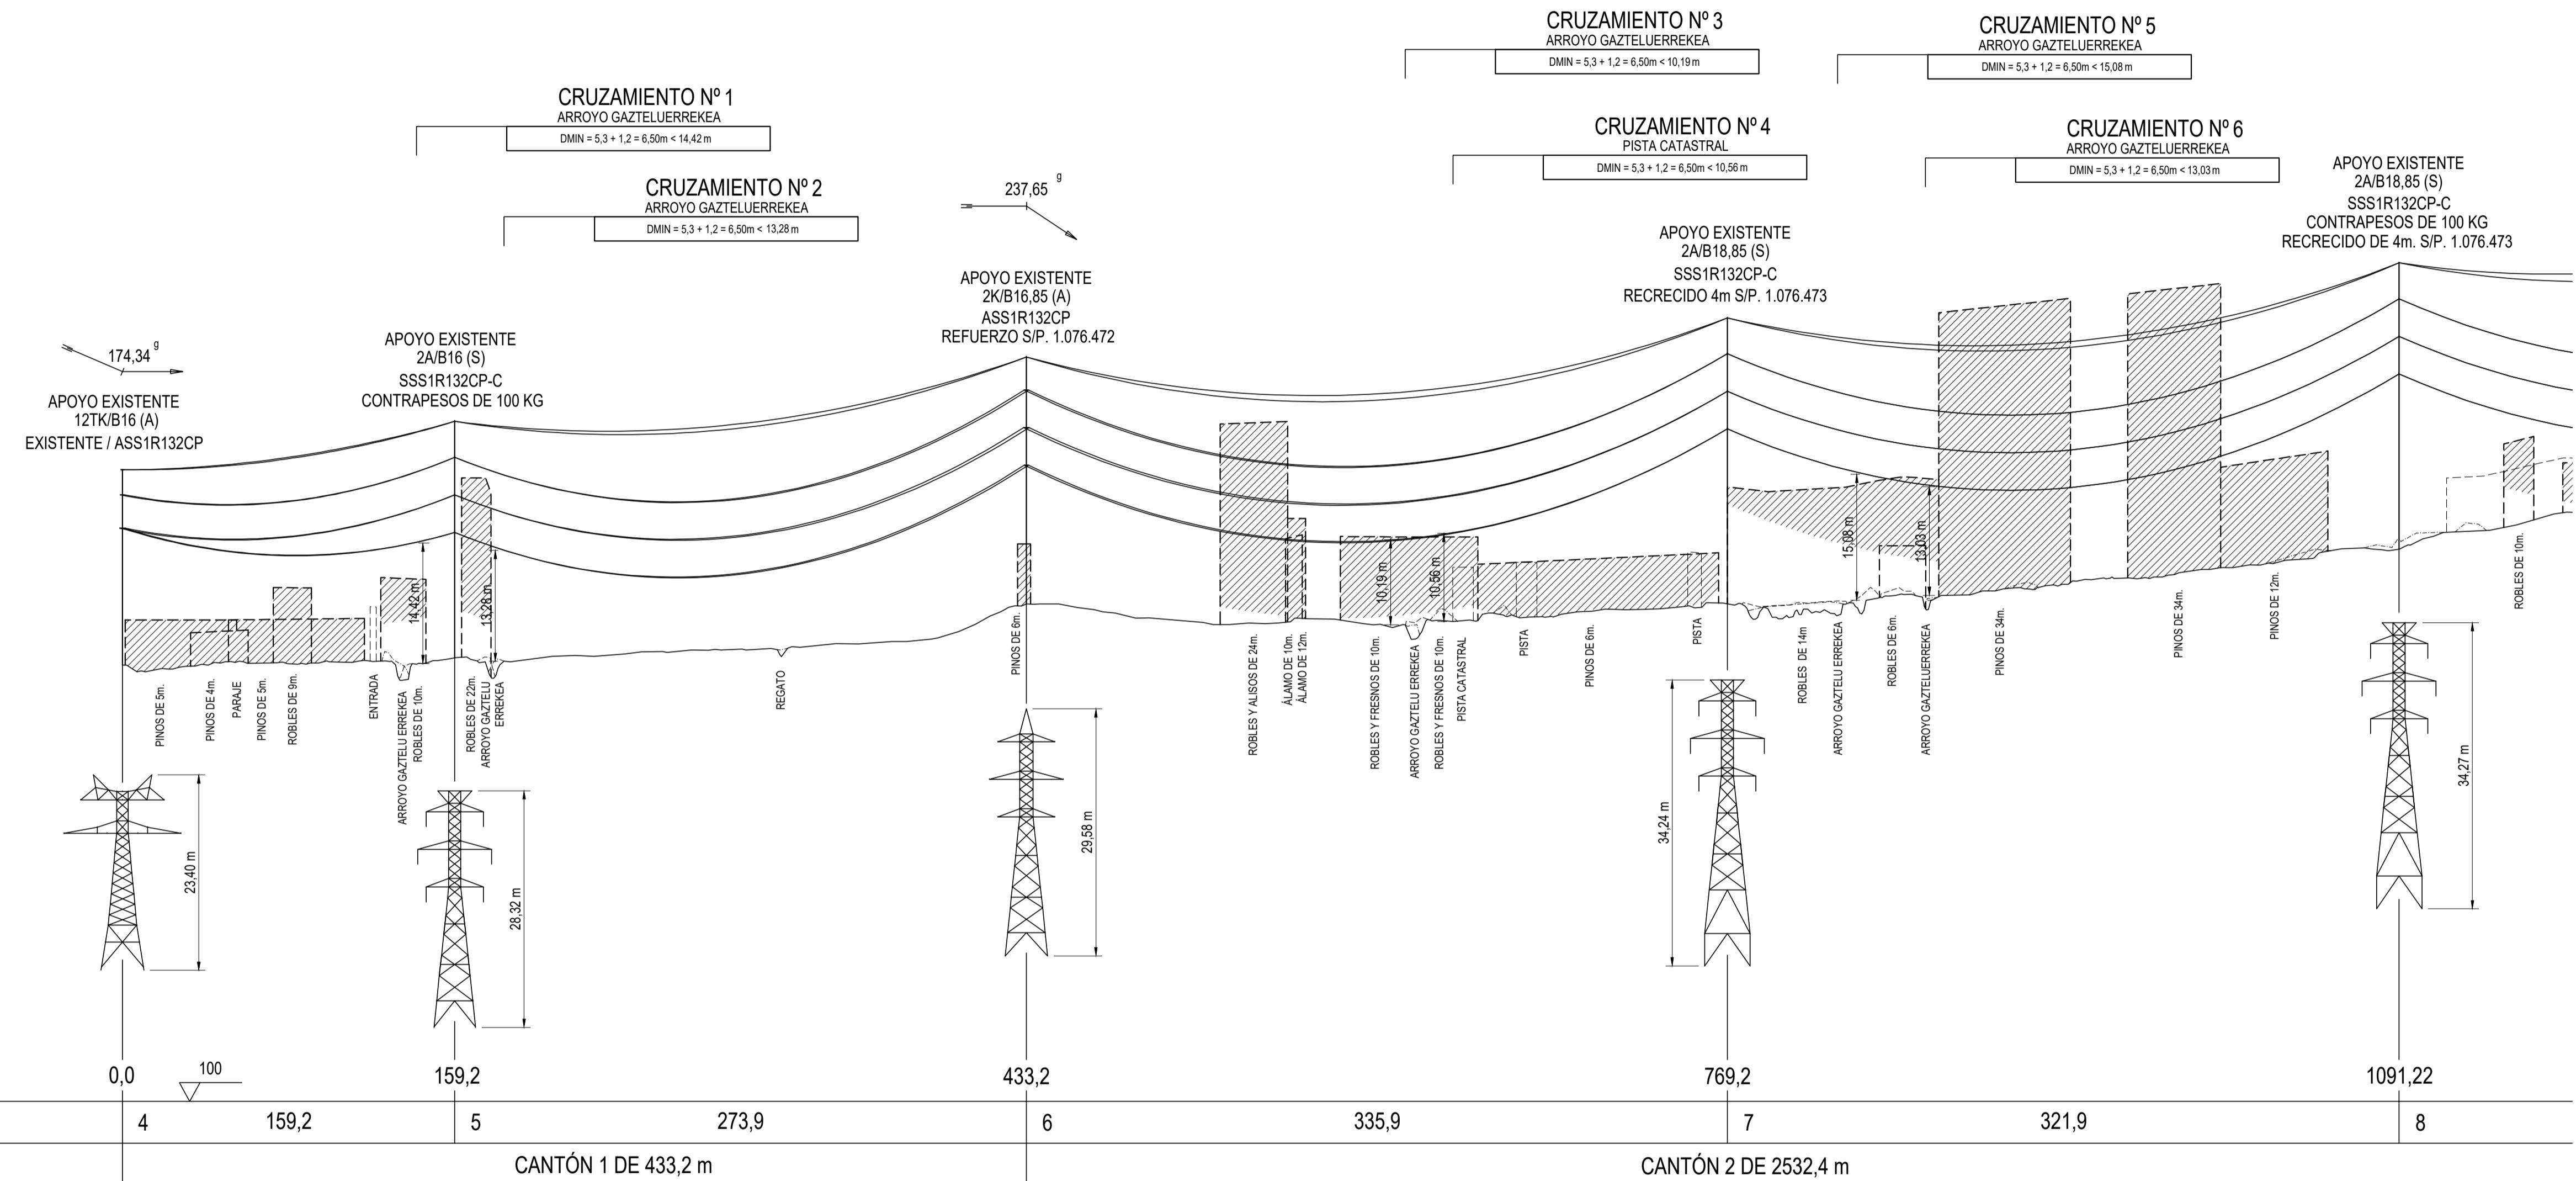

- LÍNEA AÉREA PROYECTADA
- PROYECCIÓN CONDUCTORES
- ↔ PROYECCIÓN CONDUCTORES + 9m
- LINEA AÉREA A DESMONTAR
- FINCA PROY FINCA SEGÚN PROYECTO
- TALA / PODA ARBOLADO



LEYENDA	
TC	TERRENO CULTIVO
H	HUERTA
MB	MONTE BAJO
PR	PRADO
C	LABOR
M	MATORRAL
F	FRUTAL
E	ERIAL
MF	MONTE FRONDOSO
VI	VINEDO
I	IMPRODUCTIVO

COORDENADAS						
SISTEMA DE REFERENCIA: U.T.M. ETRS89						
AP.	HUSO	-X-	-Y-	-Z-		
4	30	533364,32	477693,45	152,15		
5	30	533499,68	4777018,66	153,10		
6	30	533732,69	4777162,79	159,26		
7	30	534068,45	4777150,32	159,38		
8	30	534390,21	4777138,38	166,25		

CANTÓN	ORIGEN	DESTINO	CONDUCTOR	CARGA DE ROTURA (daN)	EDS % (15°C)		PARÁMETRO CATENARIA (h) A -5°C	PARÁMETRO PARABOLA (2h) A -5°C CON FLUENCIA
					INICIAL	FLUENCIA		
1	4	6	LARL-380-(GULL)	10650	19,0	17,0	1051	2101
2	6	14	LARL-380-(GULL)	10650	19,0	17,0	1251	2502

CANTÓN	ORIGEN	DESTINO	CABLE FO	CARGA DE ROTURA (daN)	EDS % (15°C)		PARÁMETRO CATENARIA (h) A -5°C	PARÁMETRO PARABOLA (2h) A -5°C CON FLUENCIA
					INICIAL	FLUENCIA		
1	4	6	OPGW-16-90	9000	12,0	11,6	2021	4042
2	6	14	OPGW-16-90	9000	12,0	11,8	1869	3738

REV:	Fecha:	Dibujado:	Preparado:	Revisado:	Aprobado:	Motivo Estado de la revisión
Contratista: im3 Clasificación: Tipo: PROYECTO Autor: Fichero: 1074617-01-3-5205-1-00-004.dwg Nº: 1.074.617 Escala: V=1:500 H=1:2000 Emisión inicial: 05/03/2023 Dibuj. Prep. Rev. Aprob. Motivo: Reemplazo: iDE Grupa IBERDROLA Propietario: 3-2051-5-00-01-0004 Reemplaza: 0 Hoja: 1 Sigue: 2						L.E. 132 KV AÉREA
						ST. ABADIANO - ST. AZPEITIA 1 Y 2 GENERALES PLANTA, PERFILE Y CRUZAMIENTOS ENTRE Ap.4 Y Ap.8

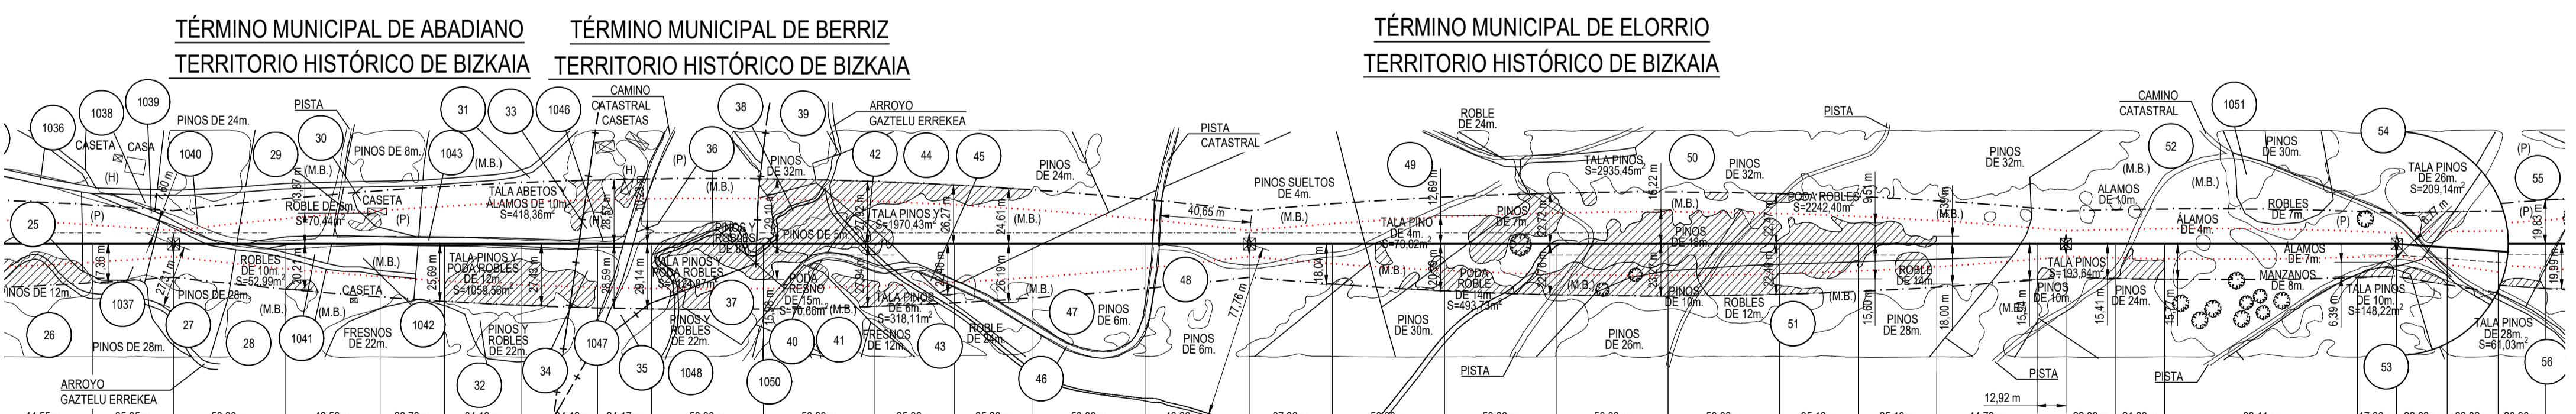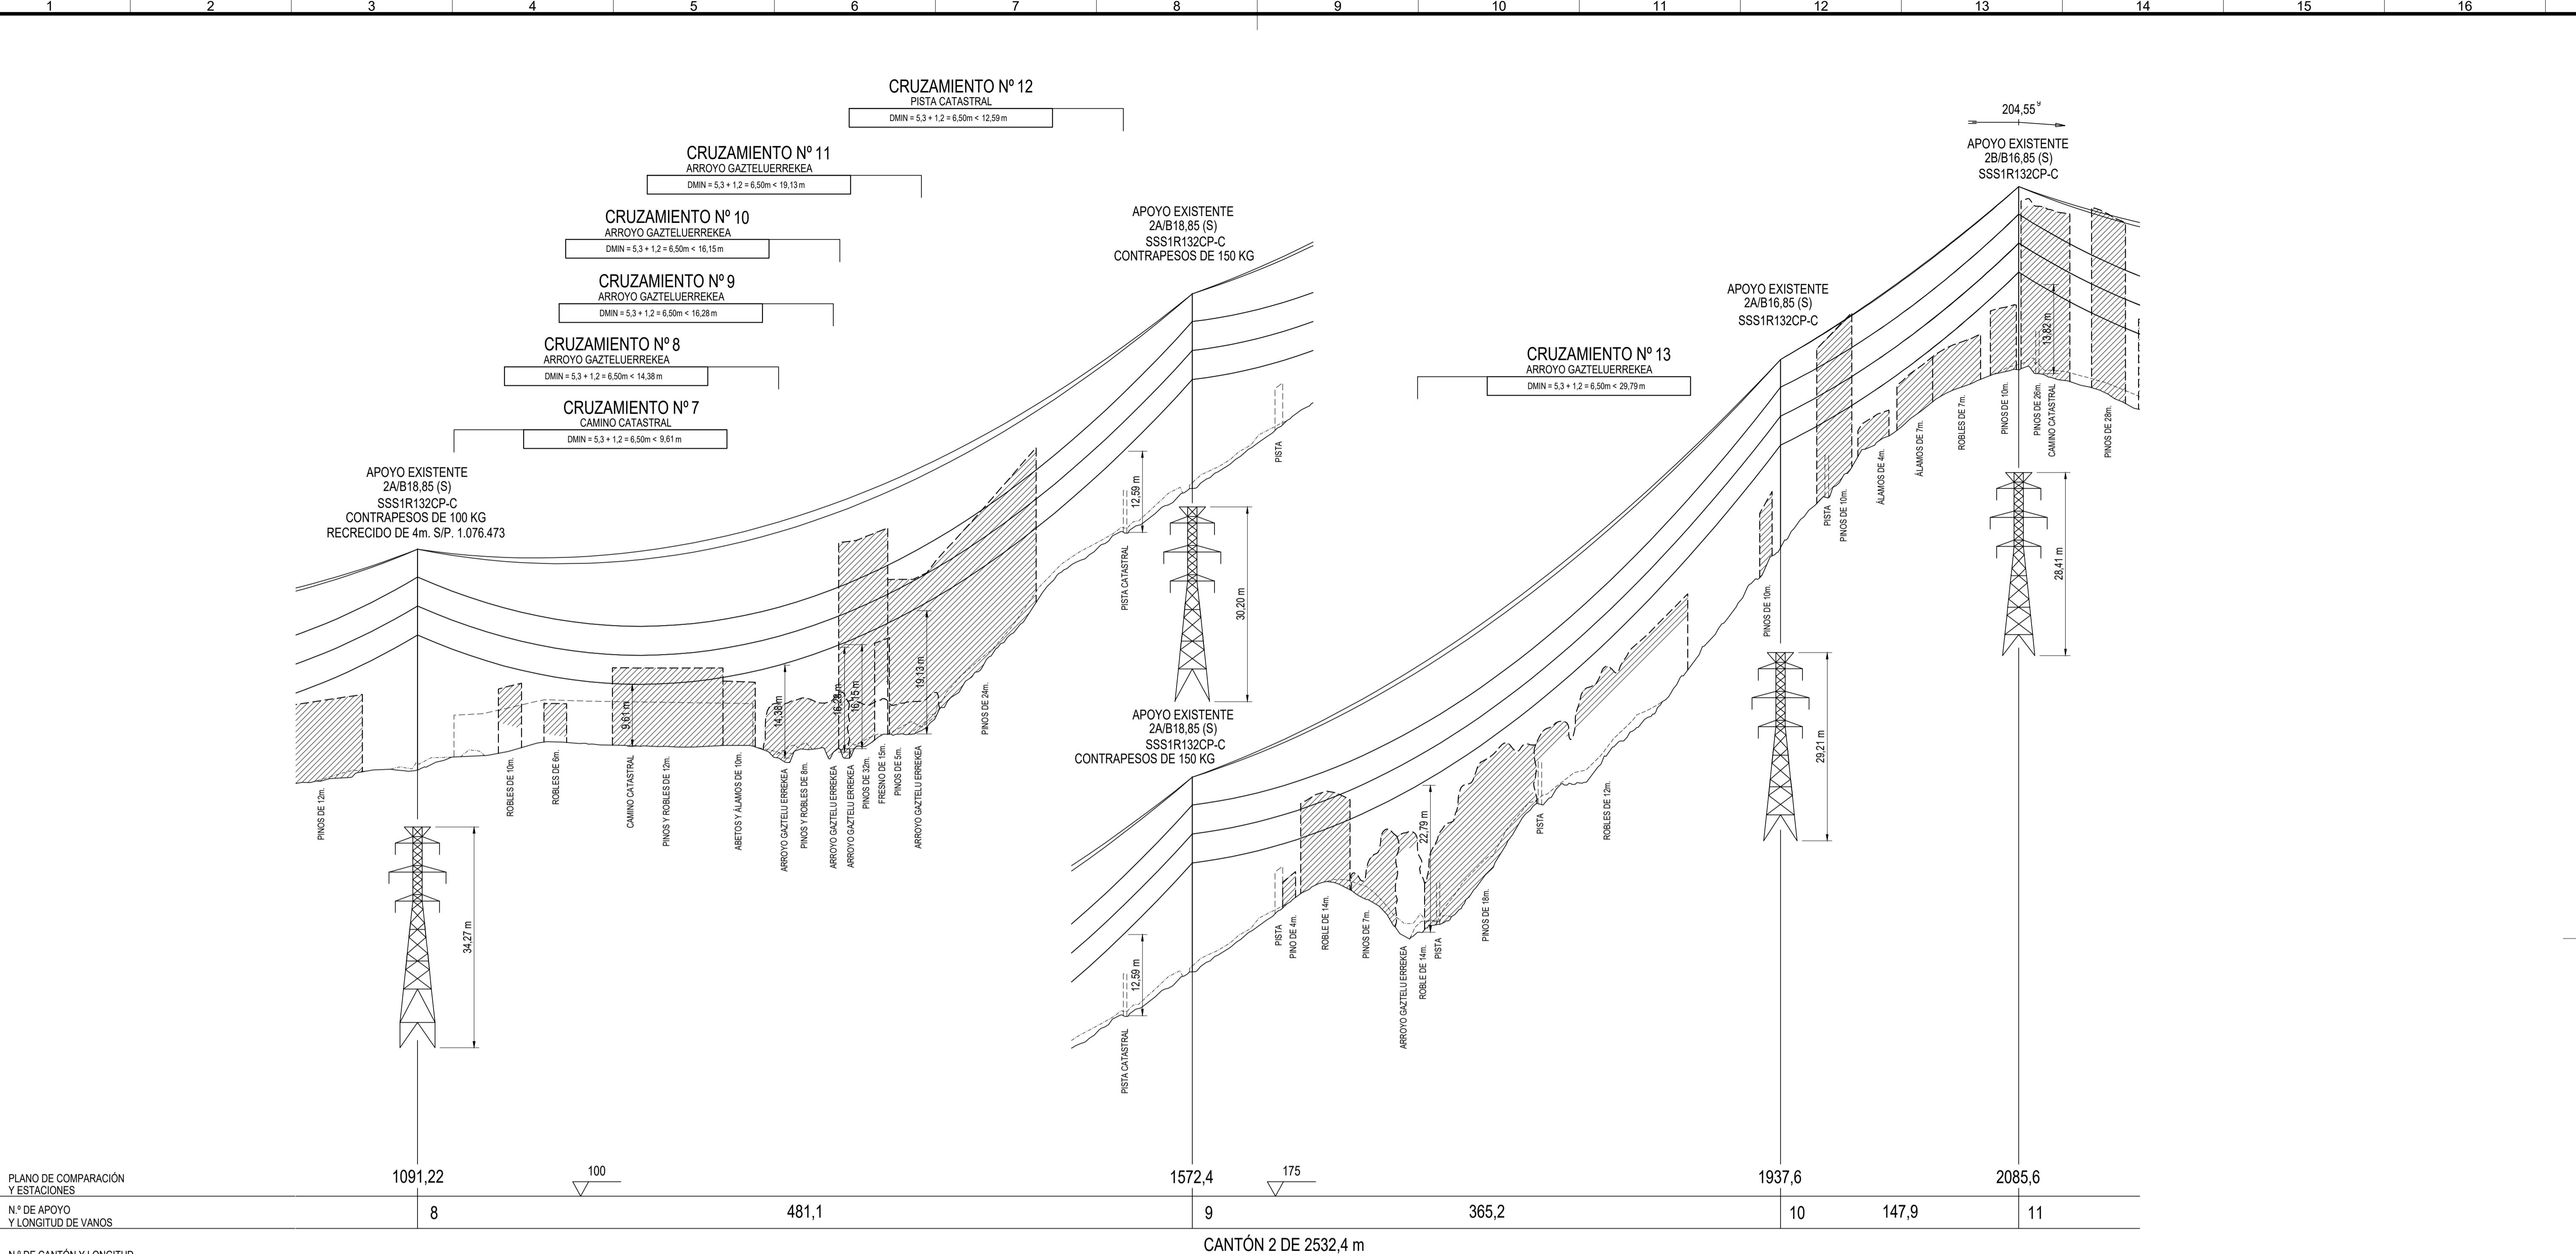

LÍNEA AÉREA PROYECTADA
PROYECCIÓN CONDUCTORES
PROYECCIÓN CONDUCTORES + 9m
LINEA AÉREA A DESMONTAR
FINCA PROY FINCA SEGÚN PROYECTO
TALA / PODA ARBOLADO

LEYENDA	
TC	TERRENO CULTIVO
H	HUERTA
MF	MONTE BAJO
PR	PRADO
C	LABOR
M	MATORRAL
F	FRUTAL
E	ERIAL
MF	MONTE FRONDOSO
VI	VINEDO
I	IMPRODUCTIVO

COORDENADAS
SISTEMA DE REFERENCIA: U.T.M. ETRS89

AP.	HUSO	-X-	-Y-	-Z-
8	30	534390,21	477138,38	166,25
9	30	534871,08	477120,53	209,87
10	30	535236,09	477107,00	275,82
11	30	535383,98	477101,57	303,87

CANTÓN	ORIGEN	DESTINO	CONDUTOR	CARGA DE ROTURA (daN)	EDS % (15°C)		PARÁMETRO CATENARIA (h) A -5°C	PARÁMETRO PARÁBOLA (2h) A -5°C CON FLUENCIA
					INICIAL	FLUENCIA		
2	6	14	LARL-380-(GULL)	10650	19,0	17,0	1251	2502

CANTÓN	ORIGEN	DESTINO	CABLE FO	CARGA DE ROTURA (daN)	EDS % (15°C)		PARÁMETRO CATENARIA (h) A -5°C	PARÁMETRO PARÁBOLA (2h) A -5°C CON FLUENCIA
					INICIAL	FLUENCIA		
2	6	14	OPGW-16-90	9000	12,0	11,8	1869	3738



REV.	Fecha	Dibujado	Preparado	Revisado	Aprobado	Motivo Estado de la revisión
						Contratista : im3
						Clasificación:
						Tipo: PROYECTO
						Autor: Fichero: 1074617-02-3-32051-5-00-01-0004.dwg
						Nº: 1.074.617
						Emisión inicial: 05/03/2023
						Dibujo: Prop. Rev. Aprob.
						Propietario: iDE Grupa IBERDROLA
						Reemplaza: 3-2051-5-00-01-0004
						Hoja: 2 Sigue: 3
						A1

L.E. 132 KV AÉREA
ST. ABADIANO - ST. AZPEITIA Y 2
GENERALES

PLANTA, PERFIL Y CRUZAMIENTOS
ENTRE Ap.8 Y Ap.11

Rev. 0

M

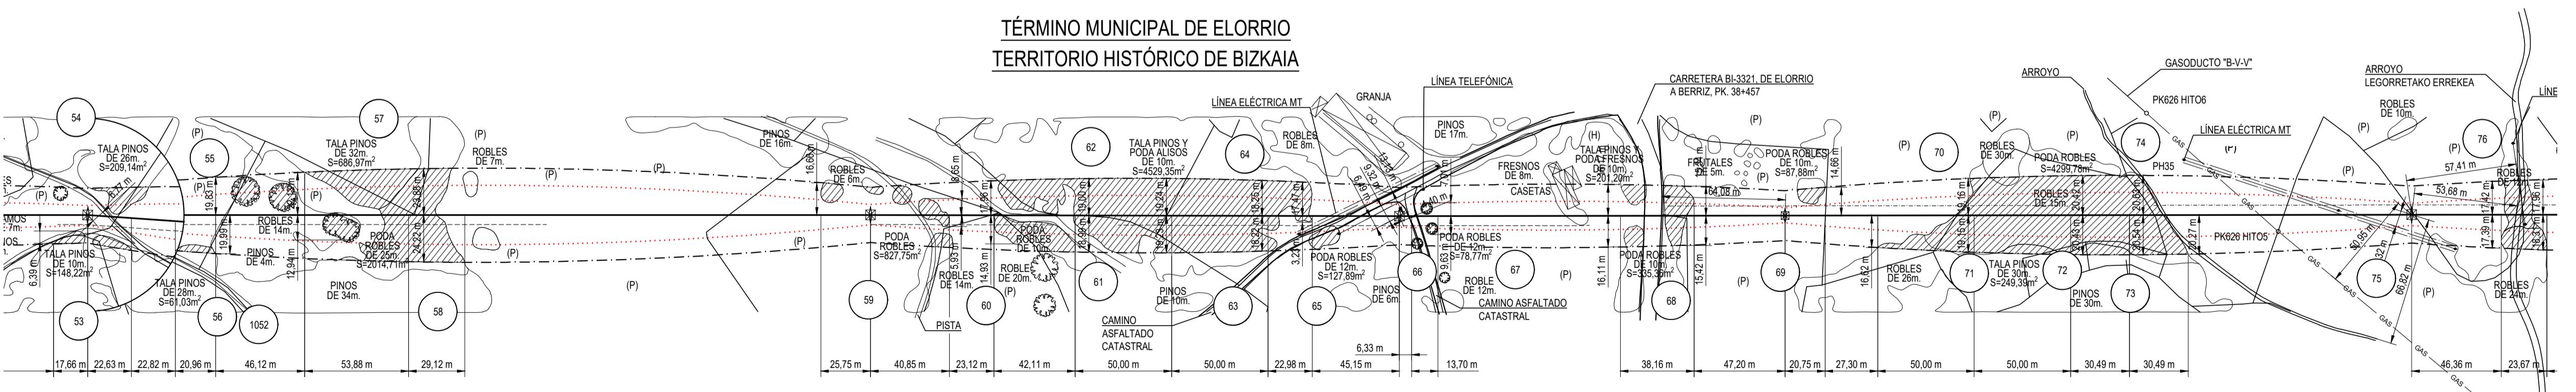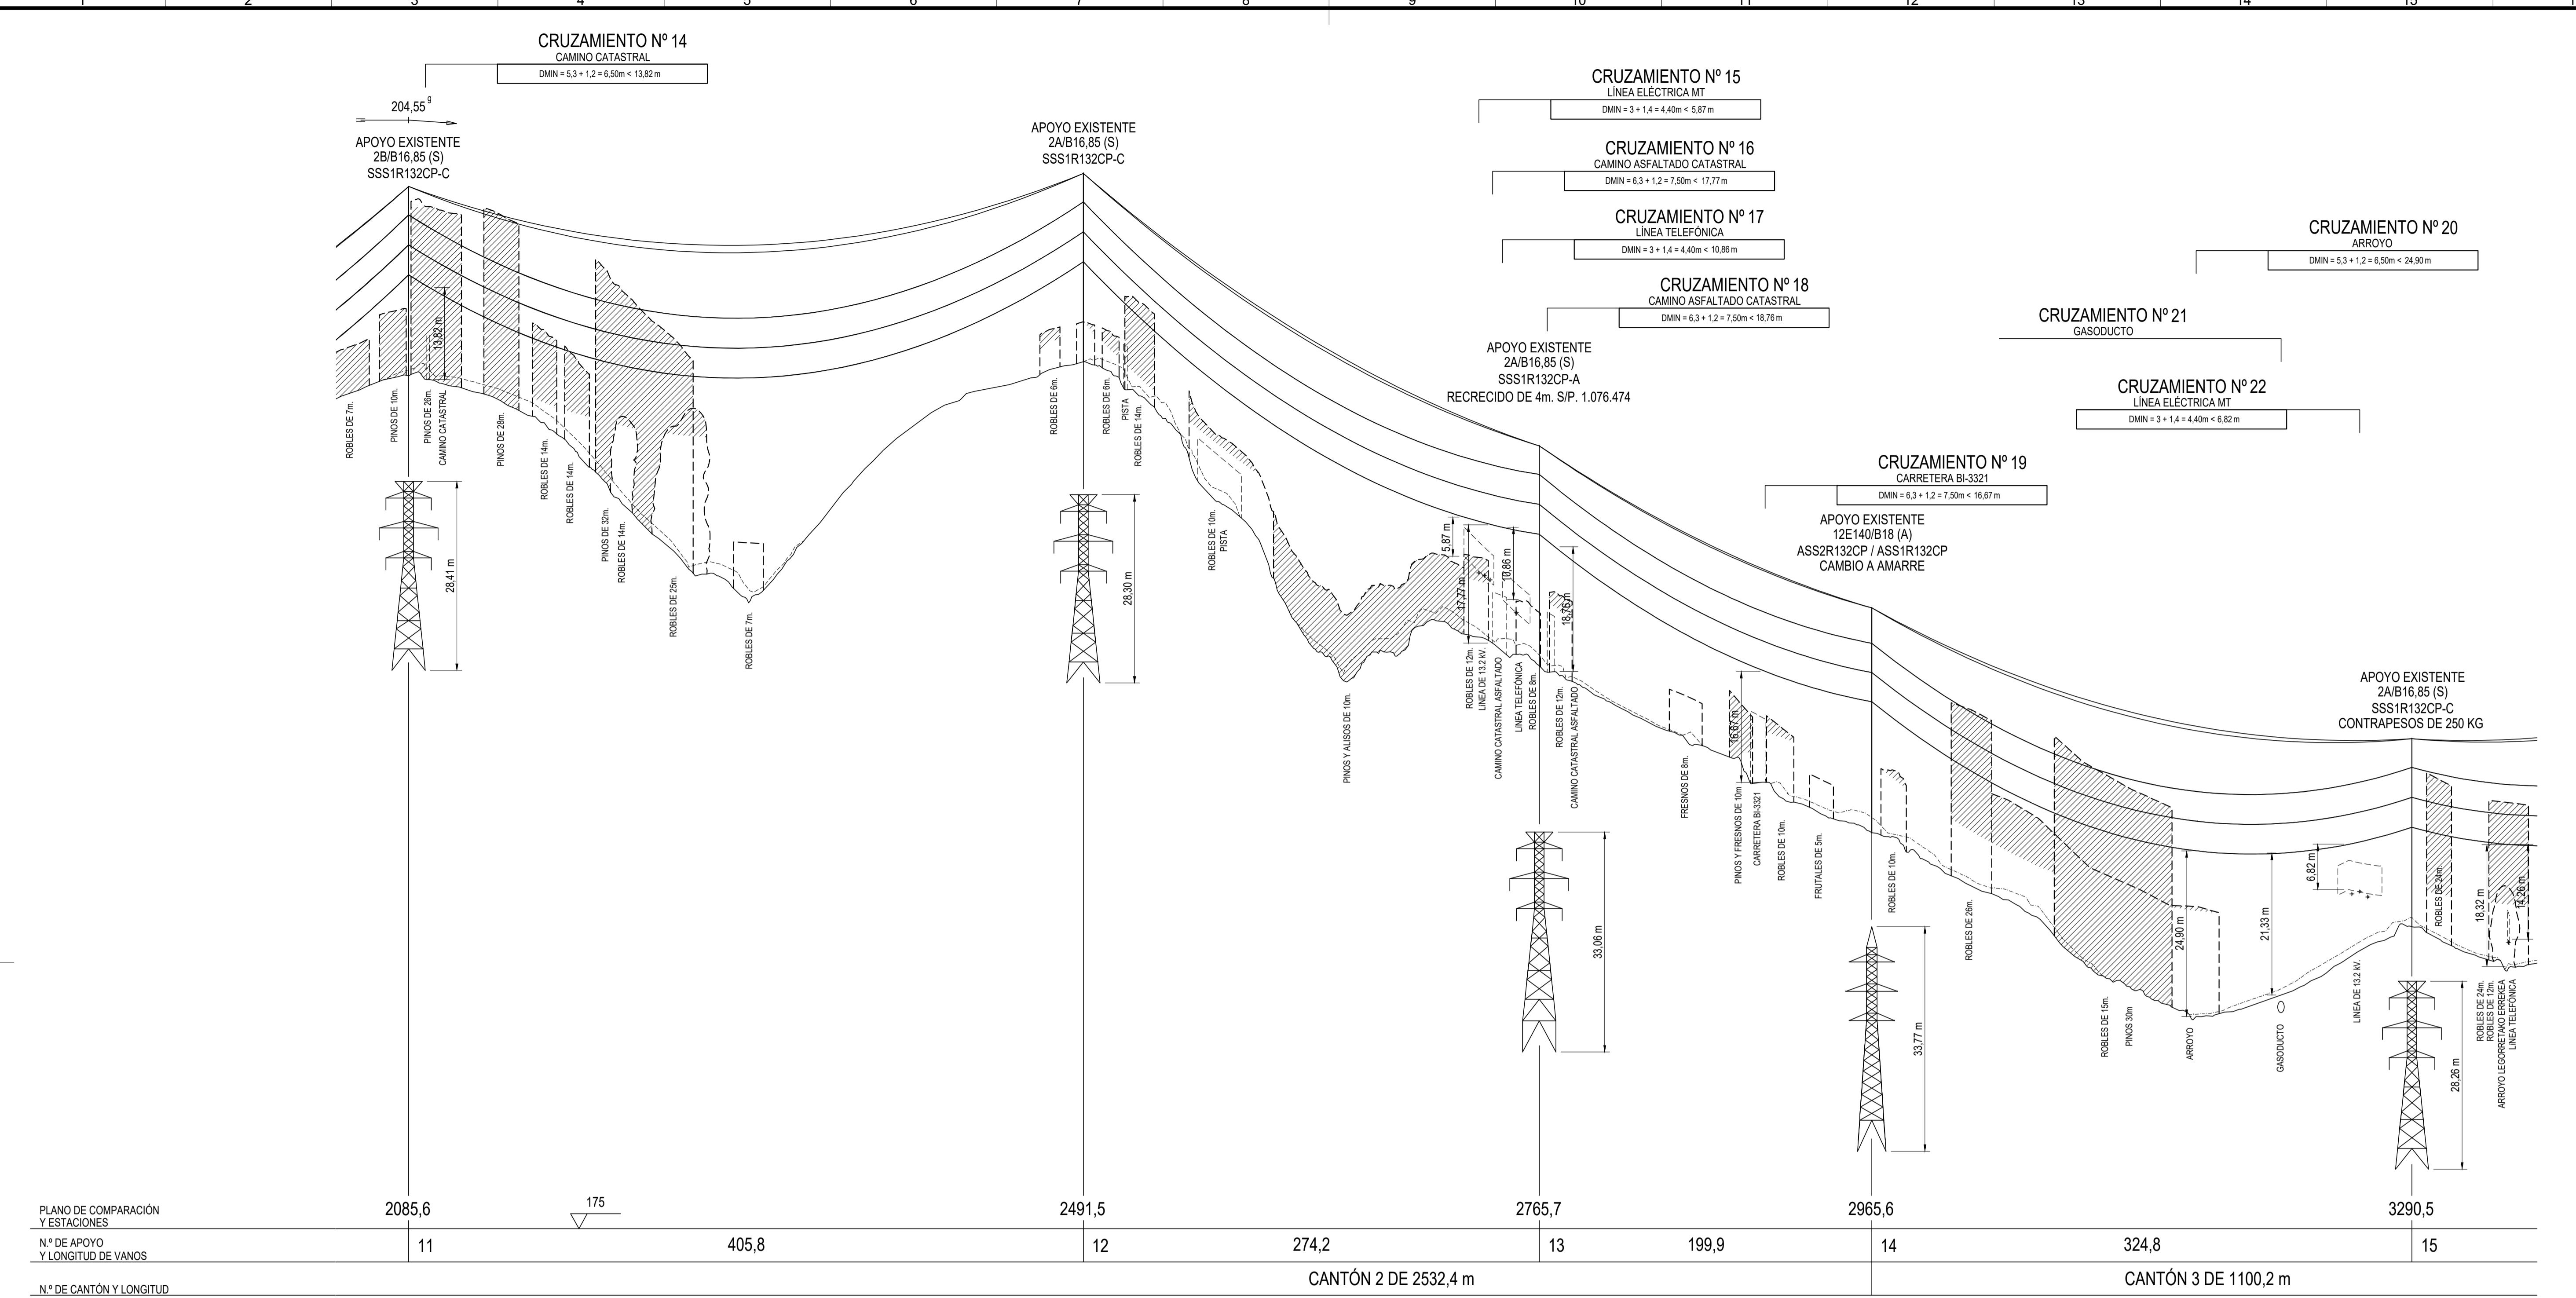

- LÍNEA AÉREA PROYECTADA
- PROYECCIÓN CONDUCTORES
- PROYECCIÓN CONDUCTORES + 9m
- LÍNEA AÉREA A DESMONTAR
- FINCA PROY FINCA SEGÚN PROYECTO
- TALA / PODA ARBOLADO

LEYENDA			
TC	TERRENO CULTIVO	F	FRUTAL
H	HUERTA	E	ERIAL
MB	MONTE BAJO	MF	MONTE FRONDOSO
PR	PRADO	VI	VÍNEDO
C	LABOR	I	IMPRODUCTIVO
M	MATORRAL		


**COORDENADAS
SISTEMA DE REFERENCIA UTM - ETRS89**



SISTEMA DE REFERENCIA: U.T.M. ETRS89

CANTÓN	ORIGEN	DESTINO	CONDUCTOR	CARGA DE ROTURA (daN)	EDS % (15°C)		PARÁMETRO CATENARIA (h) A 85°C CON FLUENCIA	PARÁMETRO PARÁBOLA (2h) A 85° CON FLUENCIA
					INICIAL	FLUENCIA		
2	6	14	LARL-380-(GULL)	10650	19,0	17,0	1251	2502
3	14	17BISN	LARL-380-(GULL)	10650	19,0	17,0	1147	2293

ANTÓN	ORIGEN	DESTINO	CABLE DE TIERRA	CARGA DE ROTURA (daN)	EDS % (15°C)		PARÁMETRO CATENARIA (h) A -5°C	PARÁMETRO PARÁBOLA (2h) A -5°C CON FLUENCIA
					INICIAL	FLUENCIA		
2	6	14	ARLE-53	6400	11,0	10,8	2076	4152
3	14	17BISN	ARLE-53	6400	11,0	10,5	2122	4244

ANTÓN	ORIGEN	DESTINO	CABLE FO	CARGA DE ROTURA (daN)	EDS % (15°C)		PARÁMETRO CATENARIA (h) A -5°C	PARÁMETRO PARÁBOLA (2h) A -5°C CON FLUENCIA
					INICIAL	FLUENCIA		
2	6	14	OPGW-16-90	9000	12,0	11,8	1869	3738
3	14	17BISN	OPGW-16-90	9000	12,0	11,5	1909	3818

 REV.	Fecha	Dibujado	Preparado	Revisado	Aprobado	Motivo. Estado de la revisión	
Contratista : 			Clasificación:			<p style="text-align: center;">L.E. 132 KV AÉREA ST. ABADIANO - ST. AZPEITIA 1 Y 2 GENERALES PLANTA, PERFIL Y CRUZAMIENTOS ENTRE Ap.11 Y Ap.15</p>	
			Tipo : PROYECTO				
Autor :			Fichero : 1074617-03-0 3-2051-5-00-01-0004.dwg				
			Nº : 1.074.617				
Emisión inicial: 05/03/2023				Propietario :			
Dibuj.	Prep.	Rev.	Aprob.	 Grup IBERDROLA			
MZC	RPM	RPM	RPM	3-2051-5-00-01-0004			
100				Reemplaza :	Hoja: 3	Sigue: 4	Rev : 0

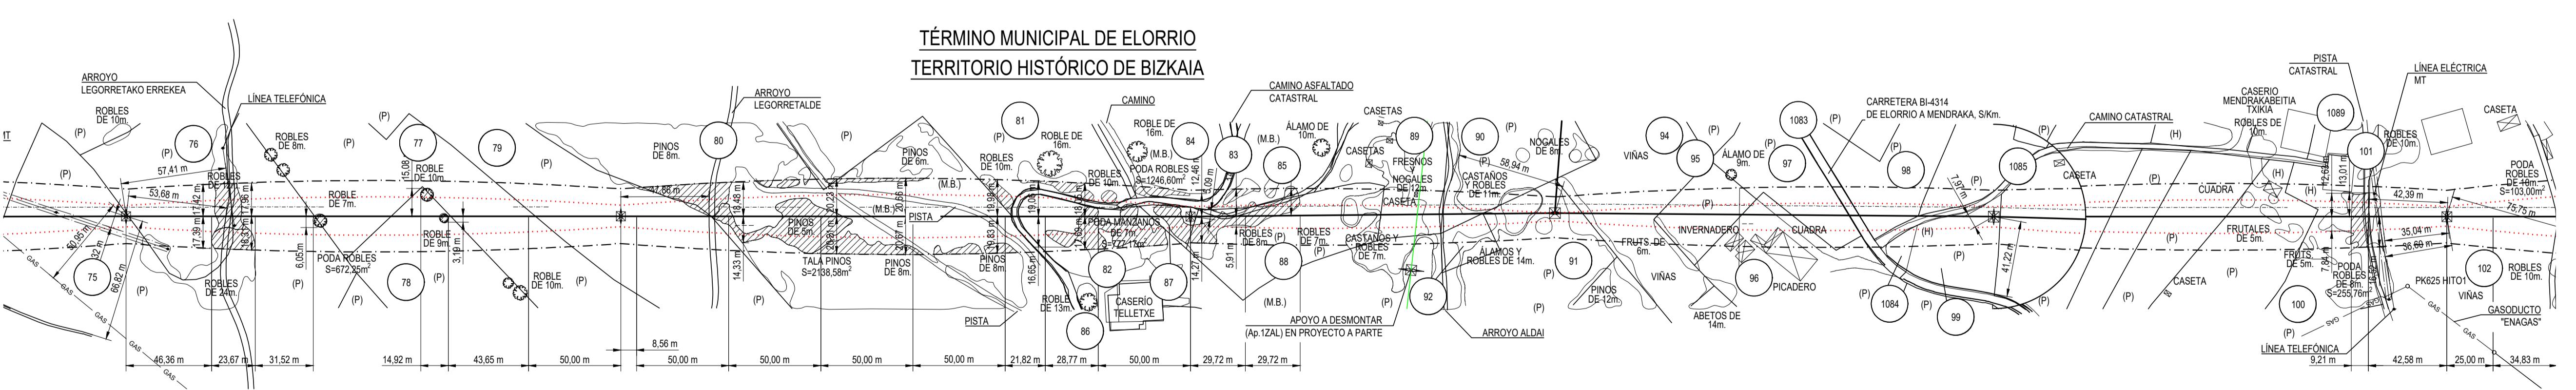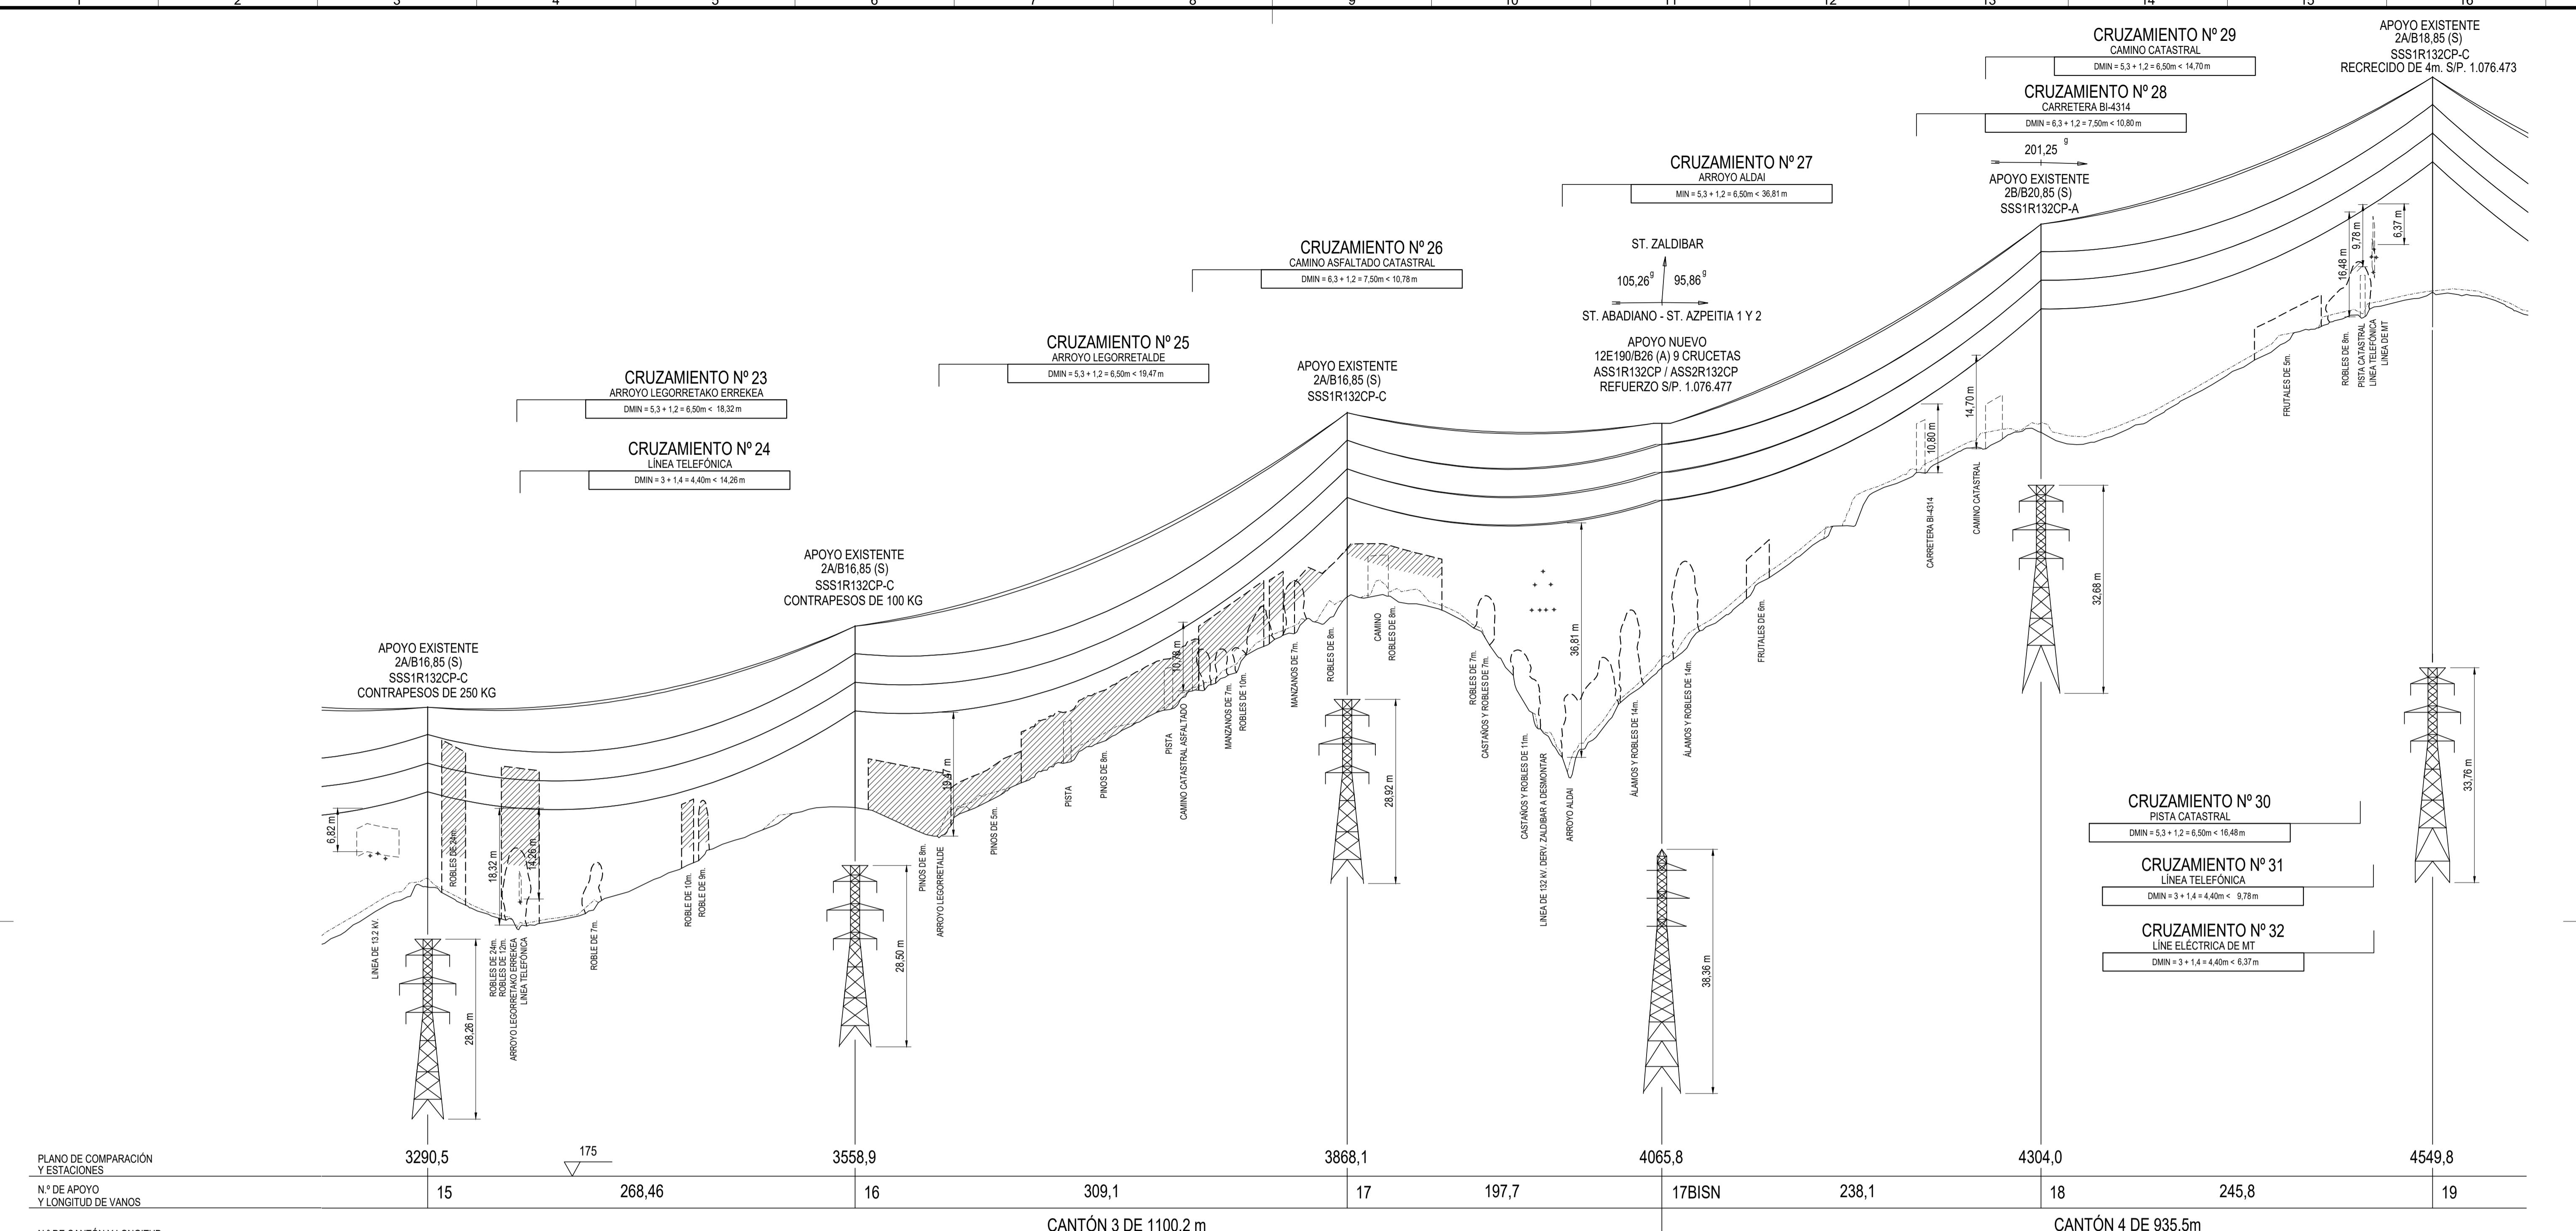

- LÍNEA AÉREA PROYECTADA
- PROYECCIÓN CONDUCTORES
- PROYECCIÓN CONDUCTORES + 9m
- LÍNEA AÉREA A DESMONTAR
- FINCA SEGÚN PROYECTO
- TALA / PODA ARBOLADO


LEYENDA			
TC	TERRENO CULTIVO	F	FRUTAL
H	HUERTA	E	ERIAL
MB	MONTE BAJO	MF	MONTE FRONDOSO
PR	PRADO	VI	VÍNEDO
C	LABOR	I	IMPRODUCTIVO
M	MATORRAL		


COORDENADAS
SISTEMA DE REFERENCIA: U.T.M. ETRS89

CANTÓN	ORIGEN	DESTINO	CONDUCTOR	CARGA DE ROTURA (daN)	EDS % (15°C)		PARÁMETRO CATENARIA (h) A 85°C CON FLUENCIA	PARÁMETRO PARÁBOLA (2h) A 85°C CON FLUENCIA
					INICIAL	FLUENCIA		
3	14	17BISN	LARL-380-(GULL)	10650	19,0	17,0	1147	2293
4	17BISN	20N	LARL-380-(GULL)	10650	19,0	18,0	1265	2530

ANTÓN	ORIGEN	DESTINO	CABLE DE TIERRA	CARGA DE ROTURA (daN)	EDS % (15°C)		PARÁMETRO CATENARIA (h) A -5°C	PARÁMETRO PARÁBOLA (2h) A -5°C CON FLUENCIA
					INICIAL	FLUENCIA		
3	14	17BISN	ARLE-53	6400	11,0	10,5	2122	4244
4	17BISN	20N	ARLE-53	6400	11,0	10,9	2145	4290


ANTÓN	ORIGEN	DESTINO	CABLE FO	CARGA DE ROTURA (daN)	EDS % (15°C)		PARÁMETRO CATENARIA (h) A -5°C	PARÁMETRO PARÁBOLA (2h) A -5°C CON FLUENCIA
					INICIAL	FLUENCIA		
3	14	17BISN	OPGW-16-90	9000	12,0	11,5	1909	3818
4	17BISN	20N	OPGW-16-90	9000	12,0	11,8	1908	3816

 REV.	Fecha	Dibujado	Preparado	Revisado	Aprobado	Motivo. Estado de la revisión	
Contratista : 			Clasificación:		L.E. 132 KV AÉREA ST. ABADIANO - ST. AZPEITIA 1 Y 2 AUTORIZACIÓN DE TRABAJO		
			Tipo : PROYECTO				
	Autor :		Fichero : 1074617-04-0 3-2051-5-00-01-0004.dwg		GENERAL PLANTA, PERFIL Y CRUZAMIENTOS ENTRE Ap.15 Y Ap.19		
			Nº : 1.074.617				
00	Emisión inicial: 05/03/2023		Propietario :  INSTITUTO DE INVESTIGACIONES EN DISEÑO C/ IRIBARTEOLA, 10 48013 BILBAO		3-2051-5-00-01-0004		Rev : 0
100	Dibuj.	Prep.	Rev.	Aprob.			
	MZC	PPM	PPM	PPM			

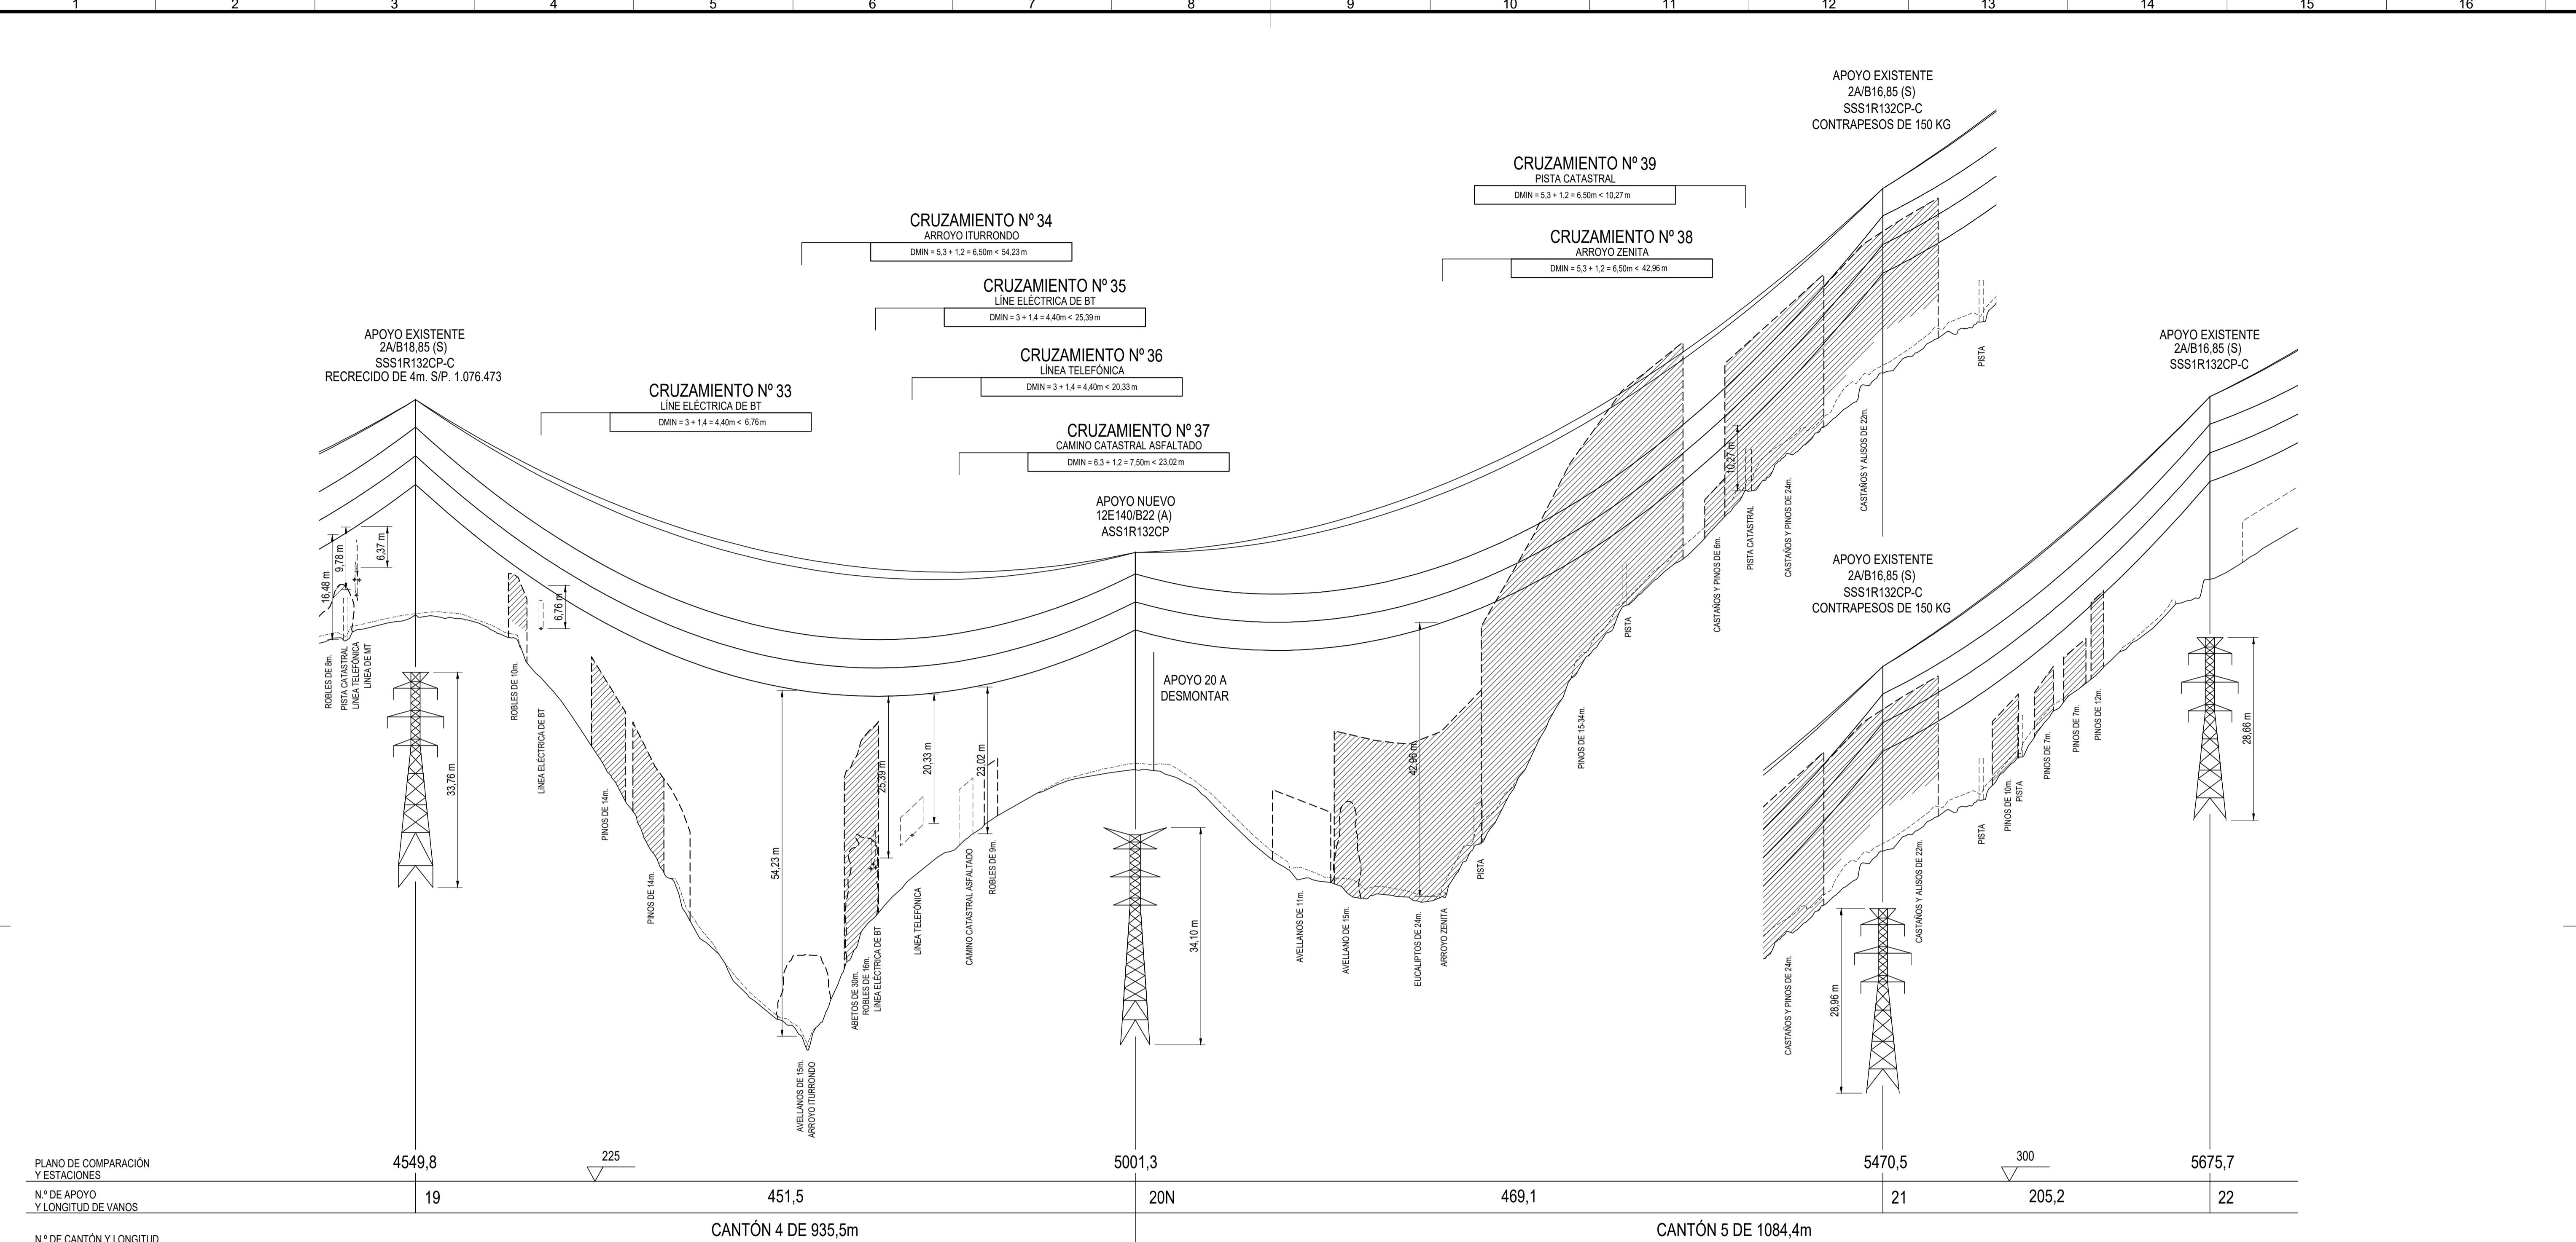

LÍNEA AÉREA PROYECTADA
PROYECCIÓN CONDUCTORES
PROYECCIÓN CONDUCTORES + 9m
LÍNEA AÉREA A DESMONTAR
FINCA PROY FINCA SEGÚN PROYECTO
TALA / PODA ARBOLADO

LEYENDA	
TC	TERRENO CULTIVO
H	HUERTA
MB	MONTE BAJO
PR	PRADO
C	LABOR
M	MATORRAL
F	FRUTAL
E	ERIAL
MF	MONTE FRONDOSO
VI	VINEDO
I	IMPRODUCTIVO

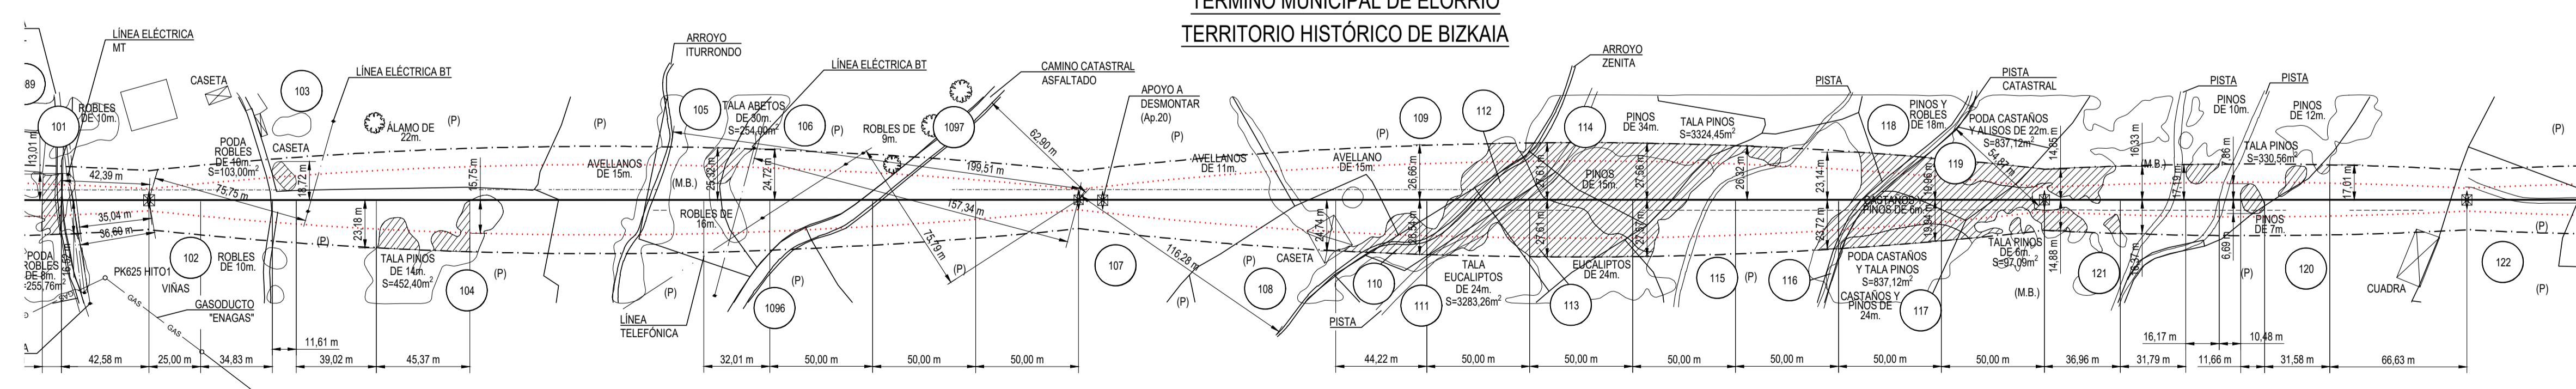

COORDENADAS

SISTEMA DE REFERENCIA: U.T.M. ETRS89



AP.	HUSO	-X-	-Y-	-Z-
19	30	537832,90	4776828,43	313,77
20N	30	538280,25	4776767,34	289,40
21	30	538745,03	4776703,76	351,68
22	30	538948,39	4776675,86	394,22

CANTÓN	ORIGEN	DESTINO	CONDUCTOR	CARGA DE ROTURA (daN)	EDS % (15°C)		PARÁMETRO CATENARIA (h) A -5°C	PARÁMETRO PARÁBOLA (2h) A -5°C CON FLUENCIA
					INICIAL	FLUENCIA		
4	17BISN	20N	ARLE-53	6400	11,0	10,9	2145	4290
5	20N	24	ARLE-53	6400	11,0	10,8	2092	4185

CANTÓN	ORIGEN	DESTINO	CABLE FO	CARGA DE ROTURA (daN)	EDS % (15°C)		PARÁMETRO CATENARIA (h) A -5°C	PARÁMETRO PARÁBOLA (2h) A -5°C CON FLUENCIA
					INICIAL	FLUENCIA		
4	17BISN	20N	LARL-380-(GULL)	10650	19,0	18,0	1265	2530
5	20N	24	LARL-380-(GULL)	10650	19,0	18,0	1230	2460

REV.	Fecha	Dibujado	Preparado	Revisado	Aprobado	Motivo Estado de la revisión
im3						Contratista: Clasificación:
						Tipo: PROYECTO
						Autor: Fichero: 1074617-05-32051-5-00-004.dwg
						Nº: 1.074.617
						Emisión inicial: 05/03/2023
						Dibu. Prep. Rev. Aprob.
						Propietario: iDE Grup IBERDROLA
						Reemplaza: Hoja: 5 Sigue: 6

L.E. 132 KV AÉREA
ST. ABADIANO - ST. AZPEITIA 1 Y 2
GENERALAS
PLANTA, PERFIL Y CRUZAMIENTOS
ENTRE Ap.19 Y Ap.22
3-2051-5-00-01-0004 Rev: 0

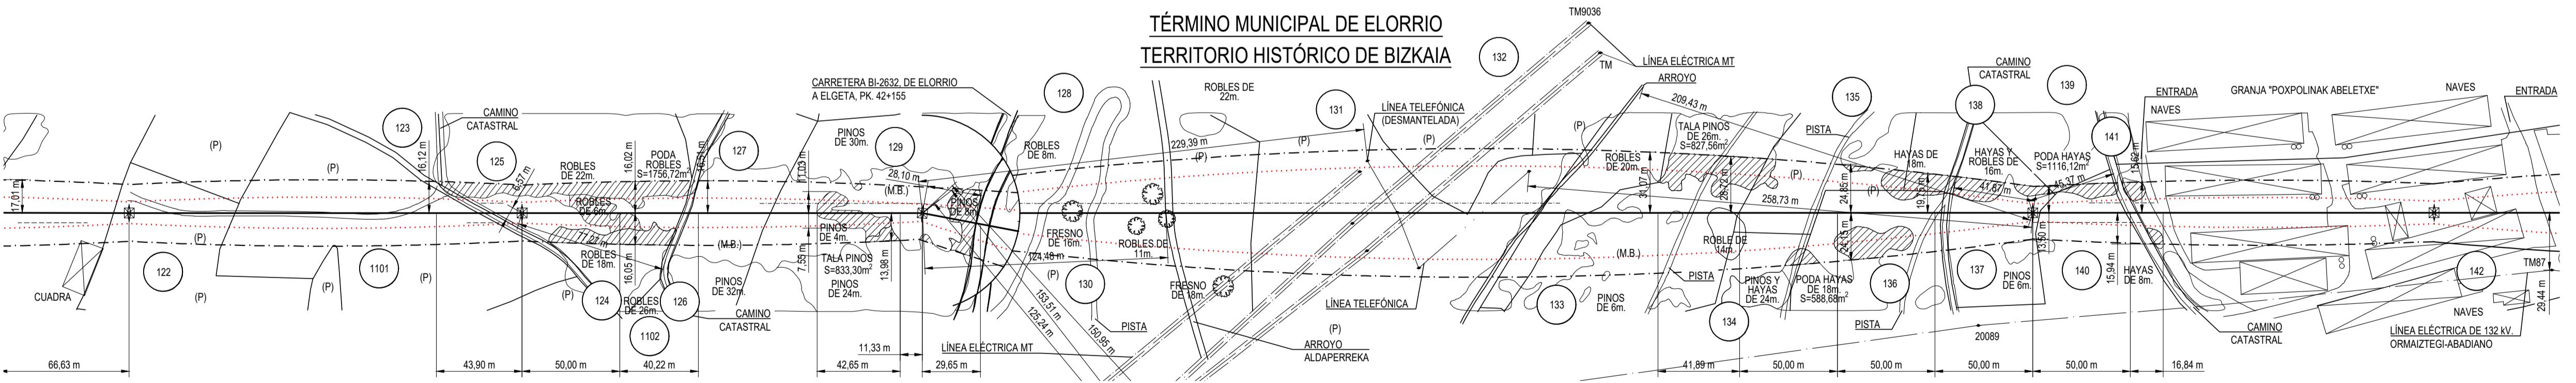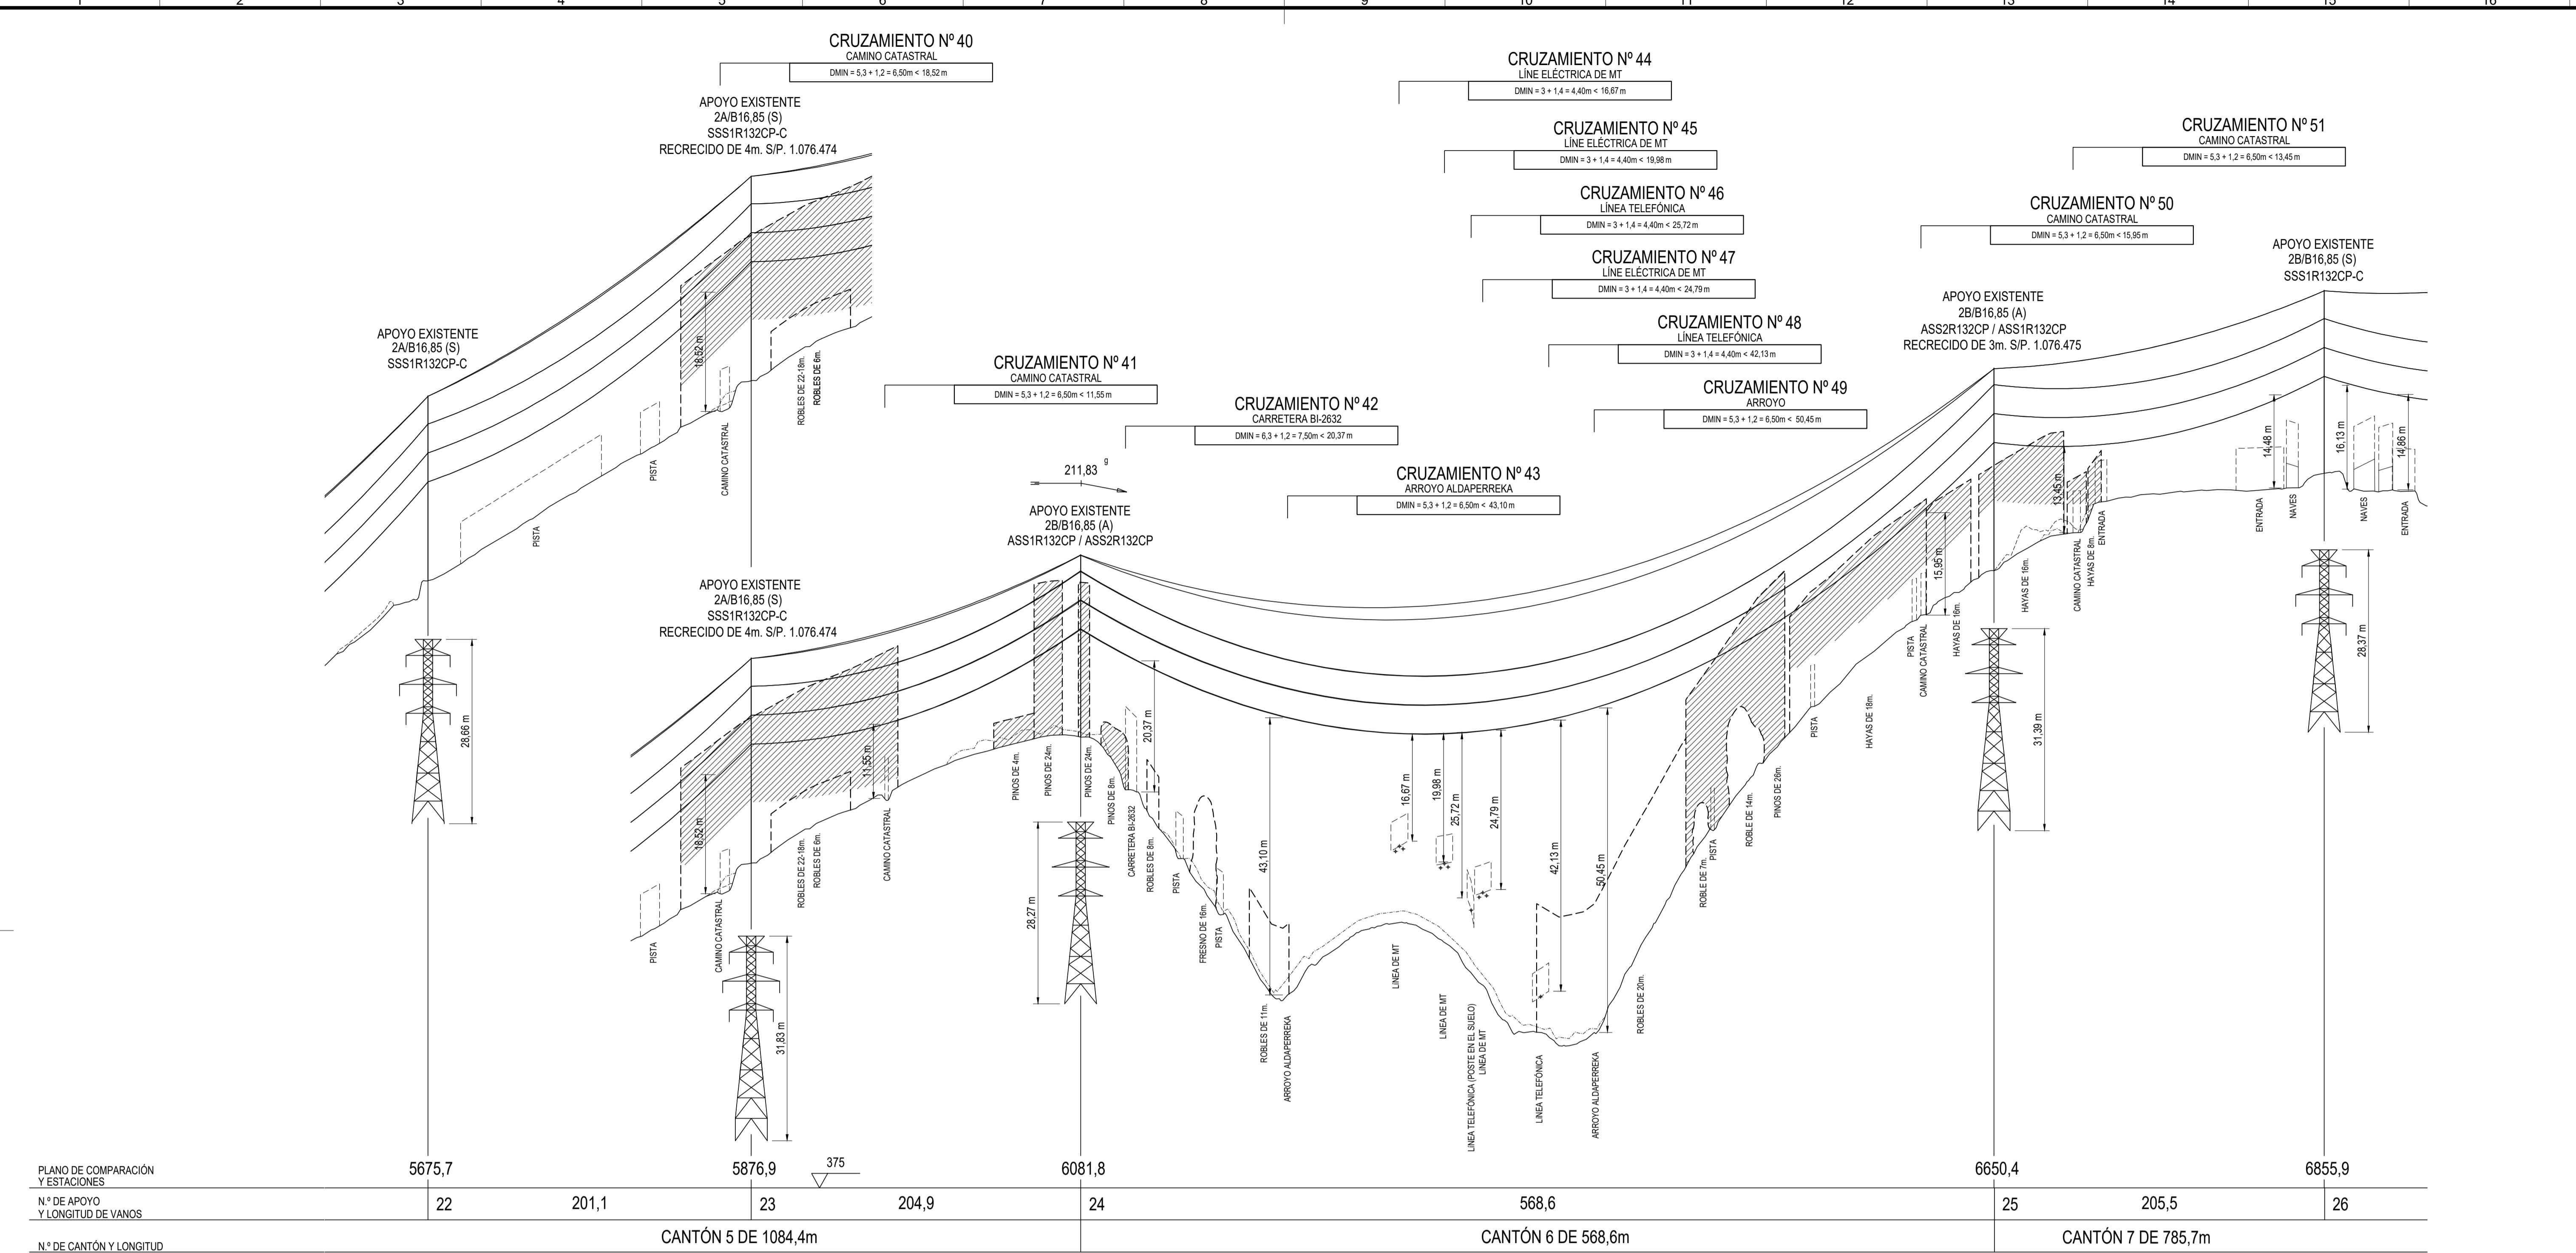

- LÍNEA AÉREA PROYECTADA
- (---) PROYECCIÓN CONDUCTORES
- (<--->) PROYECCIÓN CONDUCTORES + 9m
- LÍNEA AÉREA A DESMONTAR
- FINCA PROY FINCA SEGÚN PROYECTO
-  TALA / PODA ARBOLADO

DA


TC	TERRENO CULTIVO	F	FRUTAL
H	HUERTA	E	ERIAL
MB	MONTE BAJO	MF	MONTE FRONDOSO
PR	PRADO	VI	VIÑEDO
C	LABOR	I	IMPRODUCTIVO
M	MATORRAL		



COORDENADAS				
SISTEMA DE REFERENCIA: U.T.M. ETRS89				
AP.	HUSO	-X-	-Y-	-Z-
22	30	538948,39	4776675,86	394,22
23	30	539147,68	4776648,57	425,46
24	30	539350,72	4776620,68	445,21
25	30	539889,83	4776440,56	470,86

CANTÓN	ORIGEN	DESTINO	CONDUCTOR	CARGA DE ROTURA (daN)	EDS % (15°C)		PARÁMETRO CATENARIA (h) A 85°C CON FLUENCIA	PARÁMETRO PARÁBOLA (2h) A 85°C CON FLUENCIA
					INICIAL	FLUENCIA		
5	20N	24	LARL-380-(GULL)	10650	19,0	18,0	1230	2461
6	24	25	LARL-380-(GULL)	10650	18,0	18,0	1398	2797
7	25	28	LARL-380-(GULL)	10650	21,0	19,0	1266	2532

CANTÓN	ORIGEN	DESTINO	CABLE DE TIERRA	CARGA DE ROTURA (daN)	EDS % (15°C)		PARÁMETRO CATENARIA (h) A -5°C	PARÁMETRO PARÁBOLA (2h) A -5°C CON FLUENCIA
					INICIAL	FLUENCIA		
5	20N	24	ARLE-53	6400	11,0	10,8	2092	4185
6	24	25	ARLE-53	6400	11,0	10,8	2019	4038
7	25	28	ARLE-53	6400	11,0	10,6	2110	4221

CANTÓN	ORIGEN	DESTINO	CABLE FO	CARGA DE ROTURA (daN)	EDS % (15°C)		PARÁMETRO CATENARIA (h) A -5°C	PARÁMETRO PARÁBOLA (2h) A -5°C CON FLUENCIA
					INICIAL	FLUENCIA		
5	20N	24	OPGW-16-90	9000	12,0	11,8	1887	3774
6	24	25	OPGW-16-90	9000	12,0	11,8	1824	3648
7	25	28	OPGW-16-90	9000	13,0	12,7	2115	4230

 	REV.	Fecha	Dibujado	Preparado	Revisado	Aprobado	Motivo. Estado de la revisión
 V=1:500 H=1:2000 40 60 80 100  M/ZC RPM RPM RPM	Contratista :		Clasificación:		L.E. 132 KV AÉREA ST. ABADIANO - ST. AZPEITIA 1 Y 2 GENERALES PLANTA, PERFIL Y CRUZAMIENTOS ENTRE Ap.22 Y Ap.26		
			Tipo : PROYECTO				
	Autor :		Fichero : 1074617-06-0-3-2051-5-00-01-0004.dwg				
			Nº : 1.074.617				
	Emisión inicial: 05/03/2023		Propietario :		3-2051-5-00-01-0004		
	Dibuj.	Prep.	Rev.	Aprob.			
	Reemplaza : Hoja: 6 Sigue: 7 DIN						

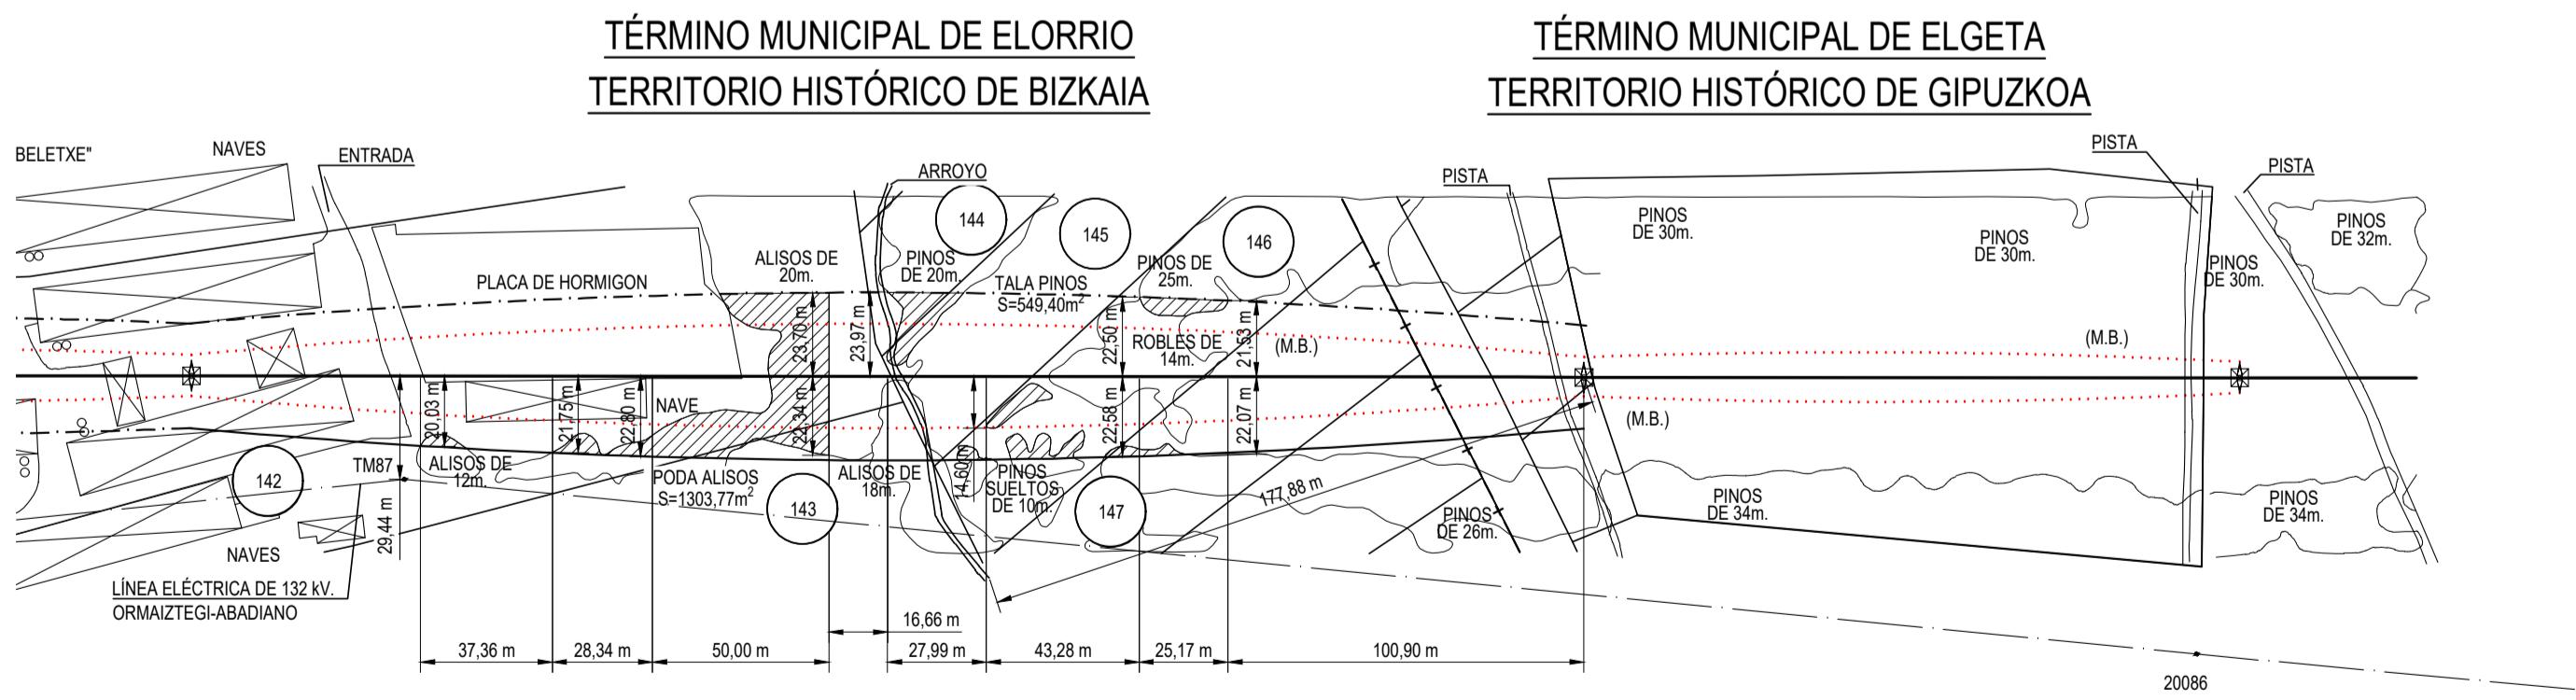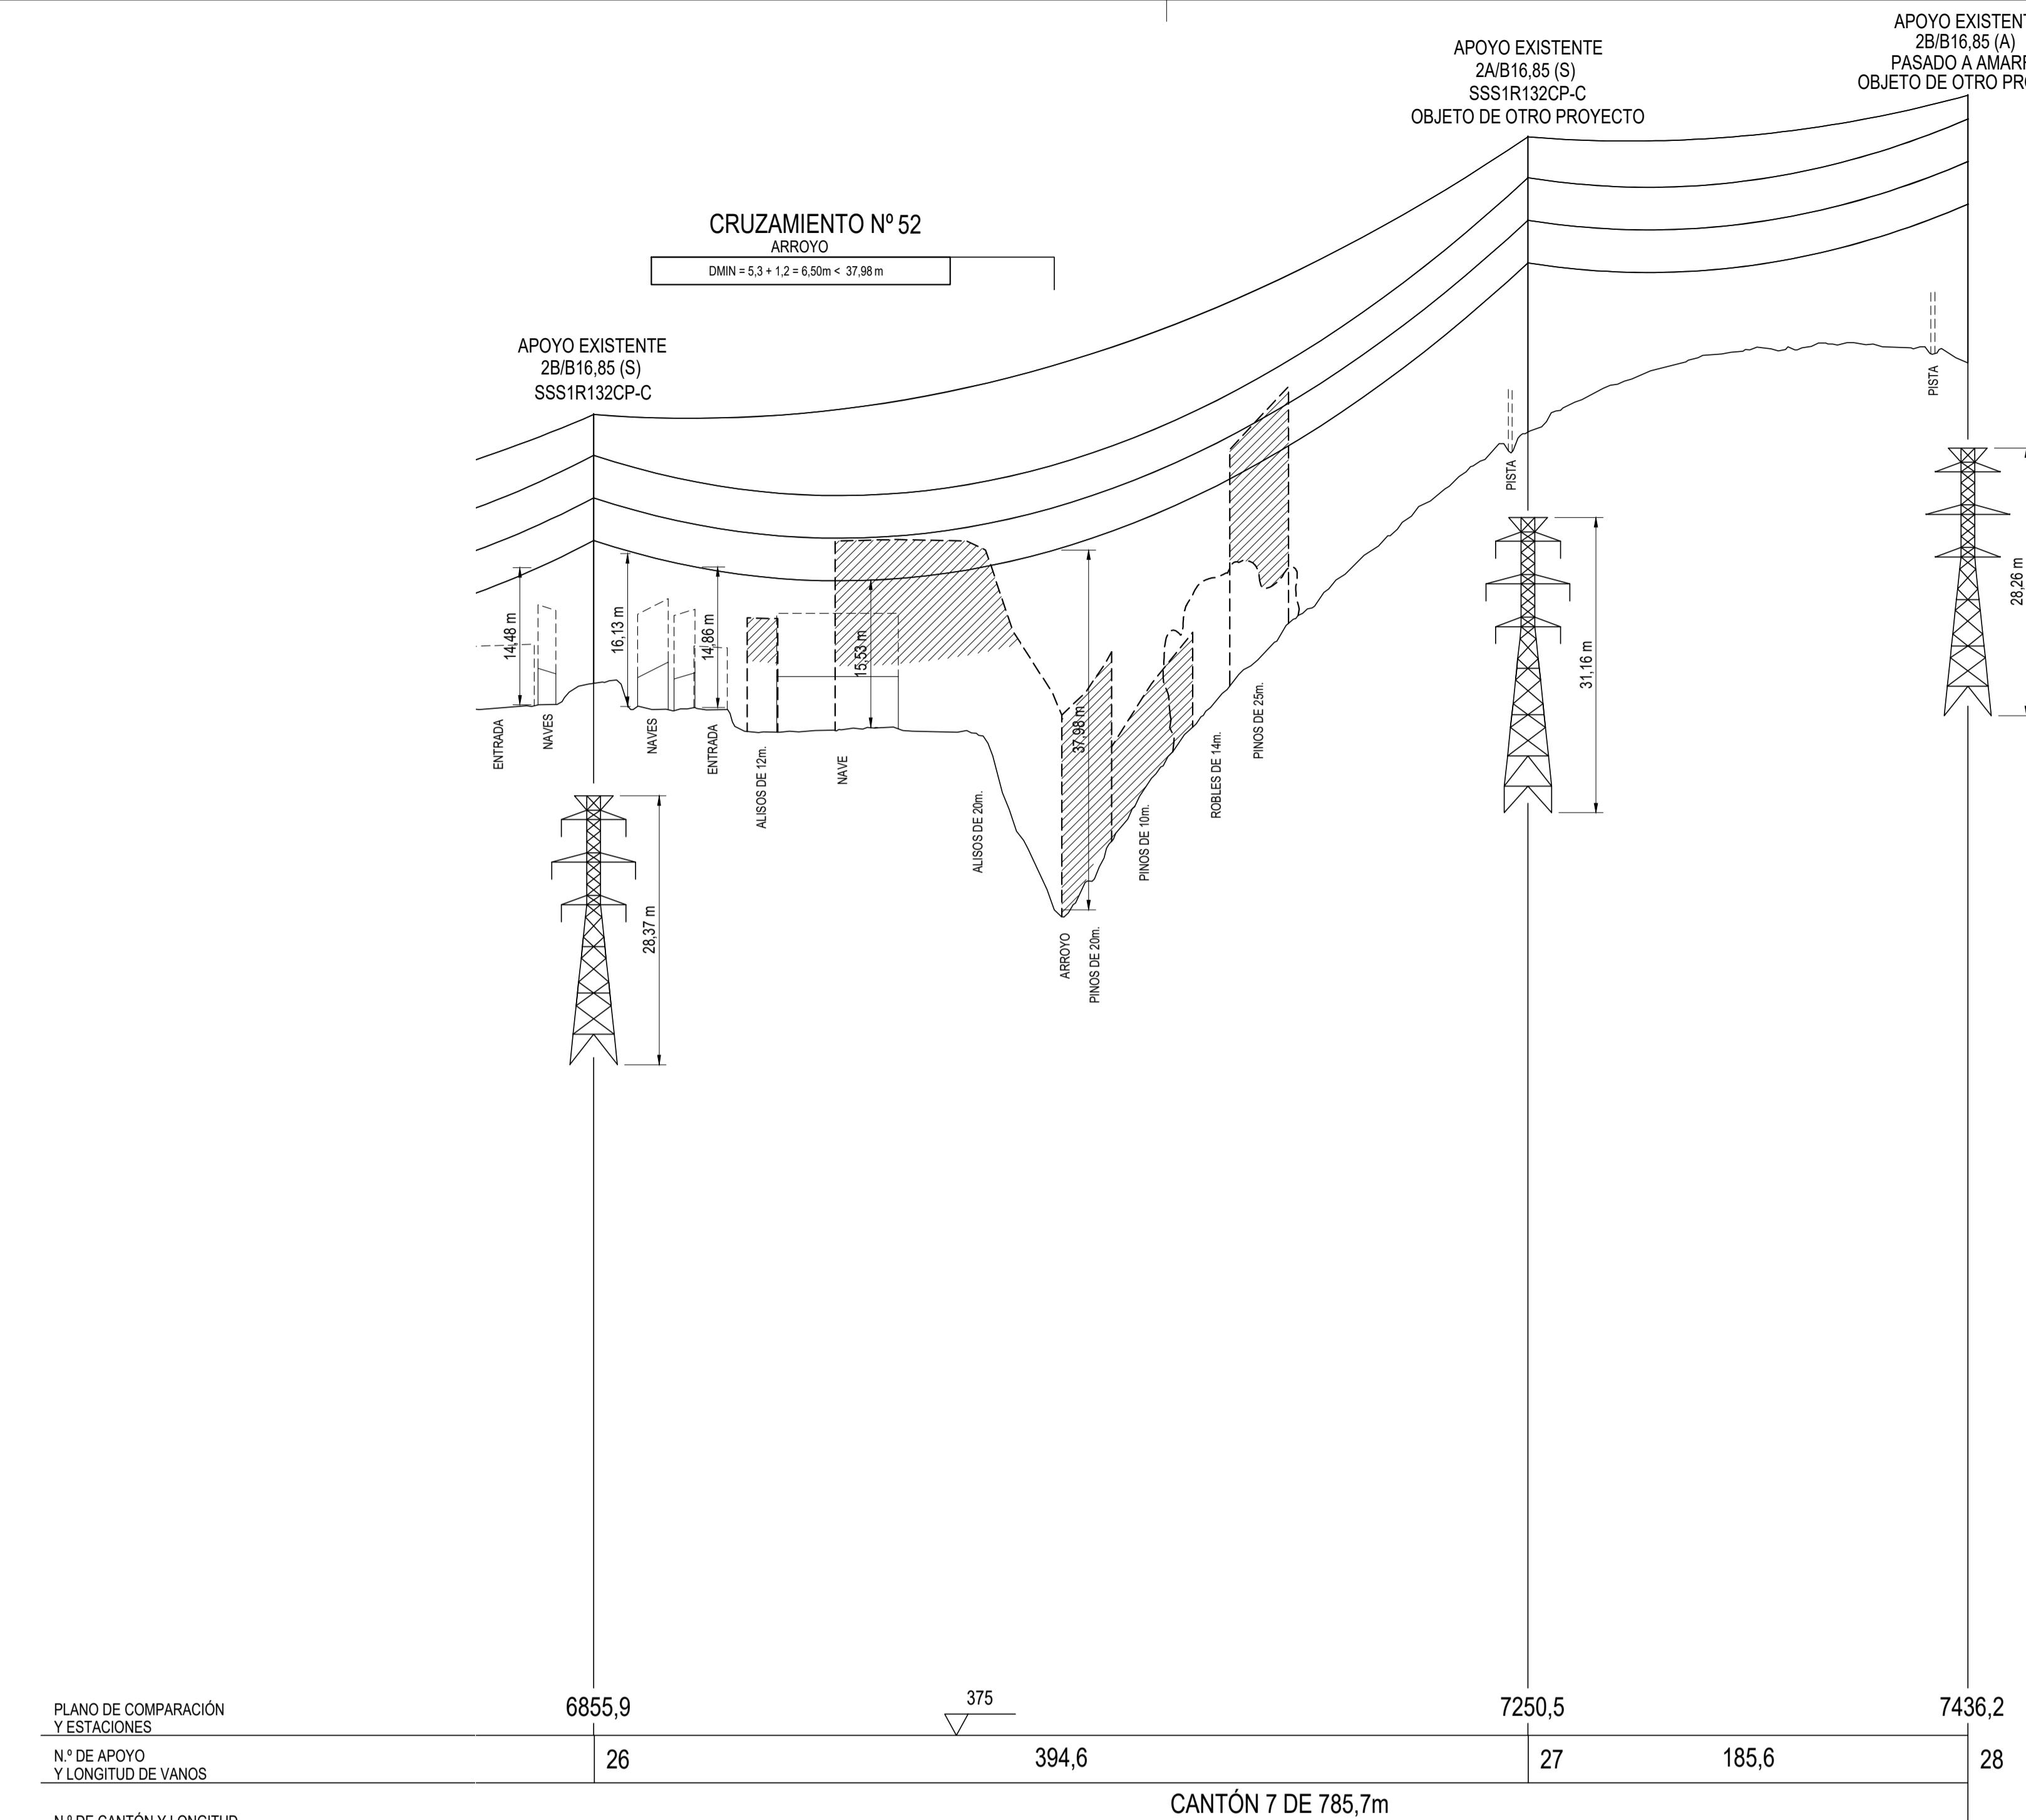

- LÍNEA AÉREA PROYECTADA
- (---) PROYECCIÓN CONDUCTORES
- (<--->) PROYECCIÓN CONDUCTORES + 9m
- LÍNEA AÉREA A DESMONTAR
-  FINCA PROY FINCA SEGÚN PROYECTO
-  TALA / PODA ARBOLADO

LEYENDA

TC	TERRENO CULTIVO	F	FRUTAL
H	HUERTA	E	ERIAL
MB	MONTE BAJO	MF	MONTE FRONDOSO
PR	PRADO	VI	VIÑEDO
C	LABOR	I	IMPRODUCTIVO
M	MATORRAL		

SISTEMA DE REFERENCIA UTM - ETRS89


SISTEMA DE REFERENCIA: U.T.M. ETRS89


26	30	540084,69	4776375,45	483,13
----	----	-----------	------------	--------



CANTÓN	ORIGEN	DESTINO	CONDUCTOR	CARGA DE ROTURA (daN)	EDS % (15°C)		PARÁMETRO CATENARIA (h) A 85°C CON FLUENCIA	PARÁMETRO PARÁBOLA (2h) A CON FLUENCIA
					INICIAL	FLUENCIA		
7	25	28	LARL-380-(GULL)	10650	21,0	19,0	1266	2532

CANTÓN	ORIGEN	DESTINO	CABLE DE TIERRA	CARGA DE ROTURA (daN)	EDS % (15°C)		PARÁMETRO CATENARIA (h) A -5°C	PARÁMETRO PARÁBOLA (2h) A -5°C CON FLUENCIA
					INICIAL	FLUENCIA		
7	25	28	ARLE-53	6400	11,0	10,6	2110	4221

CANTÓN	ORIGEN	DESTINO	CABLE FO	CARGA DE ROTURA (daN)	EDS % (15°C)		PARÁMETRO CATENARIA (h) A -5°C	PARÁMETRO PARÁBOLA (2h) A -5°C CON FLUENCIA
					INICIAL	FLUENCIA		
7	25	28	OPGW-16-90	9000	13,0	12,7	2115	4230

 REV.	Fecha	Dibujado	Preparado	Revisado	Aprobado	Motivo. Estado de la revisión				
Contratista : 			Clasificación:			<p style="text-align: center;">L.E. 132 KV AÉREA ST. ABADIANO - ST. AZPEITIA 1 Y 2 GENERALES PLANTA, PERFIL Y CRUZAMIENTOS ENTRE Ap.26 Y Ap.28</p>				
			Tipo : PROYECTO							
Autor :			Fichero : 1074617-07-0 3-2051-5-00-01-0004.dwg							
			Nº : 1.074.617							
Emisión inicial: 05/03/2023				Propietario :  GRUPO IBERDROLA			3-2051-5-00-01-0004			Rev : 0
Dibuj.	Prep.	Rev.	Aprob.							Reemplaza :
MZC	RPM	RPM	RPM							

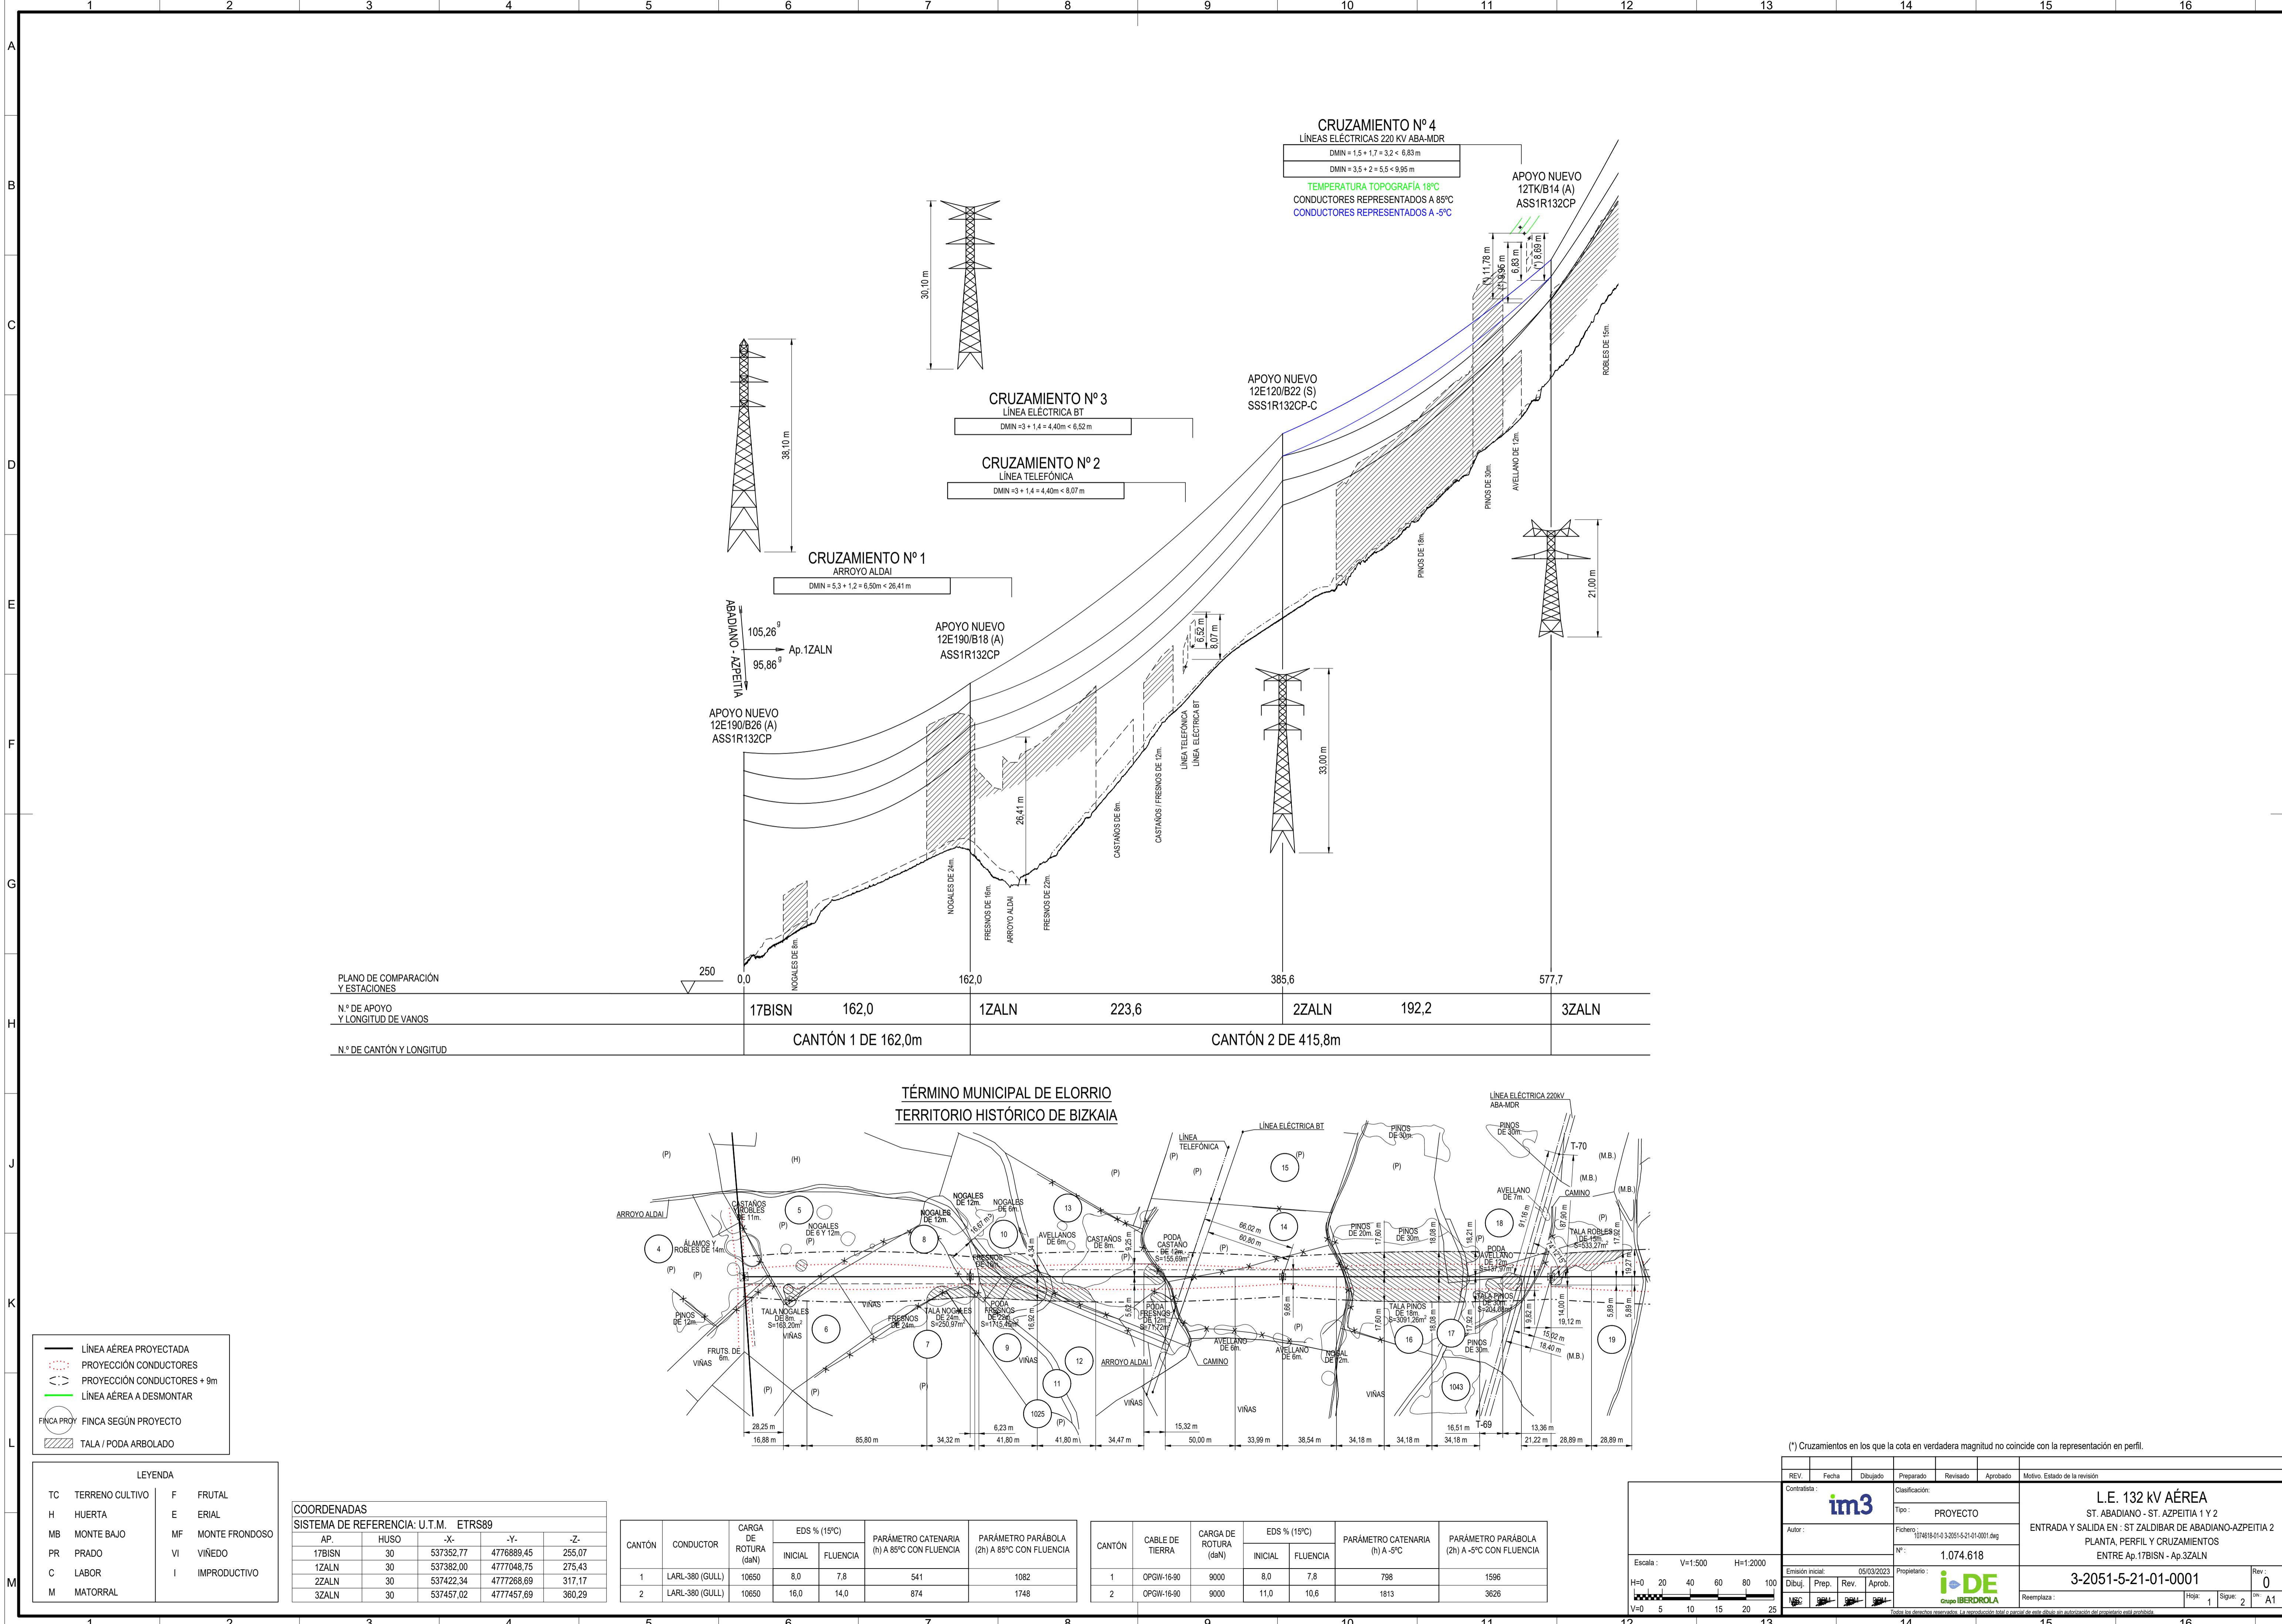

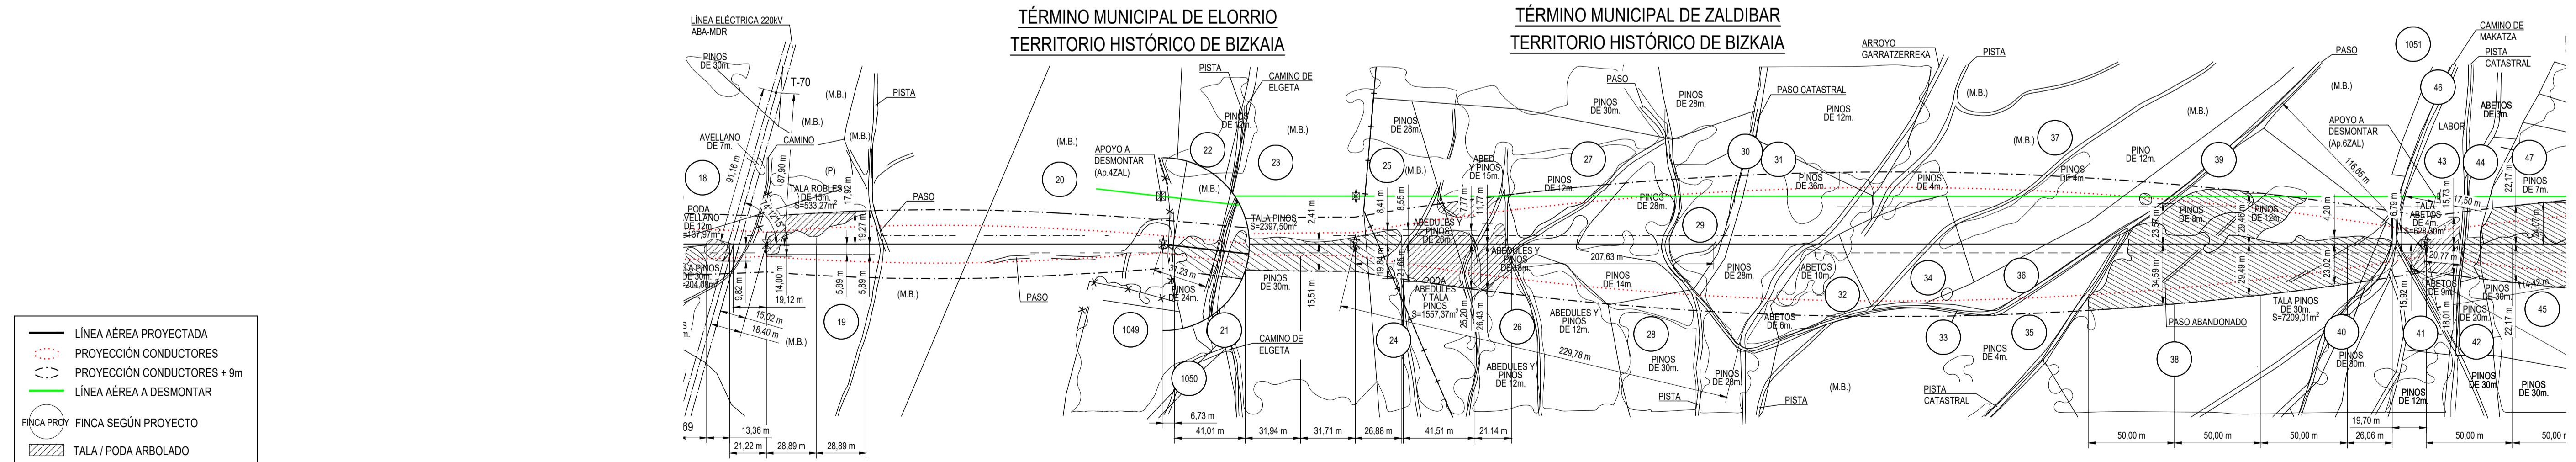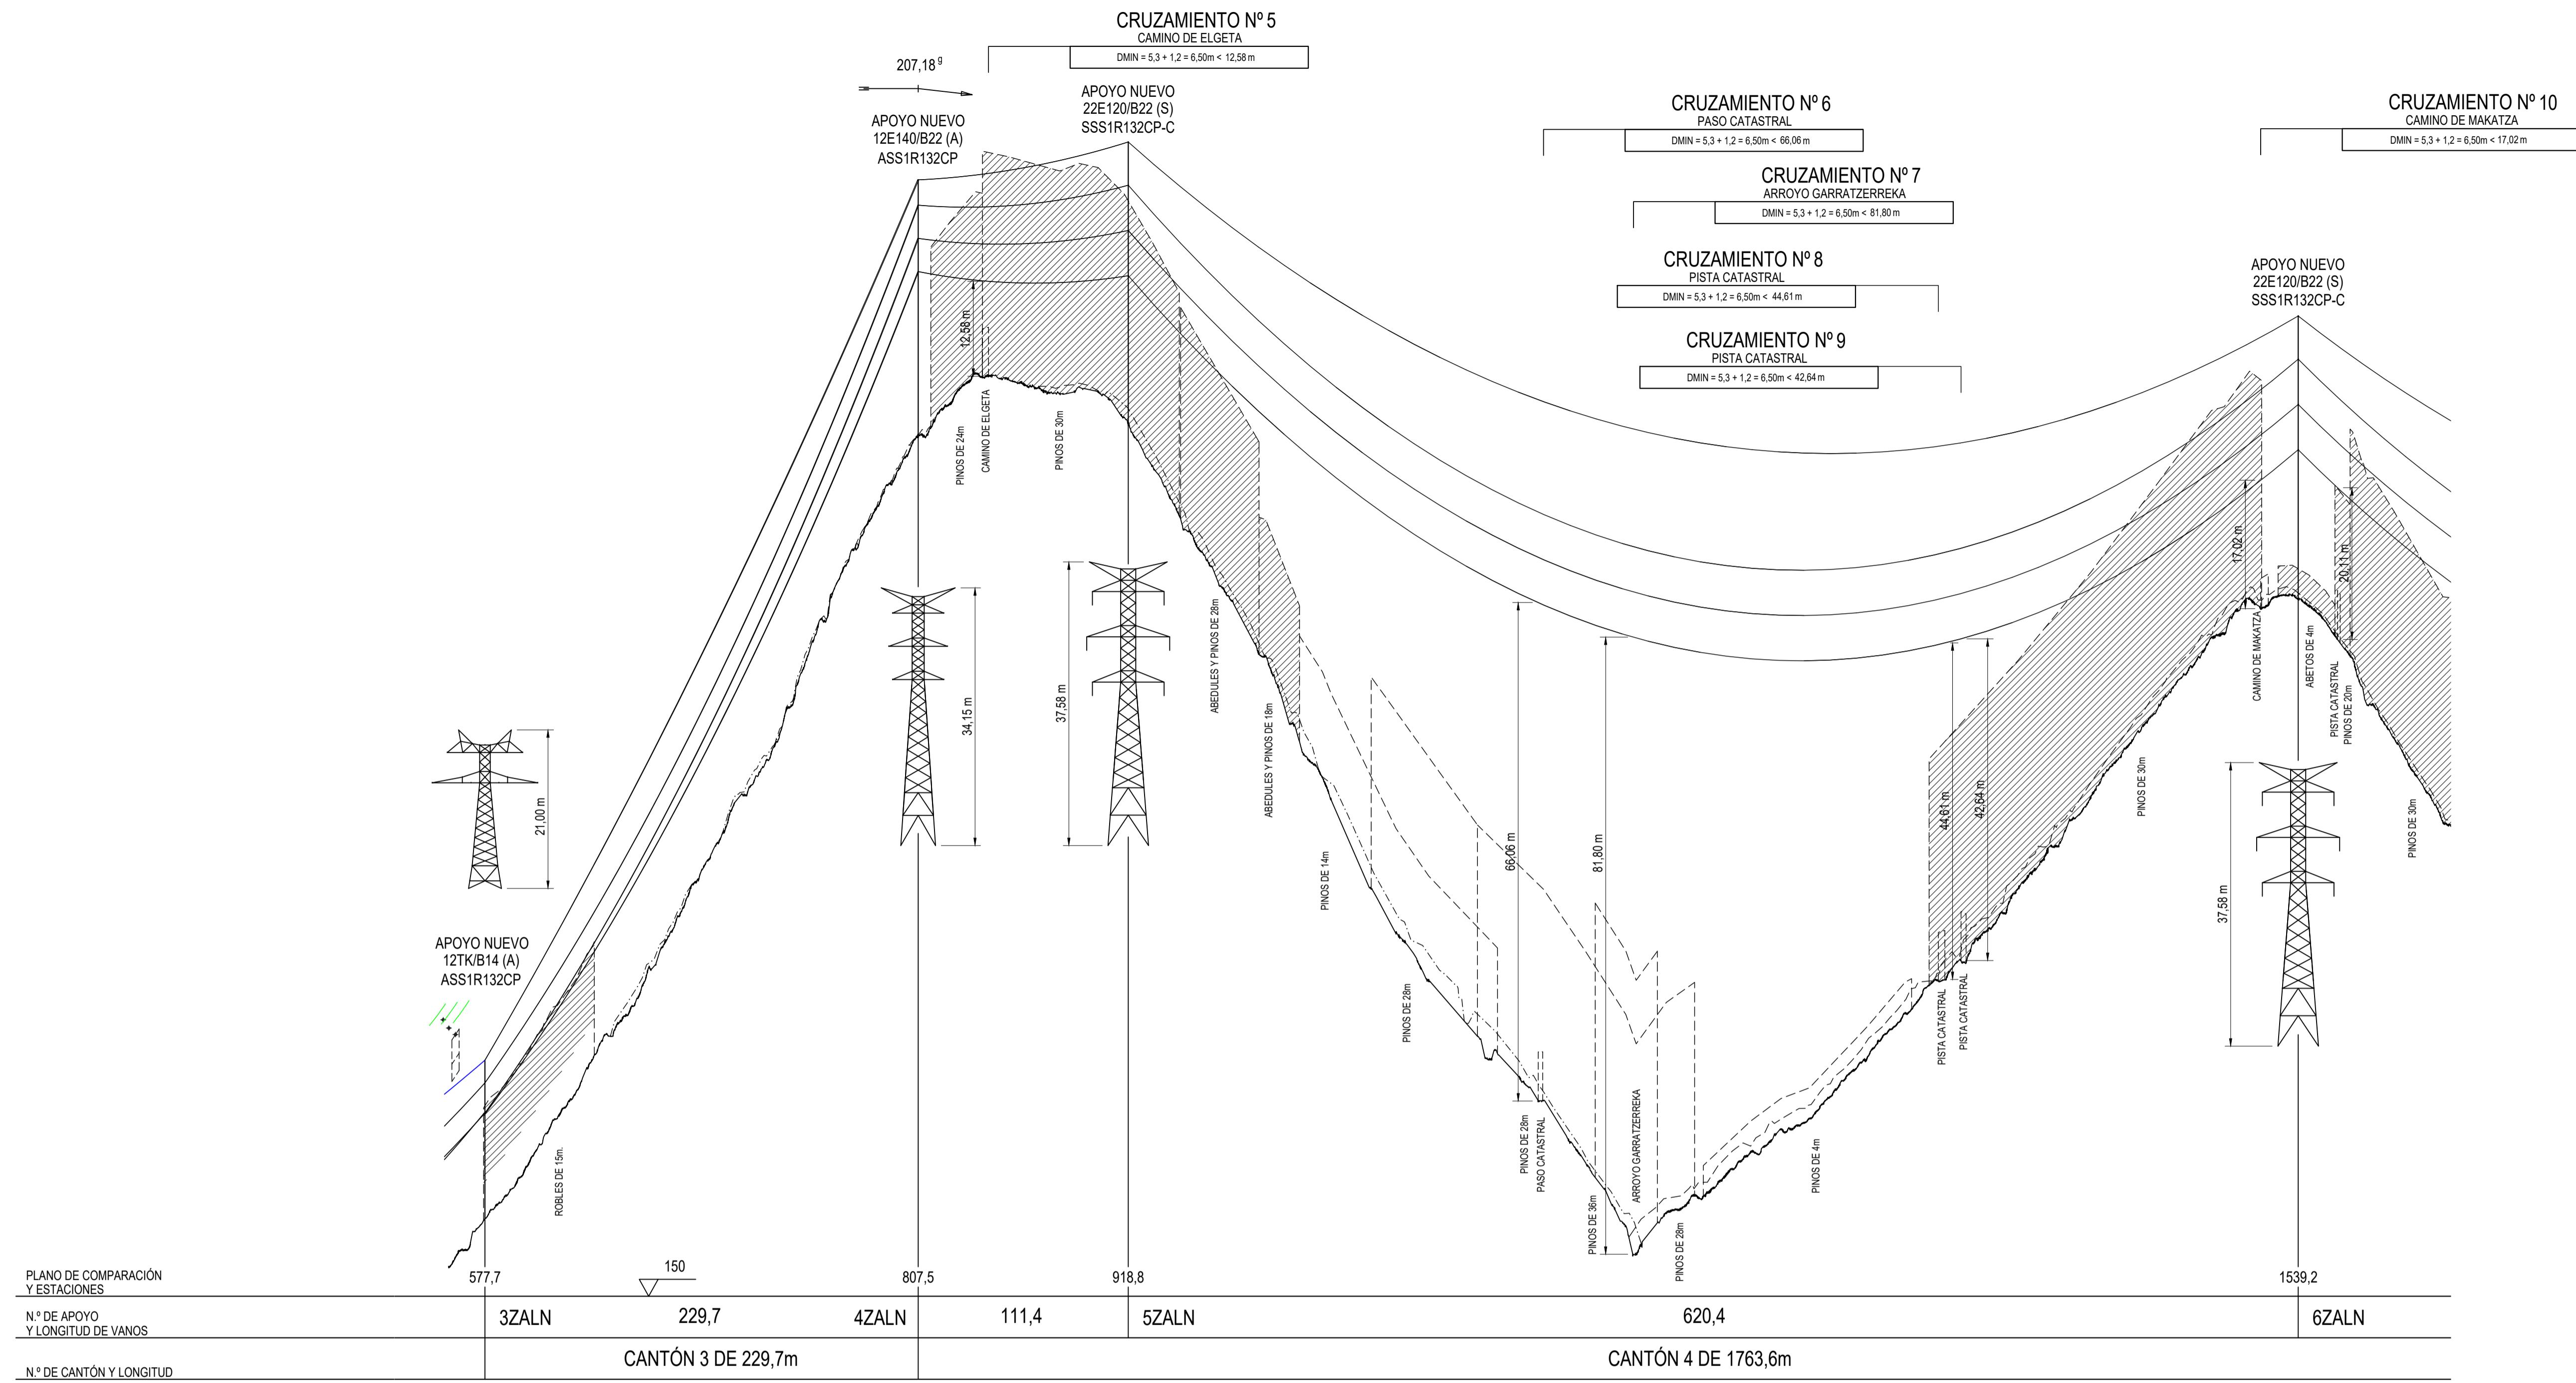

LEYENDA	
TC	TERRENO CULTIVO
H	HUERTA
MB	MONTE BAJO
PR	PRADO
C	LABOR
M	MATORRAL
F	FRUTAL
E	ERIAL
MF	MONTE FRONDOSO
VI	VINEDO
I	IMPRODUCTIVO

COORDENADAS
SISTEMA DE REFERENCIA: U.T.M. ETRS89

AP.	HUSO	-X-	-Y-	-Z-
3ZALN	30	537457,02	4777457,69	360,29
4ZALN	30	537498,47	4777683,65	463,81
5ZALN	30	537530,77	4777790,25	465,40
6ZALN	30	537710,66	4778383,95	442,34

CANTÓN	CONDUCTOR	CARGA DE ROTURA (daN)	EDS % (15°C)		PARÁMETRO CATENARIA (h) A 85°C CON FLUENCIA	PARÁMETRO PARÁBOLA (2h) A -5°C CON FLUENCIA
			INICIAL	FLUENCIA		
3	LARL-380 (GULL)	10650	16,0	15,0	824	1648
4	LARL-380 (GULL)	10650	16,0	16,0	1252	2504

CANTÓN	CABLE DE TIERRA	CARGA DE ROTURA (daN)	EDS % (15°C)		PARÁMETRO CATENARIA (h) A -5°C	PARÁMETRO PARÁBOLA (2h) A -5°C CON FLUENCIA
			INICIAL	FLUENCIA		
3	OPGW-16-90	9000	11,0	10,7	1603	3206
4	OPGW-16-90	9000	11,0	10,9	1687	3374

REV.	Fecha	Dibujado	Preparado	Revisado	Aprobado	Motivo Estado de la revisión
						Contratista : im3 Clasificación:
						Tipo : PROYECTO
						Autor : Fichero : 1074615-02-3-2051-5-21-01-0001.dwg
						Nº : 1.074.618
						Emisión inicial : 05/03/2023 Dibujo : Prop. Rev. Aprob.
						Propietario : iDE Grupo IBERDROLA
						Reemplaza : 3-2051-5-21-01-0001
						Hoja : 2 Siguej : 3
						Motivo : A1

L.E. 132 KV AÉREA
ST. ABADIANO - ST. AZPEITIA 1 Y 2
ENTRADA Y SALIDA EN : ST ZALDIBAR DE ABADIANO-AZPEITIA 2
PLANTA, PERFIL Y CRUZAMIENTOS
ENTRE Ap 3ZALN - Ap 6ZALN

A

B

C

D

E

F

G

H

I

J

K

L

A

B

C

D

E

F

G



H



I

J

K

L

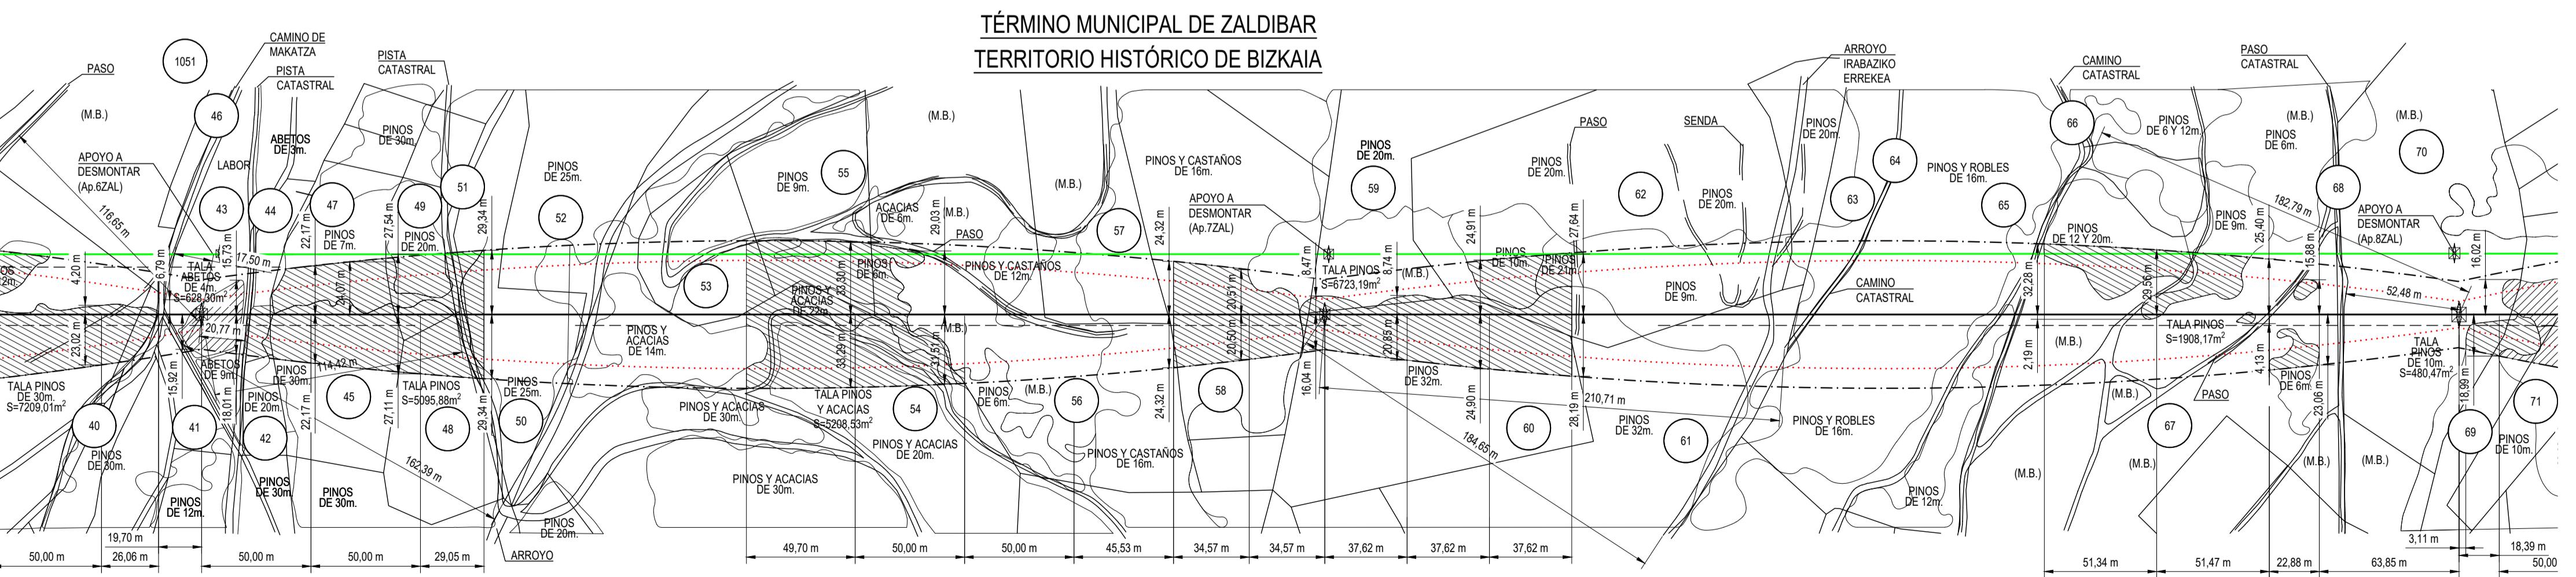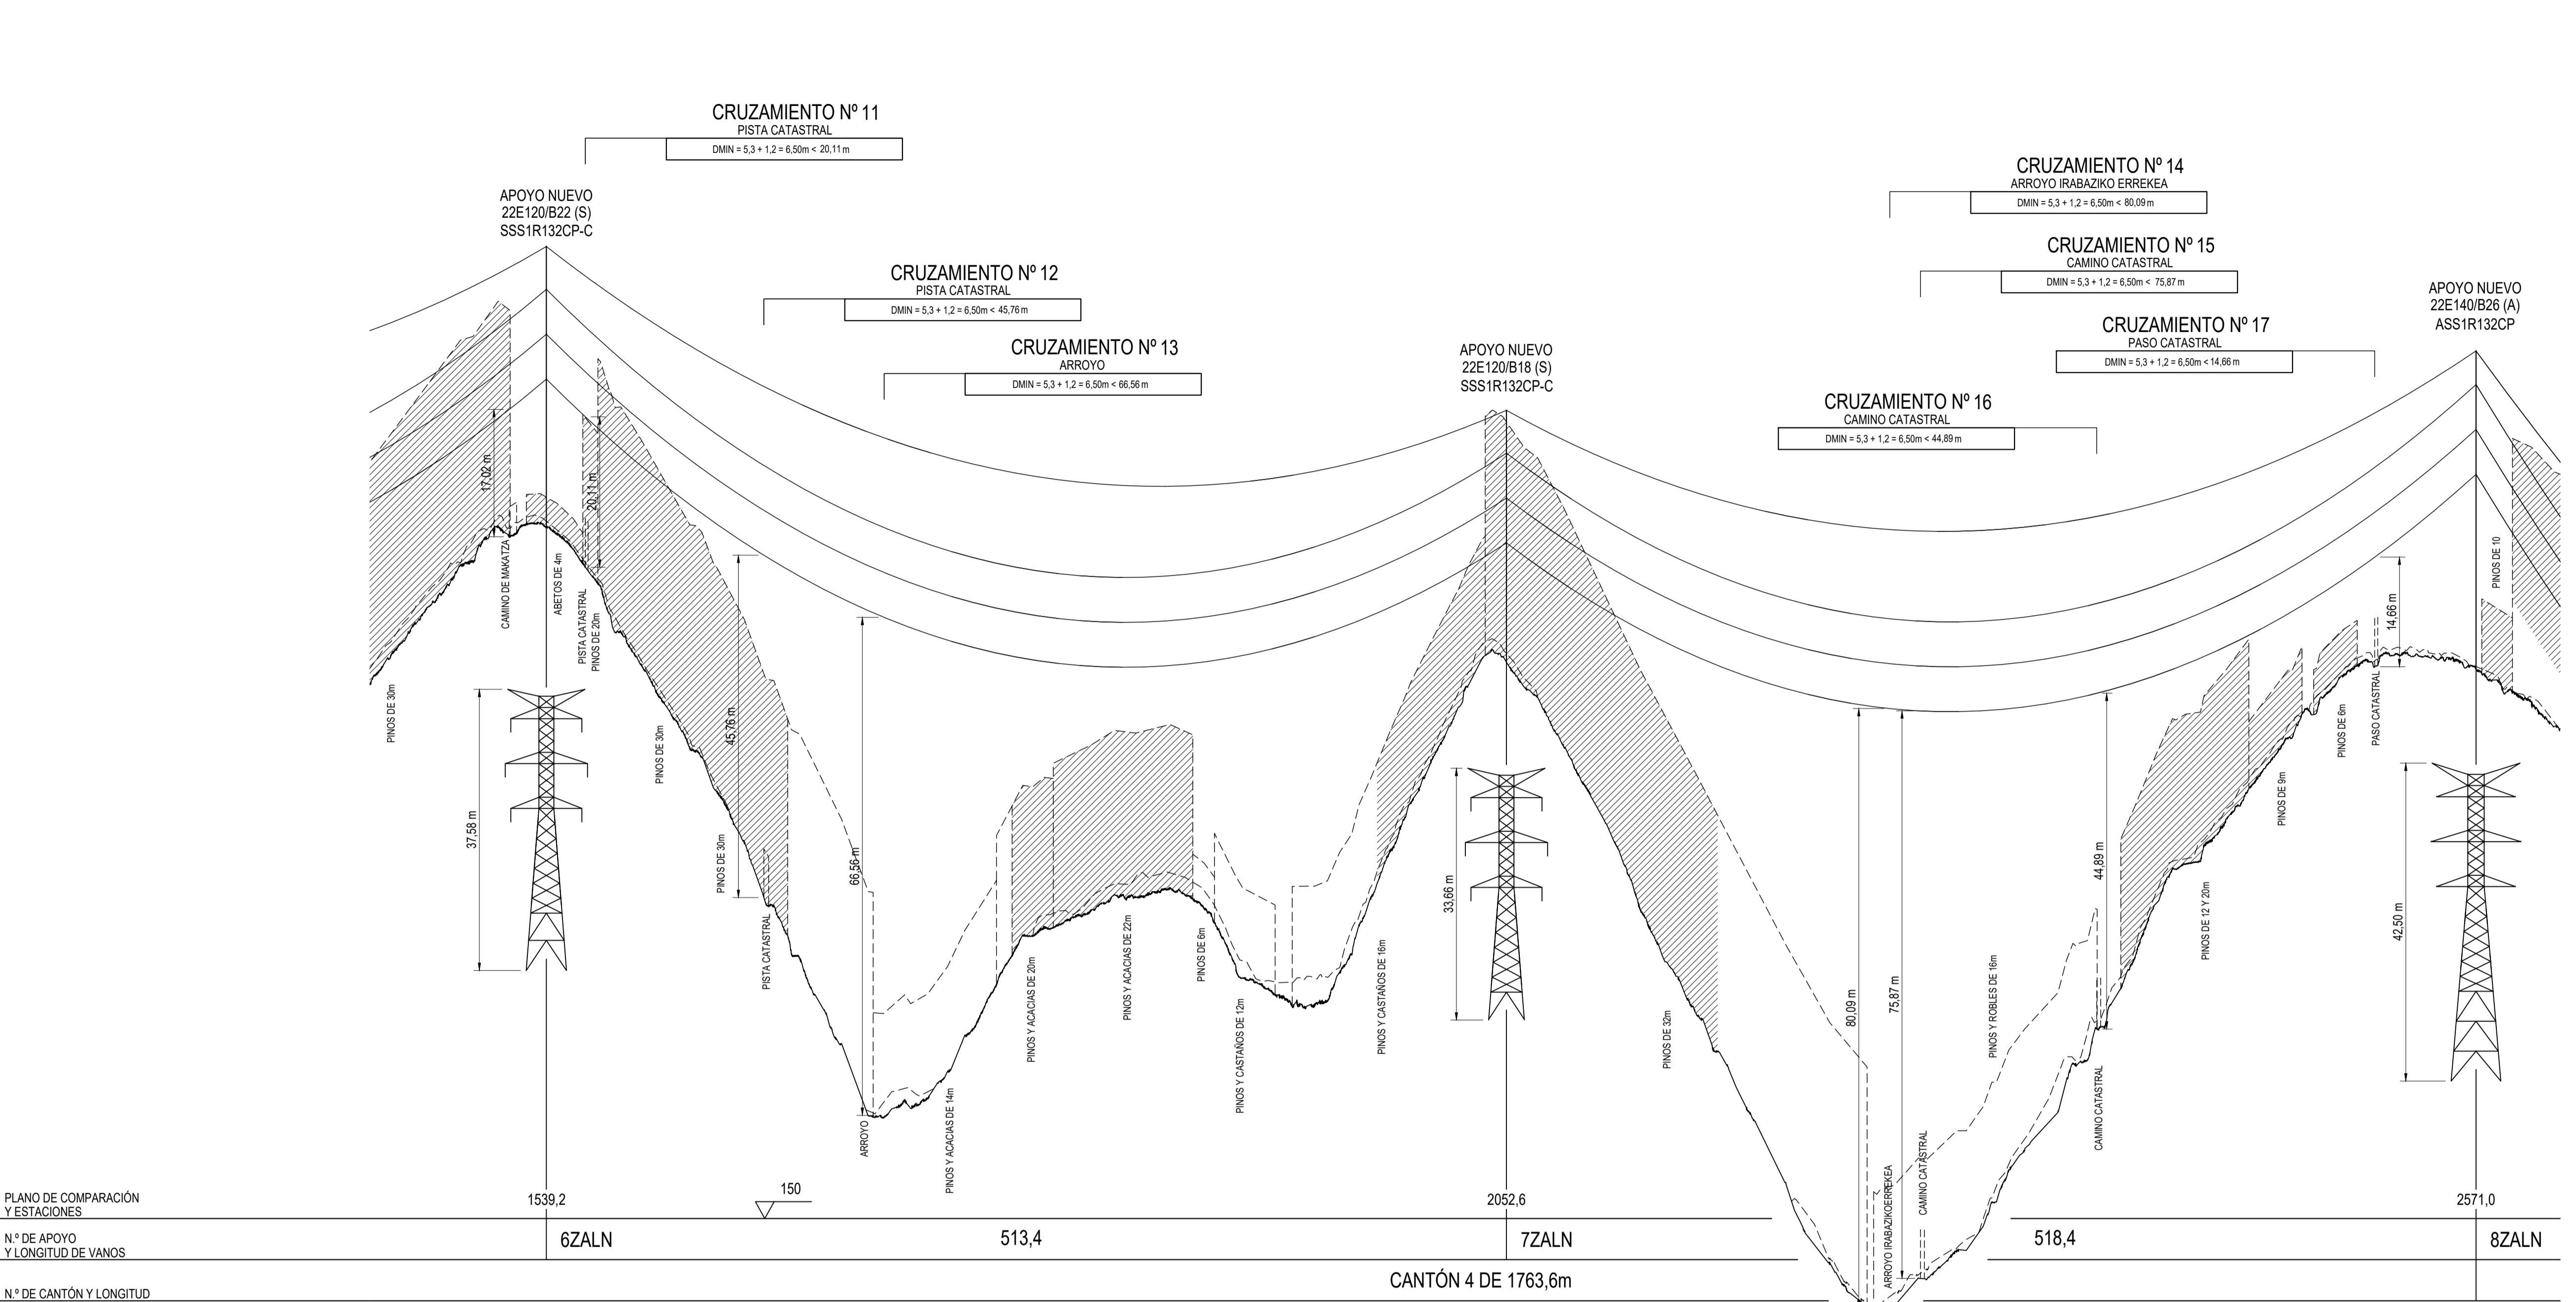

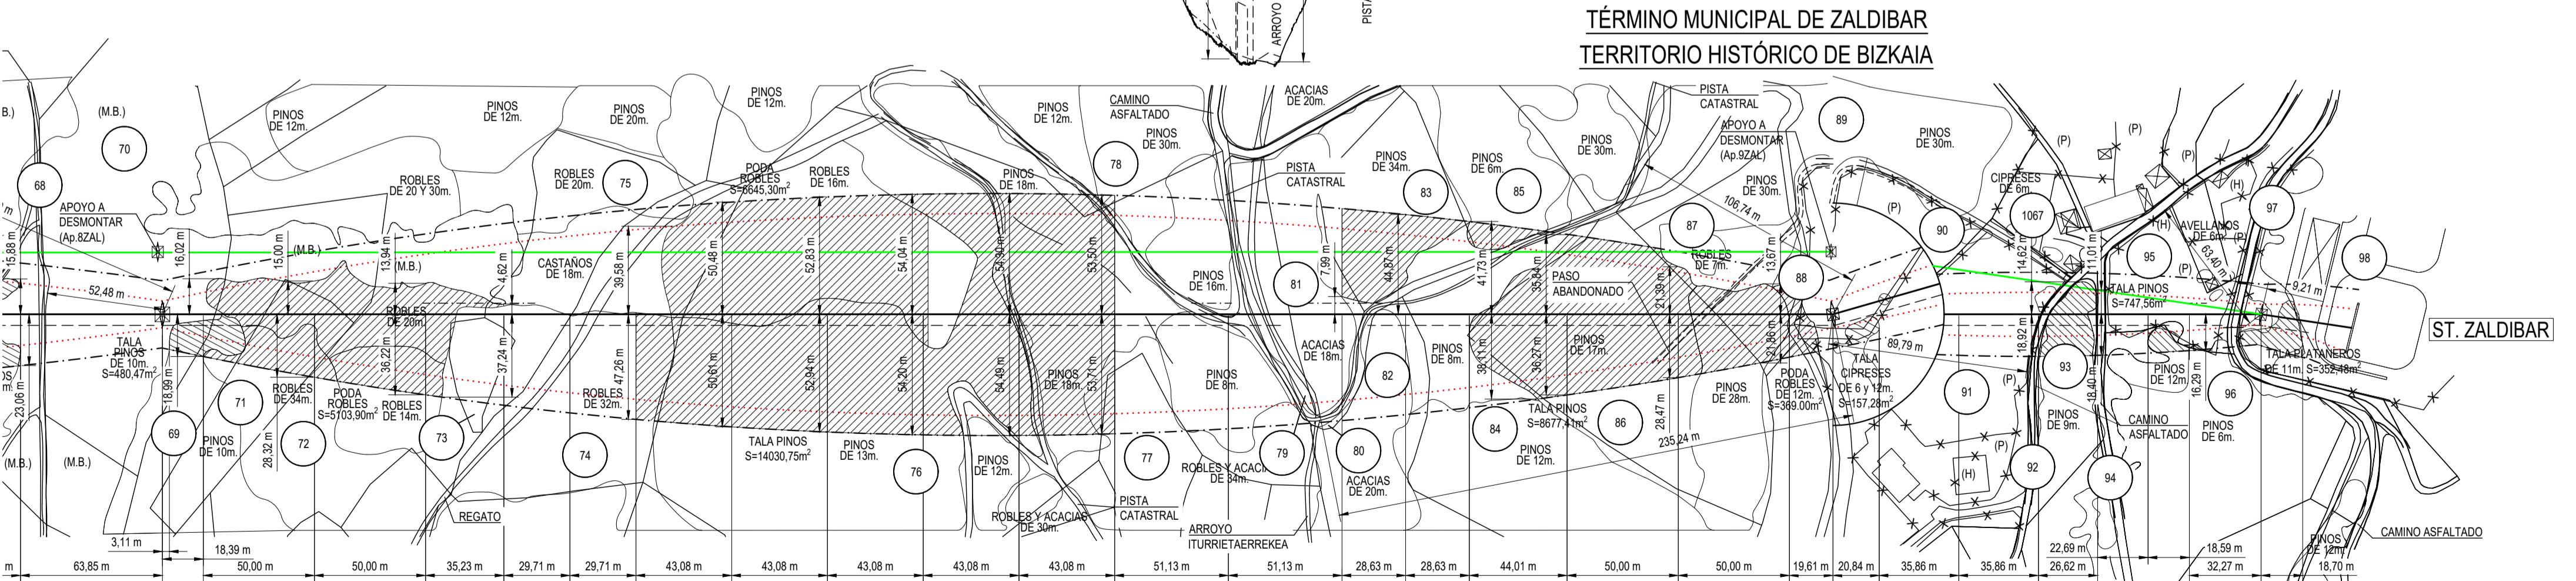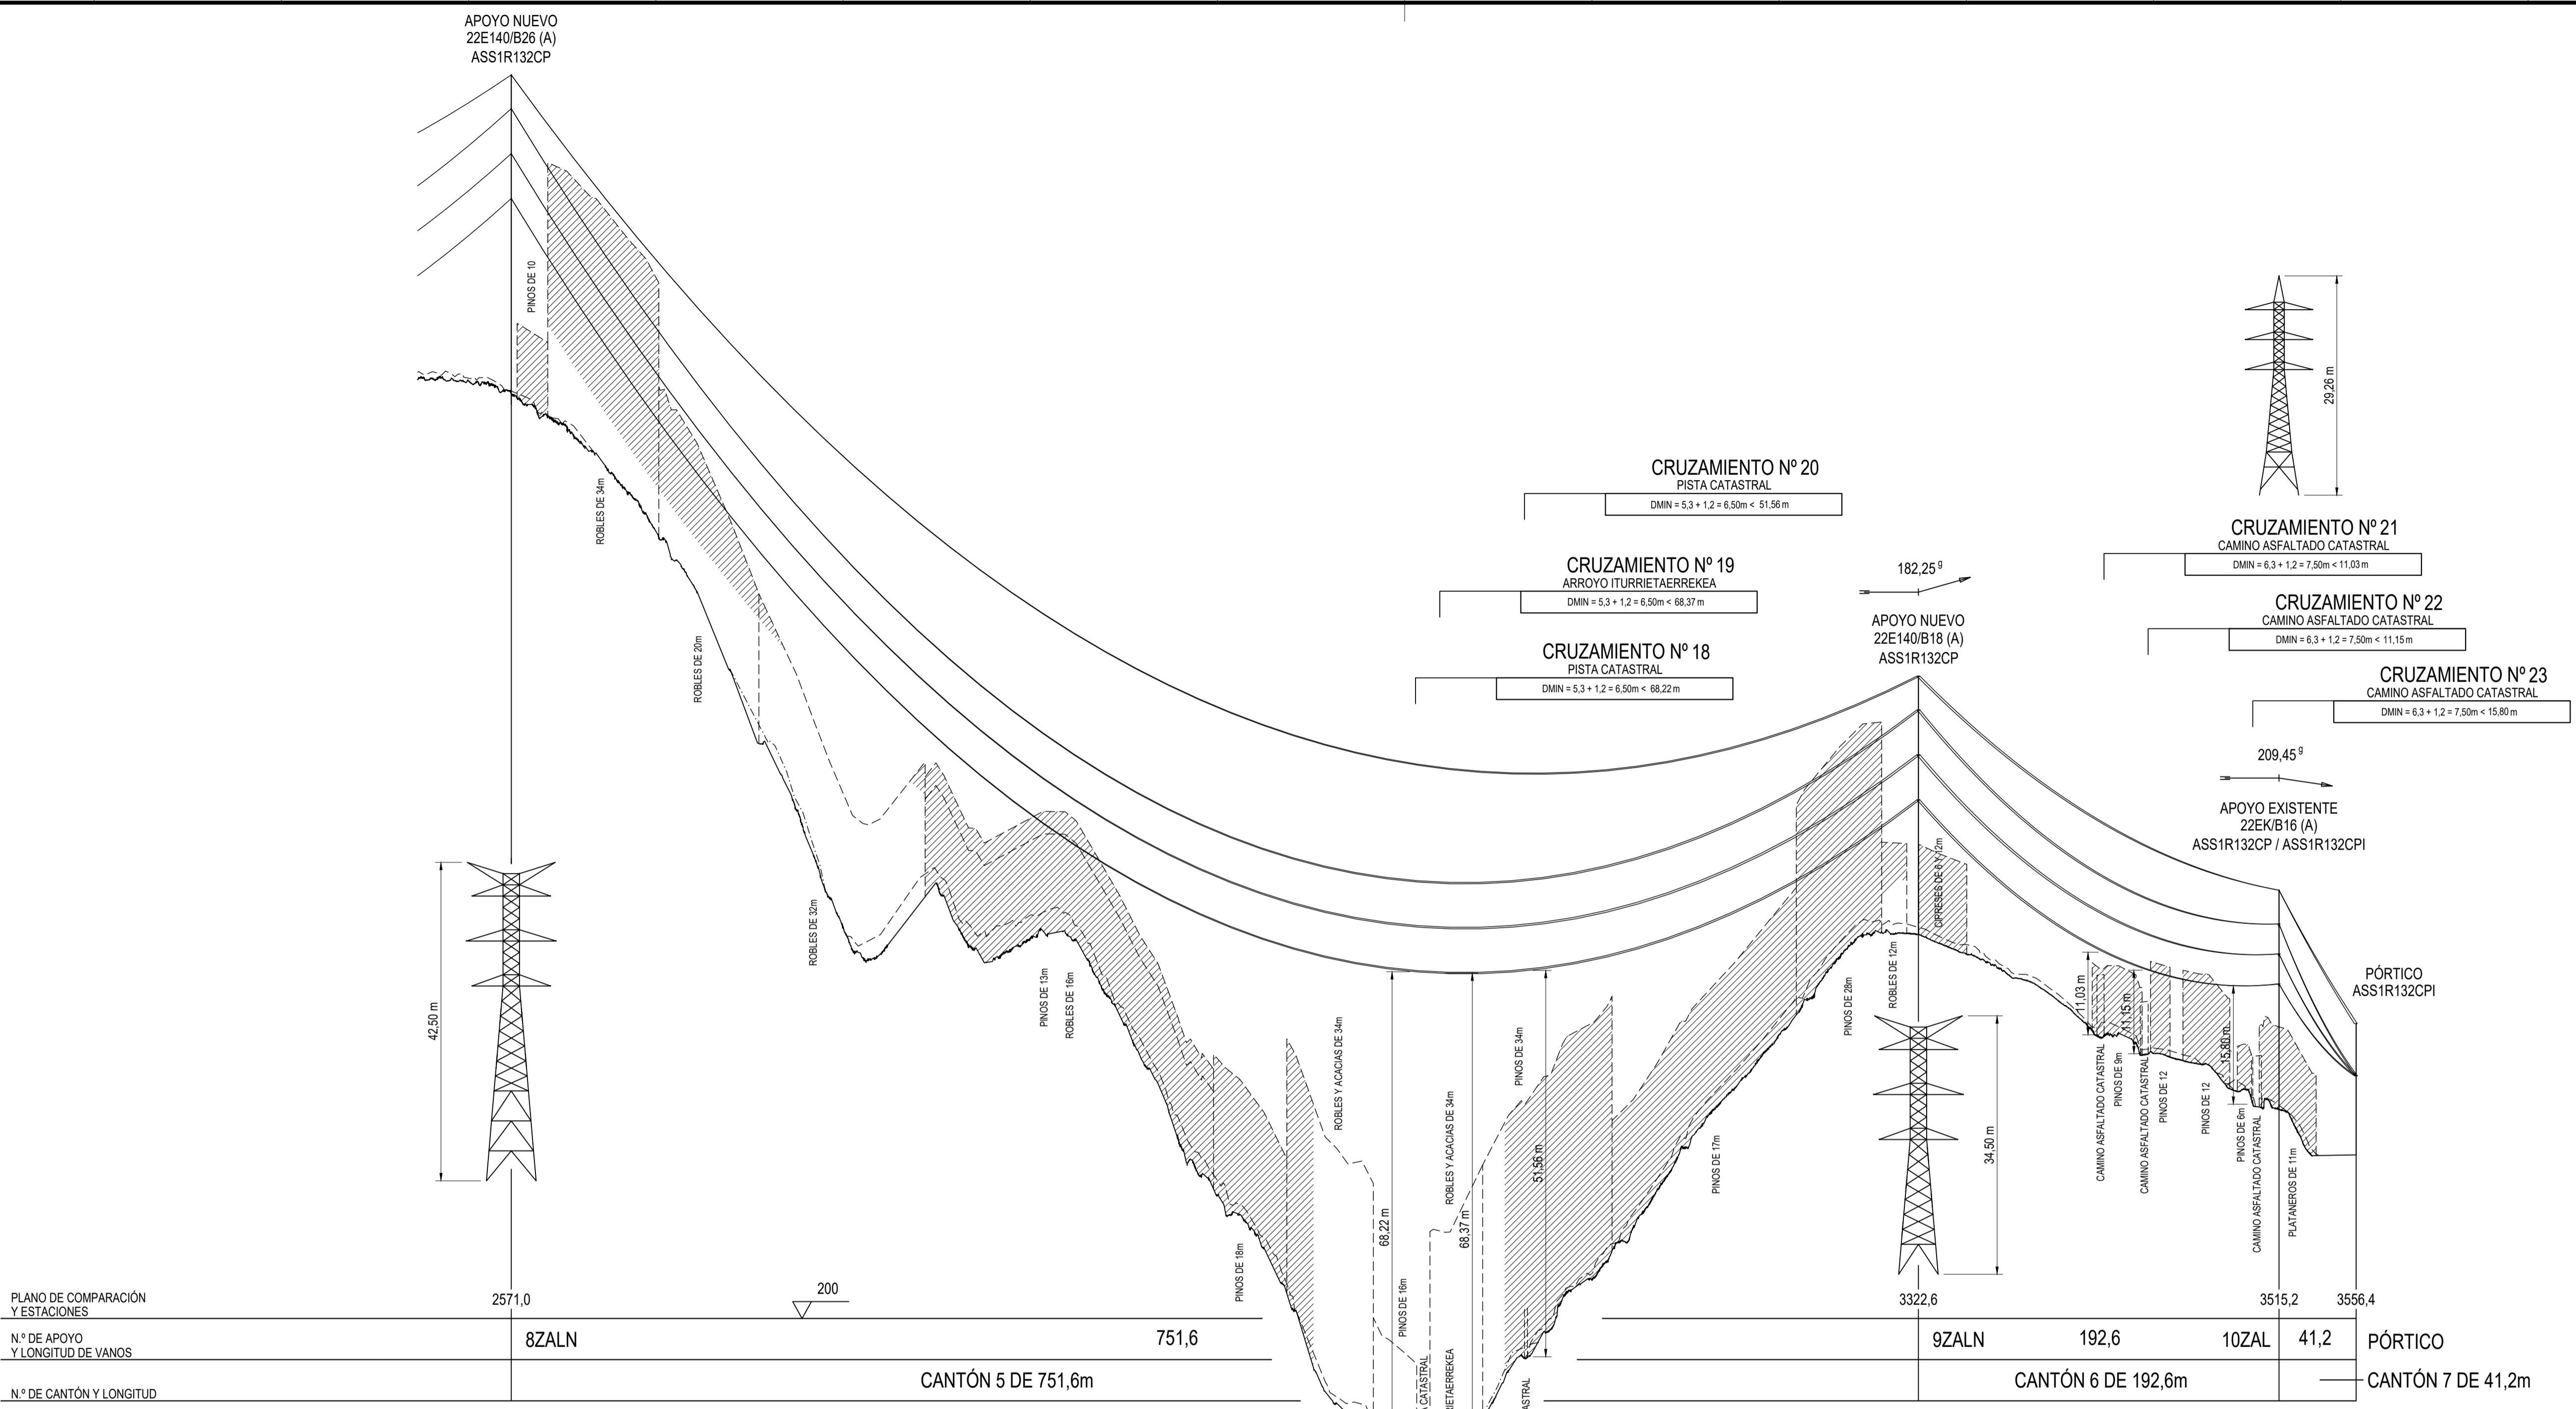

- LÍNEA AÉREA PROYECTADA
- (---) PROYECCIÓN CONDUCTORES
- (<-->) PROYECCIÓN CONDUCTORES + 9m
- LÍNEA AÉREA A DESMONTAR



 FINCA PROY FINCA SEGÚN PROYECTO



 TALA / PODA ARBOLADO

COORDENADAS				
SISTEMA DE REFERENCIA: U.T.M. ETRS89				
AP.	HUSO	-X-	-Y-	-Z-
8ZALN	30	538009,87	4779371,45	423,47
9ZALN	30	538227,81	4780090,74	351,23
10ZAL	30	538230,78	4780283,35	327,90
ST. ZALDIBAR	30	538237,50	4780323,96	321,83

CANTÓN	CONDUCTOR	CARGA DE ROTURA (daN)	EDS % (15°C)		PARÁMETRO CATENARIA (h) A 85°C CON FLUENCIA	PARÁMETRO PARÁBOLA (2h) A 85°C CON FLUENCIA
			INICIAL	FLUENCIA		
5	LARL-380 (GULL)	10650	16,0	16,0	1272	2544
6	LARL-380 (GULL)	10650	9,0	9,0	615	1230
7	LARL-380 (GULL)	10650	3,0	3,0	153	306

CANTÓN	CABLE DE TIERRA	CARGA DE ROTURA (daN)	EDS % (15°C)		PARÁMETRO CATENARIA (h) A -5°C	PARÁMETRO PARÁBOLA (2h) A -5°C CON FLUENCIA
			INICIAL	FLUENCIA		
5	OPGW-16-90	9000	11,0	11,0	1617	3234
6	OPGW-16-90	9000	6,0	5,9	942	1884
7	OPGW-16-90	9000	3,0	2,5	470	940

  
	REV.	Fecha	Dibujado	Preparado	Revisado	Aprobado	Motivo. Estado de la revisión		
<p>cala : V=1:500 H=1:2000</p> <p>0 20 40 60 80 100</p>  <p>5 10 15 20 25</p>	Contratista :		Clasificación:		<p>L.E. 132 KV AÉREA ST. ABADIANO - ST. AZPEITIA 1 Y 2</p>				
			Tipo : PROYECTO						
	Autor :		Fichero : 1074618-04-0 3-2051-5-21-01-0001.dwg		<p>ENTRADA Y SALIDA EN : ST ZALDIBAR DE ABADIANO-AZPEITIA 2 PLANTA, PERFIL Y CRUZAMIENTOS ENTRE Ap.8ZALN - PÓRTICO ST. ZALDIBAR</p>				
			Nº : 1.074.618						
	Emisión inicial: 05/03/2023		Propietario :		3-2051-5-21-01-0001			Rev : 0	
Dibuj.	Prep.	Rev.	Aprob.			Reemplaza :	Hoja: 4	Sigue: -	DIN : A1
 MEC	 BPM	 BPM	 BPM						


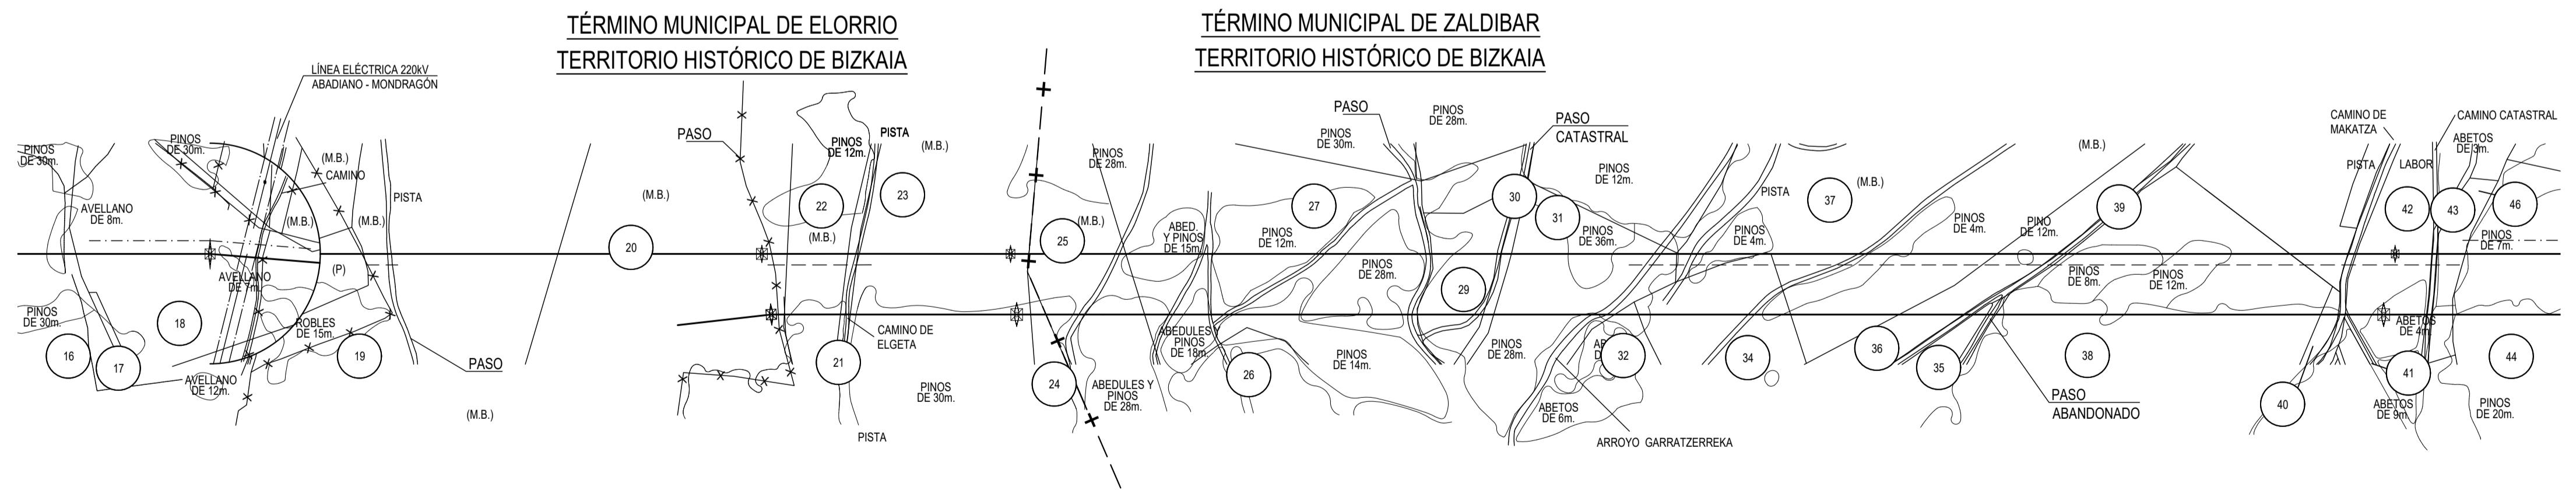
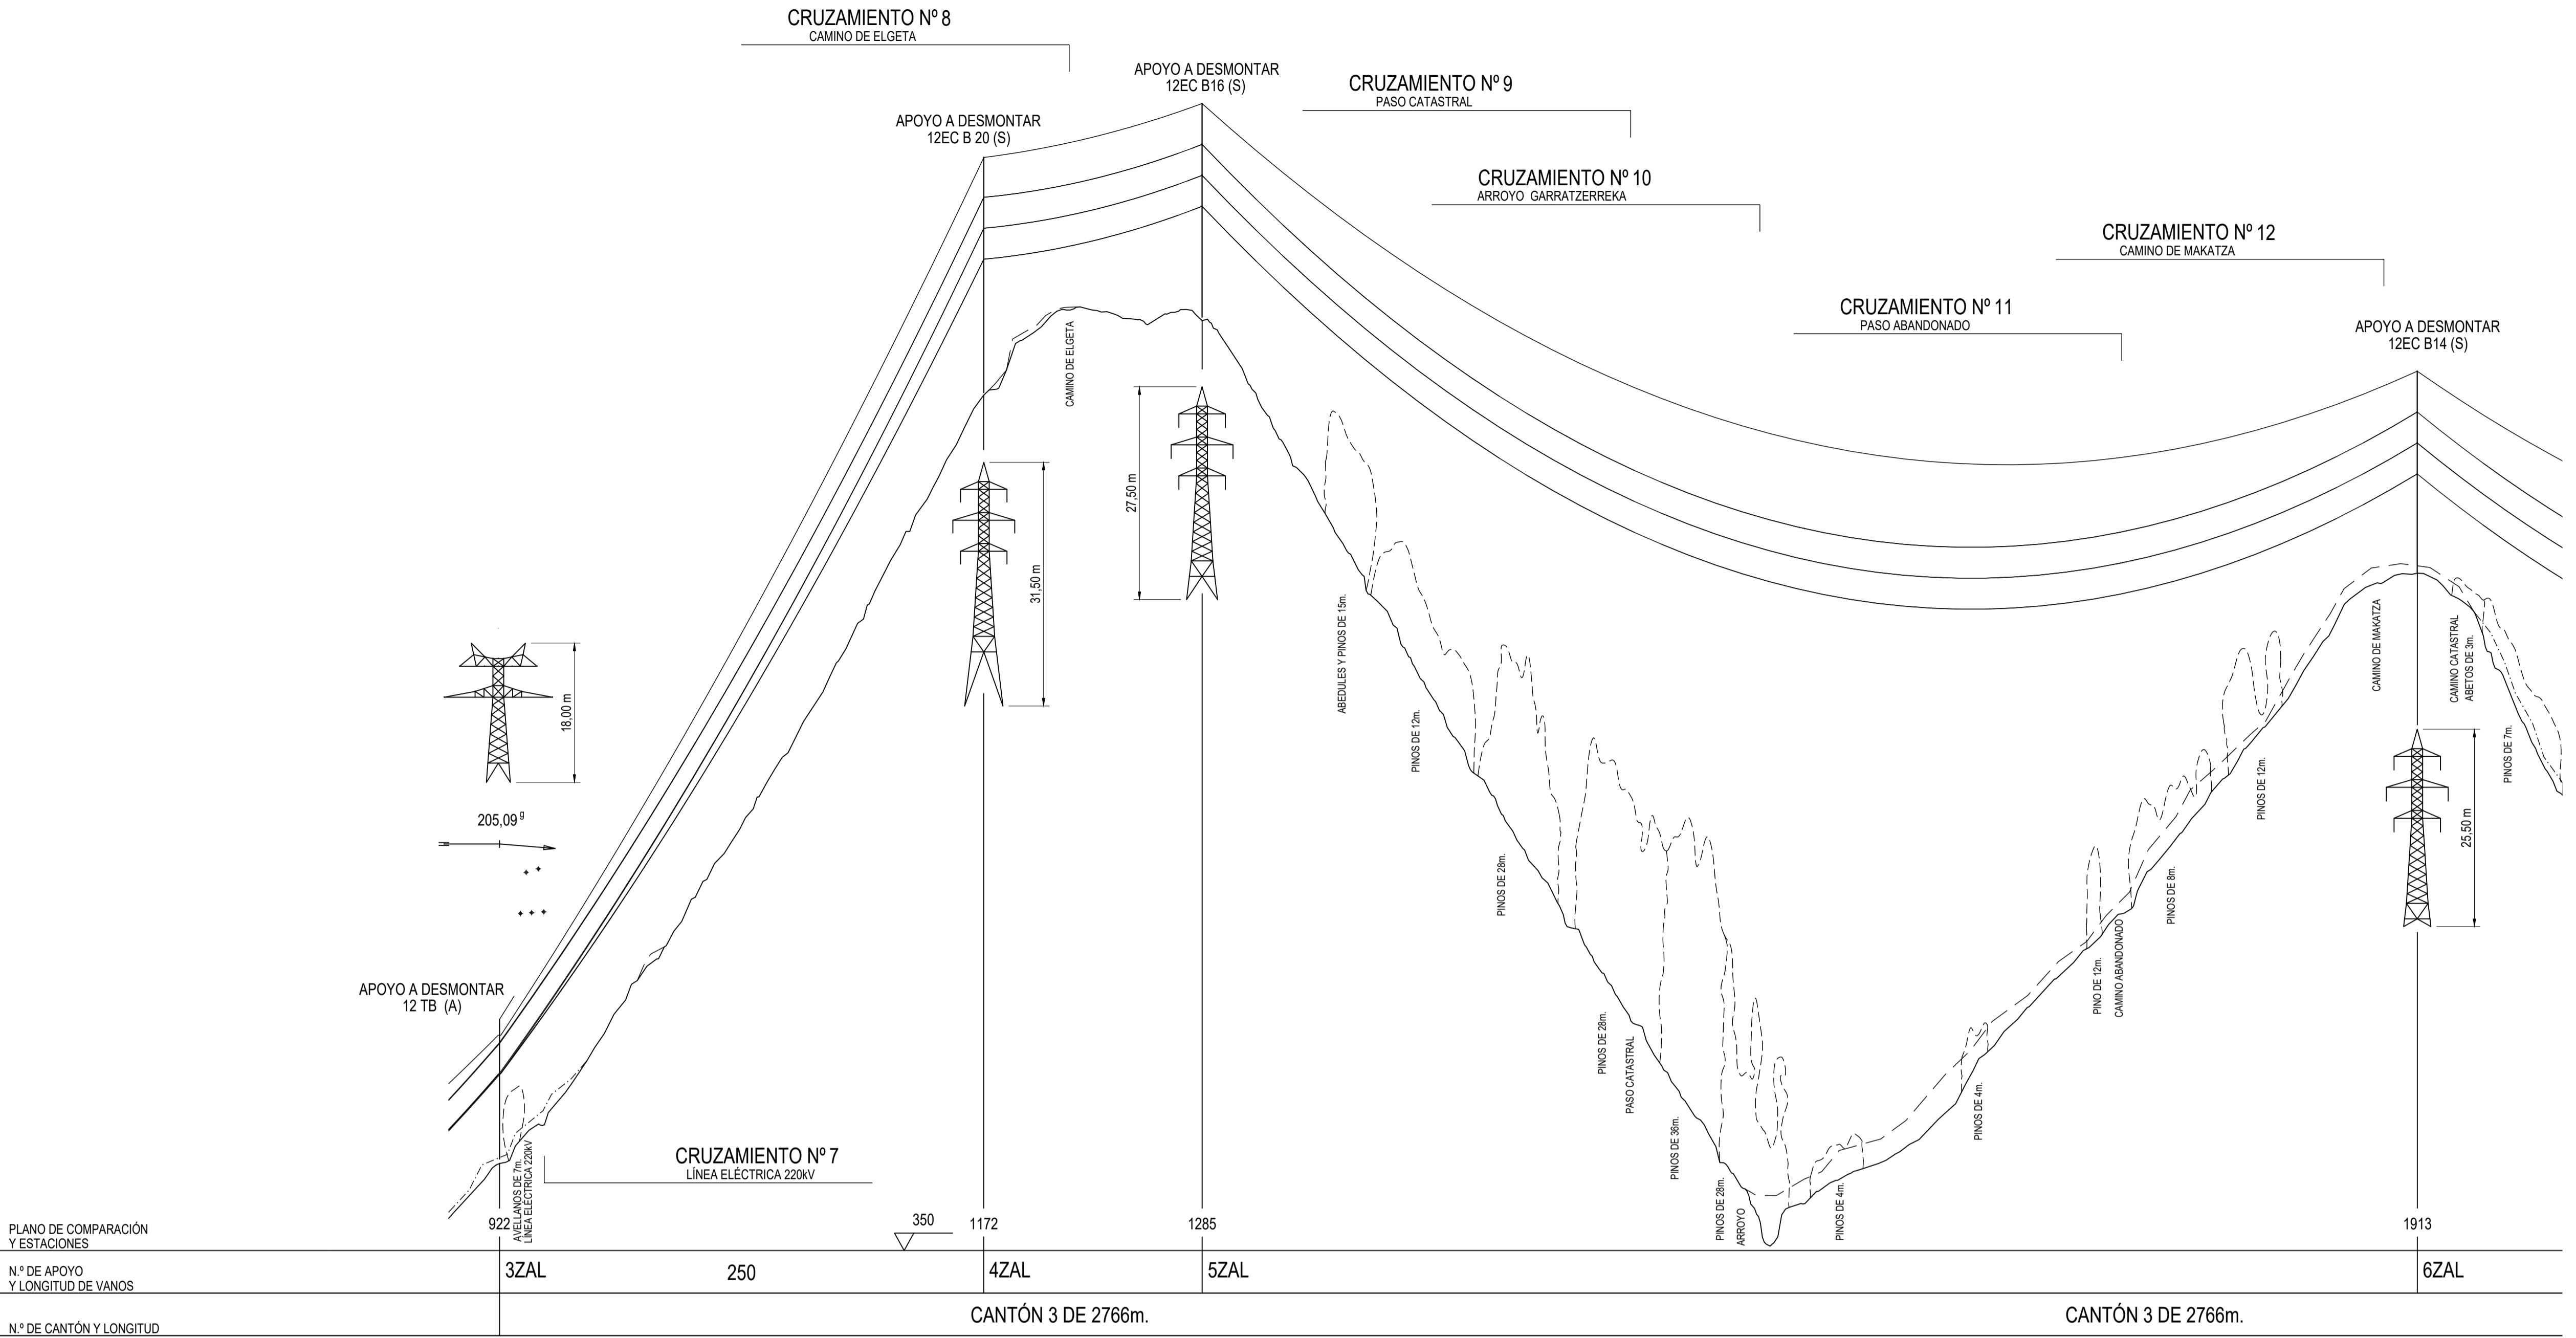


- LÍNEA AÉREA PROYECTADA
-  FINCA PROY FINCA SEGÚN PROYECTO
-  TALA / PODA ARBOLADO

LEYENDA			
TC	TERRENO CULTIVO	F	FRUTAL
H	HUERTA	E	ERIAL
MB	MONTE BAJO	MF	MONTE FRONDOSO
PR	PRADO	VI	VIÑEDO
C	LABOR	I	IMPRODUCTIVO
M	MATORRAL		

COORDENADAS				
SISTEMA DE REFERENCIA: U.T.M. ETRS89				
AP.	HUSO	-X-	-Y-	-Z-
3ZAL	30	537398,25	4777447,92	361,44
4ZAL	30	537470,95	4777687,53	460,87
5ZAL	30	537503,66	4777795,55	470,62
6ZAL	30	537685,83	4778396,91	437,63

 	REV.	Fecha	Dibujado	Preparado	Revisado	Aprobado	Motivo. Estado de la revisión			
<p align="center">-1:500 H=1:2000</p>  <p align="center">10 15 20 25</p>	Contratista : 			Clasificación:		L.E. 132 kV AÉREA A DESMONTAR ST. ABADIANO - ST. AZPEITIA 1 Y 2				
				Tipo : PROYECTO						
	Autor :			Fichero : 1074620-02-0 3-2051-5-21-01-0006.dwg		ENTRADA Y SALIDA EN : ST ZALDIBAR DE ABADIANO-AZPEITIA 2 PLANTA, PERFIL Y CRUZAMIENTOS ENTRE Ap.3ZAL - Ap.6ZAL				
				Nº : 1.074.620						
	Emisión inicial: 05/03/2023 Dibuj. Prep. Rev. Aprob. MZC BBM BBM BBM				Propietario : 			3-2051-5-21-01-0006		Rev : 0
								Reemplaza :	Hoja: 2	Sigue: 3
	<i>Todos los derechos reservados. La reproducción total o parcial de este dibujo sin autorización del propietario está prohibida.</i>									

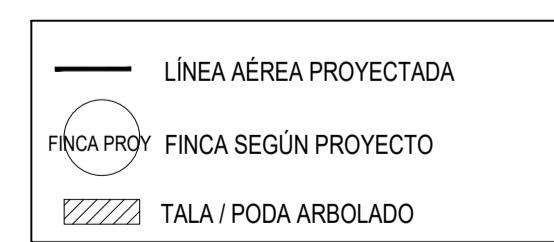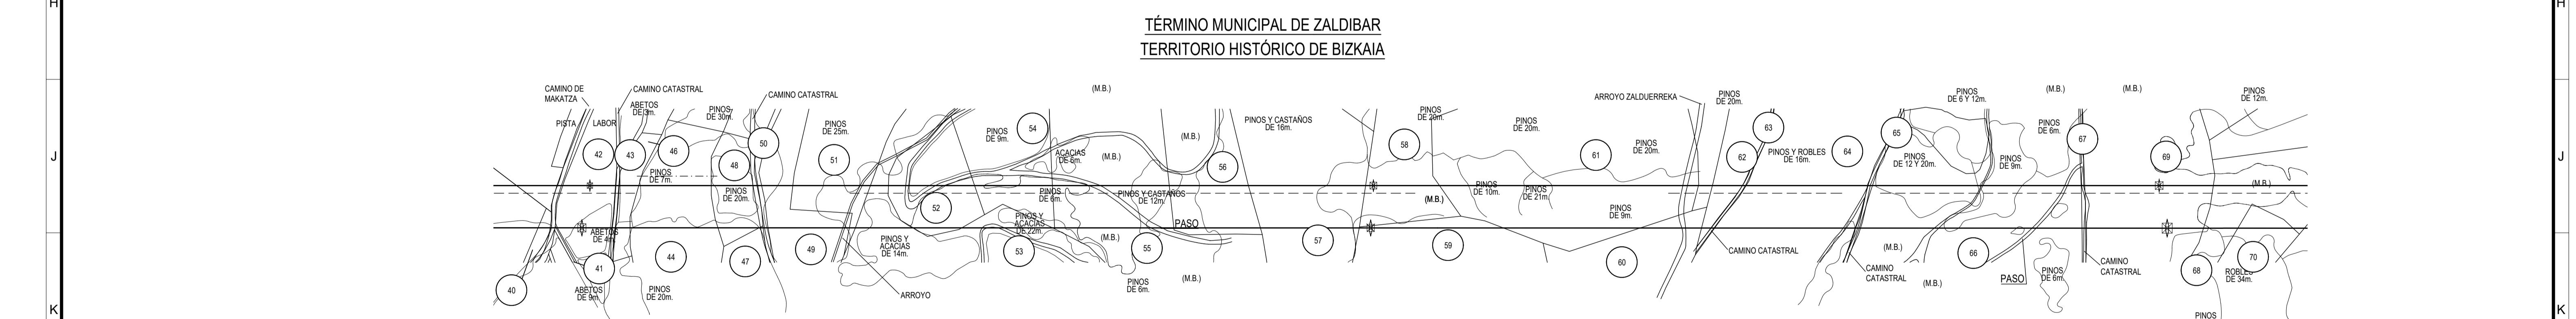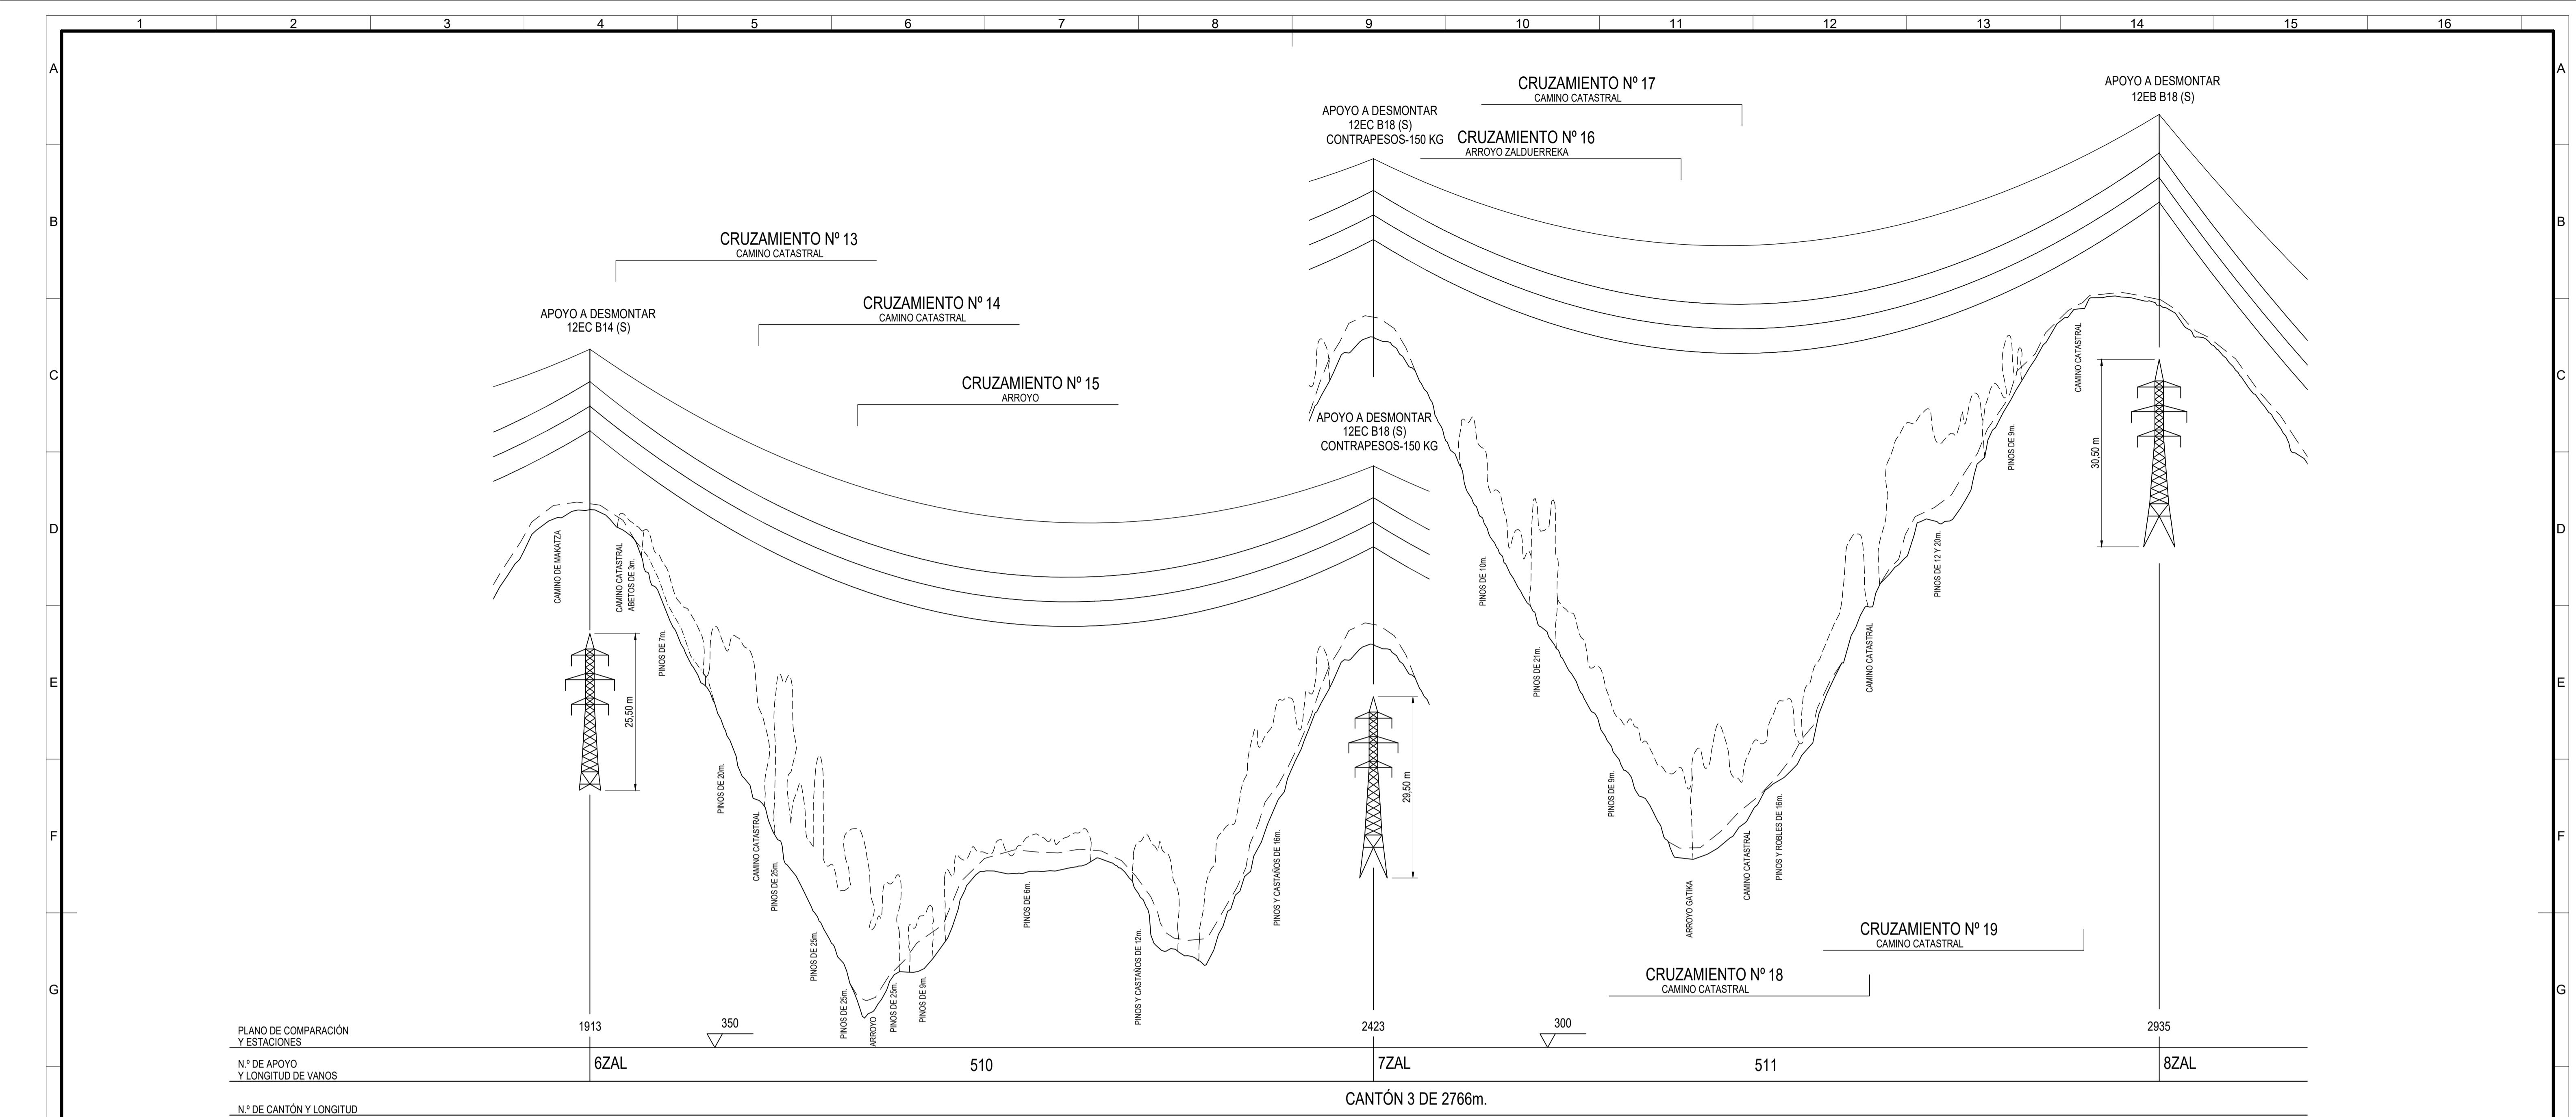


LEYENDA	
TC	TERRENO CULTIVO
H	HUERTA
MB	MONTE BAJO
PR	PRADO
C	LABOR
M	MATORRAL
F	FRUTAL
E	ERIAL
MF	MONTE FRONDOSO
VI	VINEDO
I	IMPRODUCTIVO

COORDENADAS					
SISTEMA DE REFERENCIA: U.T.M. ETRS89					
AP.	HUSO	-X-	-Y-	-Z-	
6ZAL	30	537685.83	4778396.91	437.63	
7ZAL	30	537833.64	4778884.99	416.09	
8ZAL	30	537981.81	4779374.50	420.99	

REV.	Fecha	Dibujado	Preparado	Revisado	Aprobado	Motivo Estado de la revisión
						Contratista : im3
						Clasificación: PROYECTO
						Autor : Fichero: 107460-053-32051-5-21-01-006.dwg
						Nº: 1.074.620
						Emisión inicial: 05/03/2023
						Dibu. Prep. Rev. Aprob.
						Propietario : i-DE Grupo IBERDROLA
						Reemplaza : 3-2051-5-21-01-006
						Hoja: 0 Sigue: 4 cm A1

Todos los derechos reservados. La reproducción total o parcial de este dibujo sin autorización del propietario está prohibida.

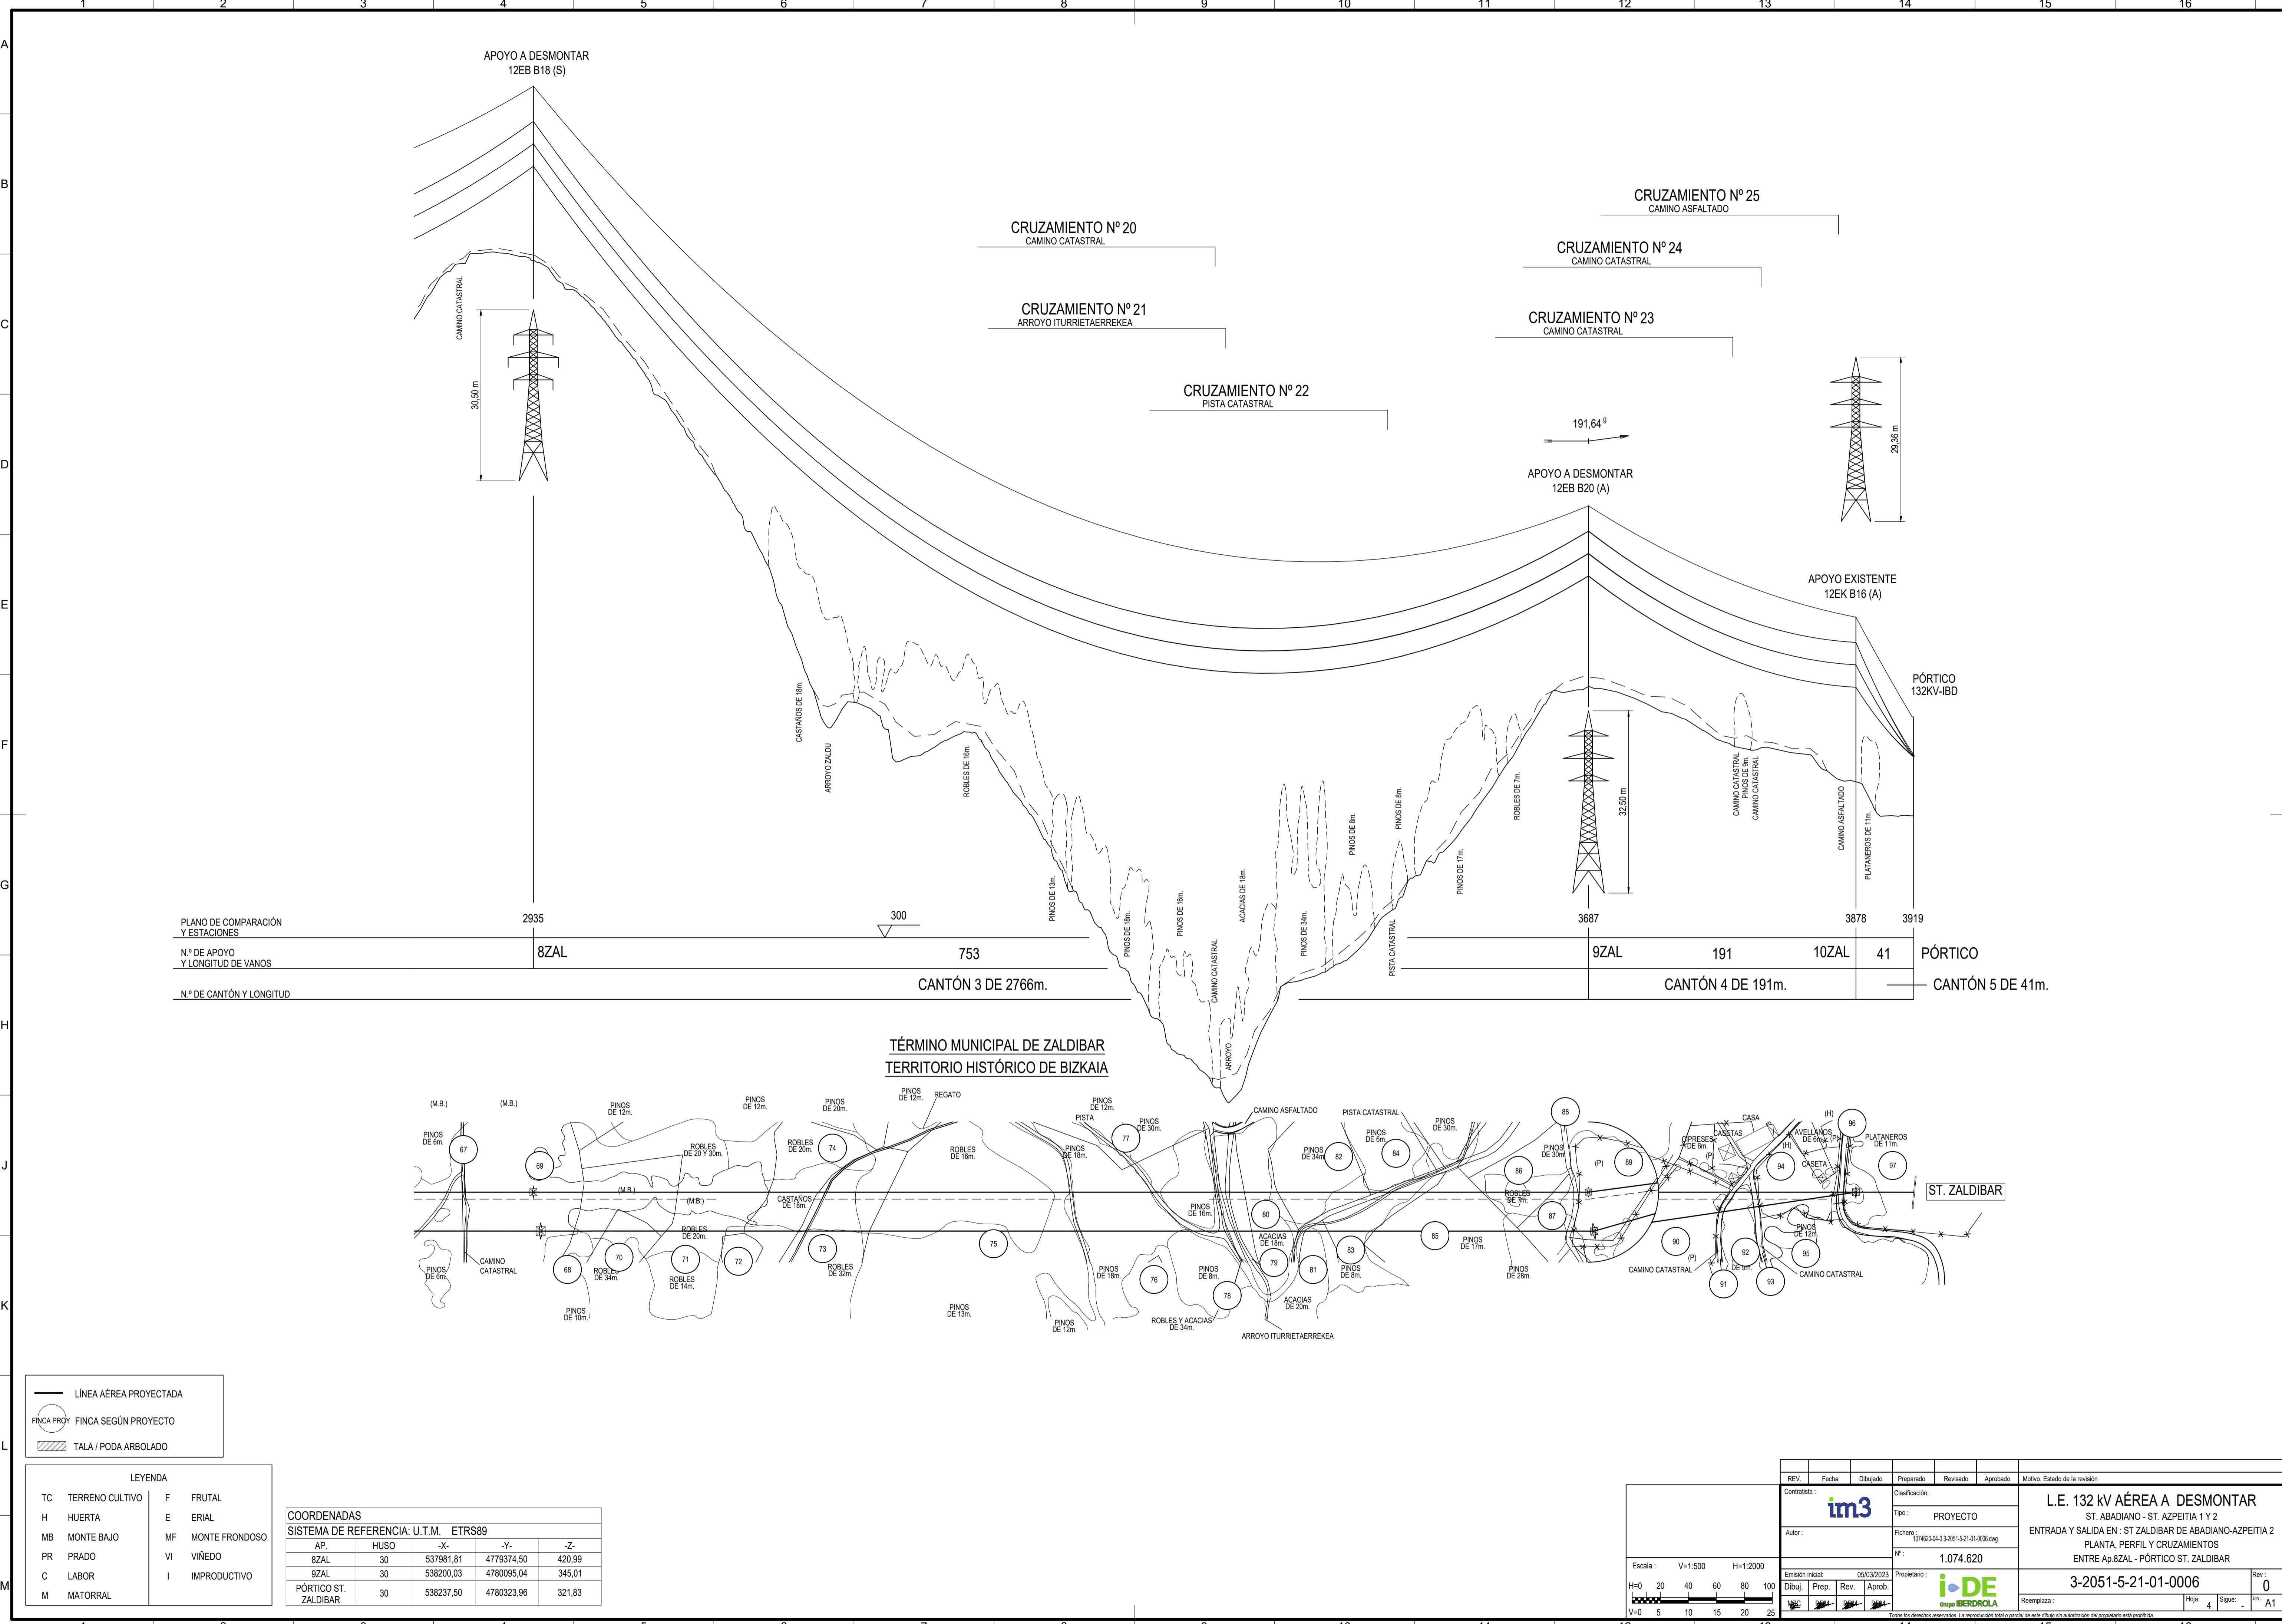

1

2

3

4

A

B

C

D

E

A


B

C

D

E

F

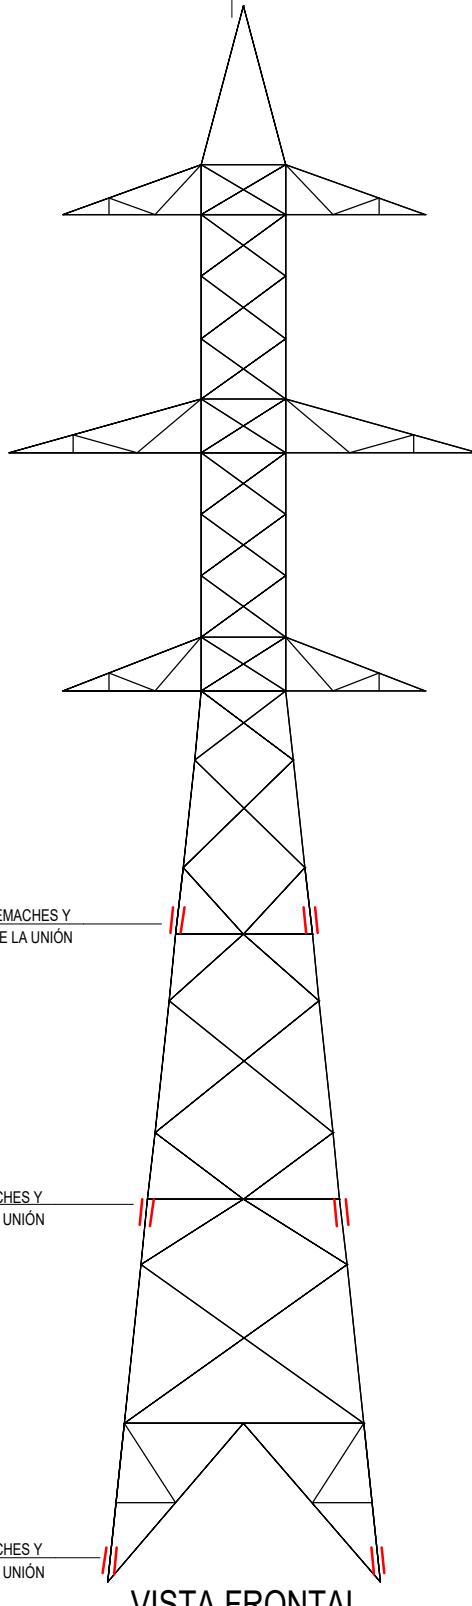

VISTA FRONTAL

REV.	Fecha	Dibujado	Preparado	Revisado	Aprobado	Motivo. Estado de la revisión
Contratista :	im3		Clasificación:	L.E. A 132 kV (DC) AÉREA ST ABADIANO - ST AZPEITIA 1 Y 2 GENERALES APOYOS, REFUERZOS Y CRUCETAS APOYO 6 TIPO 2K B/16,85		
Autor :			Tipo :			
			Fichero :			
			Nº :			
Emisión inicial:	05/05/2023		Propietario :	3-2051-5-00-04-0006		
Dibuj.	Prep.	Rev.	Aprob.			
ARB	DPM	DPM	DPM	Reemplaza :	Hoja:	1 Sigue: - DIN: A4

Todos los derechos reservados. La reproducción total o parcial de este dibujo sin autorización del propietario está prohibida.


1

2


3

4


1 2 3 4 5 6 7 8

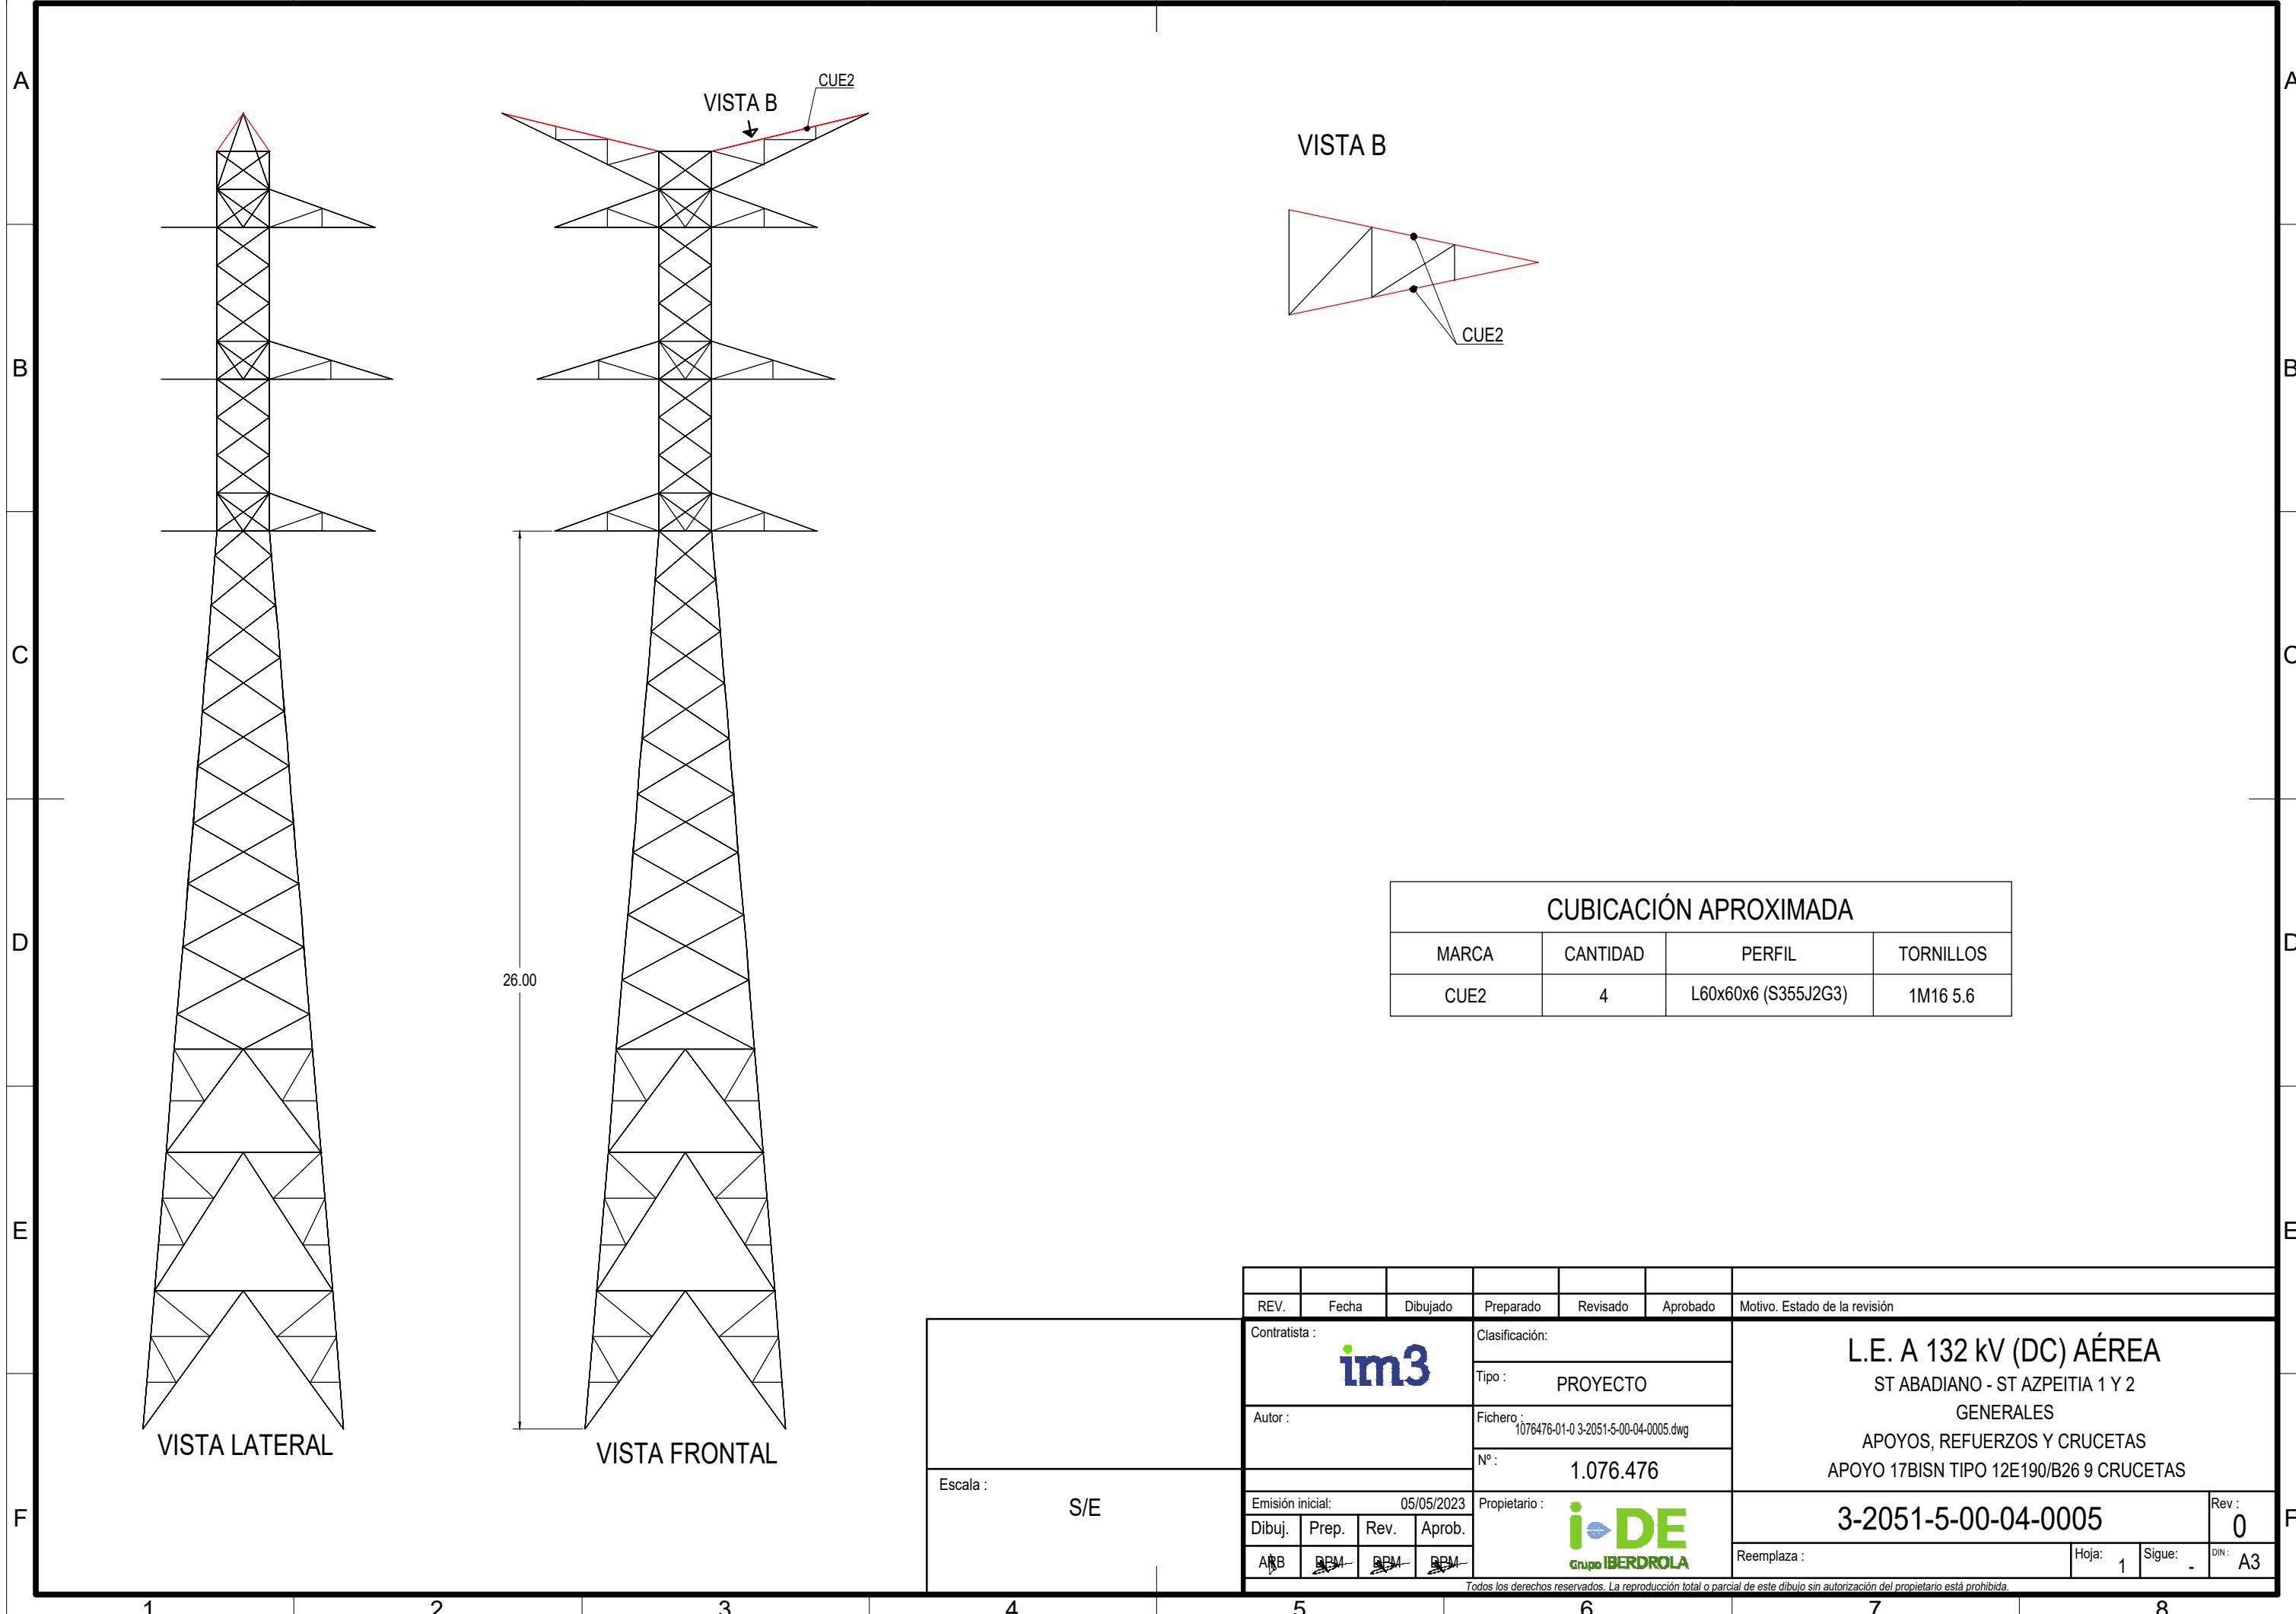



1 2 3 4 5 6 7 8

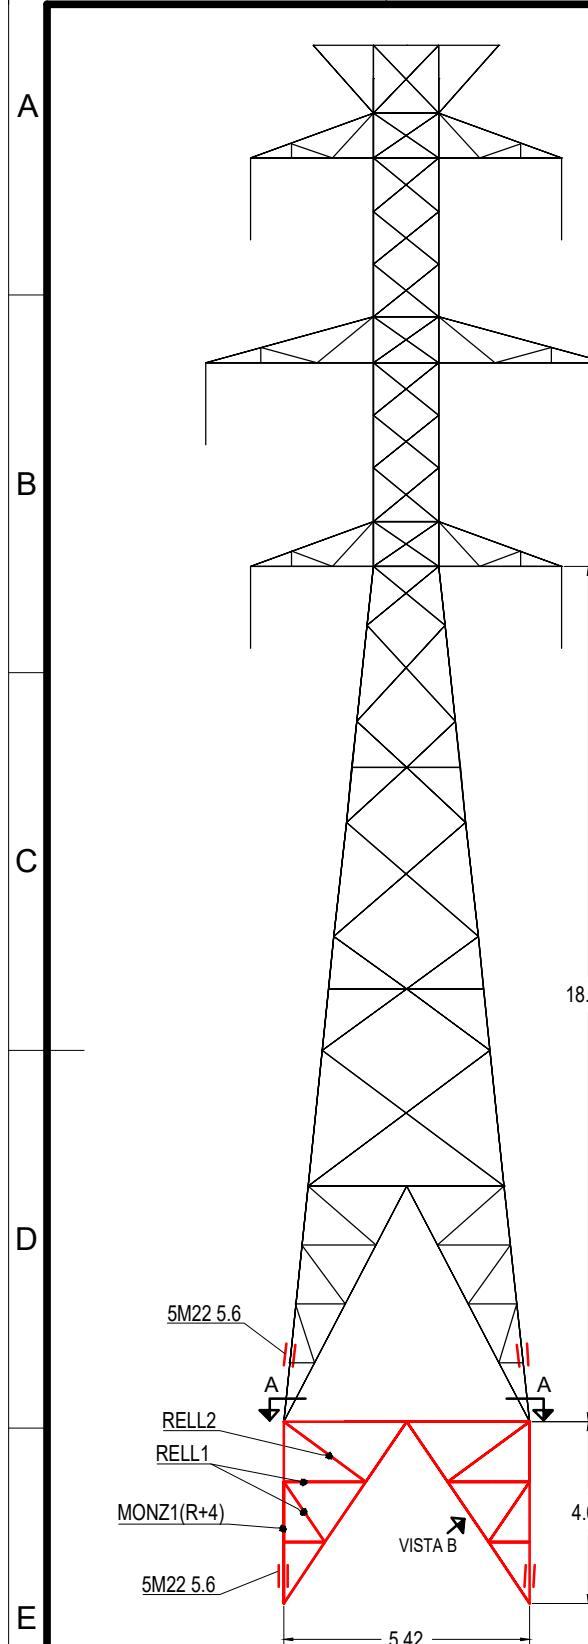

VISTA FRONTAL

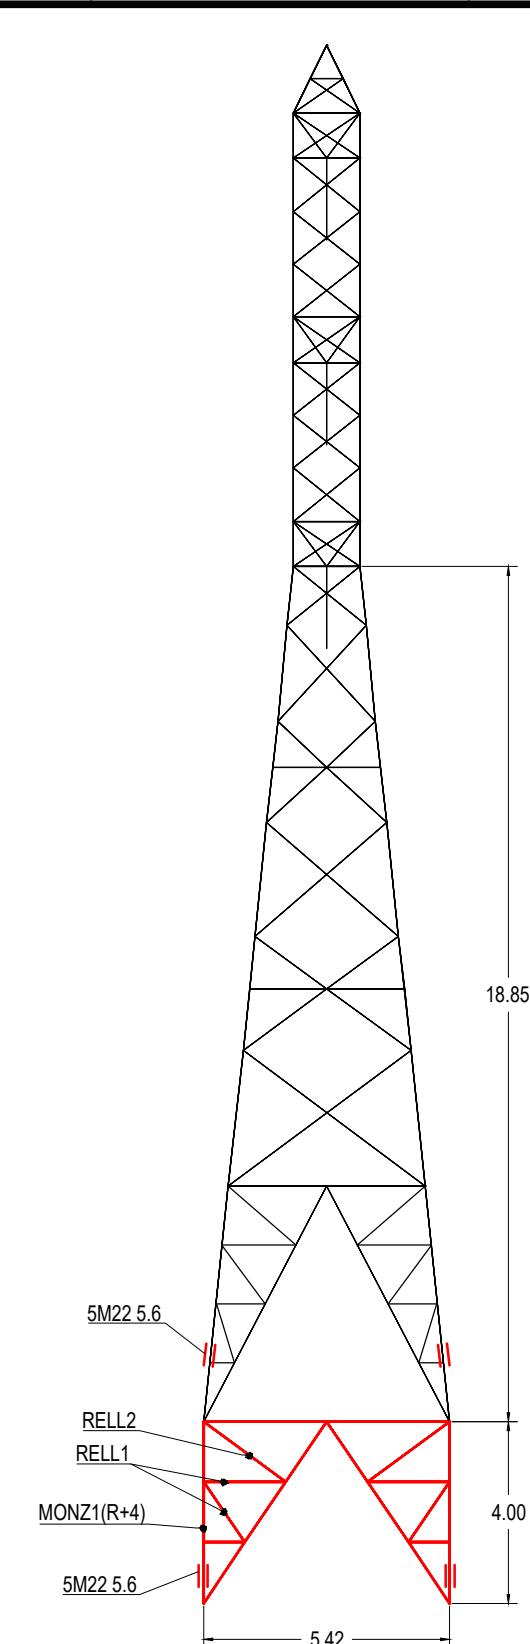

VISTA LATERAL

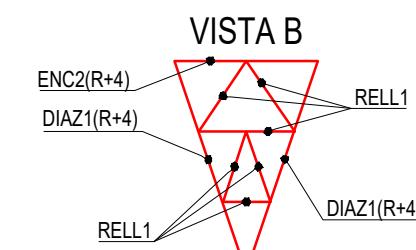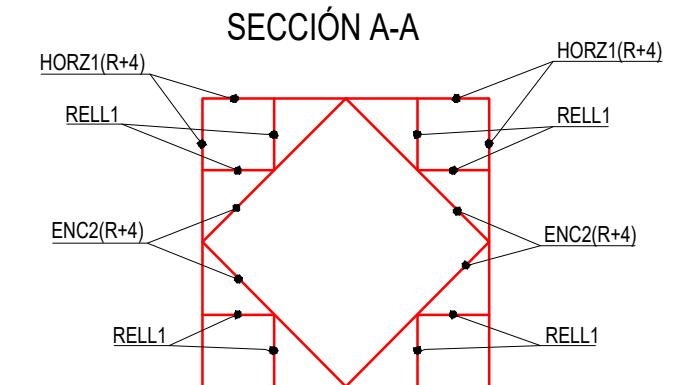

CUBICACIÓN APROXIMADA			
MARCA	CANTIDAD	PERFIL	TORNILLOS
RELL1	56	L45x45x5 (S275JR)	1M16 5.6
RELL2	4	L50x50x5 (S275JR)	1M16 5.6
HORZ1 (R+4)	4	L45x45x5 (S275JR)	2M16 5.6
ENC2(R+4)	4	L50x50x5 (S275JR)	1M16 5.6
MONZ1(R+4)	4	L80x80x8 (S355J2G3)	1M16 5.6
DIAZ1 (R+4)	8	L50x50x5 (S275JR)	2M16 5.6


PESO RECRECIDO 929 kg
 $(7,853 \text{ KN} * 1000) / 9,807 = 801 \text{ kg}$
 $801 * 1,16 = 929 \text{ kg}$

REV.	Fecha	Dibujado	Preparado	Revisado	Aprobado	Motivo. Estado de la revisión
Contratista :  Autor : Escala : S/E			Clasificación:			L.E. A 132 KV (DC) AÉREA ST ABADIANO - ST AZPEITIA 1 Y 2 GENERALES APOYOS, REFUERZOS Y CRUCETAS RECRECIDO 4m APOYO 7, 8 Y 19 TIPO 2A/B18,85 3-2051-5-00-04-0002 Reemplaza : Hoja: 1 Sigue: - DIN: A3
			Tipo : PROYECTO			
			Fichero : 1076473-01-0 3-2051-5-00-04-0002.dwg			
			Nº : 1.076.473			
Emisión inicial: 05/05/2023 Dibuj. Prep. Rev. Aprob.    			Propietario : 			


Todos los derechos reservados. La reproducción total o parcial de este dibujo sin autorización del propietario está prohibida.

1 2 3 4 5 6 7 8


1 2 3 4 5 6 7 8

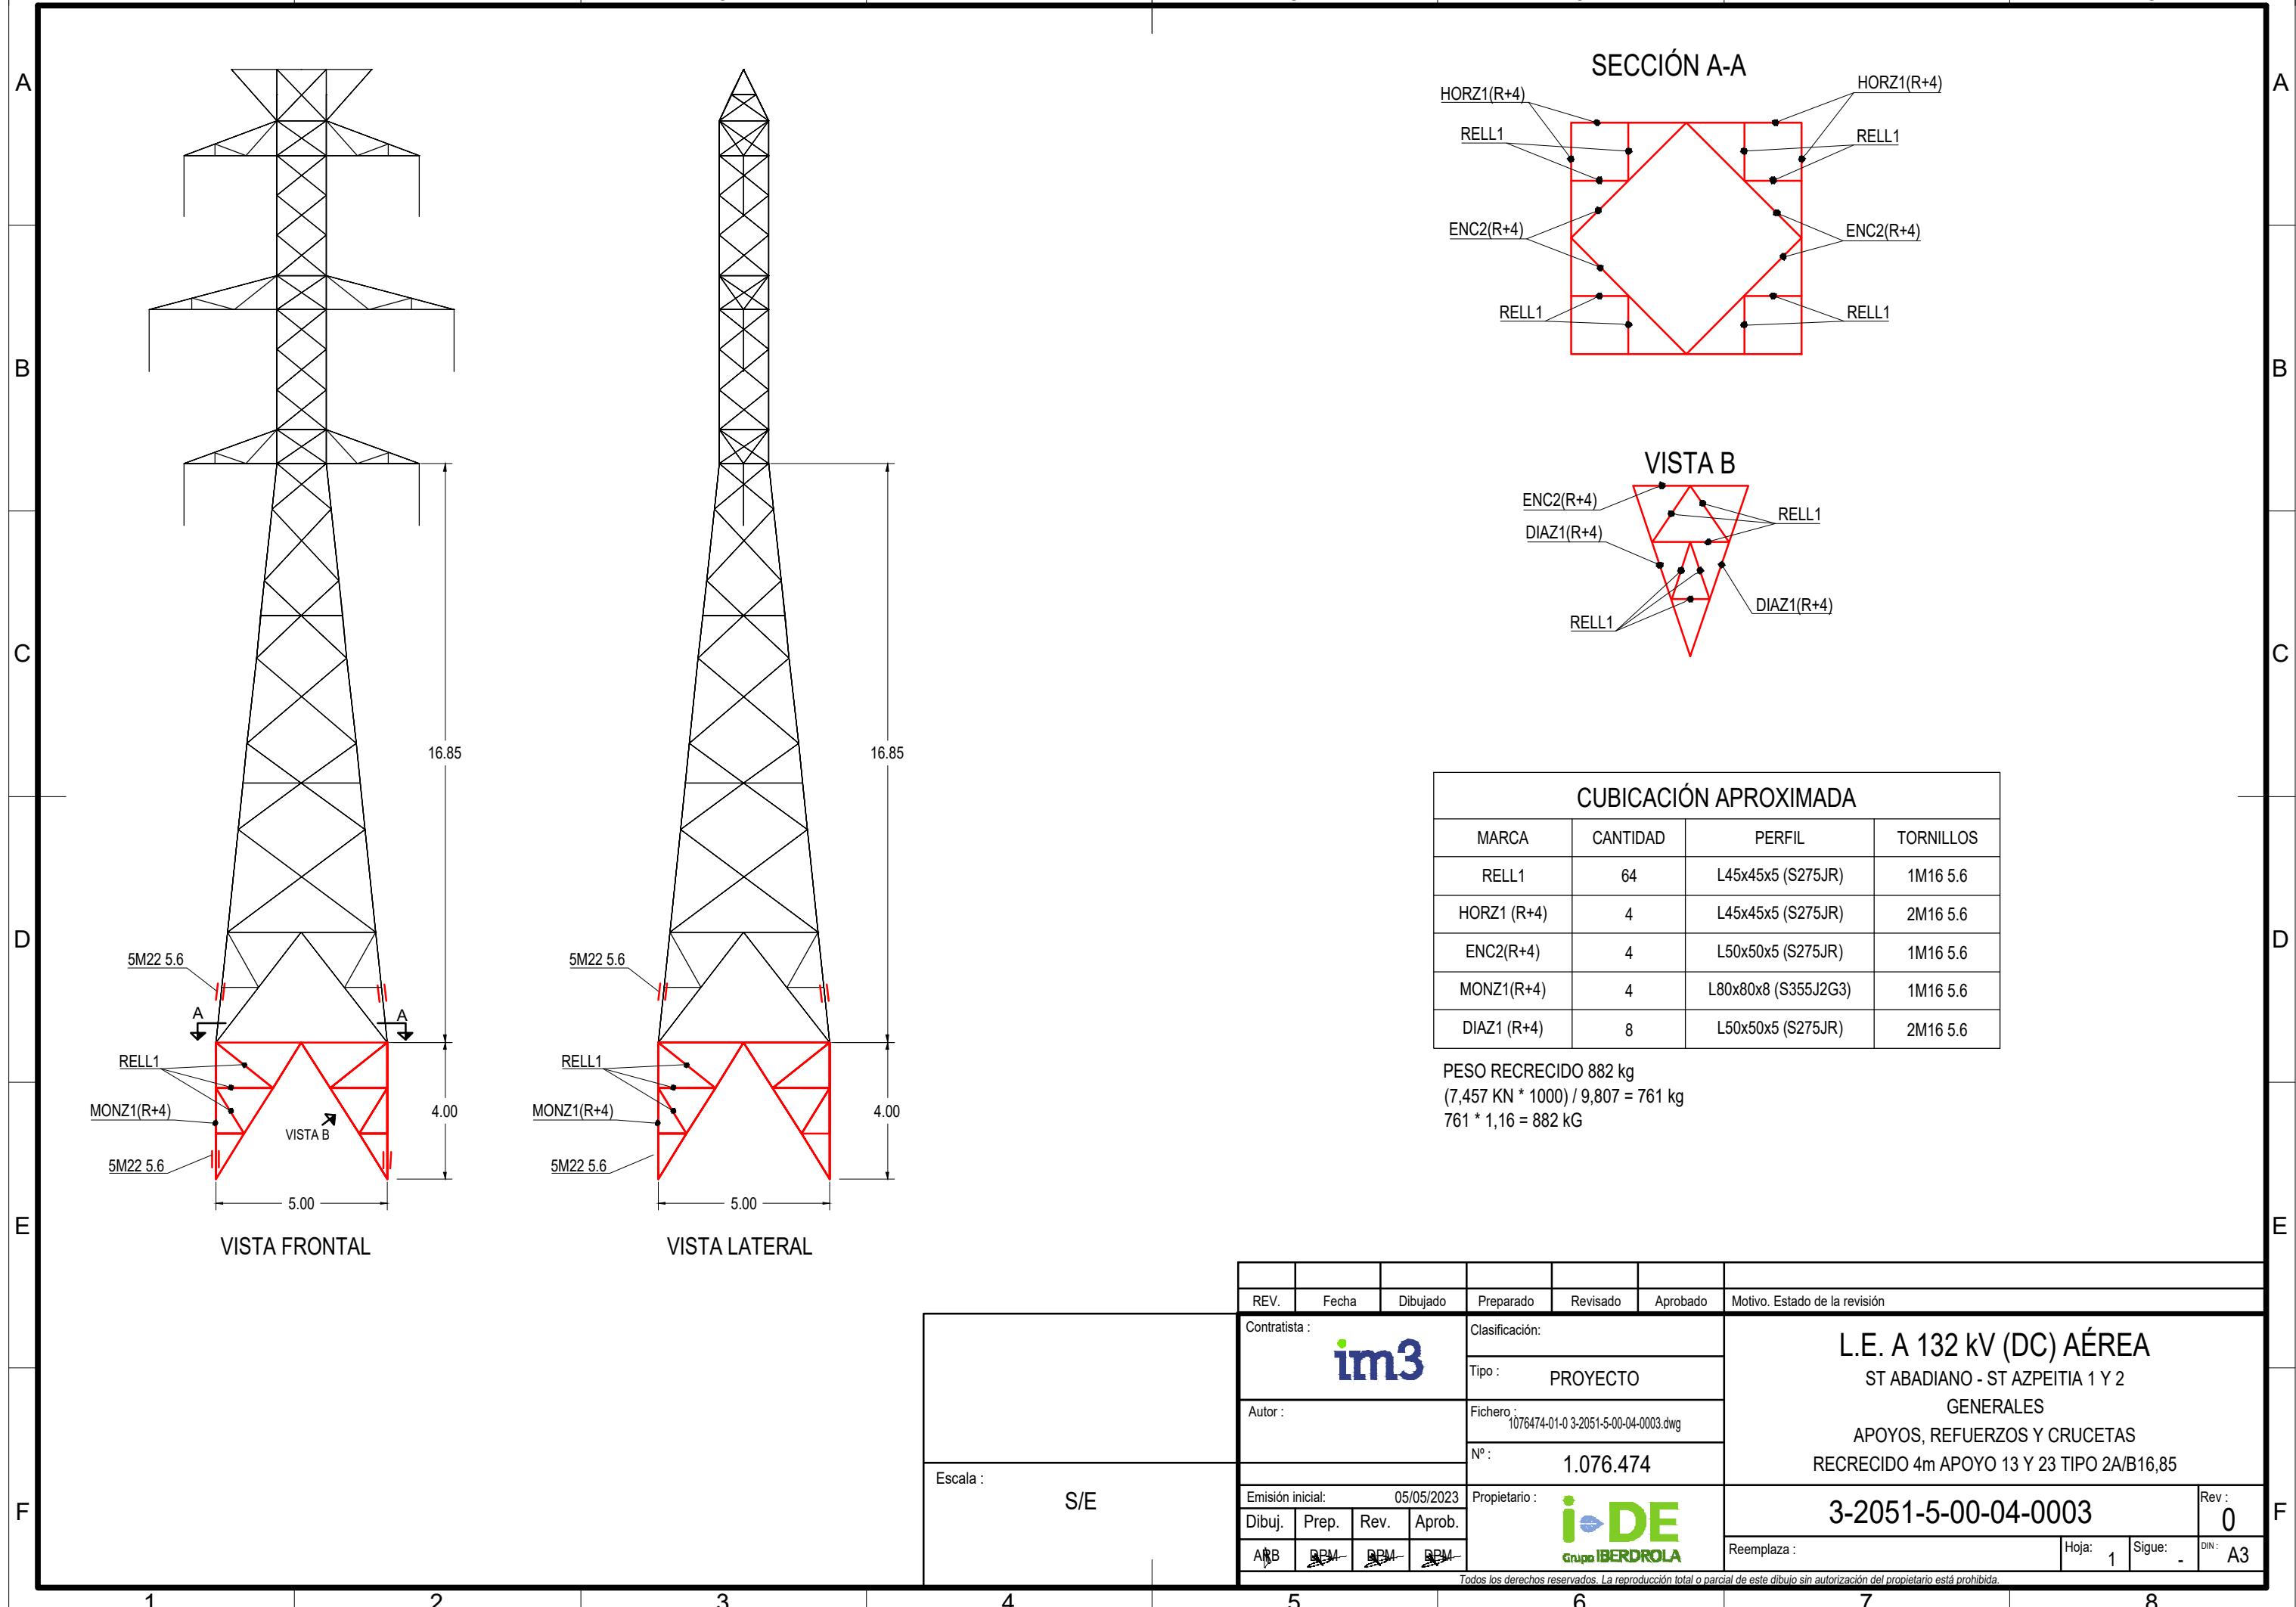

1 2 3 4 5 6 7 8

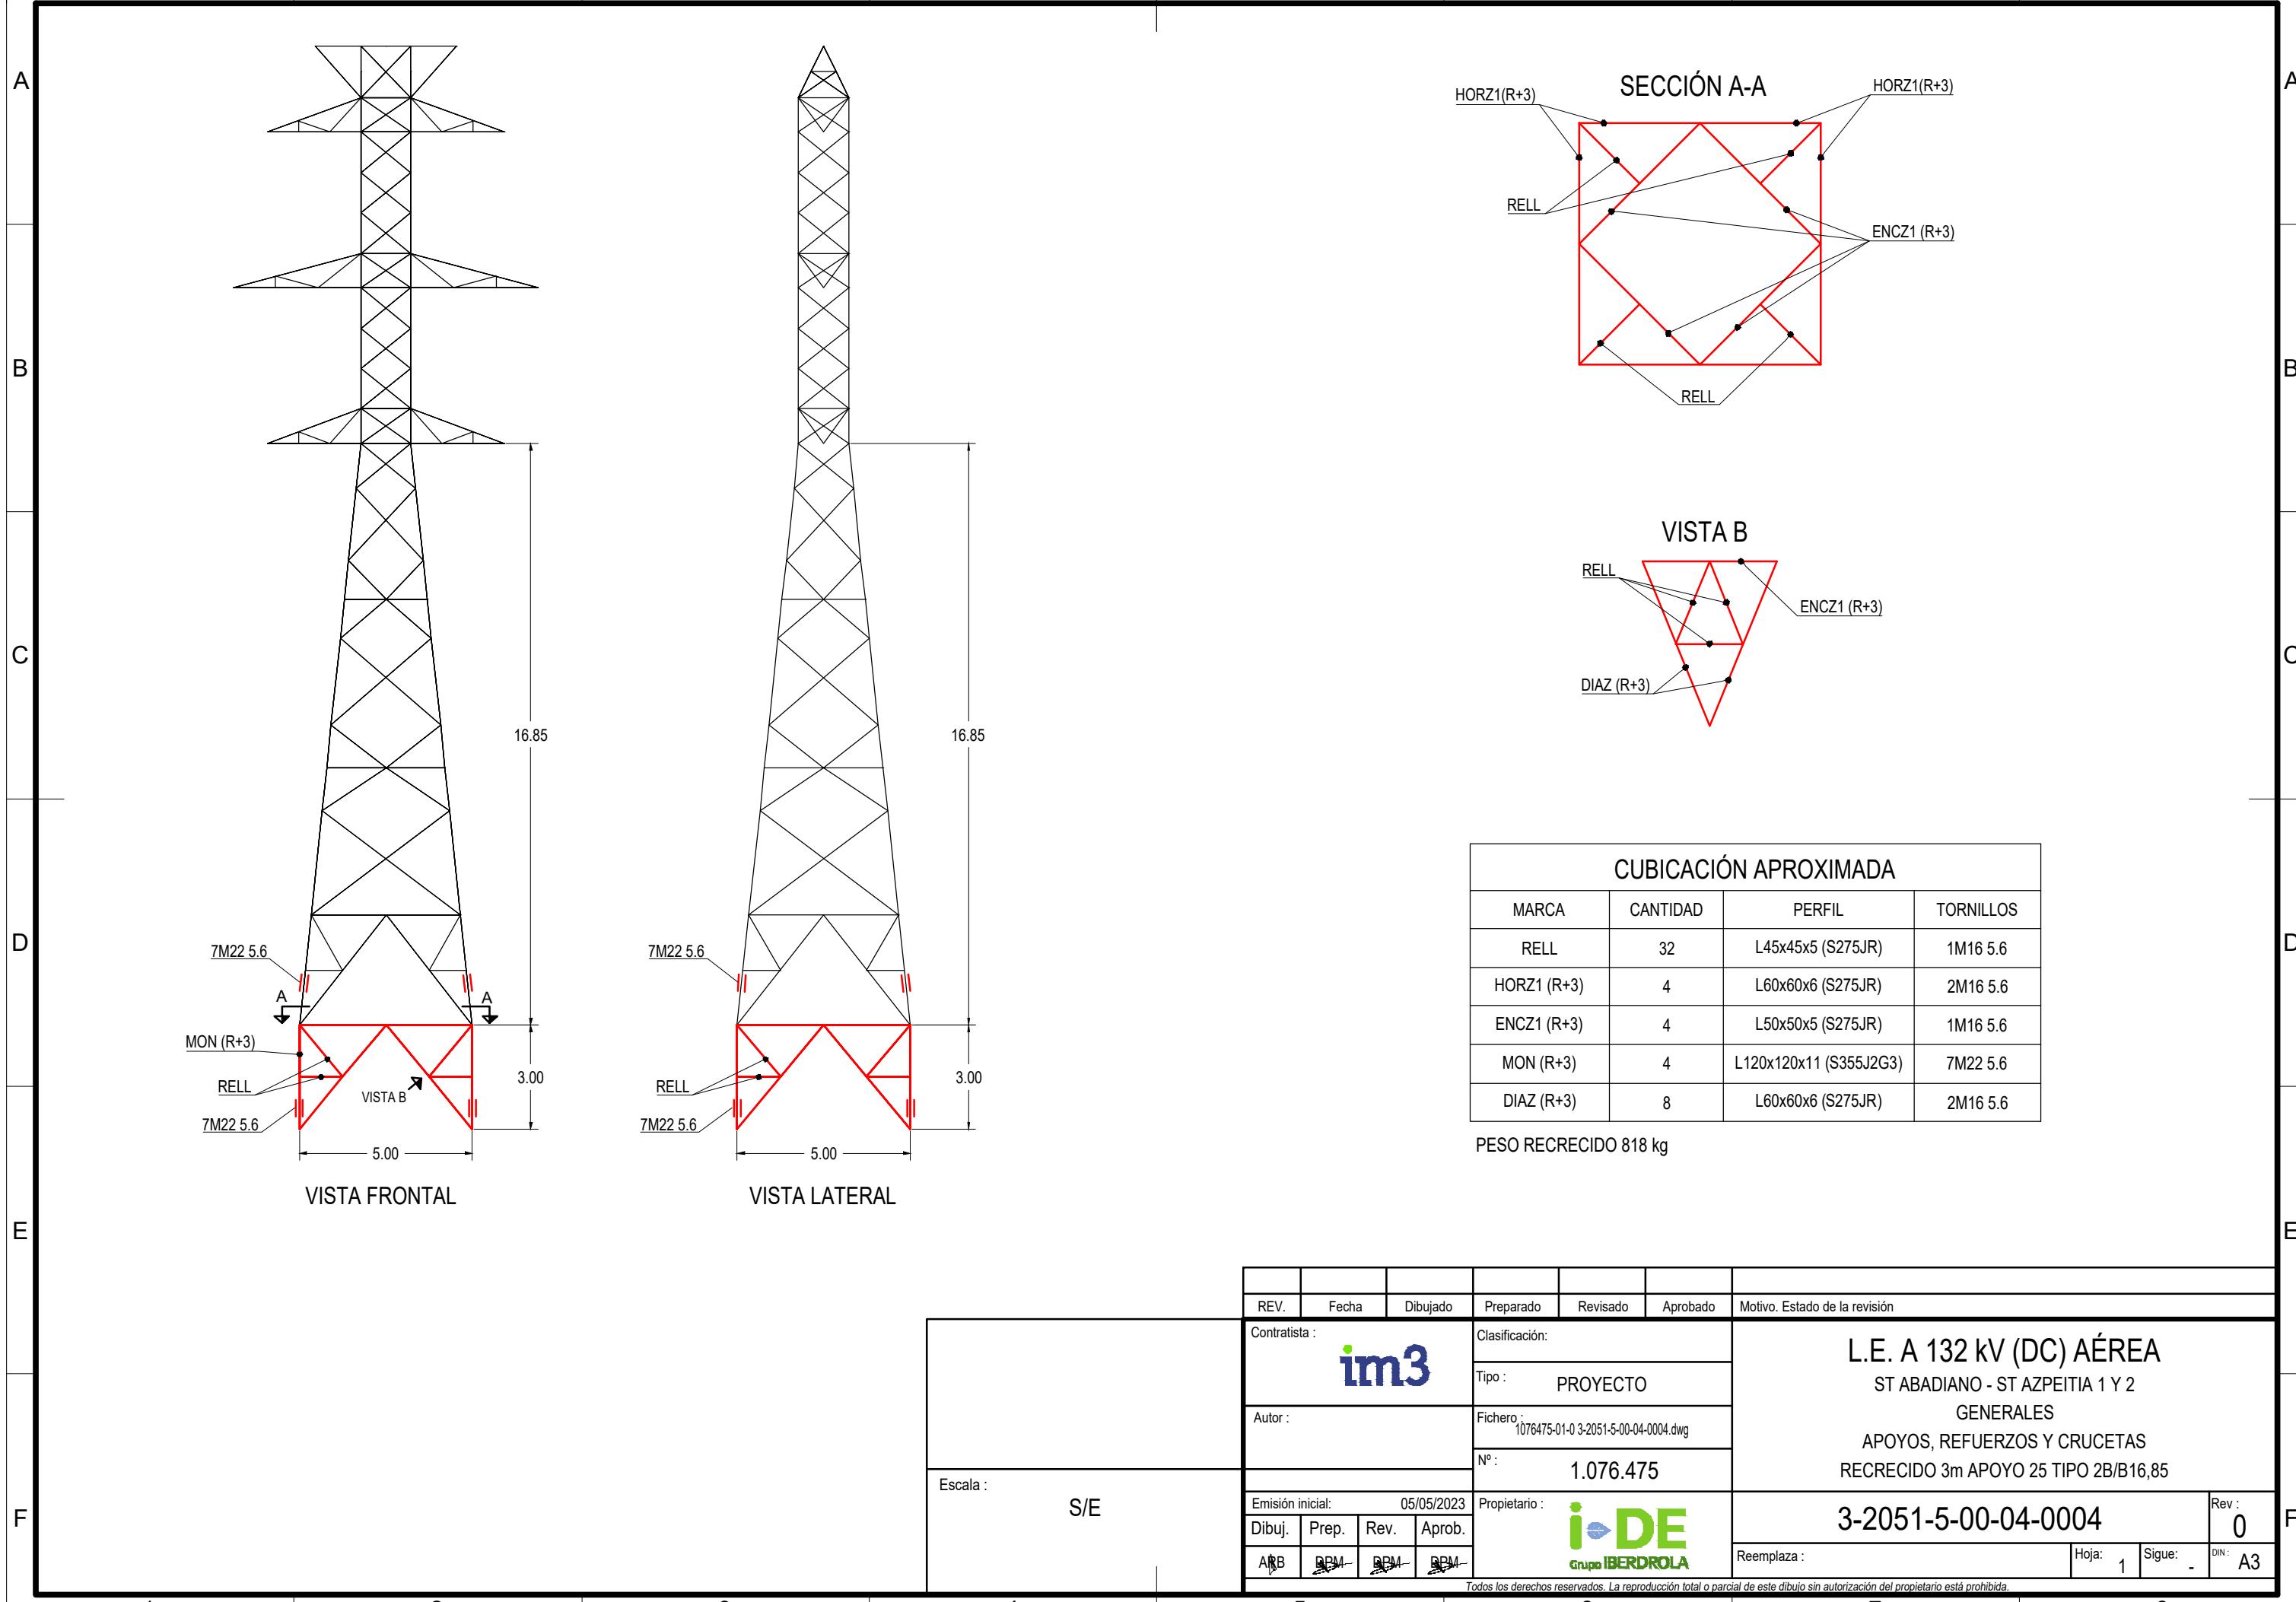



1 2 3 4 5 6 7 8

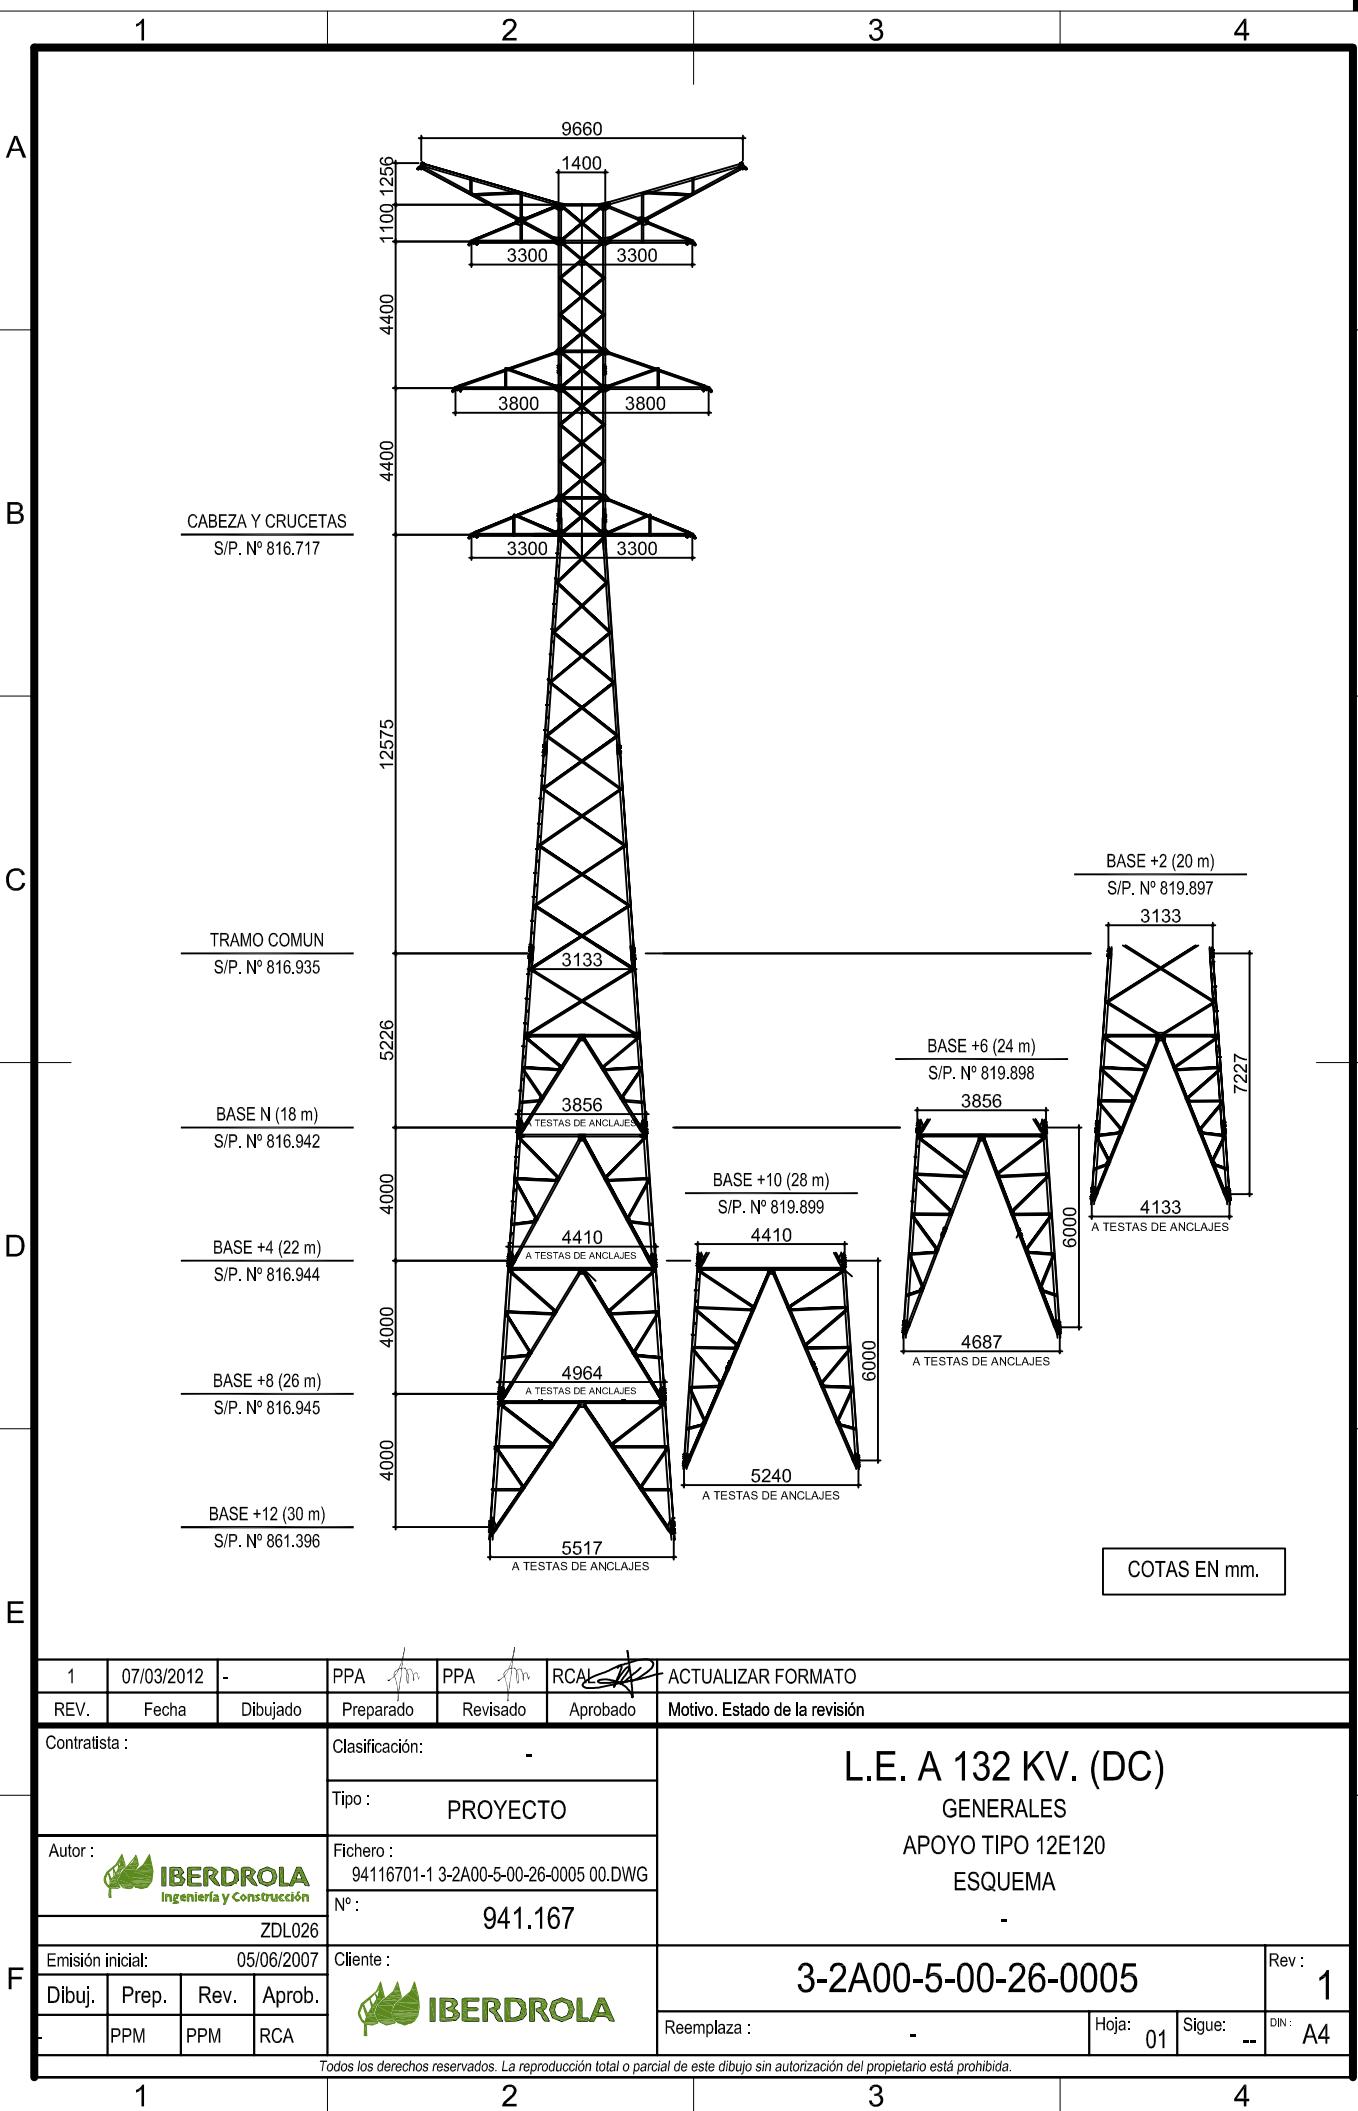

1 2 3 4

A

A

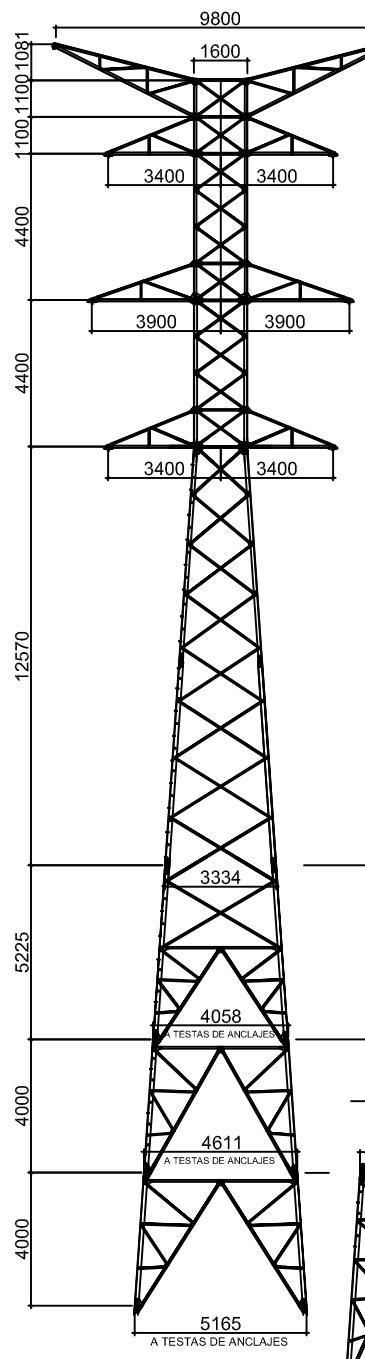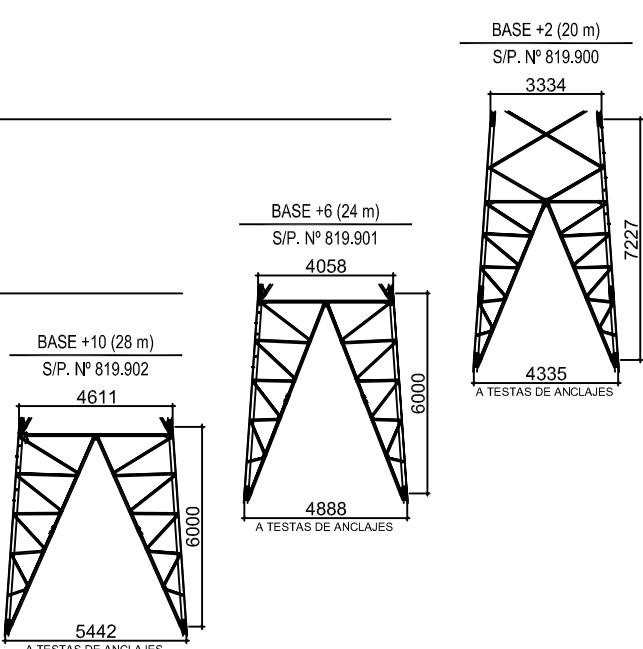CABEZA Y CRUCETAS
S/P. N° 817.081TRAMO COMUN
S/P. N° 817.082BASE N (18 m)
S/P. N° 817.083BASE +4 (22 m)
S/P. N° 817.084BASE +8 (26 m)
S/P. N° 817.085

COTAS EN mm.


1	19/03/2012	-	PPA	PPA	RCAL	ACTUALIZAR FORMATO
REV.	Fecha	Dibujado	Preparado	Revisado	Aprobado	Motivo. Estado de la revisión
Contratista :			Clasificación: -			
			Tipo : PROYECTO			
Autor :  IBERDROLA Ingeniería y Construcción			Fichero : 94116801-1 3-2A00-5-00-26-0006 00.DWG			
ZDL026			Nº : 941.168			
Emisión inicial: 05/06/2007			Cliente :  IBERDROLA			
Dibuj.	Prep.	Rev.	Aprob.	3-2A00-5-00-26-0006		
PPM	PPM	RCA		Rev. 1		
				Reemplaza : -		
				Hoja: 01 Sigue: -- DIN: A4		

Todos los derechos reservados. La reproducción total o parcial de este dibujo sin autorización del propietario está prohibida.

1 2 3 4

TABLA DE PESOS GALVANIZADOS	
CÓDIGO	PESO (Kg)
CABEZA Y CRUCETAS	3.930
TRAMO COMÚN	2.979
91A (-2)	178
91B (N)	278
91C (+2)	464
91D (ENCUADRAMIENTO)	359
92A (-2)	181
92B (N)	287
92C (+2)	428
92D (ENCUADRAMIENTO)	391
93A (-2)	189
93B (N)	302
93C (+2)	449
93D (ENCUADRAMIENTO)	426
94A (-2)	196
94B (N)	311
94C (+2)	471


NOTA:
ESTOS PESOS INCLUYEN EL MATERIAL GALVANIZADO
CON SU CORRESPONDIENTE TORNILLERÍA

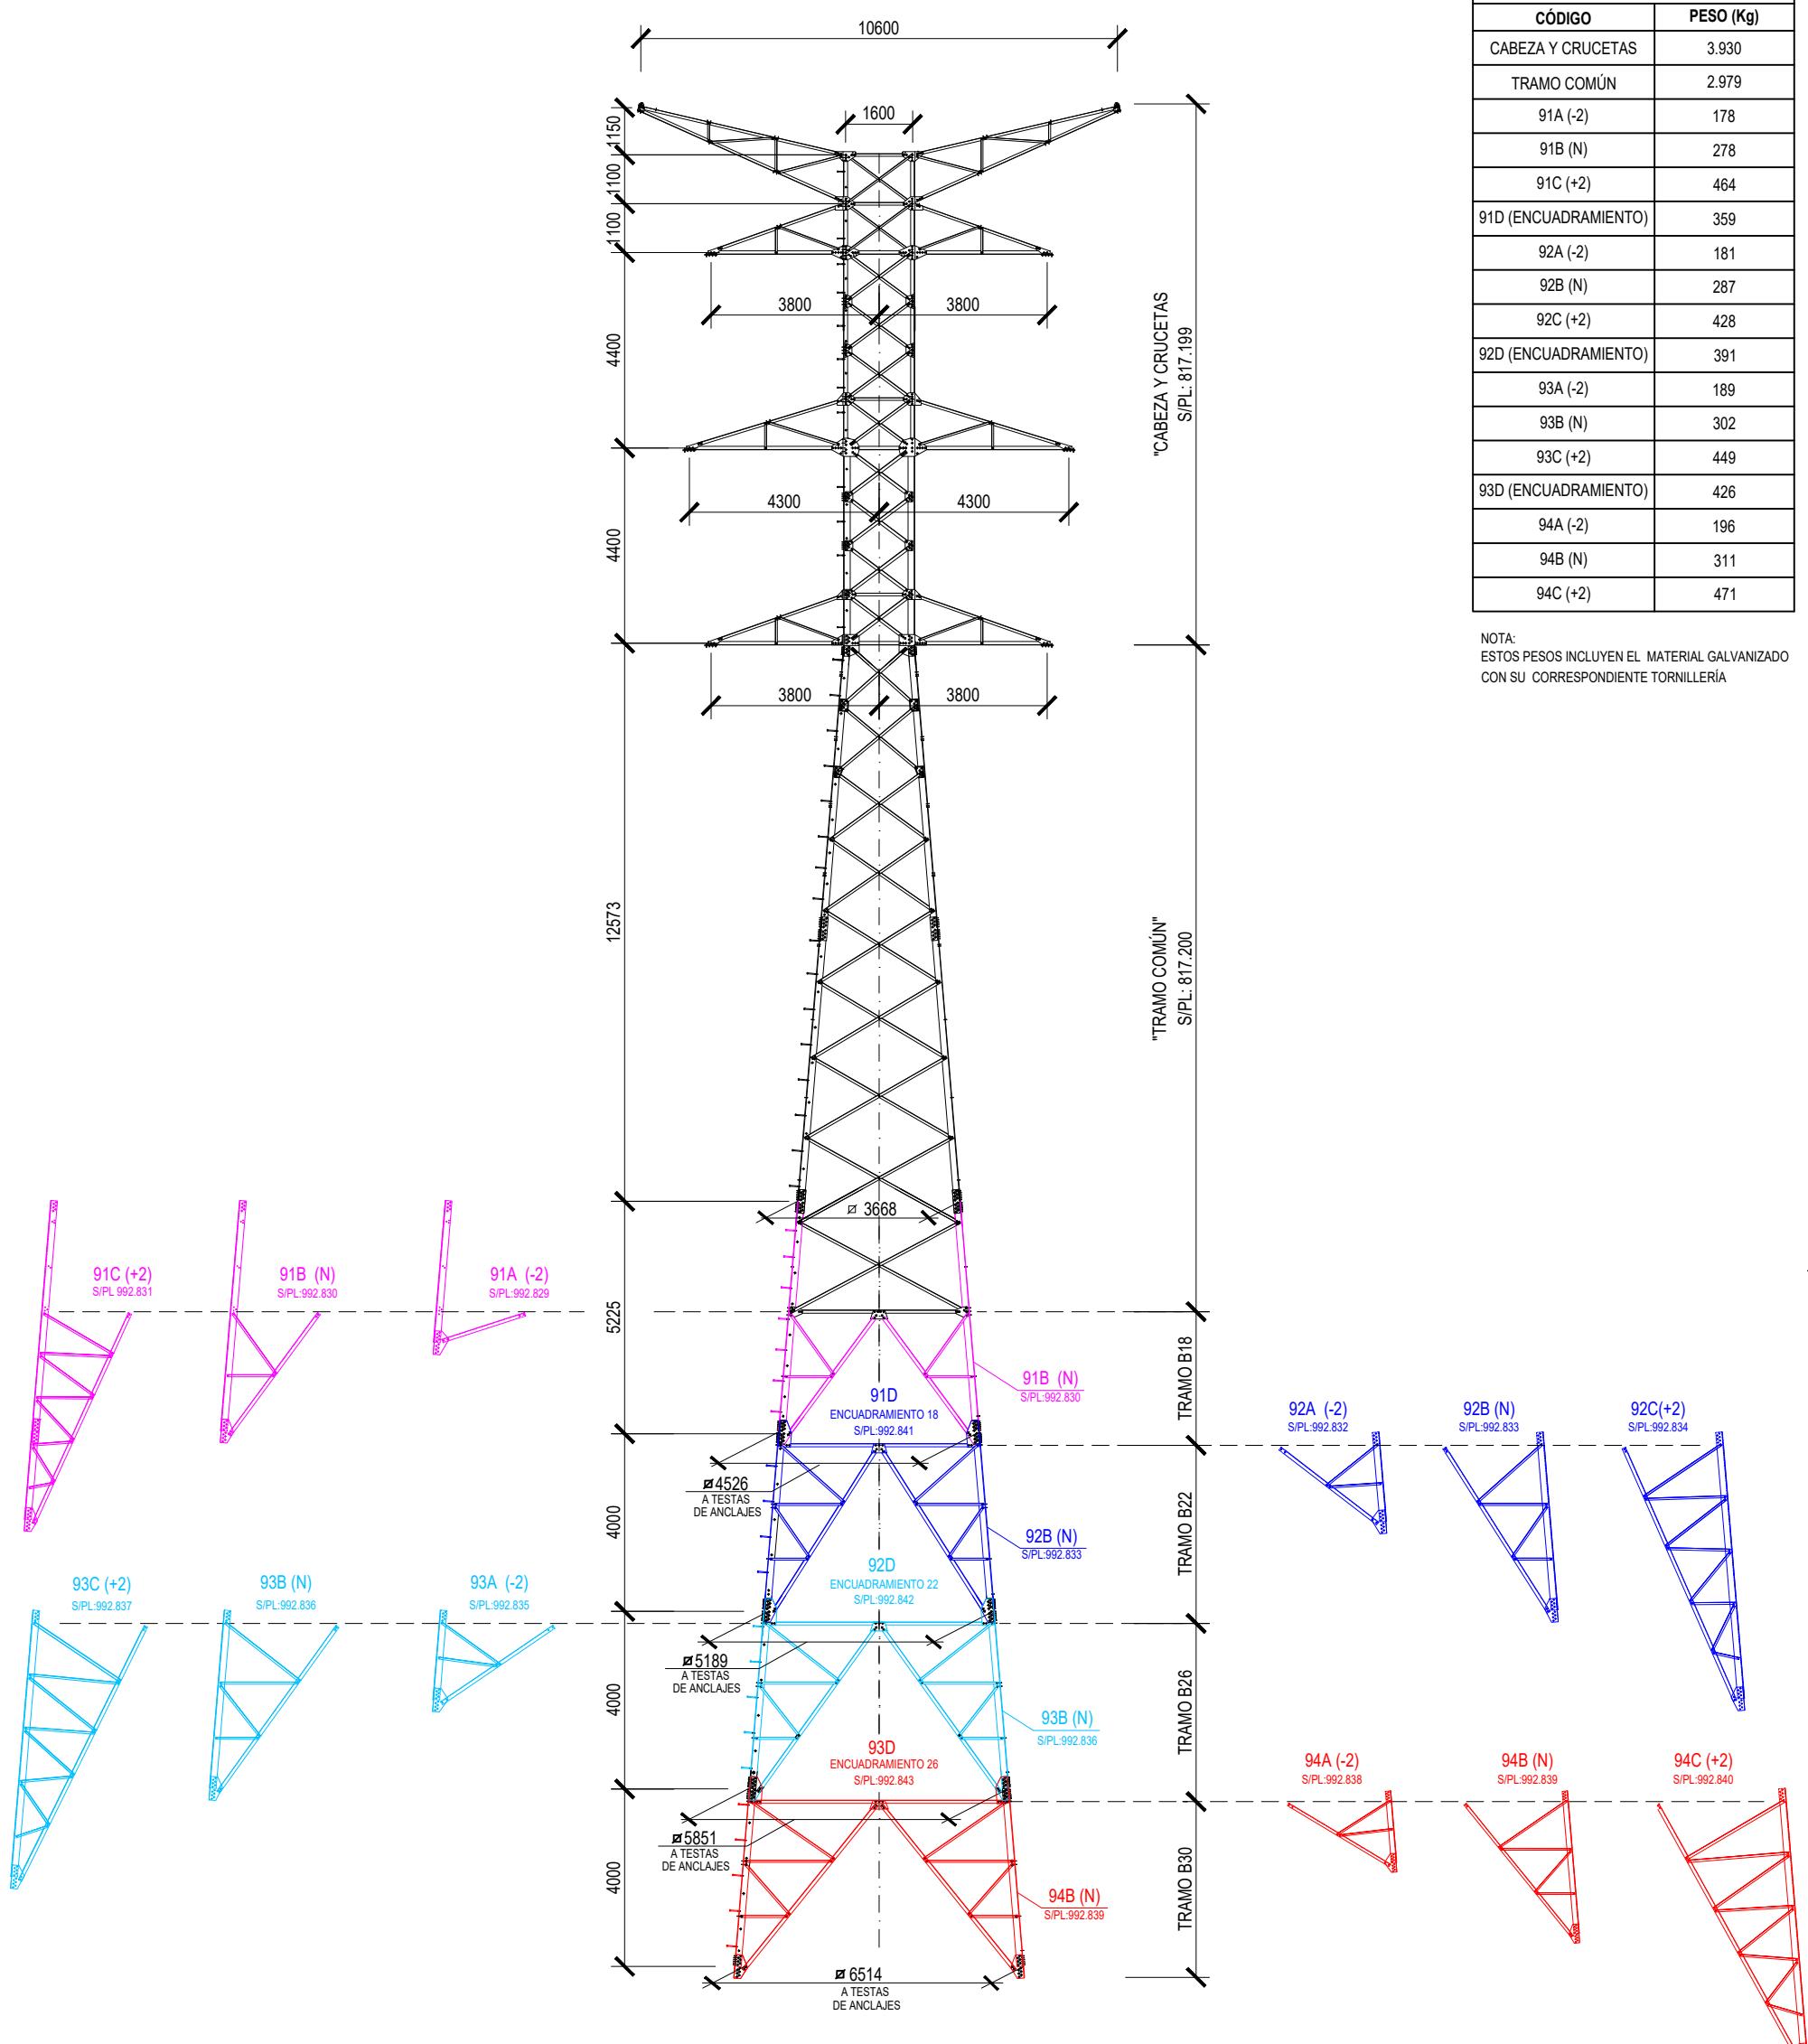

2	11-07-2018	IMFE	IMFE	RCAL	RCAL	ELIMINAR CONFIGURACIÓN DE BASES COMPLETAS
1	06-07-2017	IMFE	IMFE	RCAL	RCAL	AÑADIR DIMENSIONES Y ACTUALIZAR PESOS
Rev.	Fecha	Dibujado	Preparado	Revisado	Aprobado	Motivo. Estado de la revisión
Contratista :		Clasificación:		Fichero : 99324901-2-3-04-2000-5-11-26-0104.DWG Nº : 993.249		
Autor :		Tipo :				
Emisión inicial:		08-01-2014				
Dibuj.	Prep.	Rev.	Aprob.			
IMFE	IMFE	DRRO	RCAL	Cliente : IBERDROLA DISTRIBUCIÓN ELÉCTRICA		
3-04-2000-5-11-26-0104						Rev : 2
Reemplaza :						Hoja: 01 Sigue: - DIN: A3-esp

Todos los derechos reservados. La reproducción total o parcial de este dibujo sin autorización del propietario está prohibida.


NOTA:
PARA EL MONTAJE DE LOS TRAMOS COMPLETOS Y DE LAS PATAS
DESNIVELADAS, SERÁ NECESARIO SOLICITAR EL ENCUADRAMIENTO
SUPERIOR, EXCEPTO PARA EL TRAMO B18 Y LAS PATAS 91A, 91B, Y 91C
QUE SE MONTARÁN SOBRE EL ÚLTIMO ENCUADRAMIENTO INCLUIDO EN
EL "TRAMO COMÚN".
-COTAS EN mm.

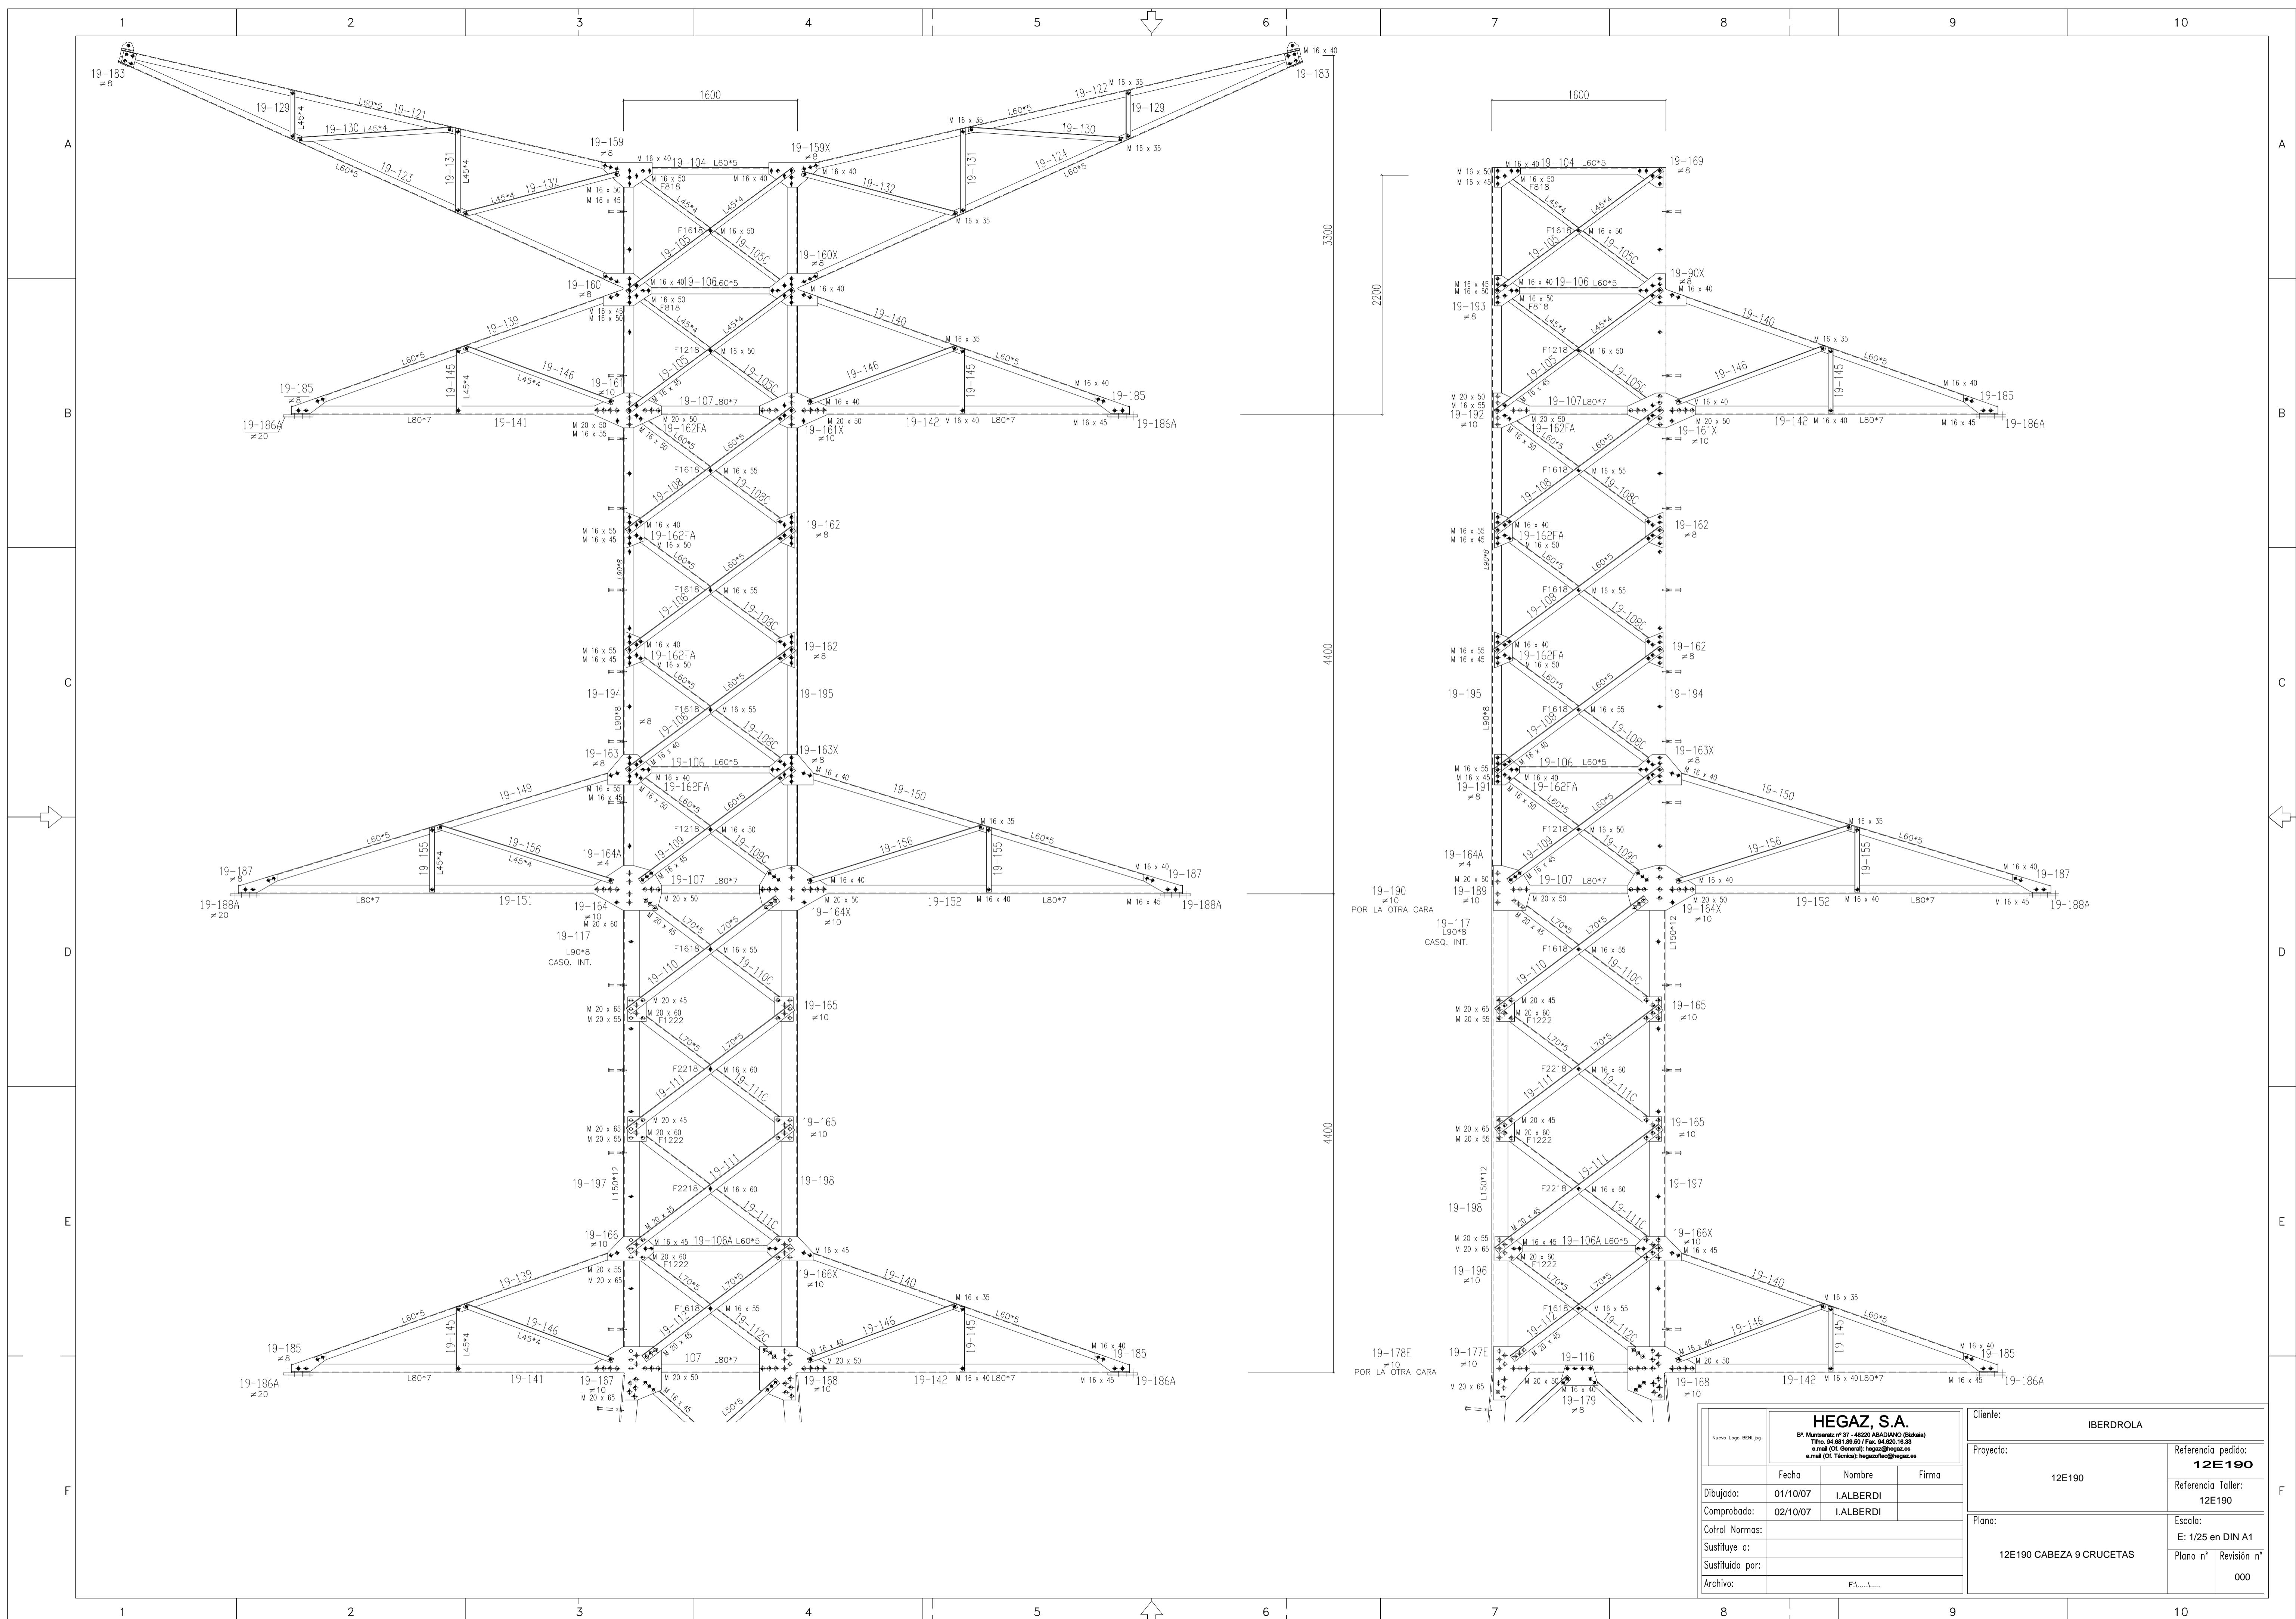

1

2↓

3

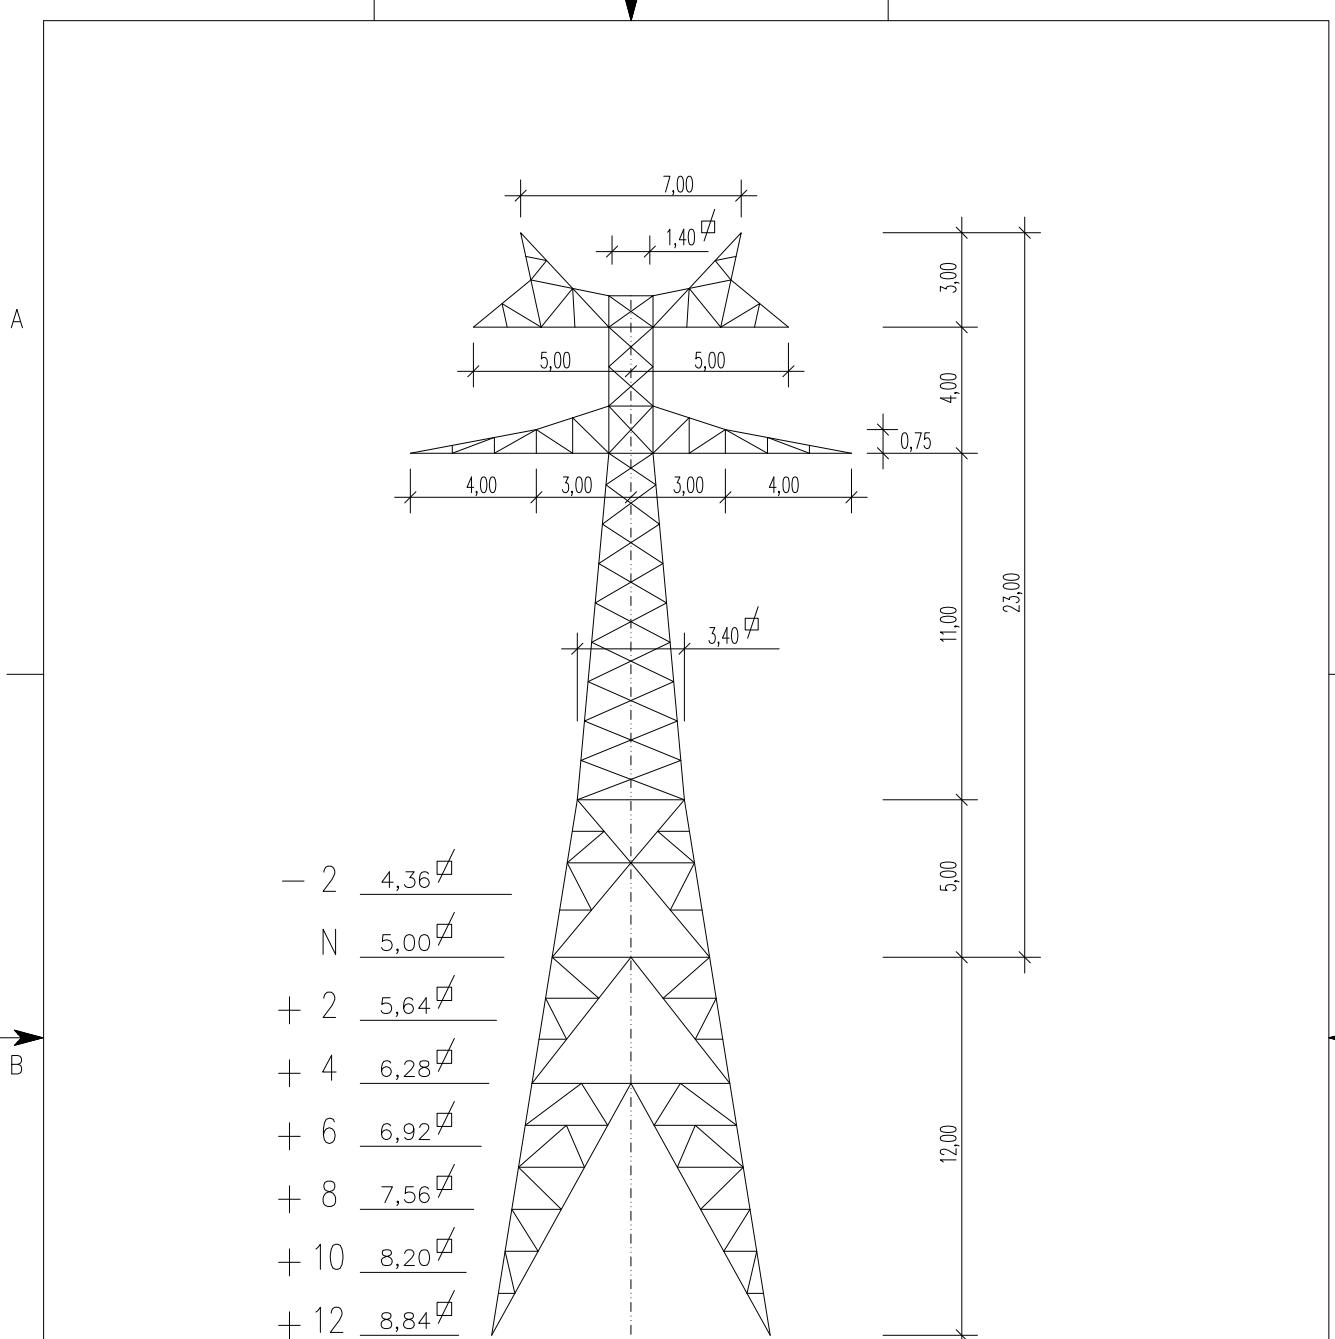

A

O

15-6-00

FECHA

NIVELES ACTIVOS

JOS DIBUJADO

IDM COMPROBADO

GOB APROBADO

C

C

L.E. A 132 KV.
GENERALES
ESQUEMA DEL APOYO
TIPO 12TK


F	A12TK.DGN	DIN - A4
ANUL.	AR	40005580
SIGUE HOJA		-




304200050026

Nº 806.313

HOJA
1REV.
0

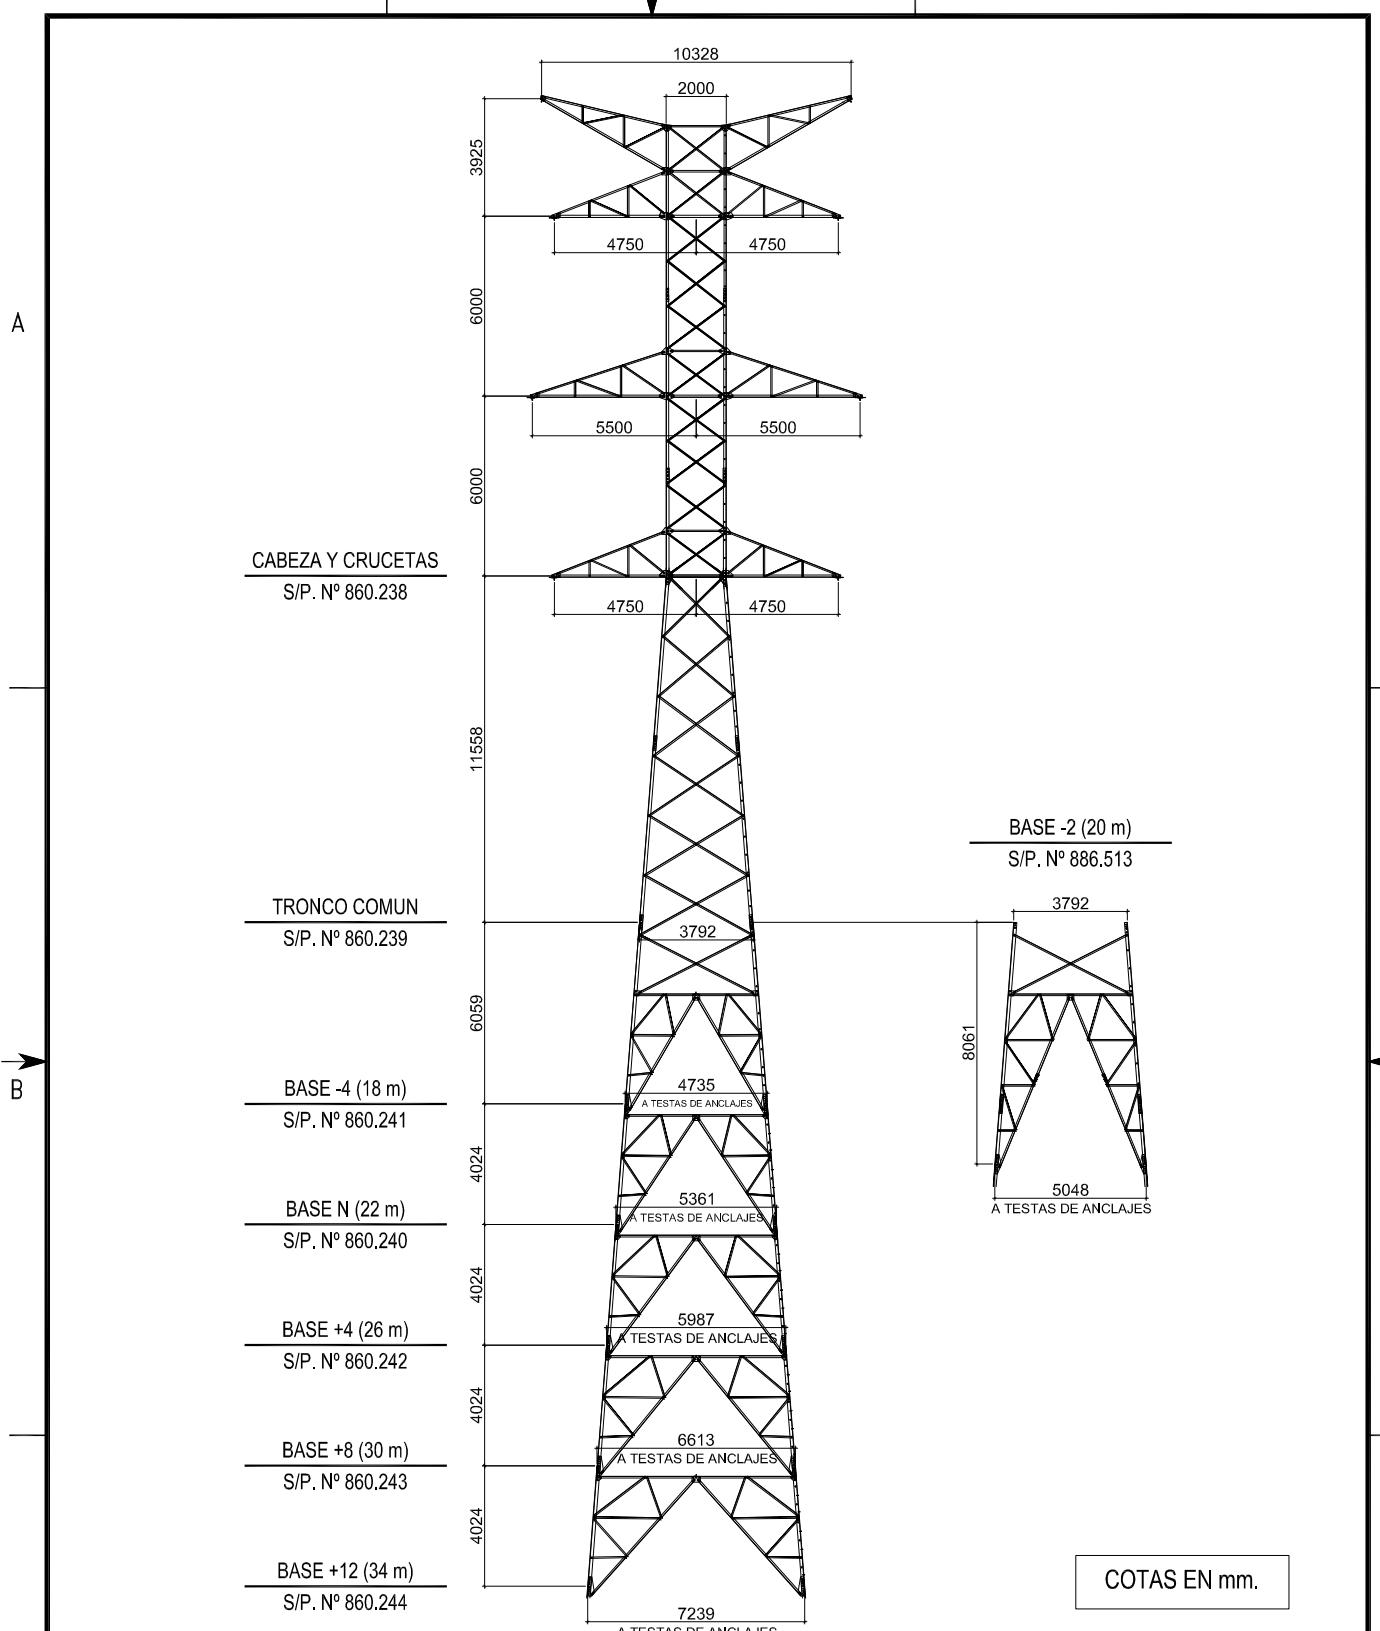

Nº SIGTE-SIAP:		0	15-12-2008	FECHA	00	
			P.P.M.	PREPARADO		
			P.P.M.	REVISADO		
			R.C.A.	APROBADO		
ESCALA:						
L.E. A 220 KV DOBLE CIRCUITO (DC) GENERALES ESQUEMA DE APOYOS APOYO TIPO 22E120			F. 967244-0.DWG	DIN-A4		
			ANUL.	-	B 4	
			ZDL026	SIGUE HOJA	--	
 IBERDROLA Ingeniería y Construcción		Nº 967.244	HOJA 01	REV. 0		

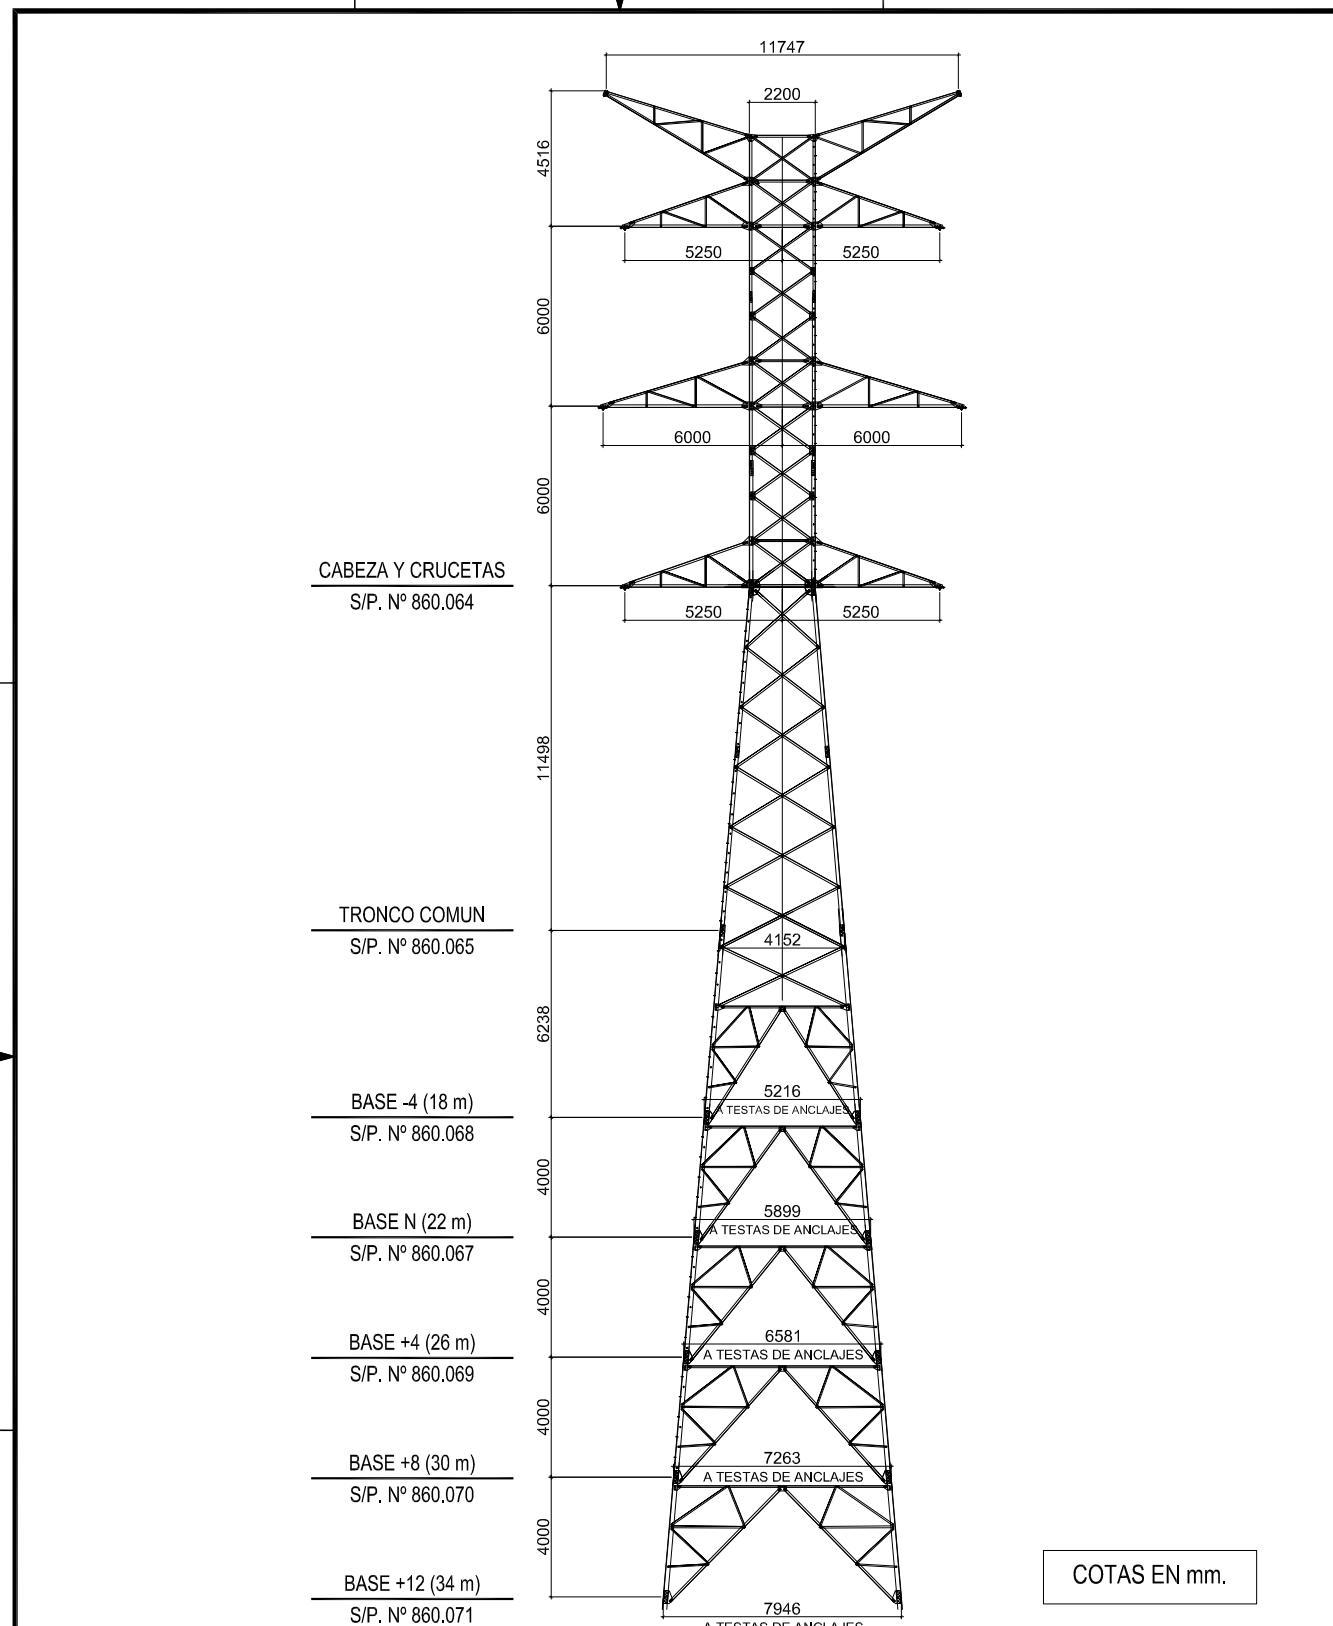




Nº SIGTE-SIAP:		0	15-12-2008	FECHA	00
			P.P.M.	PREPARADO	
			P.P.M.	REVISADO	
			R.C.A.	APROBADO	ESCALA: -

L.E. A 220 KV
DOBLE CIRCUITO (DC)
GENERALES
ESQUEMA DE APOYOS
APOYO TIPO 22E140

F. 967245-0.DWG	DIN-A4
ANUL. -	AR B 4
ZDL026	SIGUE HOJA --

Nº 967.245	HOJA 01	REV. 0
------------	---------	--------





1 2 3 4 5 6 7 8

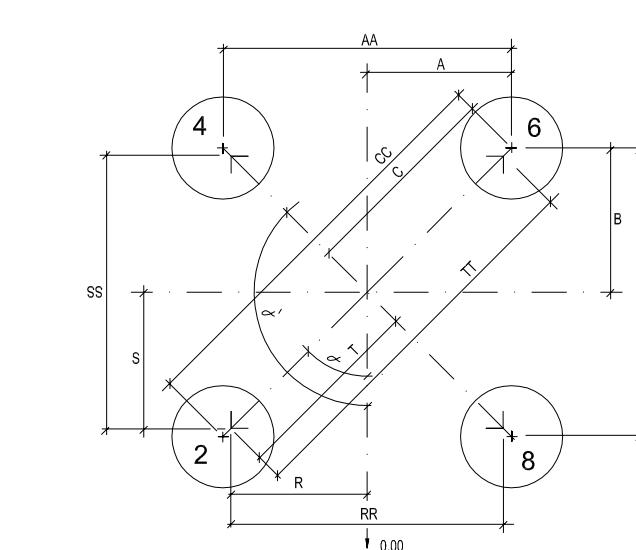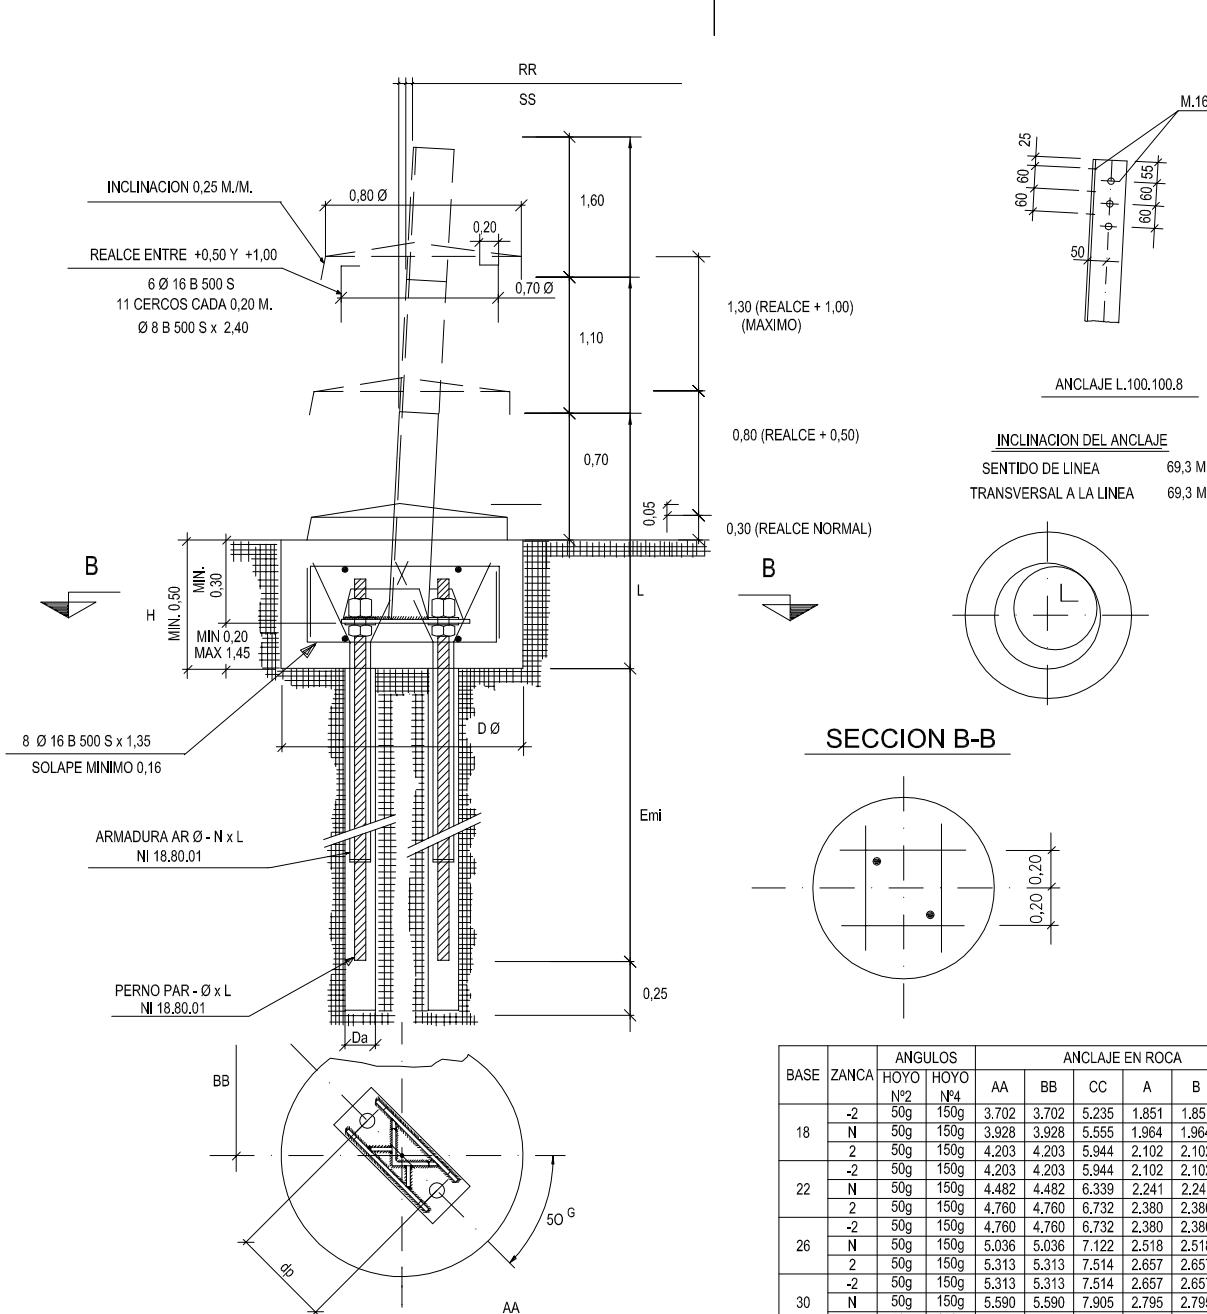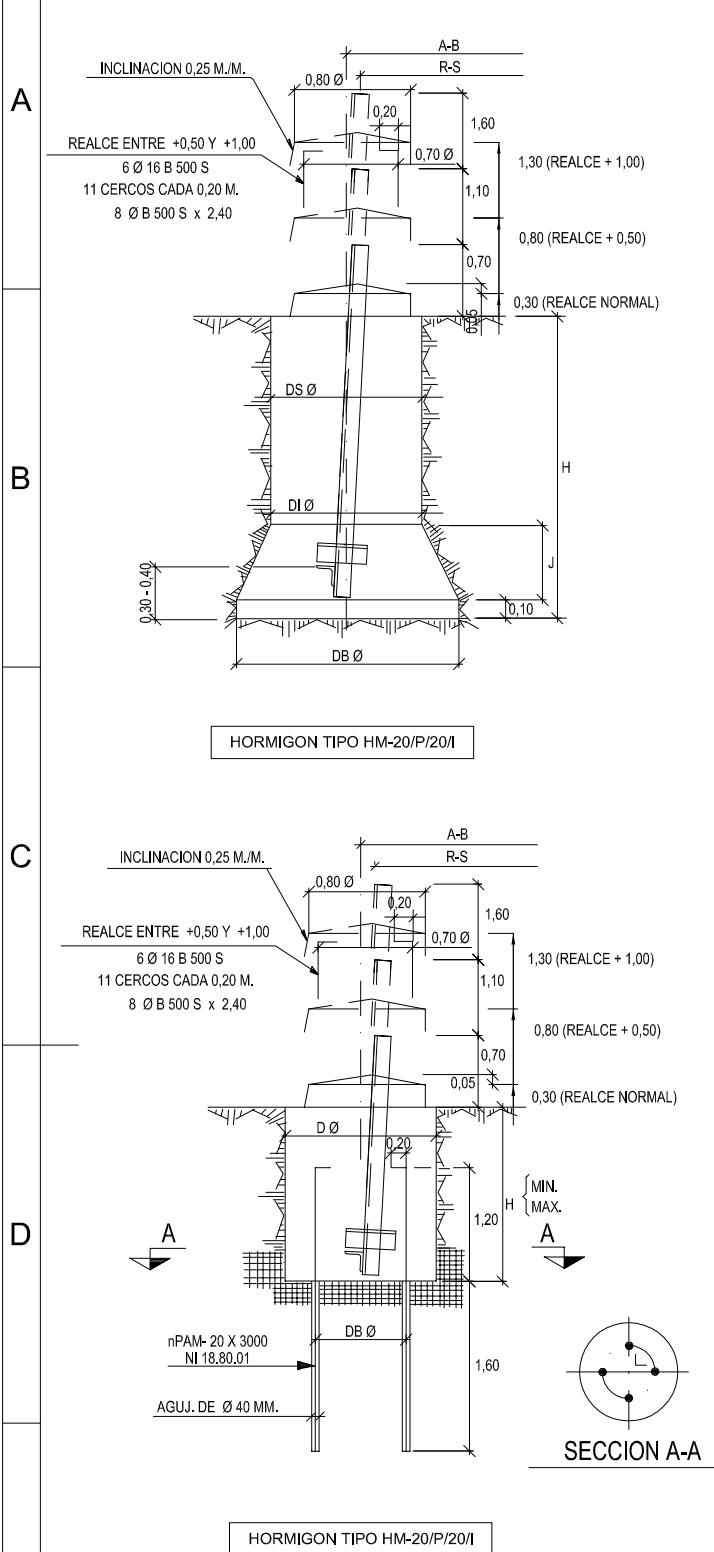


BASE	ZANCA	ANGULOS		APERTURA DE HOYOS						HORMIGONADO					
		HOYO N°2	HOYO N°4	AA	BB	CC	A	B	C	RR	SS	TT	R	S	T
18	-2	50g	150g	3.908	3.908	5.527	1.954	1.954	2.763	3.628	3.628	5.131	1.814	1.814	2.565
	N	50g	150g	4.134	4.134	5.846	2.067	2.067	2.923	3.854	3.854	5.450	1.927	1.927	2.725
22	-2	50g	150g	4.409	4.409	6.235	2.205	2.205	3.118	4.129	4.129	5.839	2.065	2.065	2.920
	N	50g	150g	4.688	4.688	6.630	2.344	2.344	4.408	4.408	4.408	6.627	2.343	2.343	3.314
26	-2	50g	150g	4.966	4.966	7.023	2.483	2.483	5.311	4.686	4.686	6.627	2.343	2.343	3.314
	N	50g	150g	5.242	5.242	7.413	2.621	2.621	7.007	4.962	4.962	7.017	2.481	2.481	3.509
30	-2	50g	150g	5.519	5.519	7.805	2.760	2.760	7.303	5.239	5.239	7.409	2.620	2.620	3.705
	N	50g	150g	5.796	5.796	8.197	2.898	2.898	4.098	5.516	5.516	7.801	2.758	2.758	3.900
	2	50g	150g	6.071	6.071	8.586	3.036	3.036	4.294	5.791	5.791	8.190	2.896	2.896	4.096

BASE	ZANCA	ANGULOS		APERTURA DE HOYOS						HORMIGONADO					
		HOYO N°2	HOYO N°4	AA	BB	CC	A	B	C	RR	SS	TT	R	S	T
18	-2	50g	150g	3.908	3.908	5.527	1.954	1.954	2.763	3.628	3.628	5.131	1.814	1.814	2.565
	N	50g	150g	4.134	4.134	5.846	2.067	2.067	2.923	3.854	3.854	5.450	1.927	1.927	2.725
22	-2	50g	150g	4.409	4.409	6.235	2.205	2.205	3.118	4.129	4.129	5.839	2.065	2.065	2.920
	N	50g	150g	4.688	4.688	6.630	2.344	2.344	4.408	4.408	4.408	6.627	2.343	2.343	3.314
26	-2	50g	150g	4.966	4.966	7.023	2.483	2.483	5.311	4.686	4.686	6.627	2.343	2.343	3.314
	N	50g	150g	5.242	5.242	7.413	2.621	2.621	7.007	4.962	4.962	7.017	2.481	2.481	3.509
30	-2	50g	150g	5.519	5.519	7.805	2.760	2.760	7.303	5.239	5.239	7.409	2.620	2.620	3.705
	N	50g	150g	5.796	5.796	8.197	2.898	2.898	4.098	5.516	5.516	7.801	2.758	2.758	3.900
	2	50g	150g	6.071	6.071	8.586	3.036	3.036	4.294	5.791	5.791	8.190	2.896	2.896	4.096

BASE	ZANCA	ANGULOS		ANCLAJE EN ROCA						ANCLAJE REALIZADO +0,50						ANCLAJE REALIZADO +1,00						HORMIGONADO					
		HOYO N°2	HOYO N°4	AA	BB	CC	A	B	C	AA	BB	CC	A	B	C	RR	SS	TT	R	S	T						
18	-2	50g	150g	3.702	3.702	5.235	1.851	1.851	2.618	3.771	3.771	5.333	1.886	1.886	3.840	3.840	5.431	1.920	1.920	2.715	3.628	5.131	1.814	1.814	2.565		
	N	50g	150g	3.928	3.928	5.555	1.964	1.964	2.778	3.997	3.997	5.653	1.999	1.999	2.827	4.066	5.750	2.033	2.033	2.875	3.854	5.450	1.927	1.927	2.725		
22	-2	50g	150g	4.203	4.203	5.944	2.102	2.102	2.973	4.272	4.272	6.042	2.136	2.136	3.021	4.341	6.139	2.171	2.171	3.070	4.129	5.839	2.065	2.065	2.920		
	N	50g	150g	4.482	4.482	6.339	2.241	2.241	3.169	4.551	4.551	6.436	2.276	2.276	3.021	4.341	6.139	2.171	2.171	3.070	4.129	5.839	2.065	2.065	2.920		
26	-2	50g	150g	4.760	4.760	6.732	2.380	2.380	3.366	4.829	4.829	6.829	2.415	2.415	4.898	4.898	6.927	2.449	2.449	4.408	4.408	6					

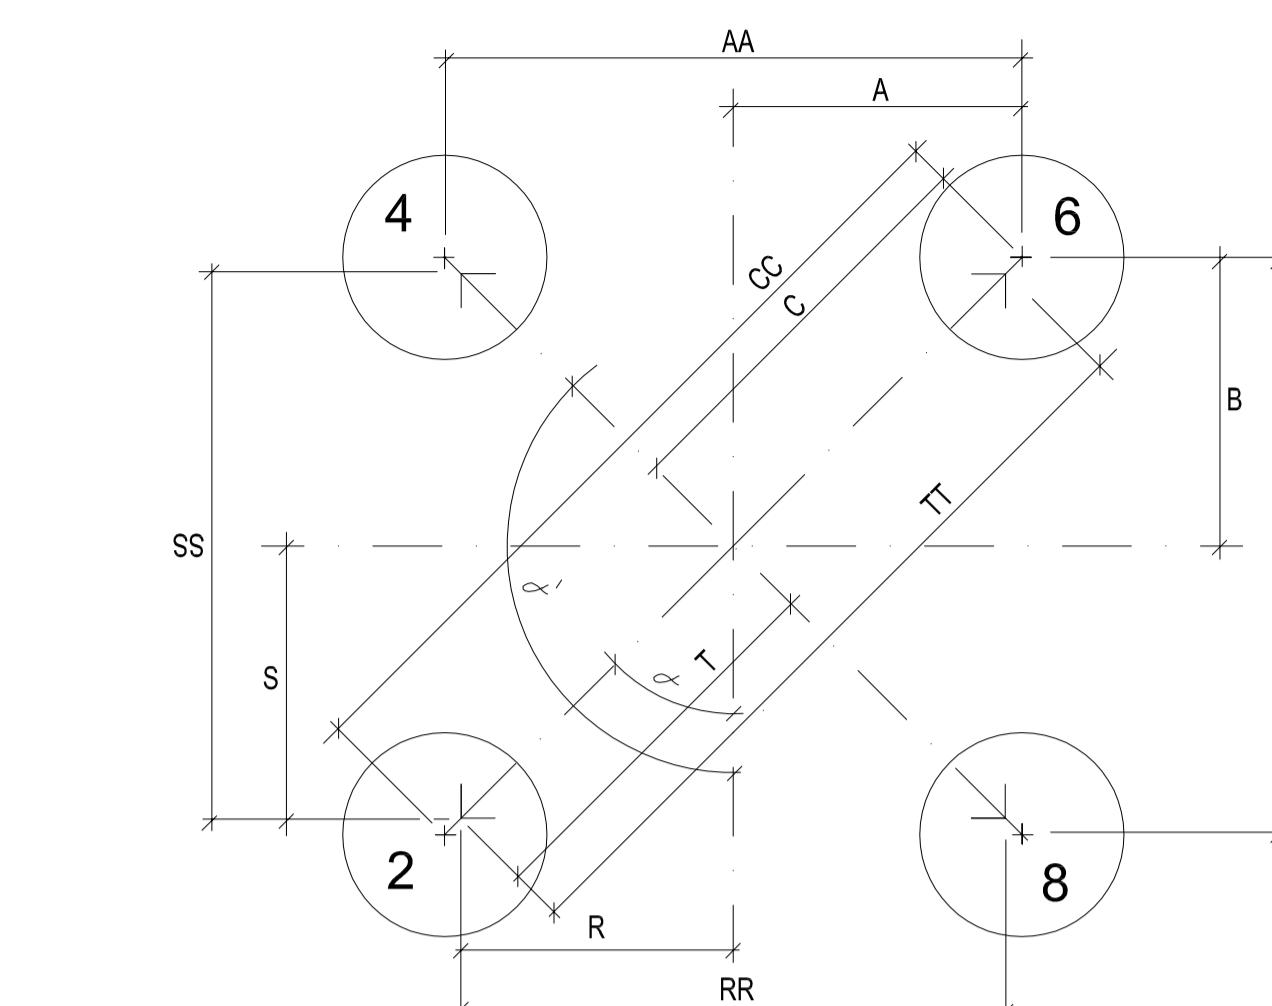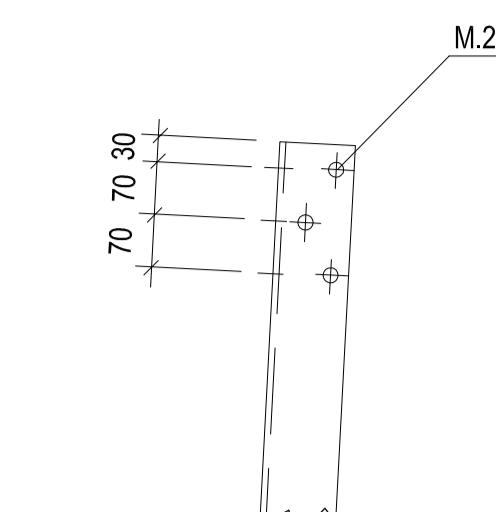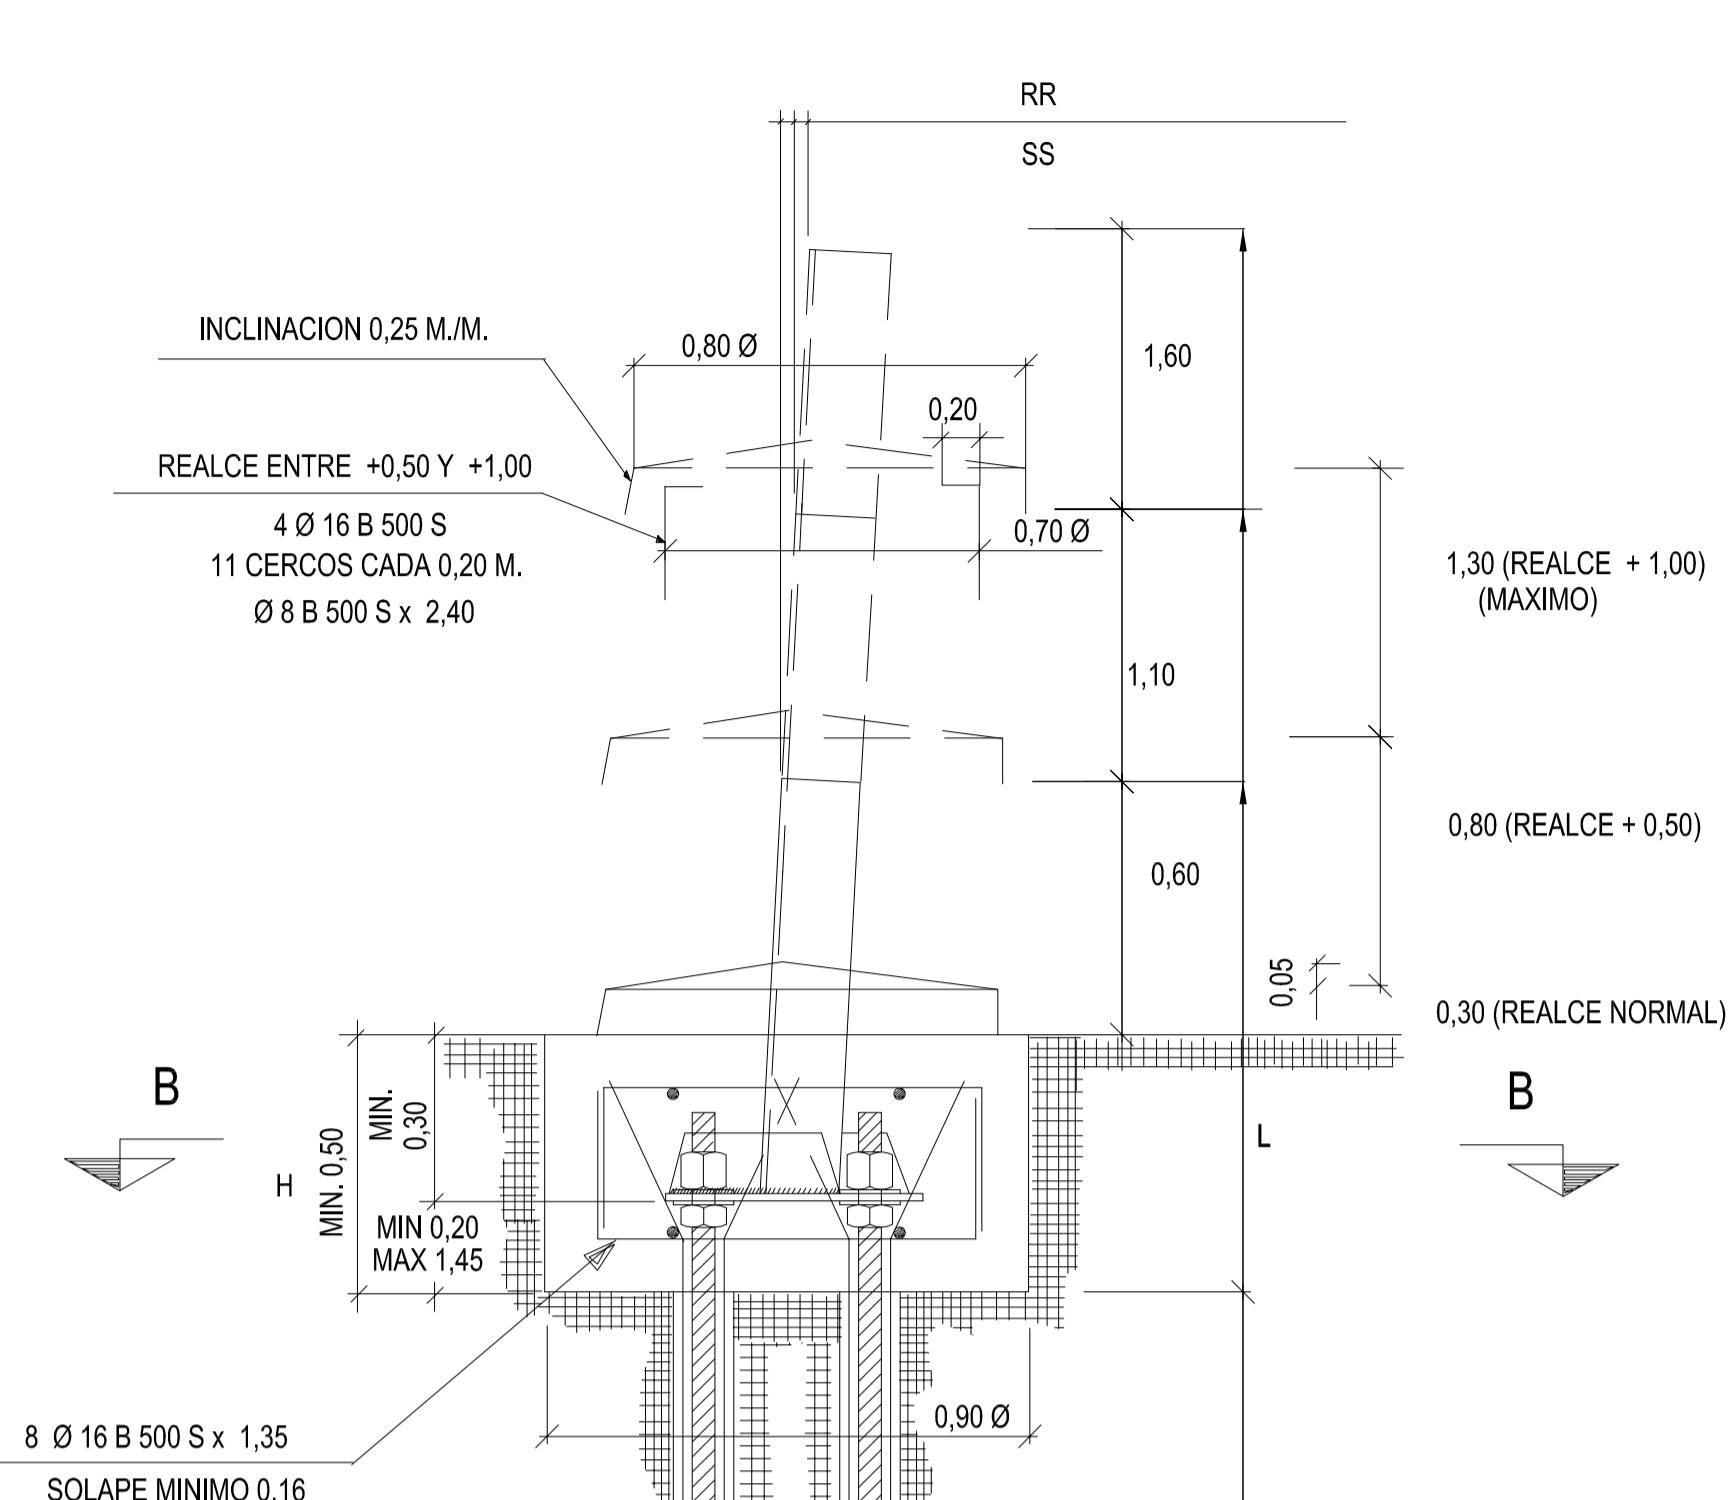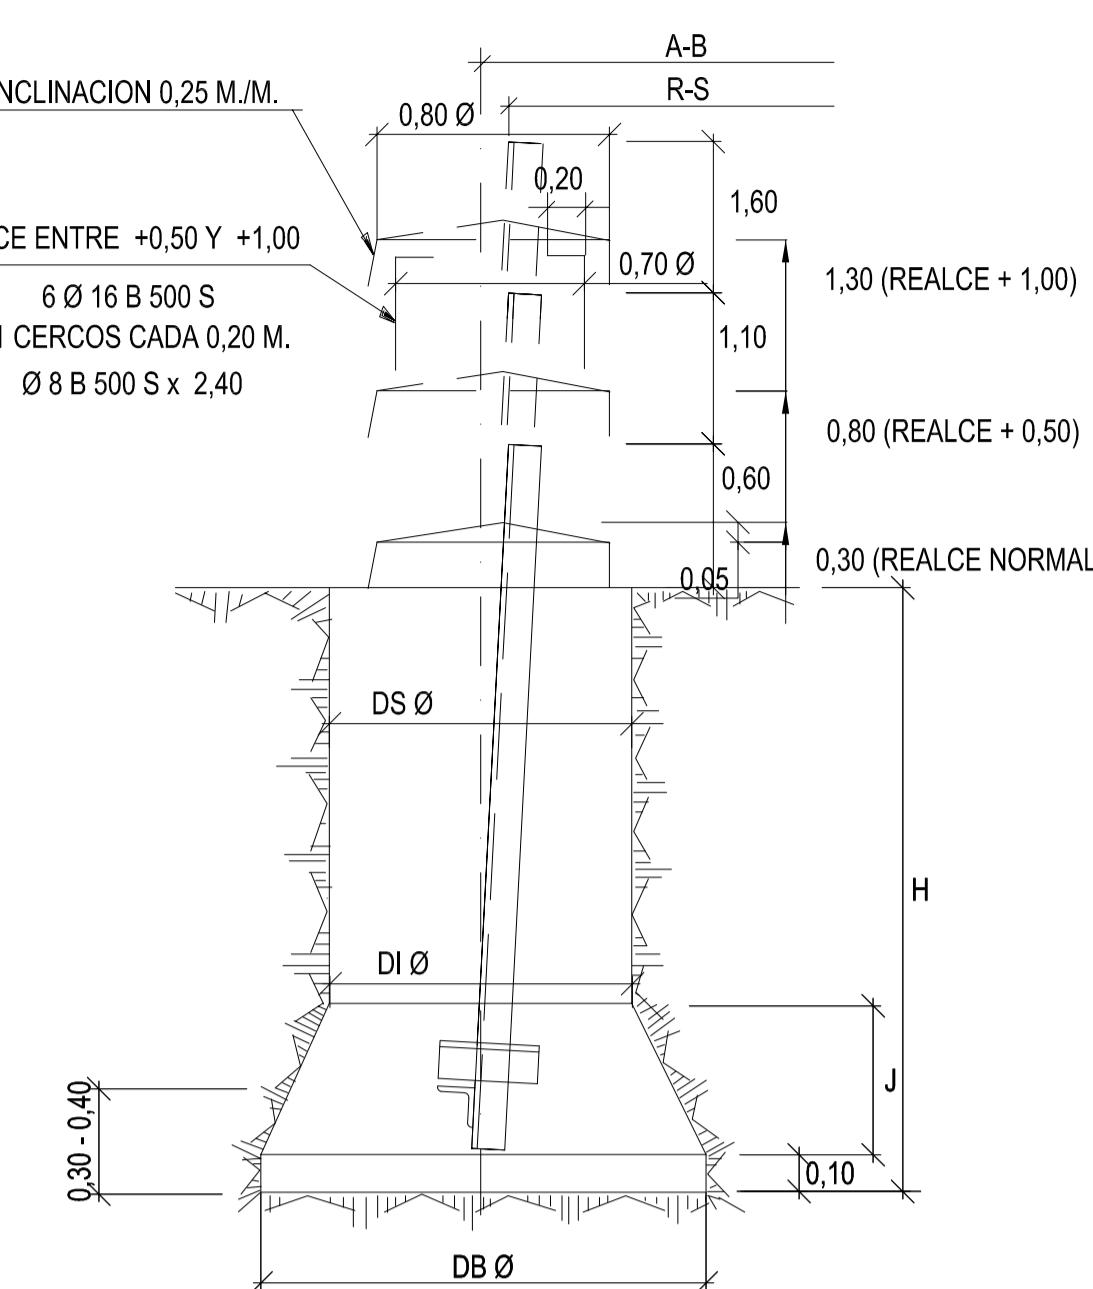

<u>INCLINACION DEL ANCLAJE</u>	
SENTIDO DE LINEA	69,3MM/M.
TRANSVERSAL A LA LINEA	69,3 MM/M.

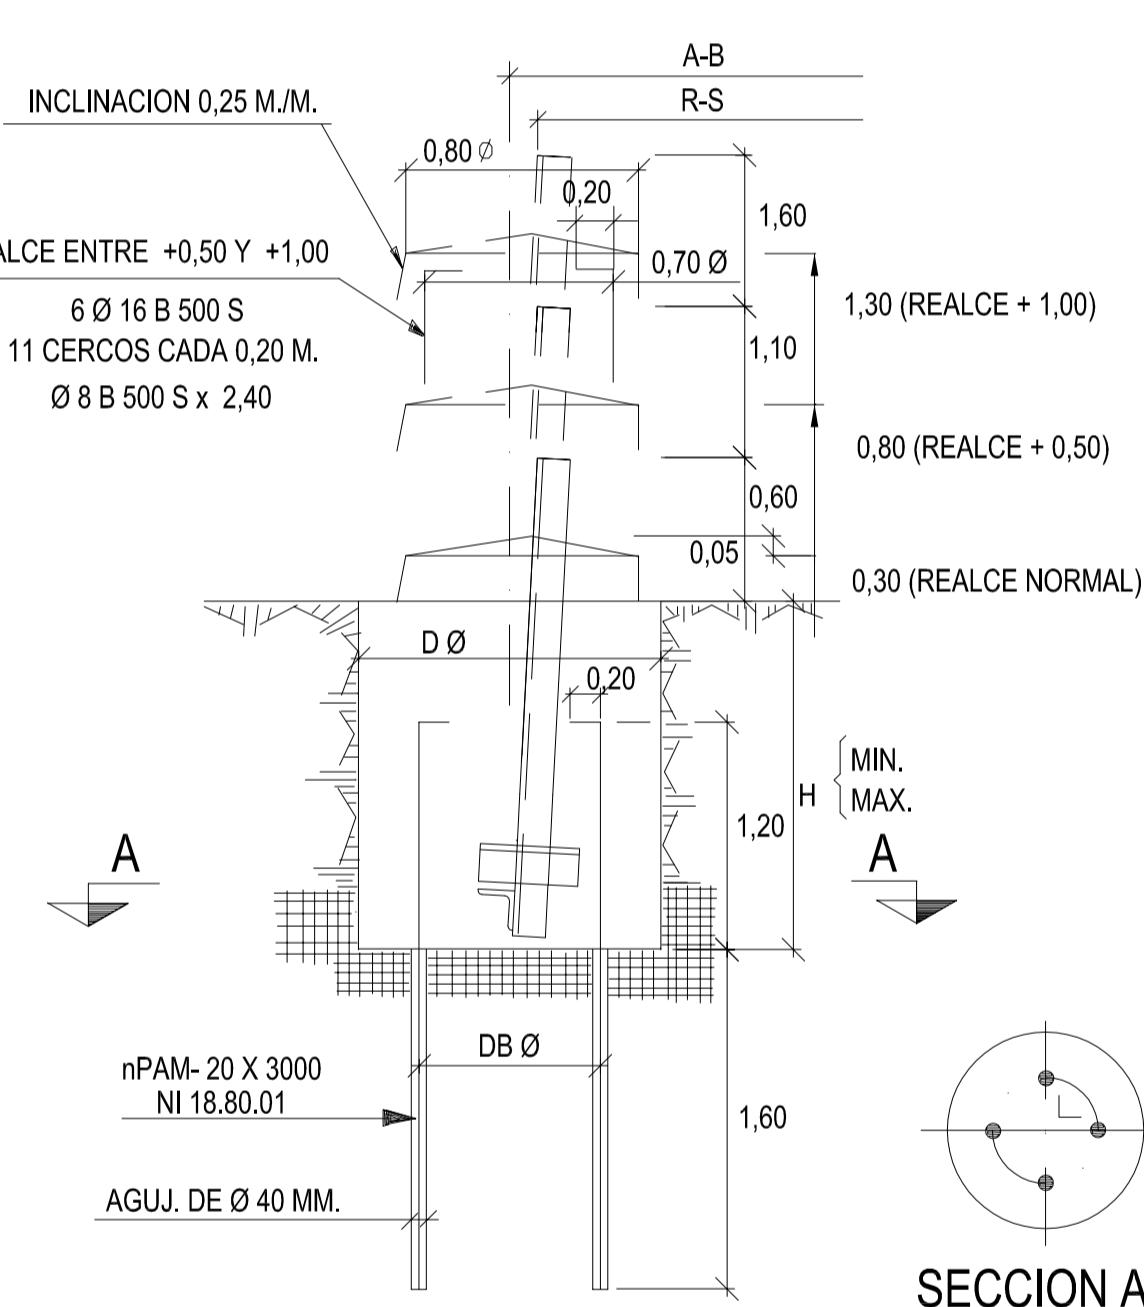

VOLUMEN REALCE HORMIGÓN ~ 0,64 M³/M DE REALCE

HORMIGON TIPO HM-20/P/20/I

VOLUMEN DE EXCAVACION Y HORMIGONADO 0,79 M³ /M DE PROFUNDIDAD SUPERIOR A LA MINIMA

DIMENSIONES Y CUBICACIÓN DE LAS CIMENTACIONES EN TIERRA

APOYO		DIMENSIONES EN METROS						POR APOYO		
TIPO	TRAMO BASE	DS Ø	DI Ø	DB Ø	J	K	H	CUBICACIONES M³		
								EXCAVACIÓN	HORMIGONADO	
12E140	B18/24 B26/28	1,00	1,00	1,70	0,50	0,10	2,95 3,10	11,20 12,52	11,84 12,12	

DIMENSIONES Y CUBICACIÓN DE LAS CIMENTACIONES MIXTAS

APOYO		DIMENSIONES EN METROS			POR APOYO			
TIPO	TRAMO BASE	D Ø	DB Ø	H (MÍNIMO)	PERNOS PAM-20X3000	CUBICACIONES M³		
						EXCAVACIÓN	HORMIGONADO	
12E140	B18/28	1,00	0,70	1,60	32	5,04	5,64	
				1,90	28	5,96	6,56	
				2,30	24	7,24	7,84	

DIMENSIONES Y CUBICACIÓN DE LAS CIMENTACIONES EN ROCA

APOYO		DIMENSIONES MACIZOS		DIMENSIONES AGUJEROS, PERNOS Y ARMADURAS					VOLUMEN (m ³) Y PERNOS POR APYO					ANCLAJE		L	
TIPO	TRAMO BASE	D Ø	H		PERNO TIPO	DA (mm)	Emi (m)	dp (m)	Armadura Tipo	EXCAVACIÓN		HORMIGONADO		Nº DE PERNOS	TIPO	MINIMO	MAXIMO
			MINIMO	MAXIMO						Mínimo	Máximo	Mínimo	Máximo				
12E140	B18/28	1,00	0,50	0,75	PAR-32x3000	80	2,40	0,40	AR 32-8x2500	1,56	2,36	2,16	2,96	8	N	1,10	1,59
			0,75	1,60	PAR-32x4000					2,36	5,04	2,96	5,64		+ 0,50	1,60	2,09

CIMENTACIONES "ROCA"

ANCLAJE TIPO	L	
	MINIMO	MAXIMO
N	1,10	1,59
+ 0,50	1,60	2,09
- 0,50	0,10	0,50

D	04-03-11	FRON*	FRON*	AGM*	RCA*	MODIFICAR CUADROS CIMENTACIONES S/MT-NEDIS 2.23,51	
C	05-02-09	PPM	-	PPM	RCA	ACTUALIZAR FECHA	
B	27-06-05	DTEC	-	-	-	ACTUALIZADO	
A	MARZ-04	P.P.M.		F.O.	R.C.	CORREGIR DIMENSIÓN TT	
REV.	Fecha	Dibujado	Preparado	Revisado	Aprobado	Motivo. Estado de la revisión	
Contratista :			Clasificación: -			LINEAS A 132 KV (DC) APOYO TIPO 12E140 CIMENTACIONES	
			Tipo : PROYECTO				
Autor :  IBERDROLA Ingeniería y Construcción			Fichero : 79290101-D 3-2000-4-00-05 00.DWG				
			Nº : 792.901				
Emisión inicial: 23-09-98			Cliente :  IBERDROLA			3.2000.4.00.05	
Dibuj.	Prep.	Rev.	Aprob.			Reemplaza : -	Hoja: 01
PROLYTEC		ZORRILLA	G.OLASO				

Estado de la revisión




APOYO TIPO 12E140

CIMENTACIONES


3.2000 4.00.05

Plaza : Hoja: 01 Sig

1 2 3 4 5 6 7 8

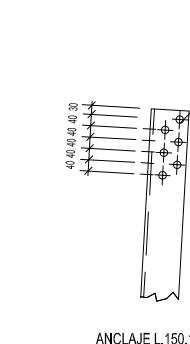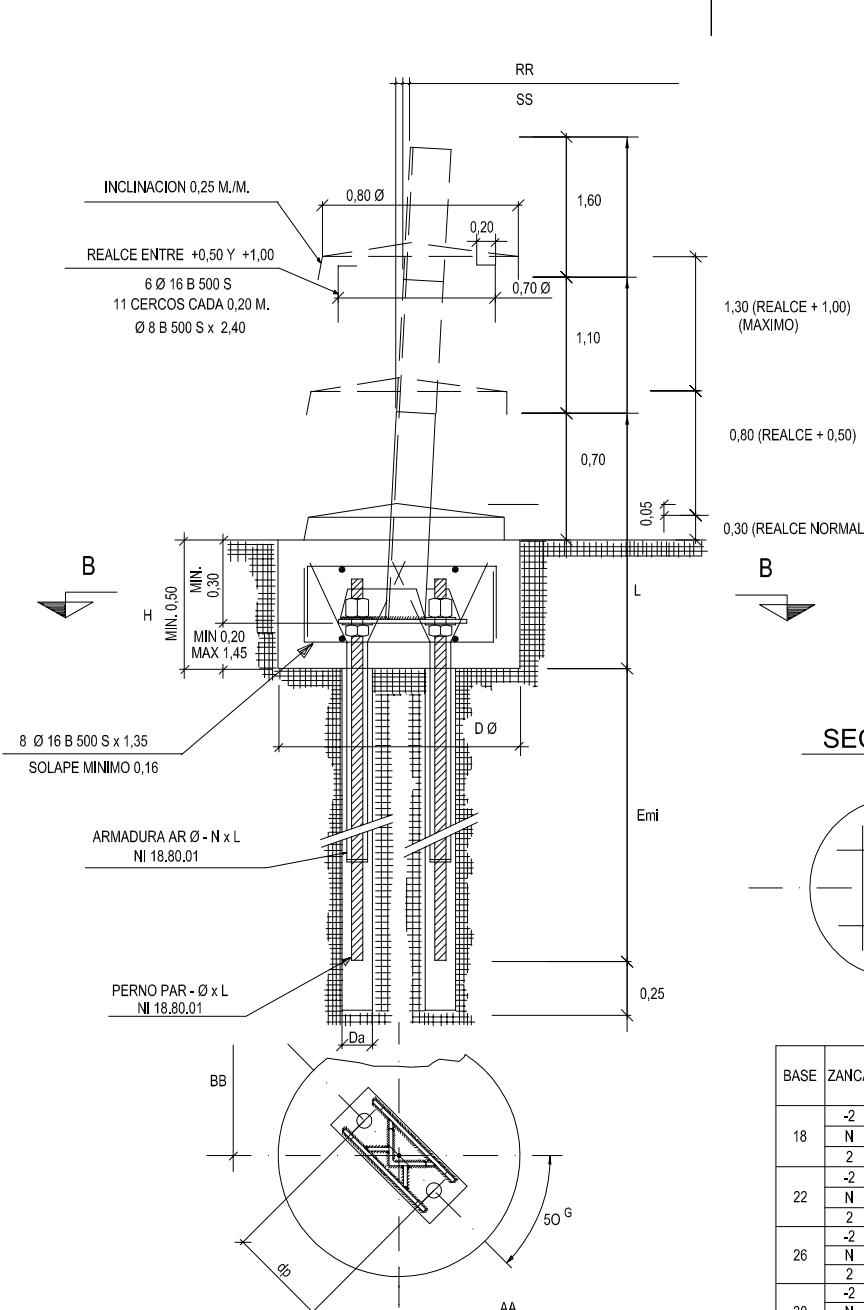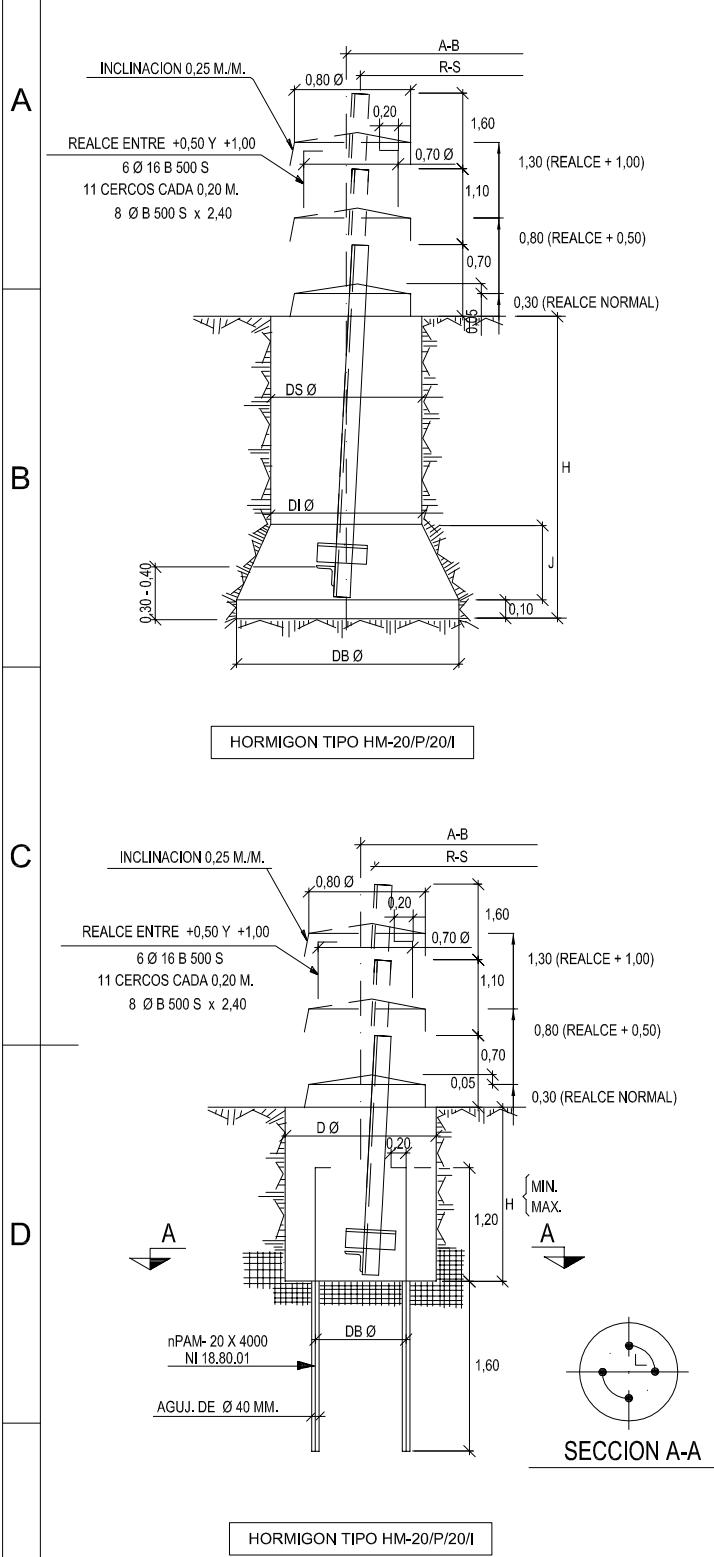

INCLINACION DEL ANCLAJE
SENTIDO DE LINEA 83,3 MM/M.
TRANSVERSAL A LA LINEA 83,3 MM/M.

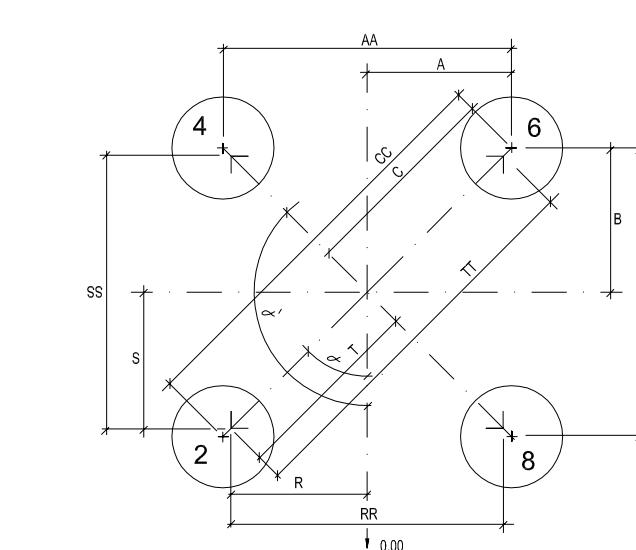



CIMENTACIONES "EN TIERRA" Y "MIXTAS"

BASE	ZANCA	ANGULOS	APERTURA DE HOYOS						HORMIGONADO						
			HOYO N°2	HOYO N°4	AA	BB	CC	A	B	C	RR	SS	TT	R	S
18	-2	50g 150g	4.635	4.635	6.555	2.318	2.318	3.278	4.195	4.195	5.933	2.098	2.098	2.967	
	N	50g 150g	4.966	4.966	7.023	2.483	2.483	3.511	4.526	4.526	6.401	2.263	2.263	3.200	
	2	50g 150g	5.298	5.298	7.493	2.649	2.649	3.746	4.858	4.858	6.870	2.429	2.429	3.435	
22	N	50g 150g	5.631	5.631	7.963	2.816	2.816	3.982	5.191	5.191	7.341	2.596	2.596	3.671	
	2	50g 150g	5.964	5.964	8.434	2.982	2.982	4.217	5.524	5.524	7.812	2.762	2.762	3.906	
	-2	50g 150g	6.297	6.297	8.905	3.149	3.149	4.453	5.857	5.857	8.283	2.929	2.929	4.142	
26	N	50g 150g	6.629	6.629	9.375	3.315	3.315	4.688	6.189	6.189	8.753	3.095	3.095	4.377	
	-2	50g 150g	6.629	6.629	9.375	3.315	3.315	4.688	6.189	6.189	8.753	3.095	3.095	4.377	
	2	50g 150g	6.913	6.913	7.292	7.292	10.312	3.646	5.156	5.156	6.852	6.852	6.852	9.690	3.426
30	N	50g 150g	6.962	6.962	9.846	3.481	3.481	4.923	6.522	6.522	9.224	3.261	3.261	4.612	
	2	50g 150g	7.292	7.292	10.312	3.646	3.646	4.944	7.853	7.853	10.013	3.540	3.540	4.845	

CIMENTACIONES EN ROCA

BASE	ZANCA	ANGULOS	ANCLAJE EN ROCA						ANCLAJE REALIZADO +0,50						ANCLAJE REALIZADO +1,00						HORMIGONADO					
			HOYO N°2	HOYO N°4	AA	BB	CC	A	B	C	AA	BB	CC	A	B	C	RR	SS	TT	R	S	T				
18	-2	50g 150g	4.256	4.256	6.019	2.128	2.128	3.009	4.334	4.334	6.129	2.167	2.167	3.065	4.423	4.423	6.255	2.212	2.212	3.128	4.195	4.195	5.933	2.098	2.098	2.967
	N	50g 150g	4.587	4.587	6.487	2.294	2.294	3.244	4.665	4.665	6.597	2.333	2.333	3.299	4.754	4.754	6.723	2.377	2.377	3.362	4.526	4.526	6.401	2.263	2.263	3.200
	2	50g 150g	4.919	4.919	6.957	2.460	2.460	3.479	4.997	4.997	7.067	2.499	2.499	3.534	5.086	5.086	7.193	2.543	2.543	3.596	4.858	4.858	6.870	2.429	2.429	3.435
22	N	50g 150g	5.252	5.252	7.427	2.626	2.626	3.714	5.330	5.330	7.538	2.665	2.665	3.769	5.419	5.419	7.664	2.710	2.710	3.833	5.191	5.191	7.341	2.596	2.596	3.671
	2	50g 150g	5.585	5.585	7.898	2.793	2.793	3.950	5.663	5.663	8.009	2.832	2.832	4.005	5.752	5.752	8.135	2.876	2.876	4.067	5.524	5.524	7.812	2.762	2.762	3.906
	-2	50g 150g	5.918	5.918	8.369	2.959	2.959	4.185	5.996	5.996	8.480	2.998	2.998	4.240	6.085	6.085	8.605	3.043	3.043	5.857	5.857	5.857	8.283	2.929	2.929	4.142
26	N	50g 150g	6.250	6.250	8.839	3.125	3.125	4.419	6.328	6.328	8.949	3.164	3.164	4.475	6.417	6.417	9.075	3.209	3.209	4.538	6.189	6.189	8.753	3.095	3.095	4.377
	2	50g 150g	6.250	6.250	8.839	3.125	3.125	4.419	6.328	6.328	8.949	3.164	3.164	4.475	6.417	6.417	9.075	3.209	3.209	4.538	6.189	6.189	8.753	3.095	3.095	4.377
	-2	50g 150g	6.583	6.583	9.310	3.292	3.292	4.656	6.661	6.661	9.420	3.331	3.331	4.711	6.750	6.750	9.546	3.375	3.375	4.773	6.522	6.522	9.224	3.261	3.261	4.612
30	N	50g 150g	6.913	6.913	9.776	3.457	3.457	4.889	6.991	6.991	9.887	3.496	3.496	4.944	7.080	7.080	10.013	3.540	3.540	5.006	6.852	6.852	9.690	3.426	3.426	4.845
	2	5																								

1 2 3 4 5 6

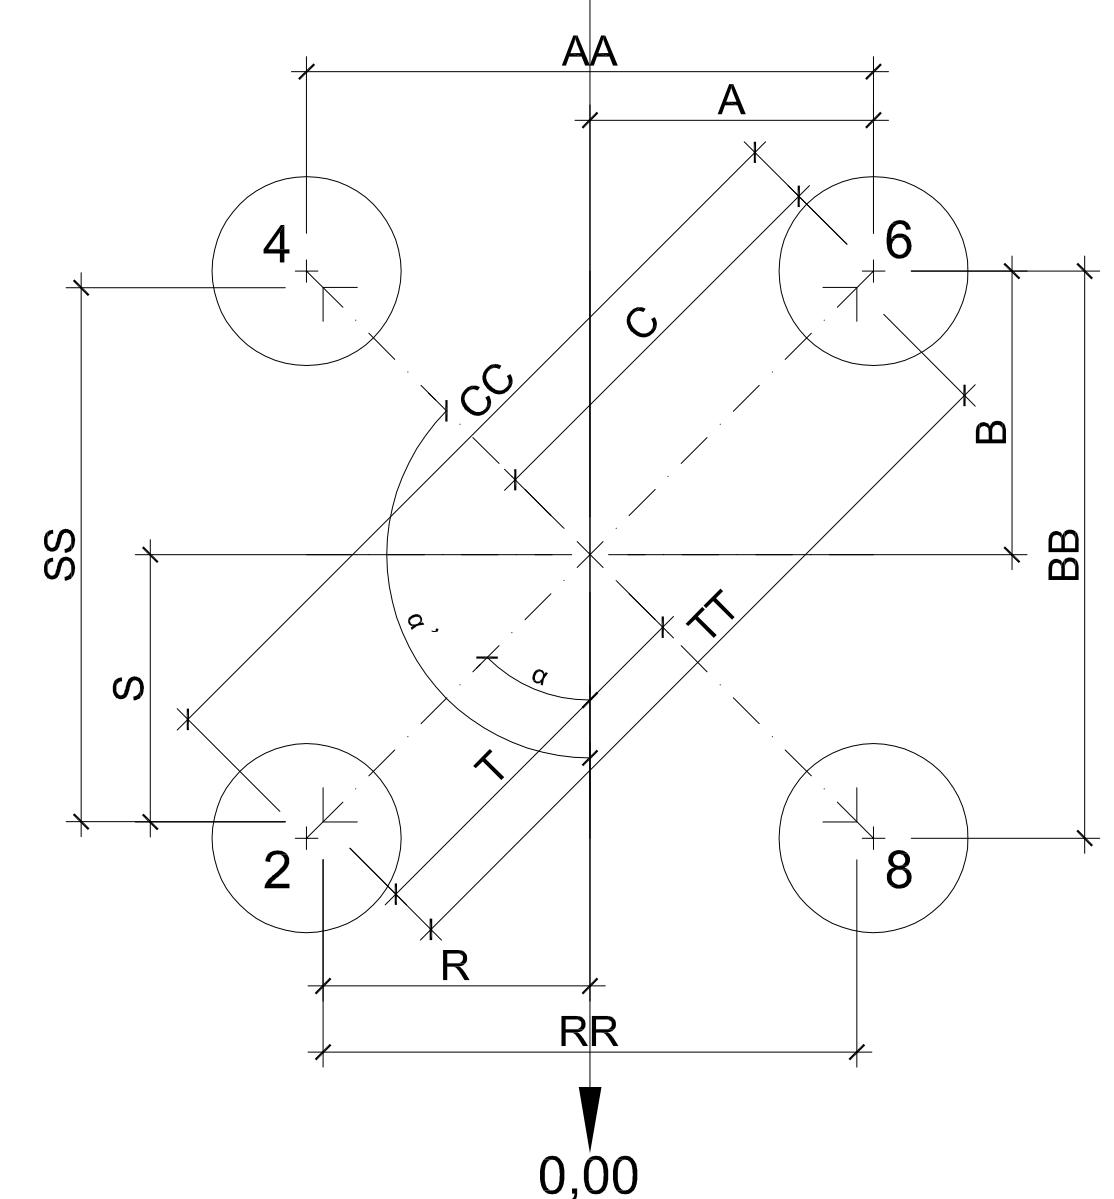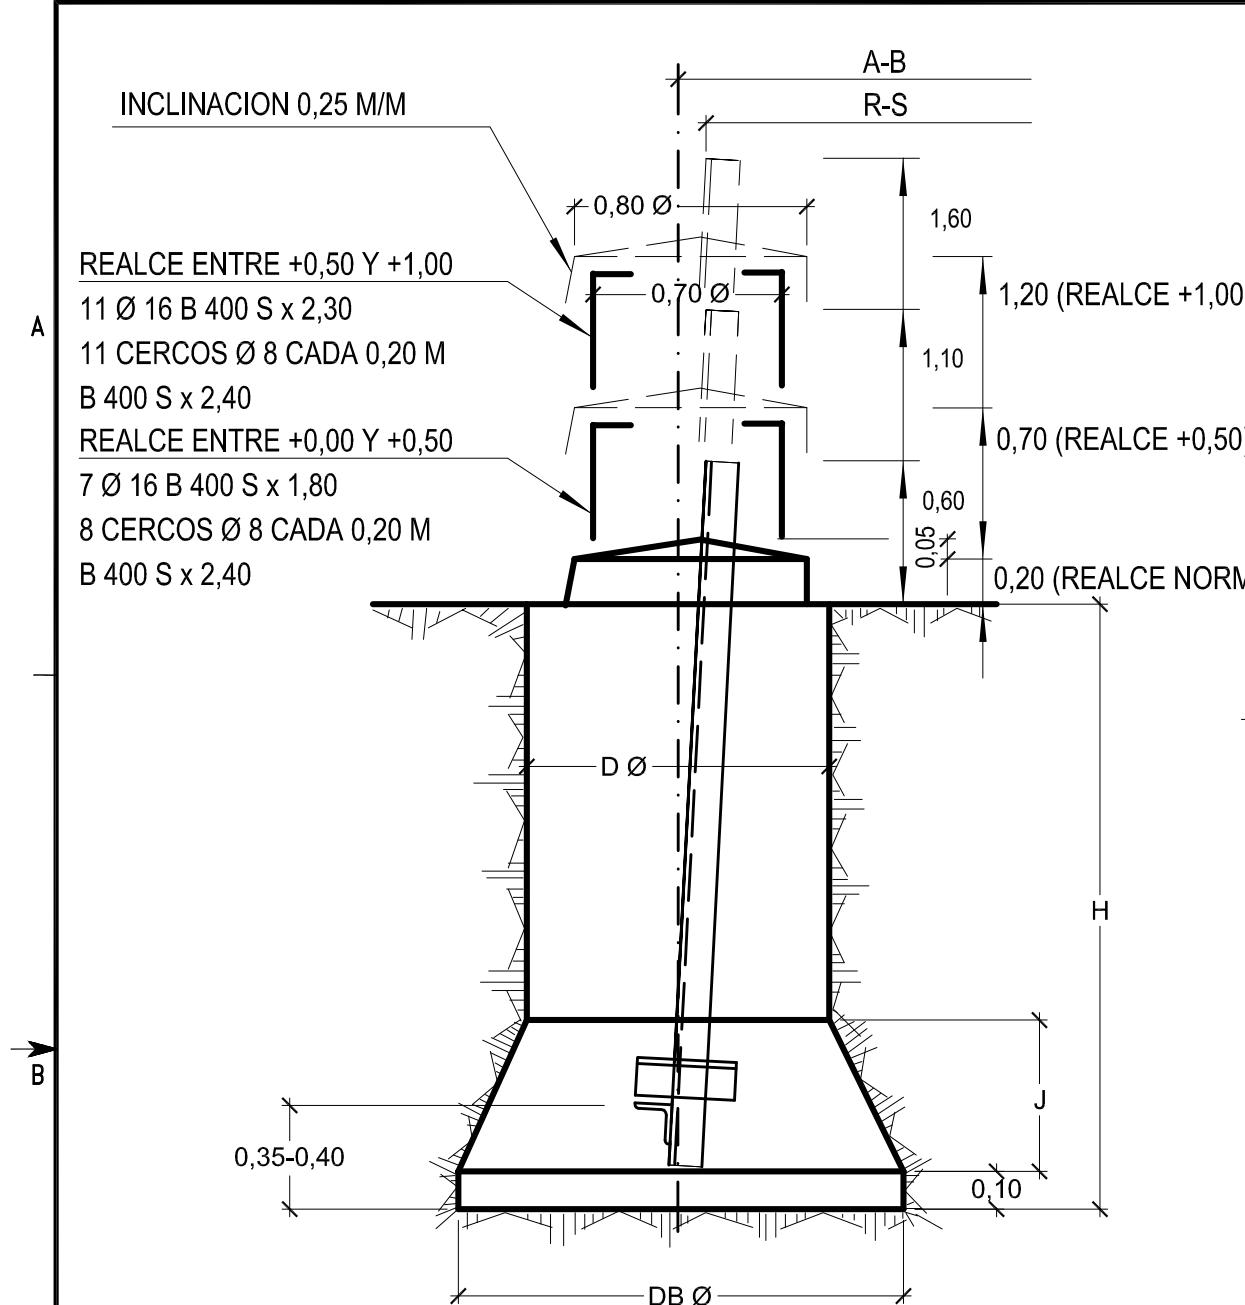VOLUMEN REALCE HORMIGON ± 0,64 M³/M DE REALCERESISTENCIA CARACTERISTICA DEL HORMIGON : 20 N/mm²

CARACTERISTICAS DE LAS CIMENTACIONES

TIPO DE TERRENO	TIPO DE CIMENTACION	DIMENSIONES EN METROS				VOLUMEN EN M ³	
		D Ø	DB Ø	J	H	EXCAVACION 4 HOYOS	HORMIGONADO 4 HOYOS
NORMAL	PE N	1,40	2,40	1,00	3,05	25,40	26,04
FLOJO	PE F	1,50	2,60	1,10	3,45	32,88	33,52

ZANCAS	ANGULOS		DIMENSIONES EN mm DE APERTURA DE HOYOS Y HORMIGONADO								R	S	T
	α HOYO Nº 2	α' HOYO Nº 4	APERTURA DE HOYOS				HORMIGONADO				R	S	T
-6,25(B 9,75)	50°	150°	3680	3680	5204	1840	1840	2602	3175	3175	4490	1588	1588
-5 (B 11)	50°	150°	4080	4080	5770	2040	2040	2885	3400	3400	4808	1700	1700
-2 (B 14)	50°	150°	5040	5040	7128	2520	2520	3564	4360	4360	6166	2180	2180
N (B 16)	50°	150°	5680	5680	8033	2840	2840	4016	5000	5000	7071	2500	2500
+2 (B 18)	50°	150°	6320	6320	8938	3160	3160	4469	5640	5640	7976	2820	2820
+4 (B 20)	50°	150°	6960	6960	9843	3480	3480	4921	6280	6280	8881	3140	3140
+6 (B 22)	50°	150°	7600	7600	10748	3800	3800	5374	6920	6920	9786	3460	4893
+8 (B 24)	50°	150°	8240	8240	11653	4120	4120	5827	7560	7560	10691	3780	3780
+10 (B 26)	50°	150°	8880	8880	12558	4440	4440	6279	8200	8200	11596	4100	4100
+12 (B 28)	50°	150°	9520	9520	13463	4760	4760	6732	8840	8840	12502	4420	4420

IBERDROLA
Ingeniería y Construcción

Nº SIGTE-SIAP: 986.007
3.04.2000.5.16.05

0

27-01-2011

FECHA

CAPAS DE PLOTEO

00

PPA

PREPARADO

UBPO

REVISADO

RCAL

APROBADO

00

L.E. A 132 KV

TORRE DE ANCLAJE Y ANGULO
TIPOS 12EK, 12TK y 11THK
CIMENTACION PATA DE ELEFANTE

F. 986007-0.DWG DIN-A3



ANULA A 235.098-D AR B 3
SIGUE HOJA --

IBERDROLA


3.04.2000.5.16.05

Nº 986.007 HOJA 01 REV. 0

A

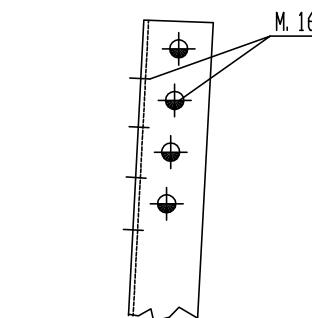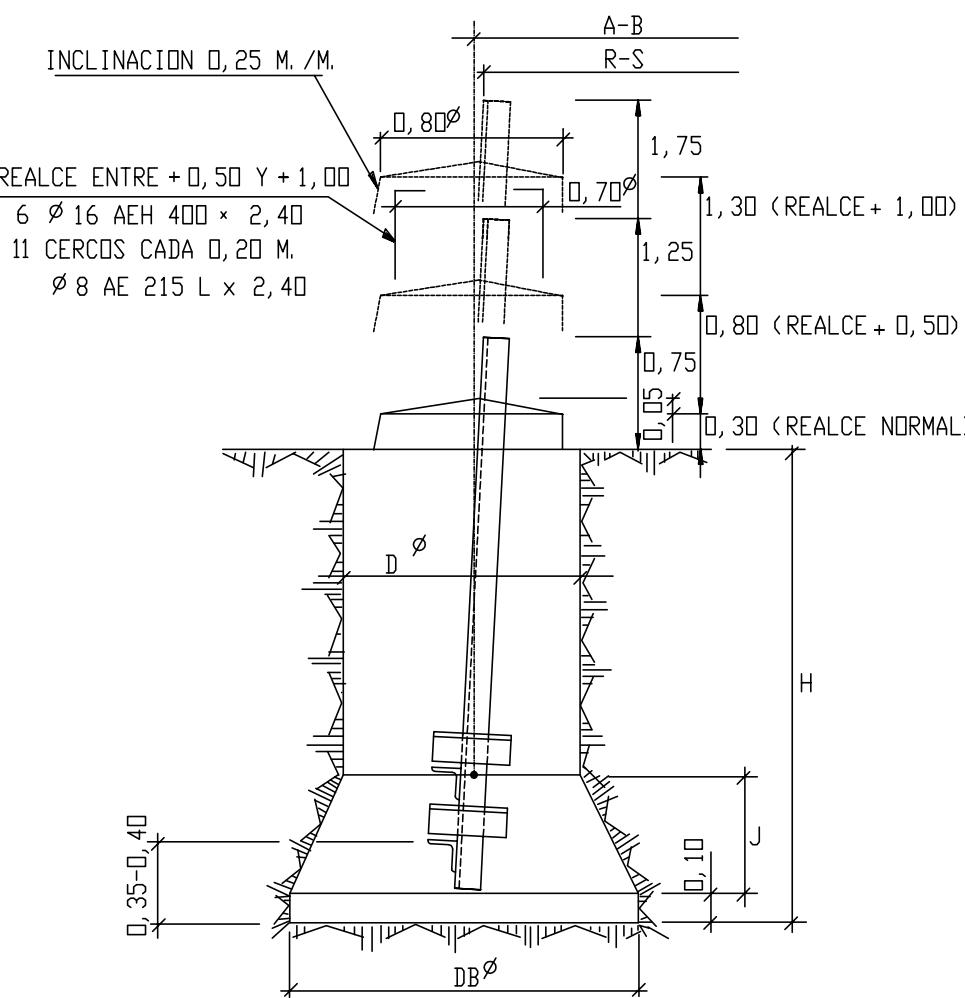

INCLINACION DEL ANCLAJE
SENTIDO DE LINEA 78,3 MM/M.
TRANSVERSAL A LA LINEA 78,3 MM/M.

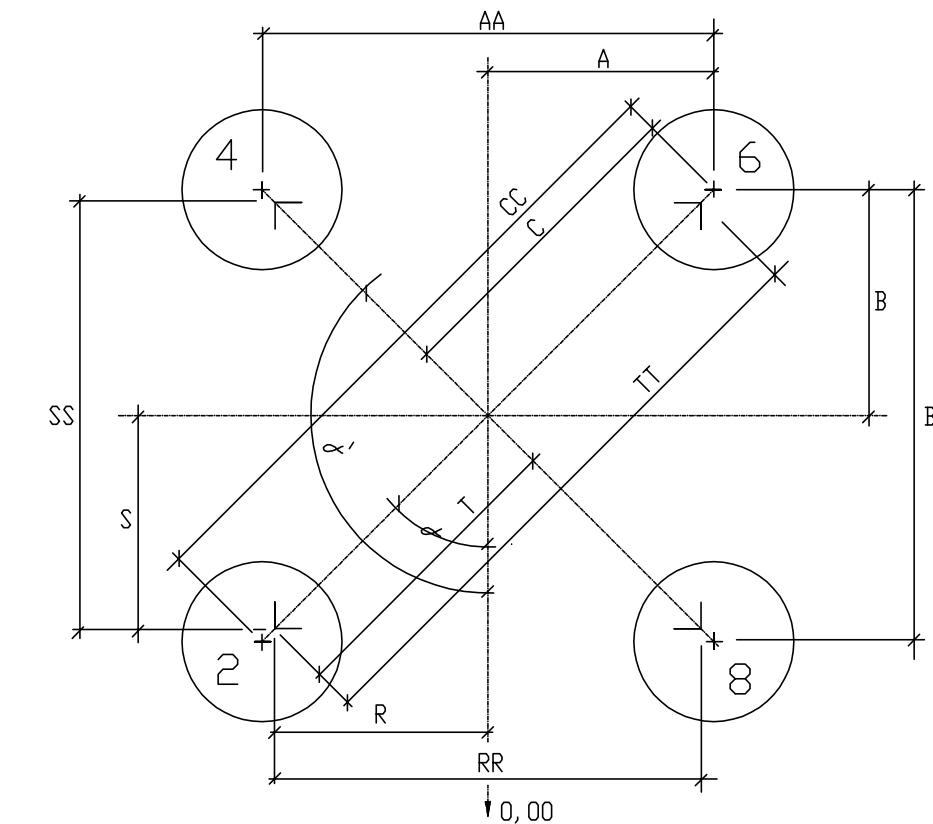

VOLUMEN REALCE HORMIGON ~ 0,64 M³/M DE REALCE
RESISTENCIA CARACTERISTICA DEL HORMIGON 200 KG/CM²

CARACTERISTICAS DE LAS CIMENTACIONES "PATA ELEFANTE"

TIPO DE TERRENO	TIPO DE CIMENTA.	DIMENSIONES EN METROS				VOLUMEN EN M ³	
		D ø	DB ø	J	H	EXCAVACION 4 HOYOS	HORMIGONADO 4 HOYOS
NORMAL	P. E. N.	1,10	1,80	0,60	2,70	12,32	12,96
BLANDO	P. E. N.	1,20	2,20	0,70	2,80	16,52	17,16

ZANCAS	ANGULOS		DIMENSIONES EN MM. DE APERTURA DE HOYOS Y HORMIGONADO											
	$\alpha = \gamma$ HOYO N°2	$\alpha' = \gamma$ HOYO N°4	APERTURA DE HOYOS						HORMIGONADO					
			AA	BB	CC	A	B	C	RR	SS	TT	R	S	T
18	50°	150°	5064	5064	7162	2532	2532	3581	4733	4733	6693	2367	2367	3347
20	50°	150°	5377	5377	7604	2689	2689	3802	5046	5046	7136	2523	2523	3568
22	50°	150°	5690	5690	8047	2845	2845	4024	5359	5359	7578	2680	2680	3789
24	50°	150°	6003	6003	8490	3002	3002	4245	5672	5672	8021	2836	2836	4011
26	50°	150°	6316	6316	8932	3158	3158	4466	5985	5985	8464	2993	2993	4232
28	50°	150°	6629	6629	9375	3315	3315	4688	6298	6298	8906	3149	3149	4453
30	50°	150°	6943	6943	9819	3472	3472	4910	6612	6612	9350	3306	3306	4675
32	50°	150°	7256	7256	10262	3628	3628	5131	6925	6925	9793	3463	3463	4897
34	50°	150°	7569	7569	10704	3785	3785	5352	7238	7238	10236	3619	3619	5118

DATA

B

A

0

0

FECHA

CAPAS DE PLOTEO

00

PPM

ACESISA

PREPARADO

FO

REVISADO

RCA

RC

APROBADO

FORMATO ORIGINAL A3 (420 x 297)

ACTUALIZAR
A LA FECHA


IBERDROLA
Ingeniería y Construcción

 3.1A00.5.00.05.0006
Nº 861.395

HOJA 1 REV. A

L.E. A 220 KV. (DC)

APOYO TIPO 22E120

CIMENTACIONES

F. 86139501-A.DWG DIN-A3

ANUL. - AR 30052240



ZDL026 SIGUE HOJA -

210 mm


190 mm

150 MM

1 2 3 4 5 6

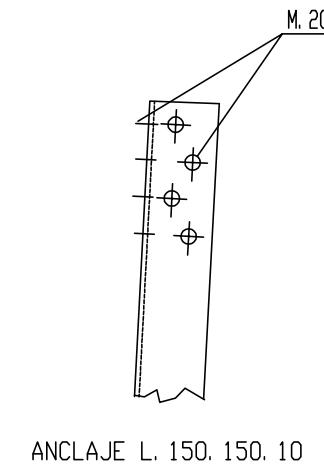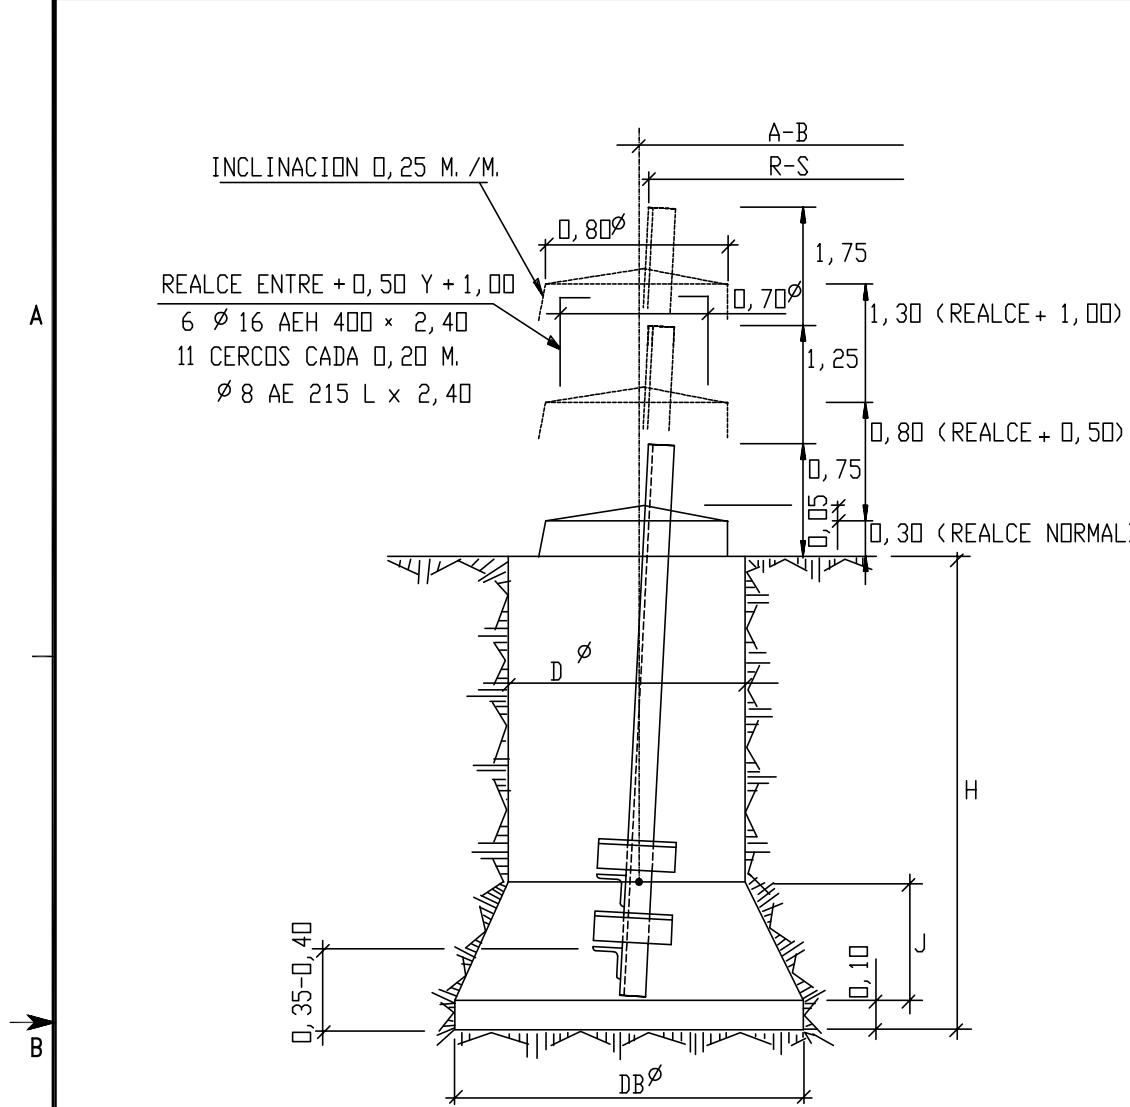

INCLINACION DEL ANCLAJE
SENTIDO DE LINEA 85,3 MM/M.
TRANSVERSAL A LA LINEA 85,3 MM/M.

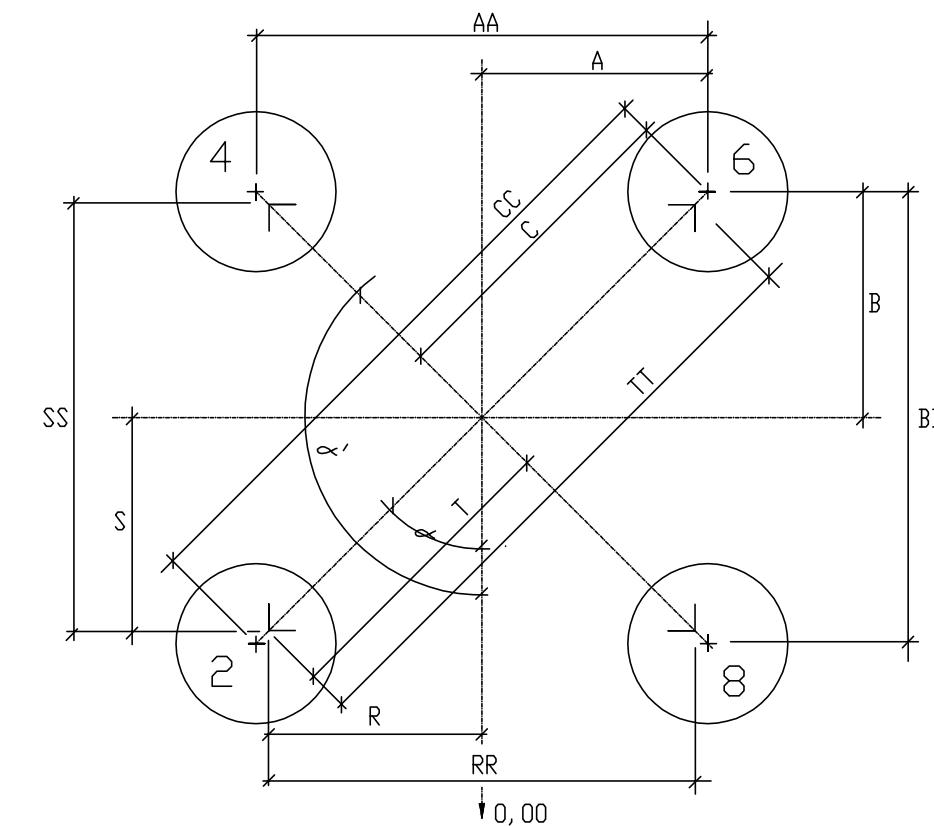

VOLUMEN REALCE HORMIGON ~ 0,64 M³/M DE REALCE
RESISTENCIA CARACTERISTICA DEL HORMIGON 200 KG/CM²

CARACTERISTICAS DE LAS CIMENTACIONES "PATA ELEFANTE"

TIPO DE TERRENO	TIPO DE CIMENTA.	DIMENSIONES EN METROS				VOLUMEN EN M ³	
		D Ø	DB Ø	J	H	EXCAVACION 4 HOYOS	HORMIGONADO 4 HOYOS
NORMAL	P. E. N.	1,30	2,30	0,80	3,10	21,08	21,72
BLANDO	P. E. N.	1,40	2,90	1,00	3,20	29,55	30,19

ZANCAS	ANGULOS		DIMENSIONES EN MM. DE APERTURA DE HOYOS Y HORMIGONADO										
	$\alpha = G$ HOYO N°2	$\alpha' = G$ HOYO N°4	APERTURA DE HOYOS						HORMIGONADO				
			AA	BB	CC	A	B	C	RR	SS	TT	R	S
18	50°	150°	5569	5569	7876	2785	2785	3938	5216	5216	7377	2608	2608
20	50°	150°	5910	5910	8358	2955	2955	4179	5557	5557	7859	2779	2779
22	50°	150°	6252	6252	8842	3126	3126	4421	5899	5899	8342	2950	2950
24	50°	150°	6593	6593	9324	3297	3297	4662	6240	6240	8825	3120	3120
26	50°	150°	6934	6934	9806	3467	3467	4903	6581	6581	9307	3291	3291
28	50°	150°	7275	7275	10288	3638	3638	5144	6922	6922	9789	3461	3461
30	50°	150°	7616	7616	10771	3808	3808	5385	7263	7263	10271	3632	3632
32	50°	150°	7957	7957	11253	3979	3979	5626	7604	7604	10754	3802	3802
34	50°	150°	8299	8299	11737	4150	4150	5868	7946	7946	11237	3973	3973

B	A	15-01-2009	05-02-2003	FECHA	00	S/E
		PPM	ACESISA	PREPARADO		
		DRR	FO	REVISADO		
		RCA	RC	APROBADO		
ACTUALIZAR A LA FECHA						

L.E. A 220 KV. (DC)

APOYO TIPO 22E140

CIMENTACIONES


IBERDROLA
Ingeniería y Construcción

3.1A00.5.00.05.0005

Nº 860.073

HOJA 1

REV. A

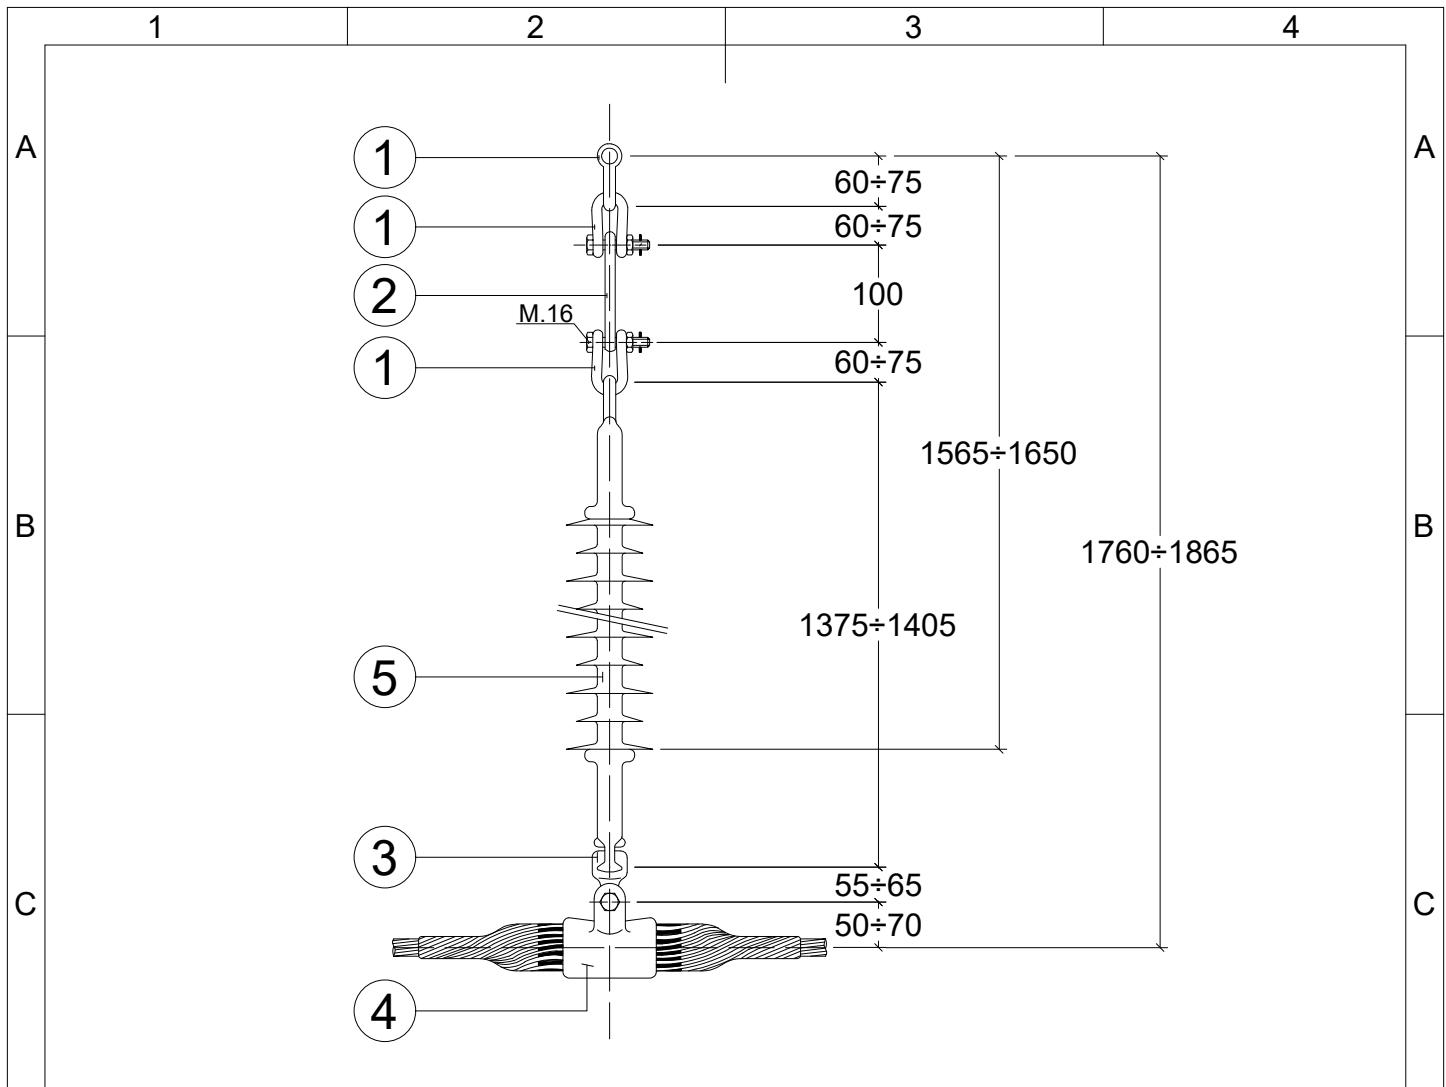

CONJUNTO DE HERRAJES C.SSS1C-B: 52.50.033

5	AISLADOR DE TIRANTE DE COMPOSITE	48 08 03	1	COMPOSITE	U120AB132P
---	----------------------------------	----------	---	-----------	------------

4	GRAPA SUSPENSIÓN ARMADA	58 85 02	1	ALEACIÓN AL.	GSA
3	RÓTULA CORTA N16	52 54 62	1	ACERO	R16/20
2	ALARGADERA N16	52 51 60	1	ACERO	ALP-16-100
1	GRILLETE NORMAL N16	52 51 20	3	ACERO	GN16

E	POS.	DENOMINACIÓN	NI	CANT.	MATERIAL	DESG.
---	------	--------------	----	-------	----------	-------

REV.	Fecha	Dibujado	Preparado	Revisado	Aprobado	Motivo. Estado de la revisión
------	-------	----------	-----------	----------	----------	-------------------------------

Contratista :

Grupo Sisener Ingenieros

Clasificación: -

L.E. A 132 kV

Autor : Fichero : 1038510-01-0 3-2000-0-00-06-0001.dwg

GENERALES

Nº : 1.038.510

CADENA DE SUSPENSIÓN CON ALARGADERA TIPO
SSS1R132CP-C

Emisión inicial: 01/2021

Propietario :



Grupo IBERDROLA

3-2000-0-00-06-0001

Rev : 0


Dibuj. Prep. Rev. Aprob.

JFTR JFTR JFTR RFB

Reemplaza :

Hoja: 01 Sigue: - DIN: A4

Todos los derechos reservados. La reproducción total o parcial de este dibujo sin autorización del propietario está prohibida.

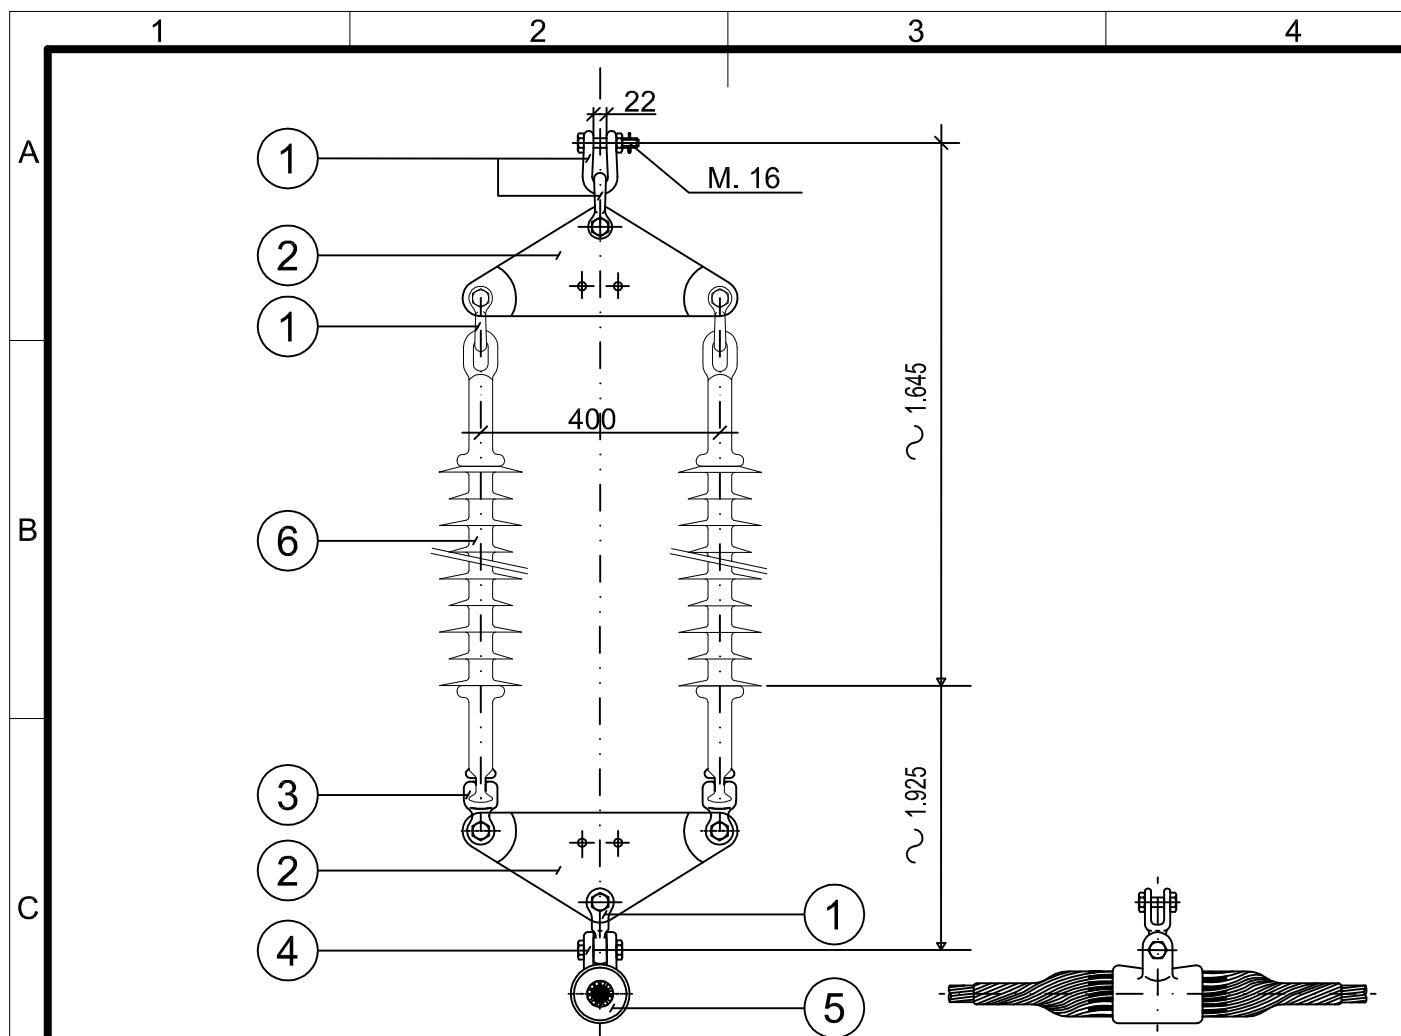

CARGA DE ROTURA MIN. DE LA CADENA (SIN GRAPA) 12.000 daN.
AISI ADOR NORMA 16 DE C.E.I

AISLADOR NORMA 10 DE C.E.I.
NORMA DE APLICACION LINIE 207009

NORMA DE APLICACION UNE 207009
TODAS LAS PIEZAS CON TORNILLO Y

TODAS LAS PIEZAS CON TORNILLO Y PASADOR

TODAS LAS DIMENSIONES EN MM.

CONJUNTO DE HERRAJES C.SDS1CA 52.50.056

TODAS LAS DIMENSIONES EN MM.						
D	POS.	DENOMINACION	NI	CANT	MATERIAL	DESG.
	6	AISLADOR DE CADENA	48.08.01	2	COMPOSITE	U120AB132P
	5	GRAPA SUSPENSION ARMADA	58.85.02	1	ALEACION AL.	GSA
	4	HORQUILLA DE ENLACE REVIRADA N16	52.51.40	1	ACERO	HR 16
	3	ALOJAMIENTO DE ROTULA N16	52.54.62	2	ACERO	R 16/20
	2	YUGO DE ENLACE TRIANGULAR N16	52.52.20	2	ACERO	YT 16-400
	1	GRILLETE NORMAL N16	52.51.20	5	ACERO	GN 16

Rev. Fecha Dibujado Preparado Revisado Aprobado Motivo. Estado de la revisión

Clasificación

—
—

I F A 132 kV

GENERAL ES

CADENA DE SUSPENSIÓN TIPO

SSS1R132CP-A

Autor :

Fichero

985332-01-0 3-2000-0-00-06-0005.dwg

985 332

Emisión inicial: 20-09-2010

Cliente :

 IBERDROLA
DISTRIBUCIÓN ELECTRICA

E Dibuj. Prep. Rev. Aprob

Rev.:

0

3-2000-0-00-06-0005

Beemplaza:

Hoi

•


•

DIN:




A

A

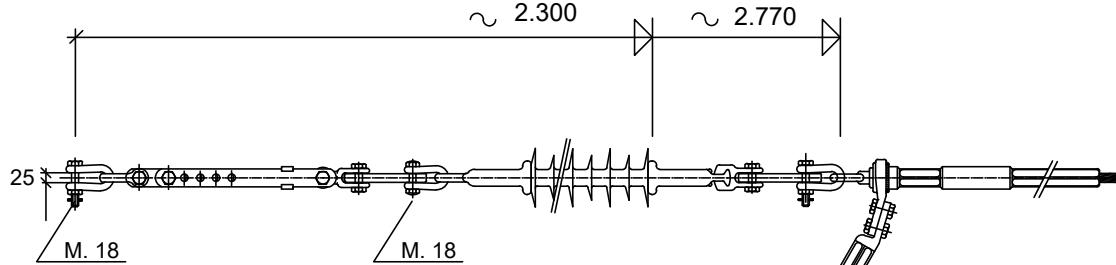

B

B

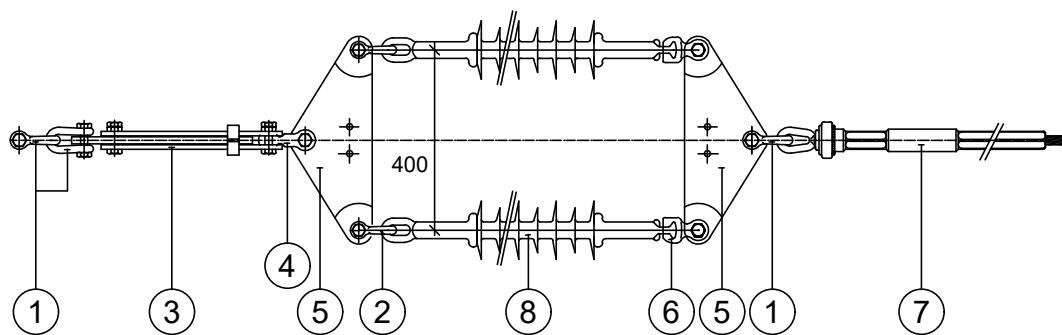

C

C

CARGA DE ROTURA MIN. DE LA CADENA (SIN GRAPA) 18.000 daN.

AISLADOR NORMA 16 DE C.E.I.

NORMA DE APLICACION, UNE 207009

TODAS LAS PIEZAS CON TORNILLO Y PASADOR

TODAS LAS DIMENSIONES EN MM.

D

D


POS.	DENOMINACION	NI	CANT	MATERIAL	DESG.
8	AISLADOR CADENA DE COMPOSITE	48 08 01	2	COMPOSITE	U120AB132P
7	GRAPA DE AMARRE A COMPRESION	58 80 00	1	ALEACION AL.	GAC
6	ROTULA HORQUILLA N16	52 54 61	2	ACERO	RH16
5	YUGO TRIANGULAR N20	52 52 20	2	ACERO	YT20-400
4	HORQUILLA REVIRADA N20	(52 51 40)	1	ACERO	HR20
3	TENSOR DE CORREDERA N20	52 52 00	1	ACERO	TC20
2	GRILLETE NORMAL N16	52 51 20	2	ACERO	GN16AE
1	GRILLETE NORMAL N20	52 51 20	3	ACERO	GN20AE

E

E

1	30/04/2019	AGC	AGC	IMCA	RCAL	ACTUALIZAR CARGA DE ROTURA Y NORMA DE ROTULAS
REV.	Fecha	Dibujado	Preparado	Revisado	Aprobado	Motivo. Estado de la revisión
Contratista :		Clasificación:				L.E. A 132 kV
						GENERALES
		Tipo :	PROYECTO			CADENA DE AMARRE TIPO
Autor :		Fichero :	100537001-1 3-04-2000-0-00-0002.DWG			ASS2R132CP
		Nº :	1.005.370			
Emisión inicial:	13/04/2018	Propietario :		3.2000.0.00.06.0002	Rev:	1
Dibuj.	Prep.	Rev.	Aprob.			
				Reemplaza :	Hoja: 01	Sigue: -
						DIN: A4

Todos los derechos reservados. La reproducción total o parcial de este dibujo sin autorización del propietario está prohibida.

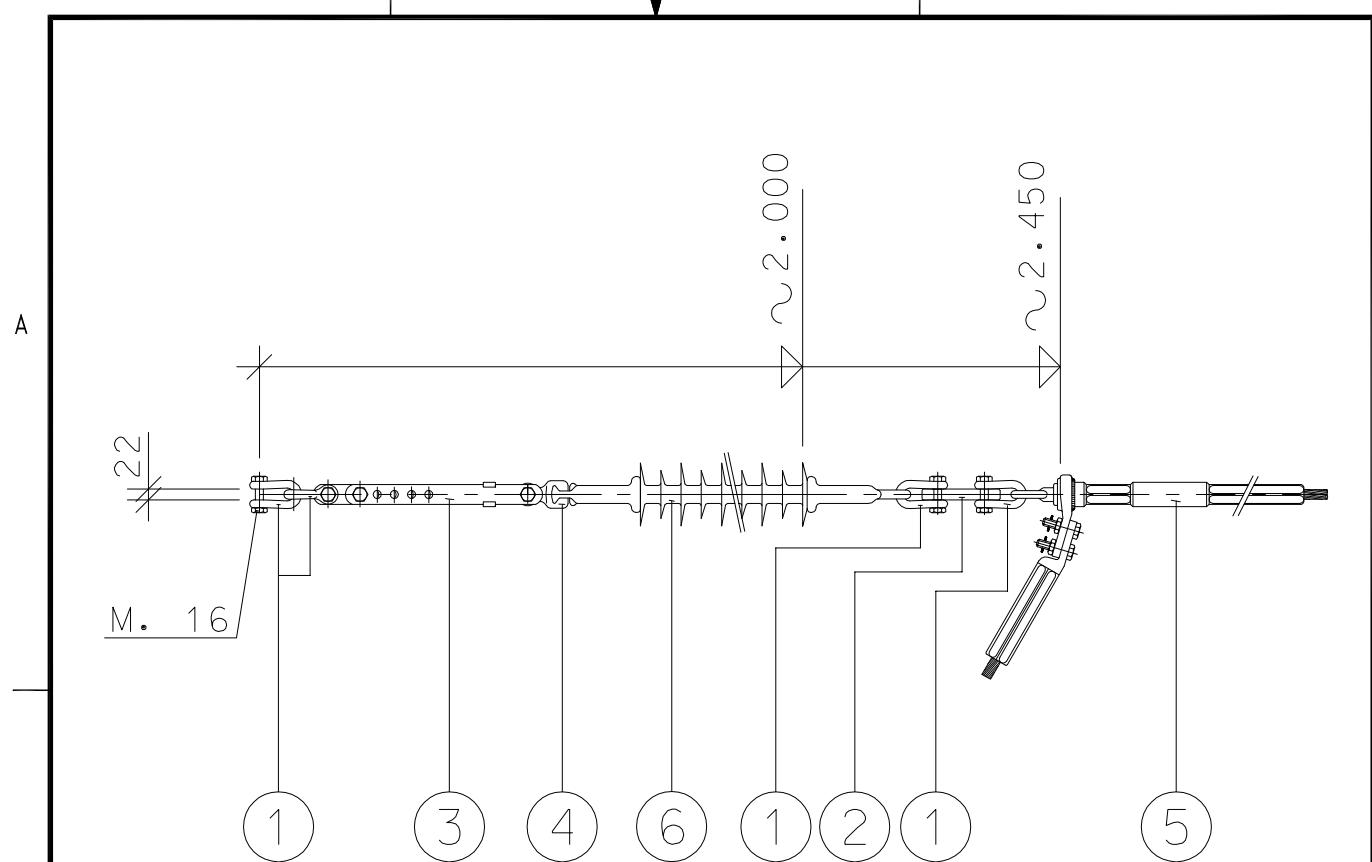

CARGA DE ROTURA MIN. DE LA CADENA (SIN GRAPA) 12.000 daN.

AISLADOR NORMA 16 DE C.E.I.

NORMA DE APLICACION UNE 21.158

TODAS LAS PIEZAS CON TORNILLO Y PASADOR

TODAS LAS DIMENSIONES EN MM.

CONJUNTO DE HERRAJES C.ASS1CTI	52.50.050
--------------------------------	-----------

POS.	DENOMINACION	NI	CANT	MATERIAL	DESG.
6	AISLADOR DE TIRANTE DE COMPOSITE	48 08 01	1	COMPOSITE	U120AB132P
5	GRAPA AMARRE A COMPRESION	58 80 00	1	ALEACION AL.	GAC
4	ROTULA CORTA N16	52 54 62	1	ACERO	R16/20
3	TENSOR DE CORREDERA N16	52 52 01	1	ACERO	TC16
2	ENLACE PLANO N16	52 51 62	1	ACERO	ENP16
1	GRILLETE NORMAL N16 AE	52 51 20	4	ACERO	GN16AE



A

29-10-2009

0

10-3-00

FECHA

CAPAS DE PLOTEO

JOS

PREPARADO

00

AGOL

REVISADO

RCAL

APROBADO

ESCALA:

Nº SIGTE-SIAP: -

ACTUALIZAR FORMATO

L.E. A 132 KV
GENERALES
CADENA DE AMARRE TIPO
ASS1R132CPI

F. 8043541-A.DWG

DIN-A4

ANUL.

AR 40005520

SIGUE
HOJA




3 04 2000 0 00 06

Nº 804.354

HOJA
1

REV.
A

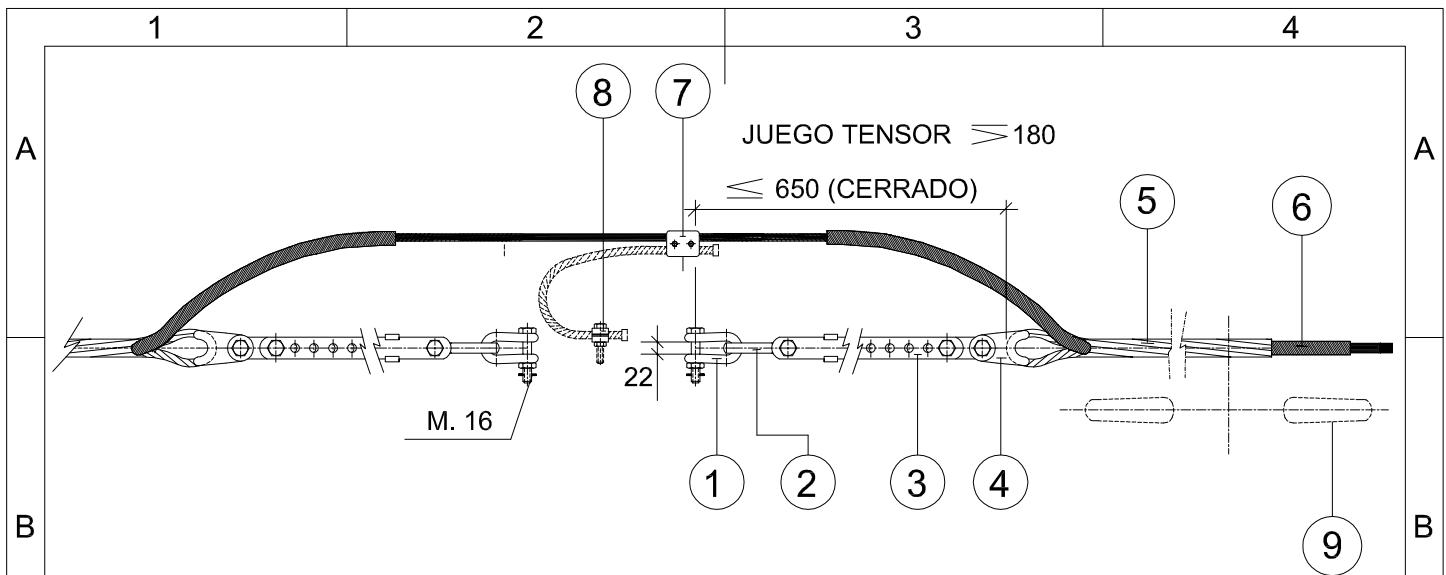

UTILIZACION: CABLE DE F.O. "OPGW"

CONJUNTO	PARA CABLE		GRAPA TIPO	CARGA ROTURA DE LA GRAPA (daN)
	TIPO	DIAMETRO		
C.AT1-TO 13P	OPGW	12,5-13,8	GAR-TO 13P	9.000
C.AT1-TO 14P	OPGW	13,8-14,6	GAR-TO 14P	10.000
C.AT1-TO 15P	OPGW	14,7-15,3	GAR-TO 15P	10.000

CARGA DE ROTURA MIN. DEL CONJUNTO 12.000 daN. (SIN GRAPA)

NORMA DE APLICACION, UNE 207.009


TODAS LAS PIEZAS CON TORNILLO Y PASADOR
TODAS LAS DIMENSIONES EN MM.

9	ANTIVIBRADOR (OPCIONAL)	52.53.60	1	ACERO GALV.	AMS-22
8	GRAPA CONEXION SENCILLA	58.26.04	1	ACERO GALV.	GCS/S16
7	GRAPA CONEXION PARALELA	58.26.04	1	ACERO GALV.	GCPD/A16
6	EMPALME DE PROTECCION	58.77.80	1	ACERO GALV.	EP-
5	RETENCION PREFORMADA DE AMARRE	58.77.02	2	ACERO ALUM.	RA-
4	HORQUILLA GUARDACABOS	52.51.52	2	ACERO GALV.	HGR16
3	TENSOR CORREDERA N16	52.52.00	2	ACERO GALV.	TC16
2	ESLABON REVIRADO N16	52.51.00	2	ACERO GALV.	ESR16
1	GRILLETE NORMAL N16	52.51.20	2	ACERO GALV.	GN16

POS.	DENOMINACION	NI	CANT	MATERIAL	DESG.
------	--------------	----	------	----------	-------

F	19/11/15	-	MMPI	EBTO	RCAL	SE INCLUYE C.AT1-TO13P	E
E	11/09/2014	AGOL	AGOL	VRMA	RCAL	ACTUALIZACIÓN FORMATO	
D	14/01/2013	EPON	EPON	VRMA	RCA	ACTUALIZACIÓN NORMATIVA Y CARGAS DE ROTURA	
Rev.	Fecha	Dibujado	Preparado	Revisado	Aprobado	Motivo. Estado de la revisión	
Contratista :		Clasificación: GENERALES				L.E. GENERALES	
		Tipo : GENERALES				GENERAL	
Autor :	IBERDROLA Ingeniería y Construcción	Fichero : 80439001-F 3-0000-0-00-39 00.DWG				CADENA DE AMARRE TIPO	
		Nº : 804.390				CABLE DE TIERRA CON FIBRA OPTICA "OPGW"	
F	Emisión inicial: 10/03/00	Dibuj.	Prep.	Rev.	Aprob.	Cliente : IBERDROLA DISTRIBUCIÓN ELÉCTRICA	Rev : F
JOS	JOS	JOS	IRM	GOB		3.0000.0.00.39	
						Reemplaza : -	
						Hoja: 01	Sigue: -
						DIN: A4	

Todos los derechos reservados. La reproducción total o parcial de este dibujo sin autorización del propietario está prohibida.

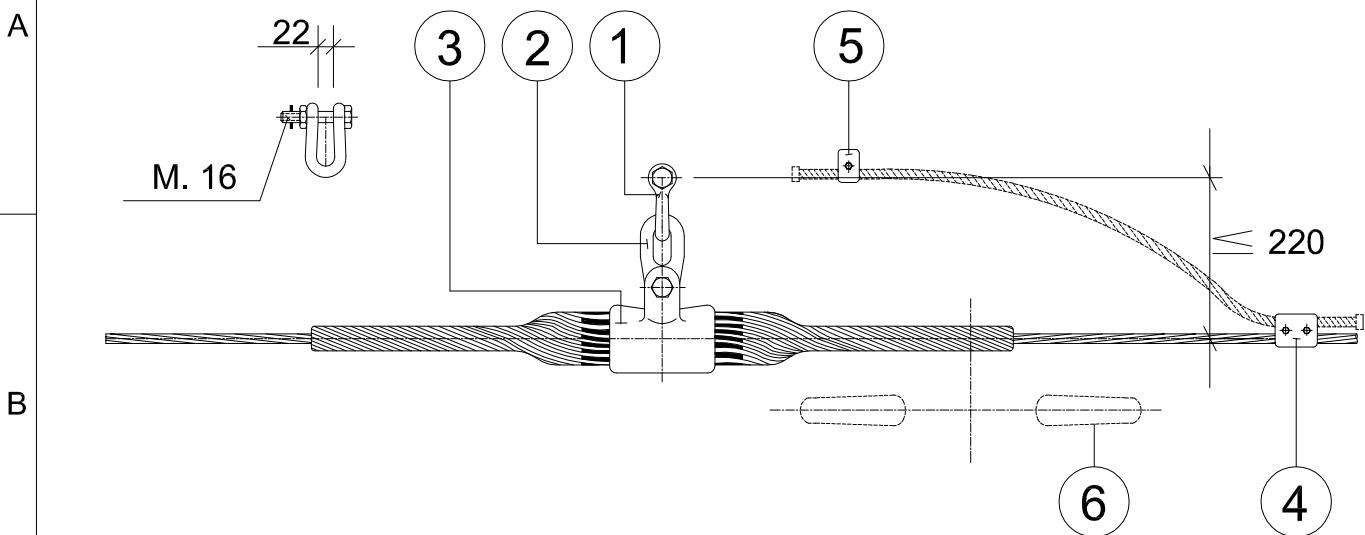

UTILIZACION: CABLE DE F.O. "OPGW"

CONJUNTO	PARA CABLE		GRAPA TIPO	CARGA ROTURA DE LA GRAPA (daN)
	TIPO	DIAMETRO		
C.ST1-TO 13	OPGW	12,5-13,8	GSA-TO 13	7.000
C.ST1-TO 14	OPGW	13,8-14,3	GSA-TO 14	7.000
C.ST1-TO 15	OPGW	14,7-15,3	GSA-TO 15	7.000

CARGA DE ROTURA MIN. DEL CONJUNTO 12.000 daN. (SIN GRAPA)

NORMA DE APLICACION, UNE 207.009


TODAS LAS PIEZAS CON TORNILLO Y PASADOR

TODAS LAS DIMENSIONES EN MM.

6	AMORTIGUADOR (OPCIONAL)	52.53.60	1	ACERO GALV.	AMS-22
5	GRAPA CONEXION SENCILLA	58.26.04	1	ACERO GALV.	GCS/S16
4	GRAPA CONEXION PARALELA	58.26.04	1	ALEACION AL.	GCPD/A16
3	GRAPA DE SUSPENSION ARMADA	58.85.60	1	ALEACION AL.	GSATO-
2	ESLABON PLANO N16	52.51.00	1	ACERO GALV.	ESP16
1	GRILLETE NORMAL N16	52.51.20	1	ACERO GALV.	GN16
POS.	DENOMINACION	NI	CANT	MATERIAL	DESG.

D	19/11/15	-	<i>Juan M. MPI</i>	<i>EBTO</i>	<i>RCAL</i>	SE INCLUYE C.ST1-TO 13 - SE ACTUALIZA FORMATO		
C	21/02/11	EPON	EPON	RCAL	RCAL	ACTUALIZACIÓN NORMATIVA		
B	21/10/09	AGOL	AGOL	RCAL	RCAL	ACTUALIZACIÓN FORMATO		
Rev.	Fecha	Dibujado	Preparado	Revisado	Aprobado	Motivo. Estado de la revisión		
Contratista :			Clasificación: GENERALES		<p style="text-align: center;">L.E. GENERALES GENERAL CADENA DE SUSPENSION TIPO CABLE DE TIERRA CON FIBRA OPTICA "OPGW" C.ST1-TO-P</p>			
			Tipo : GENERALES					
Autor :			Fichero : 80438501-D 3-0000-0-00-39 00.DWG					
			Nº : 804.385					
Emisión inicial: 10/03/00			Cliente : IBERDROLA DISTRIBUCIÓN ELÉCTRICA		3.0000.0.00.39			
Dibuj.	Prep.	Rev.	Aprob.	Reemplaza : -		Rev : D		
JOS	JOS	IRM	GOB	Hoja: 01 Sigue: -		DIN: A4		

Todos los derechos reservados. La reproducción total o parcial de este dibujo sin autorización del propietario está prohibida.

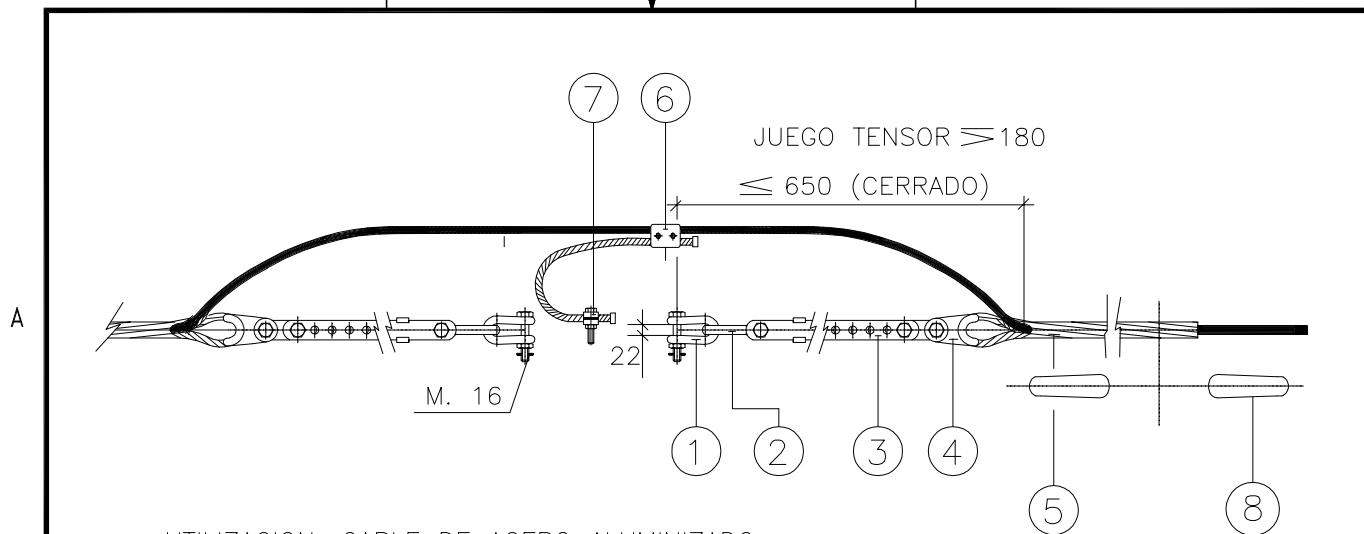

UTILIZACION: CABLE DE ACERO ALUMINIZADO

CONJUNTO	PARA CABLE		GRAPA TIPO	CARGA ROTURA DE LA GRAPA (daN)
	TIPO	DIAMETRO		
C.AT1-SA 8,9	16-SA1A-7	8,9	RA-SA 8,9	5.800
C.AT1-SA 11	25-SA1A-7	11	RA-SA 11	8.000
C.AT1-SA 8,5	AW-7,9	8,7	RA-SA 8,5	5.800
C.AT1-SA 10	AW-7,8 /ARLE53	9,8/9,9	RA-SA 10	6.200
C.AT1-SA 11	AW-7,7	11	RA-SA 11	8.000
C.AT1-SA 11,9	ARLE83	11,9	RA-SA 11,9	9.000

B→ CARGA DE ROTURA MIN. DEL CONJUNTO 12.000 daN (SIN GRAPA)

NORMA DE APLICACION, UNE 21.158

TODAS LAS PIEZAS CON TORNILLO Y PASADOR

TODAS LAS DIMENSIONES EN MM.

POS.	DENOMINACION	NI	CANT	MATERIAL	DESC.
8	ANTIVIBRADOR (OPCIONAL)	52.53.6Ø	1	ACERO GALV.	AMS-18
7	GRAPA CONEXION SENCILLA	58.26.Ø4	1	ACERO GALV.	GCS/S16
6	GRAPA CONEXION PARALELA	58.26.Ø4	1	ACERO GALV.	GCPD/A16
5	RETENCION PREFORMADA DE AMARRE	58.77.02	2	ACERO ALUM.	RA-
4	HORQUILLA GUARDACABOS	52.51.52	2	ACERO GALV.	HGR16
3	TENSOR CORREDERA N16	52.52.01	2	ACERO GALV.	TC16
2	ESLABON REVIRADO N16	52.51.00	2	ACERO GALV.	ESR16
1	GRILLETE NORMAL N16	52.51.21	2	ACERO GALV.	GN16

 IBERDROLA
Ingeniería y Construcción

B 29-10-2009

A 08-04-2008

FECHA

CAPAS DE PLOTEO

AGOL

PPM

00

AGOL

PPM

REVISADO

RCAL

RCAL

APROBADO

ACTUALIZAR FORMATO

ACTUALIZAR FORMATO

ESCALA:

L.E. GENERALES
GENERAL
CADENA DE AMARRE TIPO
CABLE DE TIERRA ACERO ALUMINIZADO
C.AT1-SA

F. 8043781-B.DWG DIN-A4

ANUL. - AR -

- SIGUE HOJA -

 IBERDROLA


3.00.0000.0.00.39

Nº 804.378 HOJA 1 REV. B

1

2

3

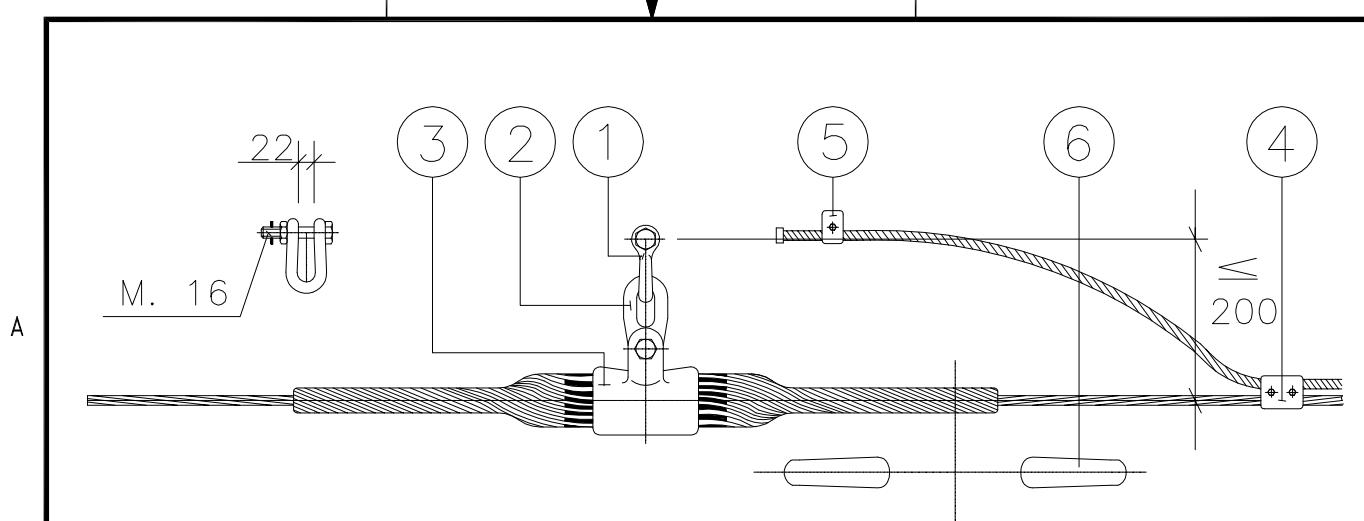

UTILIZACION: CABLE DE ACERO ALUMINIZADO

CONJUNTO	PARA CABLE		GRAPA TIPO	CARGA ROTURA DE LA GRAPA (daN)
	TIPO	DIAMETRO		
C.ST1-SA 8,9	16-SA1A-7	8,9	GSATA- 8,9	4.000
C.ST1-SA 11	25-SA1A-7	11	GSATA- 11	5.000
C.ST1-SA 8,5	AW-7,9	8,7	GSATA- 8,5	4.000
C.ST1-SA 10	AW-7,8 /ARLE53	9,8/9,9	GSATA- 10	5.000
C.ST1-SA 11	AW-7,7	11	GSATA- 11	5.000
C.ST1-SA 11,9	ARLE83	11,9	GSATA- 11,9	6.000

CARGA DE ROTURA MIN. DEL CONJUNTO 12.000 daN.(SIN GRAPA)

NORMA DE APLICACION, UNE 21.158

TODAS LAS PIEZAS CON TORNILLO Y PASADOR

TODAS LAS DIMENSIONES EN MM.

POS.	DENOMINACION	NI	CANT	MATERIAL	DESC.
6	AMORTIGUADOR (OPCIONAL)	52.53.60	1	ACERO GALV.	AMS-18
5	GRAPA CONEXION SENCILLA	58.26.04	1	ACERO GALV.	GCS/S16
4	GRAPA CONEXION PARALELA	58.26.04	1	ACERO GALV.	GCPD/A16
3	GRAPA DE SUSPENSION ARMADA	58.85.60	1	ALEACION AL.	GSAT
2	ESLABON PLANO N16	52.51.00	1	ACERO GALV.	ESP16
1	GRILLETE NORMAL N16	52.51.21	1	ACERO GALV.	GN16



B 29-10-2009

A 08-04-2008

FECHA CAPAS DE PLOTEO

AGOL

PPM PREPARADO

00

AGOL

PPM REVISADO

RCAL

RCAL APROBADO

00

Nº SIGTE-SIAP:

ESCALA:

-

- DIN-A4

RCAL

- -

ACTUALIZAR FORMATO

ACTUALIZAR FORMATO

L.E. GENERALES

GENERALES

CADENA DE SUSPENSION TIPO
CABLE DE TIERRA ACERO ALUMINIZADO
C.ST1-SA

F. 8043751-B.DWG

DIN-A4

ANUL.

AR

-

-

SIGUE

HOJA

-

-



3.00.0000.0.00.39

Nº

804.375

-

HOJA


1

REV.


B

DATA

DISPOSICIÓN PERIMETRAL

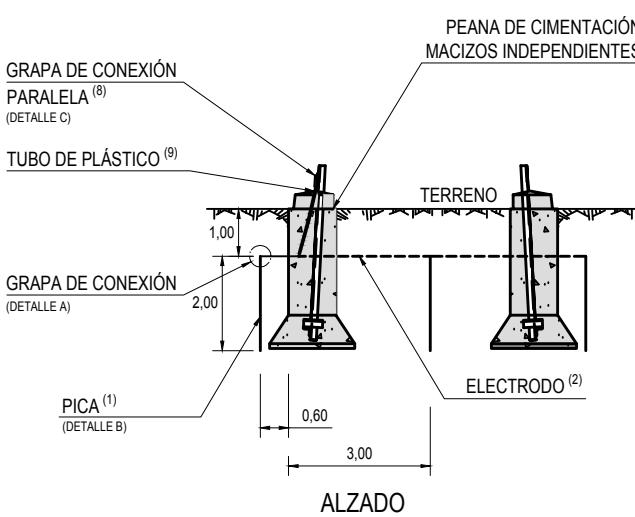

DISPOSICIÓN EN HILERA

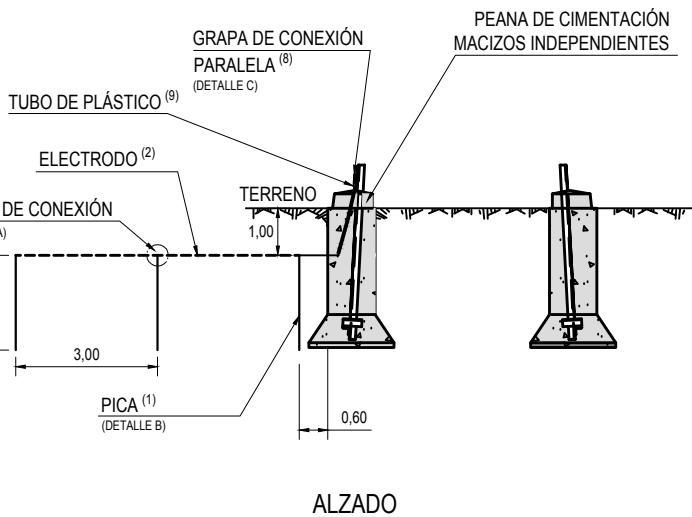CIMENTACIÓN MACIZOS INDEPENDIENTES
(Torres serie "12E1")

VALORES MÁXIMOS DE LA RESISTENCIA A TIERRA EN APOYOS NO FRECUENTADOS	
TENSIÓN NOMINAL DE LA RED U _n (kV)	MÁXIMO VALOR DE LA RESISTENCIA DE PUESTA A TIERRA (Ω)
132	60




TENSIÓN	Tipo de configuración ⁽³⁾ Designación	K _r (Ω·m)
132 kV	CPT-LA-F+1P2	0,411
	CPT-LA-F+2P2	0,183
	CPT-LA-F+3P2	0,125
	CPT-LA-F+4P2	0,097
	CPT-LA-F+5P2	0,080
	CPT-LA-F+6P2	0,069

DENOMINACIÓN GRAPAS DE CONEXIÓN PICAS - ELECTRODO


DESIGNACIÓN	MEDIDAS						CÓDIGO
	A	B	C	D	E	F	
GC-P14,6/C50	37	80	8,5	50	7,5	5	58 26 631
GC-P14,6/C95	37	80	8,5	50	7,5	6,5	58 26 632
GC-P18,3/C50	41	80	10,5	54	9,5	5	58 26 634
GC-P18,3/C95	41	80	10,5	54	9,5	6,5	58 26 635

NOTAS:



- Las picas de tierra verticales serán de acero cobrizado de 14 mm de diámetro (Ø). Podrán estar formadas por elementos empalmables (Según NI 50.26.01).
- Los electrodos horizontales estarán constituidos por cables enterrados, desnudos, de cobre de 50 mm², dispuestos en forma de bucles perimetrales.
- La configuración para apoyos no frecuentados será:
CPT - LA - F+3P2 donde:
CPT : Configuración de puesta a tierra
LA: Línea aérea
F: Flagel con picas separadas 3 metros entre si, enterrado a 1 m de profundidad
3: Número de picas
2: Longitud de las picas, en metros (m)
- Los electrodos horizontales se colocarán en el fondo de una zanja perimetral al macizo de hormigón de la cimentación, de forma que:
 - Se rodeen con tierra ligeramente apisonada
 - Las piedras o grava no estén directamente en contacto con los electrodos de puesta a tierra enterrados
 - Cuando el suelo natural sea corrosivo para el tipo de metal que constituye el electrodo, el suelo se reemplace por un relleno adecuado
- Se añadirán tantas picas como sea necesario para conseguir un valor inferior a 60 Ω
- Las uniones para el ensamblaje de picas verticales con electrodos se realizarán mediante grapas de conexión para pica cilíndrica de acero - cobre según NI 58.26.03 (ver tabla)
- Los valores de resistividad del terreno considerados son:
- 100, 200, 300, 400, 500, 600, 700, 800, 900 y 1000 Ω·m
- Grapa de conexión paralela GCP/C16, NI 58.26.04
- Tubo de plástico PN-40 DN32

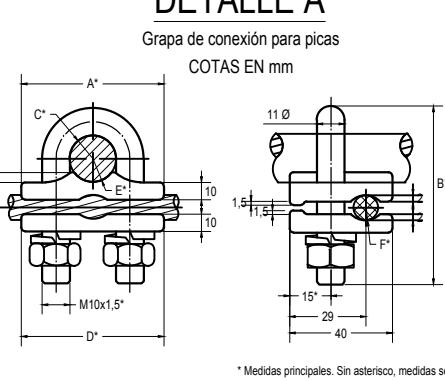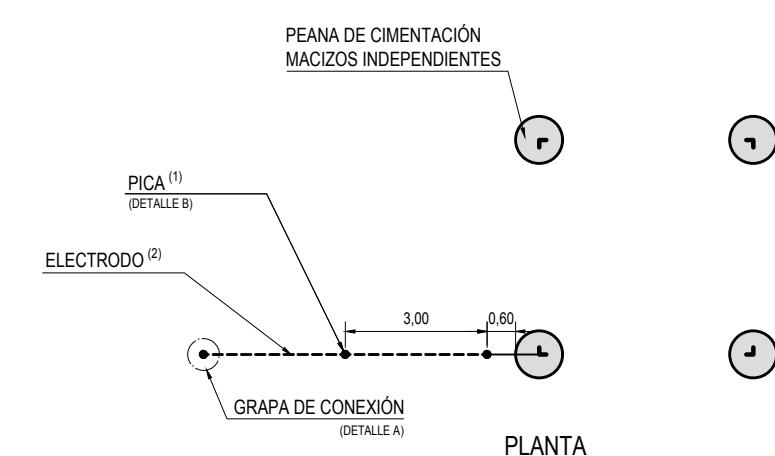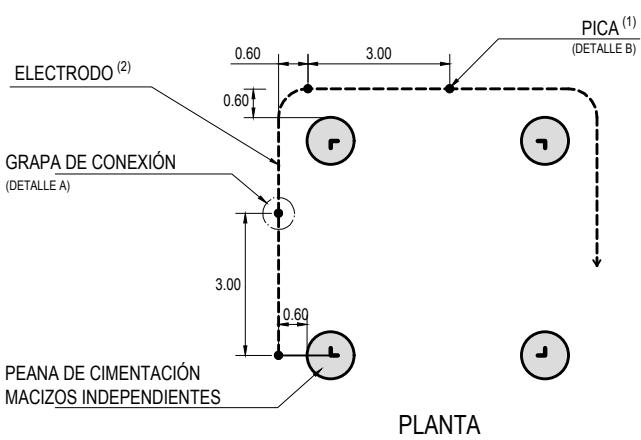**DETALLE B**


Pica

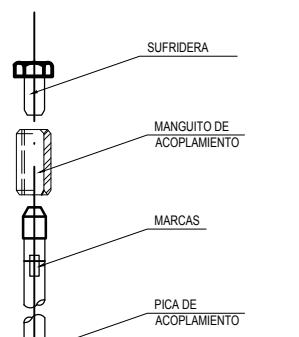**DETALLE C**

Grapa de conexión paralela

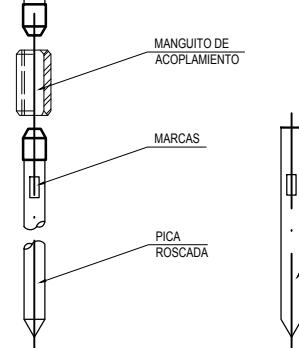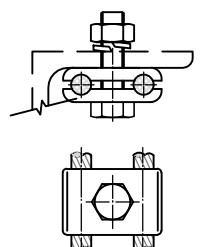

2	02/05/2018	-	AGCI	VERMA	RCAL	REUBICAR SISTEMA DE P.A.T.
1	12/03/2012	-	EPON	AMVA	RCAL	MODIF. VALOR MÁX RESISTENCIA DE PaT, SEGÚN MT 2.22.03
Rev.	Fecha	Dibujado	Preparado	Revisado	Aprobado	Motivo. Estado de la revisión
						L.E. A 132 kV
						GENERAL
						CIMENTACIONES MACIZOS INDEPENDIENTES
						PUESTAS A TIERRA APOYOS SERIE "12E1"
						"APOYOS NO FRECUENTADOS"
						3.2000.00.23.0003
						Rev: 2
						Reemplaza: Hoja: 01 Sigue: 02 DIN: A3
						Todos los derechos reservados. La reproducción total o parcial de este dibujo sin autorización del propietario está prohibida.

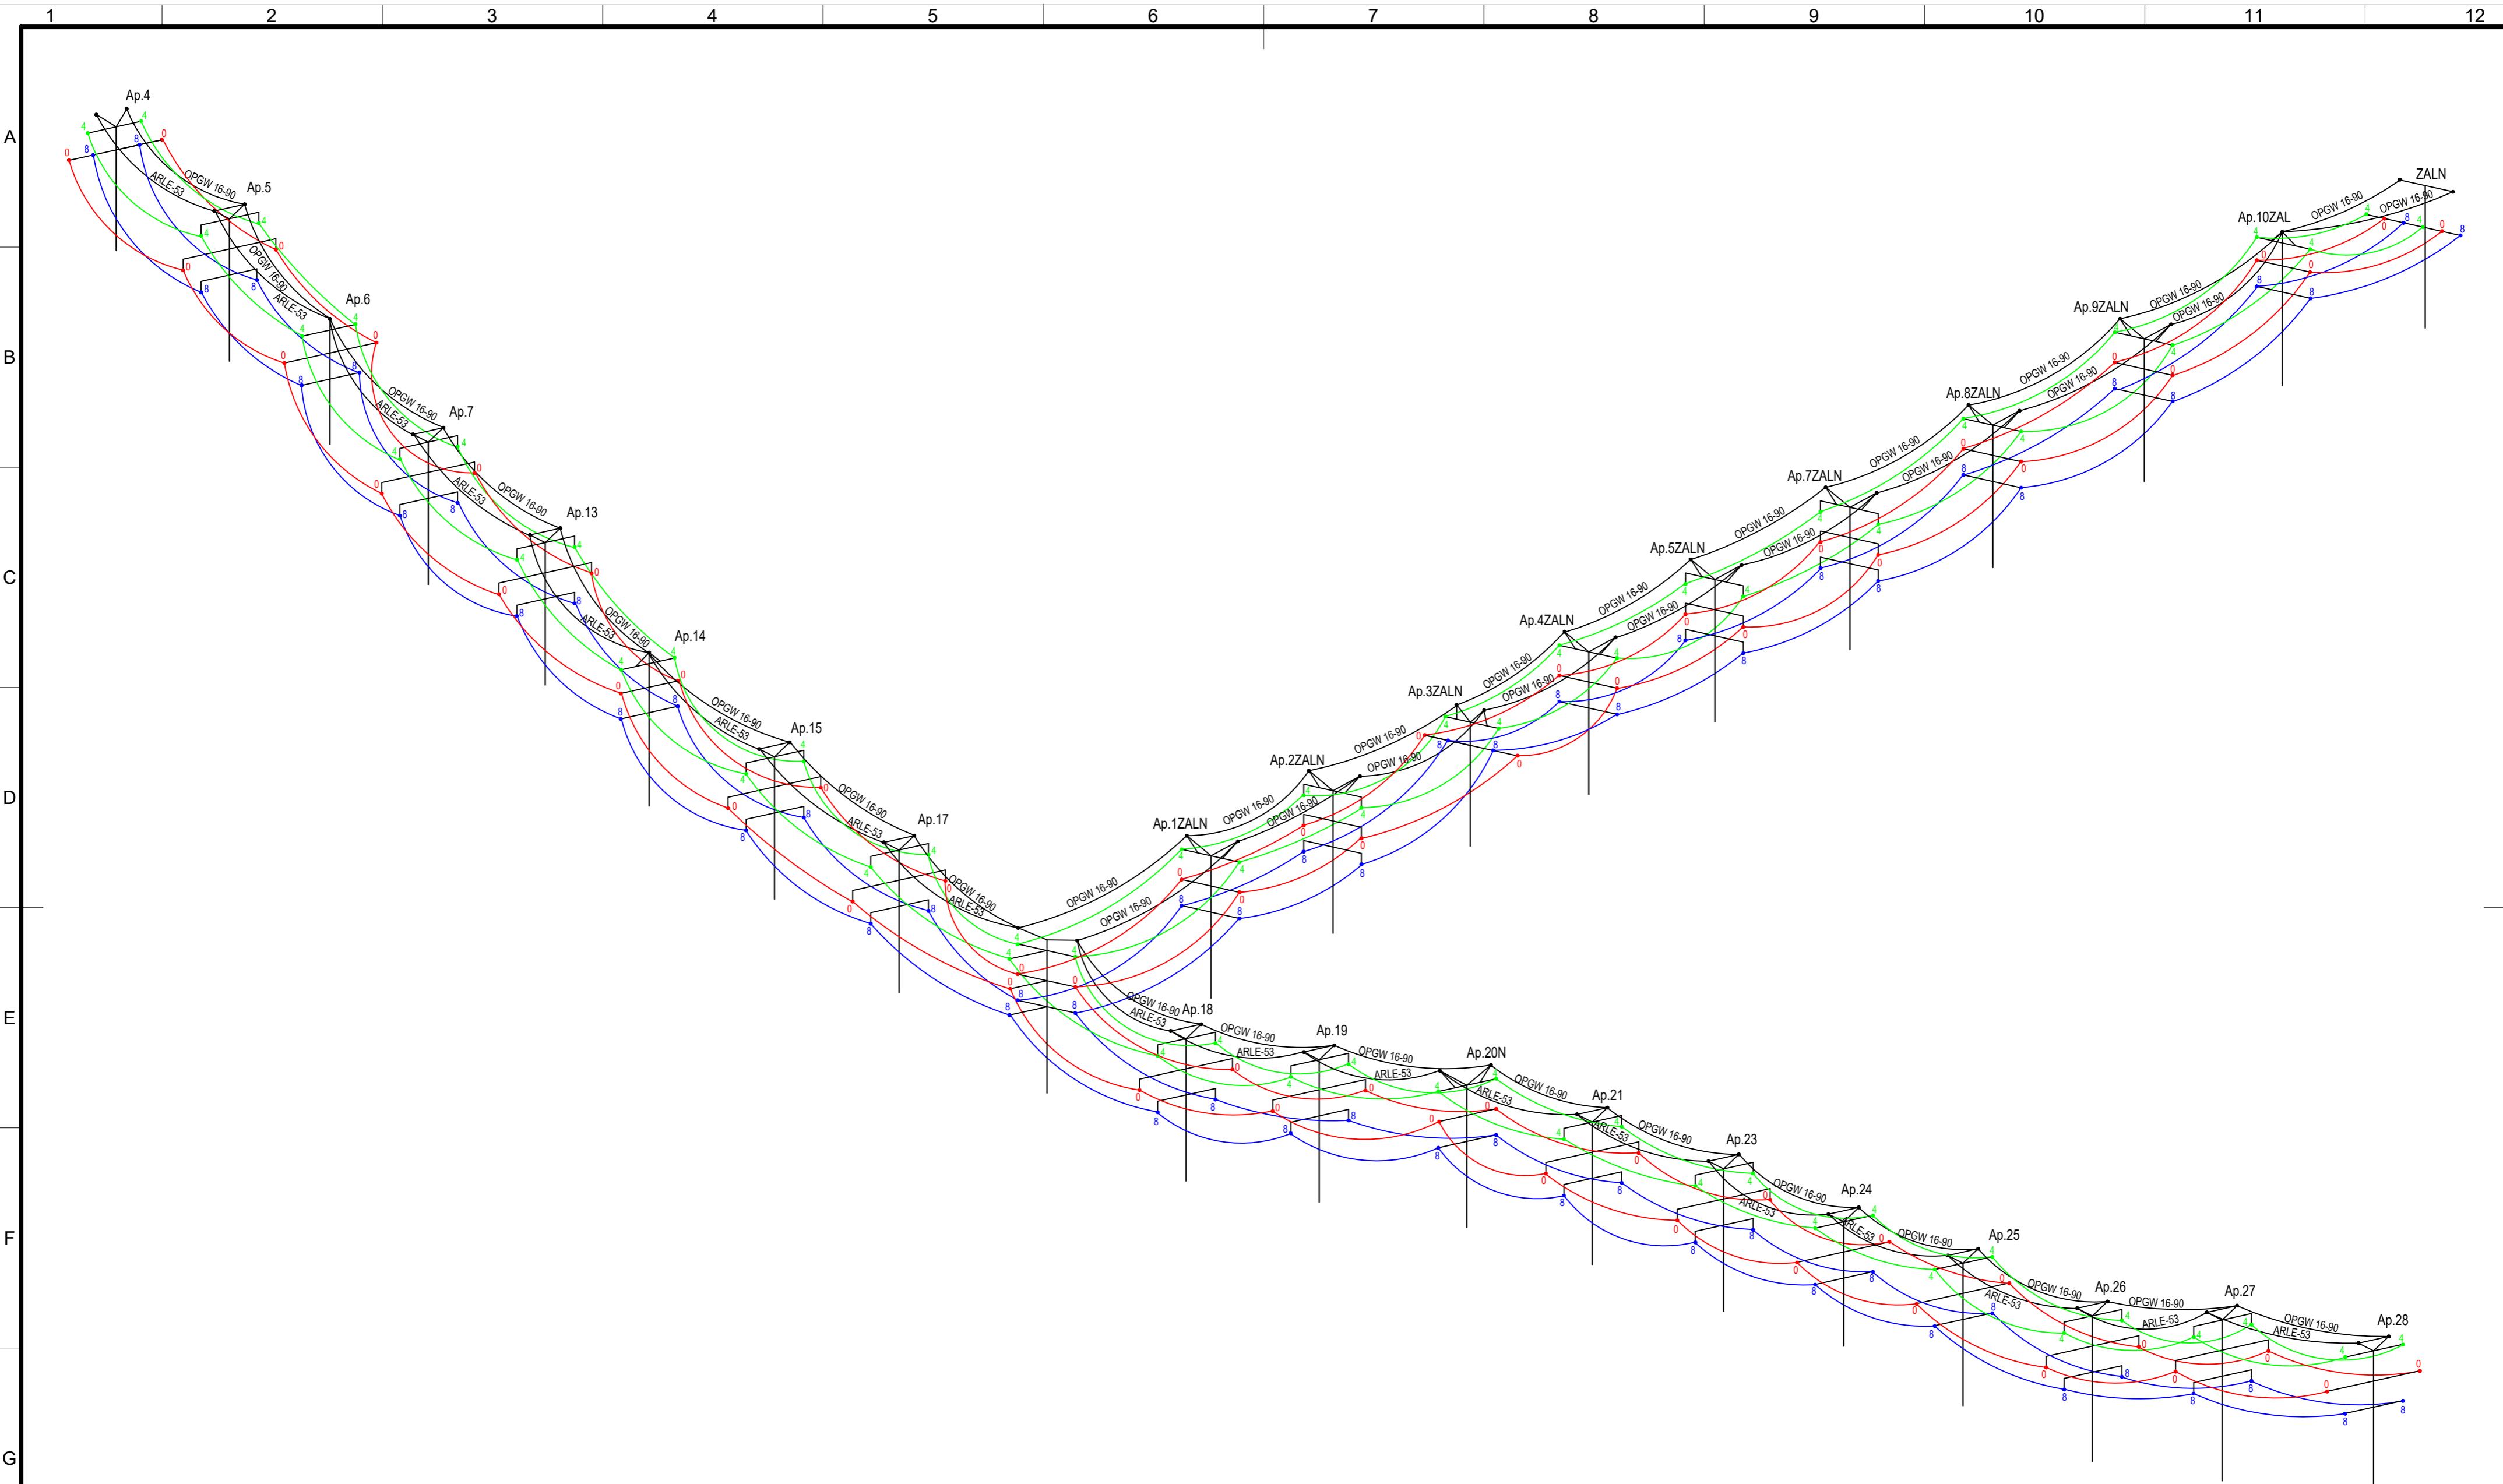

Nota: Se deberá verificar en campo el orden de las fases.

REV.	Fecha	Dibujado	Preparado	Revisado	Aprobado	Motivo. Estado de la revisión
Contratista :	im3	Clasificación:				L.E. 132 kV AÉREA
		Tipo :	PROYECTO			ST ABADIANO - ST AZPEITIA 1 Y 2
Autor :		Fichero :	1075064-01-0-3-2051-5-21-09-0001.dwg			ENTRADA Y SALIDA EN : ST ZALDIBAR DE ABADIANO-AZPEITIA 2
		Nº :	1.075.064			SECUENCIA DE FASES
Escala :	S/E	Emisión inicial:	05/03/2023	Propietario :	i-DE Grupo IBERDROLA	3-2051-5-21-09-0001
		Dibuj.	Prep.	Rev.	Aprob.	Rev: 0
A/B	BDM	BDM	BDM	BDM		Reemplaza :
						Hojas: 1 Sigue: -
						DN: A2

