


Realizado
Egina


JORGE SERRANO CHICA
Ingeniero Técnico Industrial
Col. n° 2063, C.O.I.T.I. Alava



PREOCA
_Medio ambiente

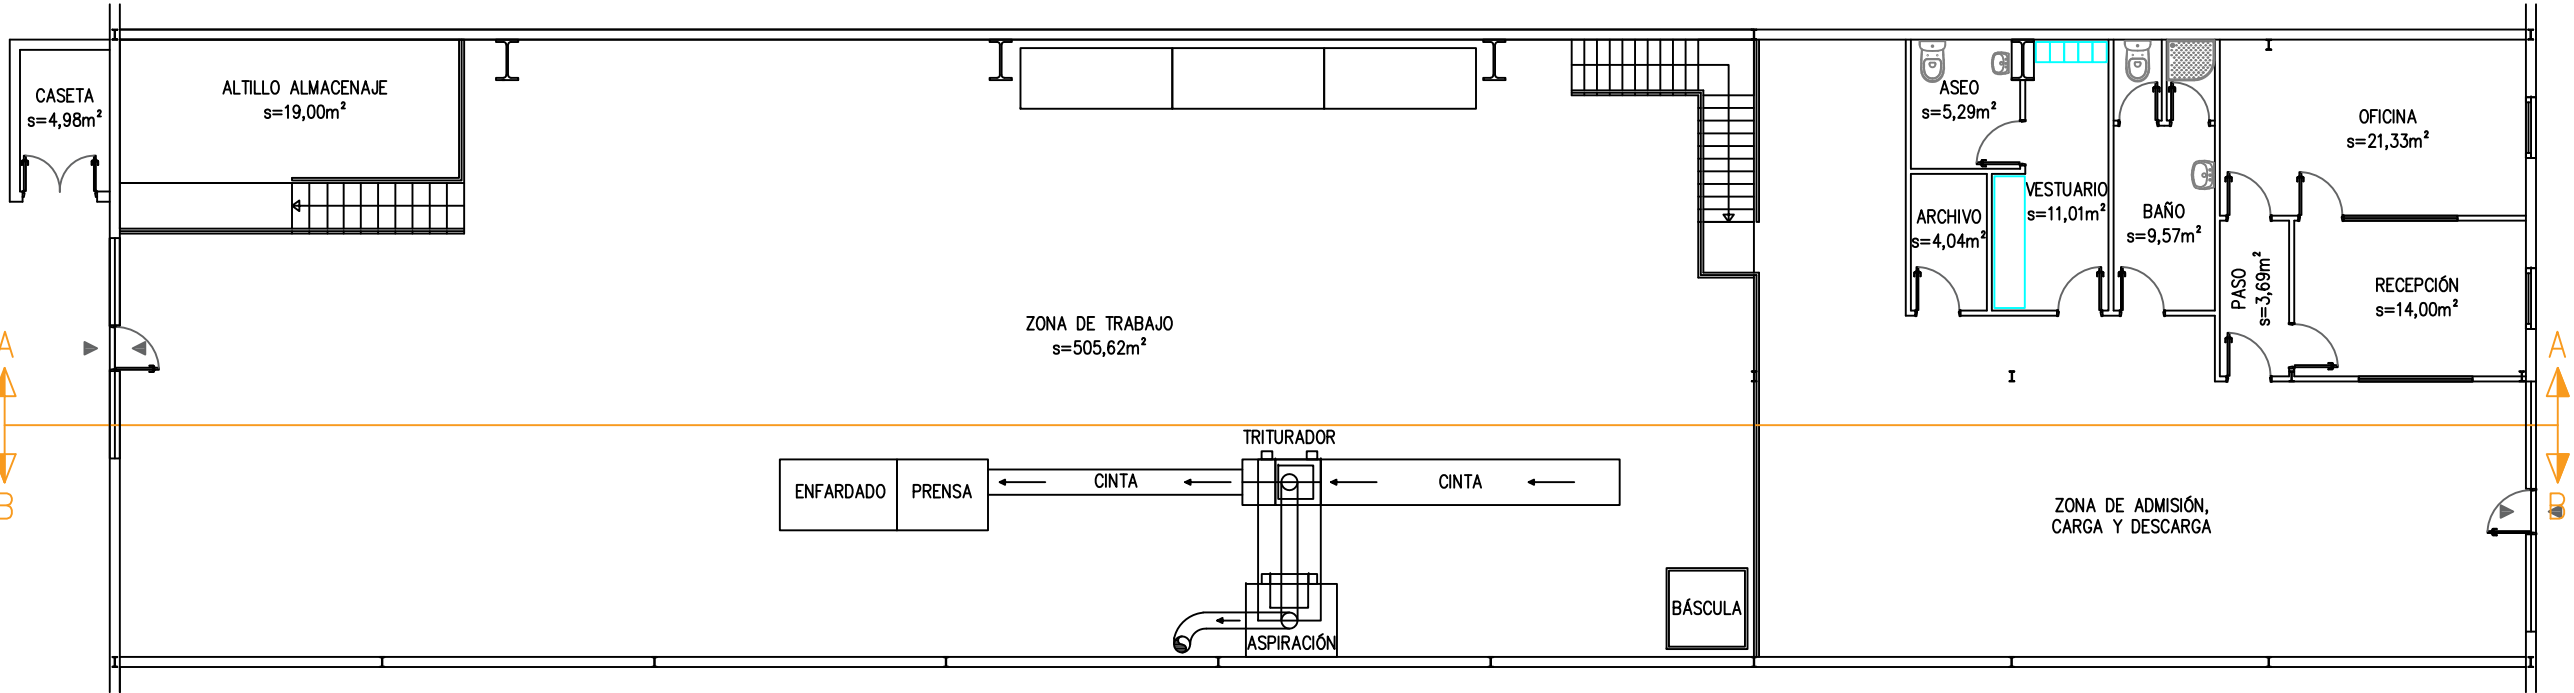


PLANTA BAJA
SUPERFICIE CONSTRUIDA=598,65m²
SUPERFICIE PAVIMENTADA=100%

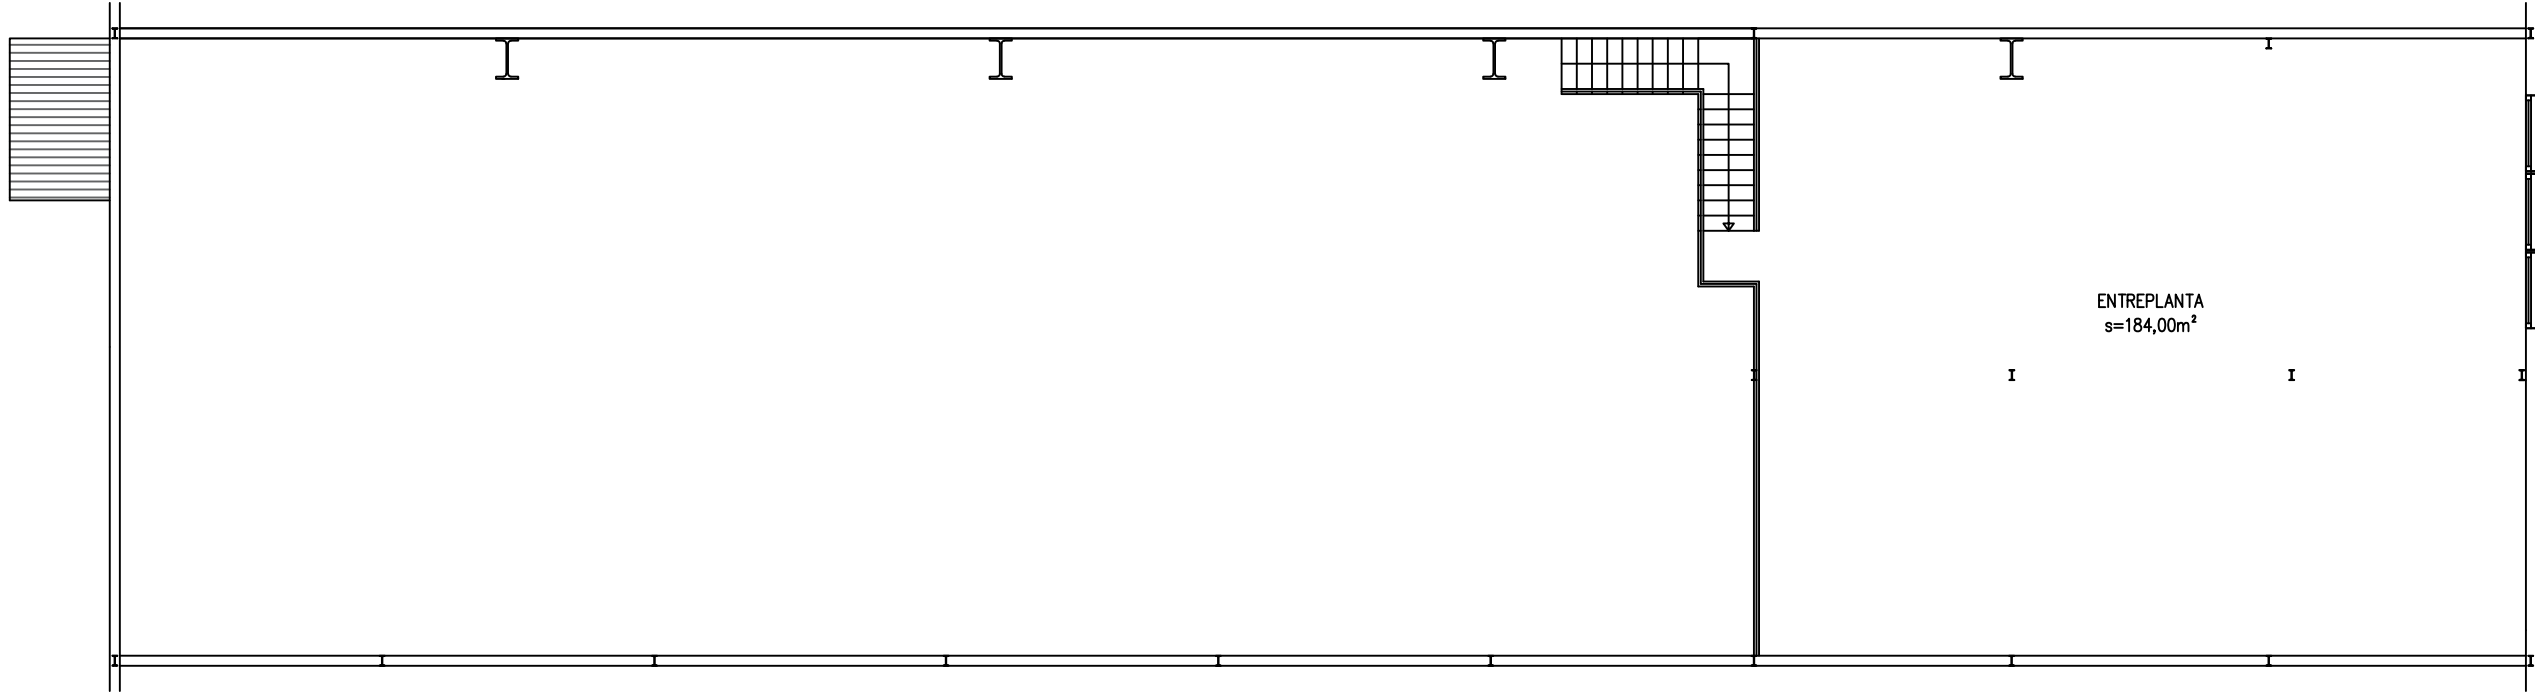


PLANTA ENTREPLANTA
SUPERFICIE CONSTRUIDA=194,73m²

| | |
|-----------------------|---|
| Plano Plano | SITUACIÓN Y EMPLAZAMIENTO PLANTA GENERAL |
| Proyecto Proiektua | PROYECTO DE SOLICITUD DE AUTORIZACIÓN AMBIENTAL ÚNICA |
| Nº Plano Plano Zk. | 02 |
| Formato Tamaina | A3 |
| Escala Eskala | 1 : 150 |
| Fecha Data | DICIEMBRE 2023 |
| Titular Titularra | SERVICIOS DOCUMENTALES GESDUCON, S.L. Pol. Ind. El Páramo, Pab. B2 48800 Balmaseda, Bizkaia |


| | | |
|--------------------|---|--|
| Realizado Egina | JORGE SERRANO CHICA Ingeniero Técnico Industrial Col. n° 2063, C.O.I.T.I. Alava |  PREOCA _Medio ambiente |
|--------------------|---|--|

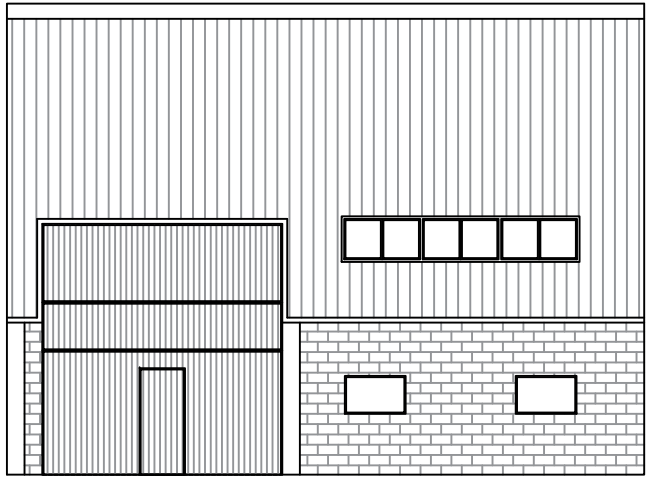


ALZADO PRINCIPAL

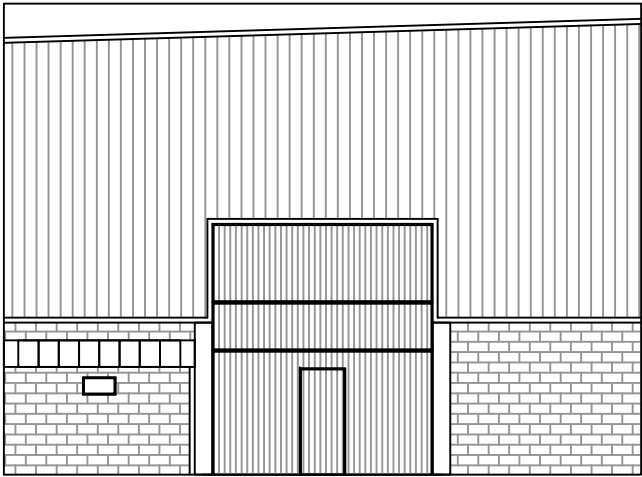

ALZADO POSTERIOR

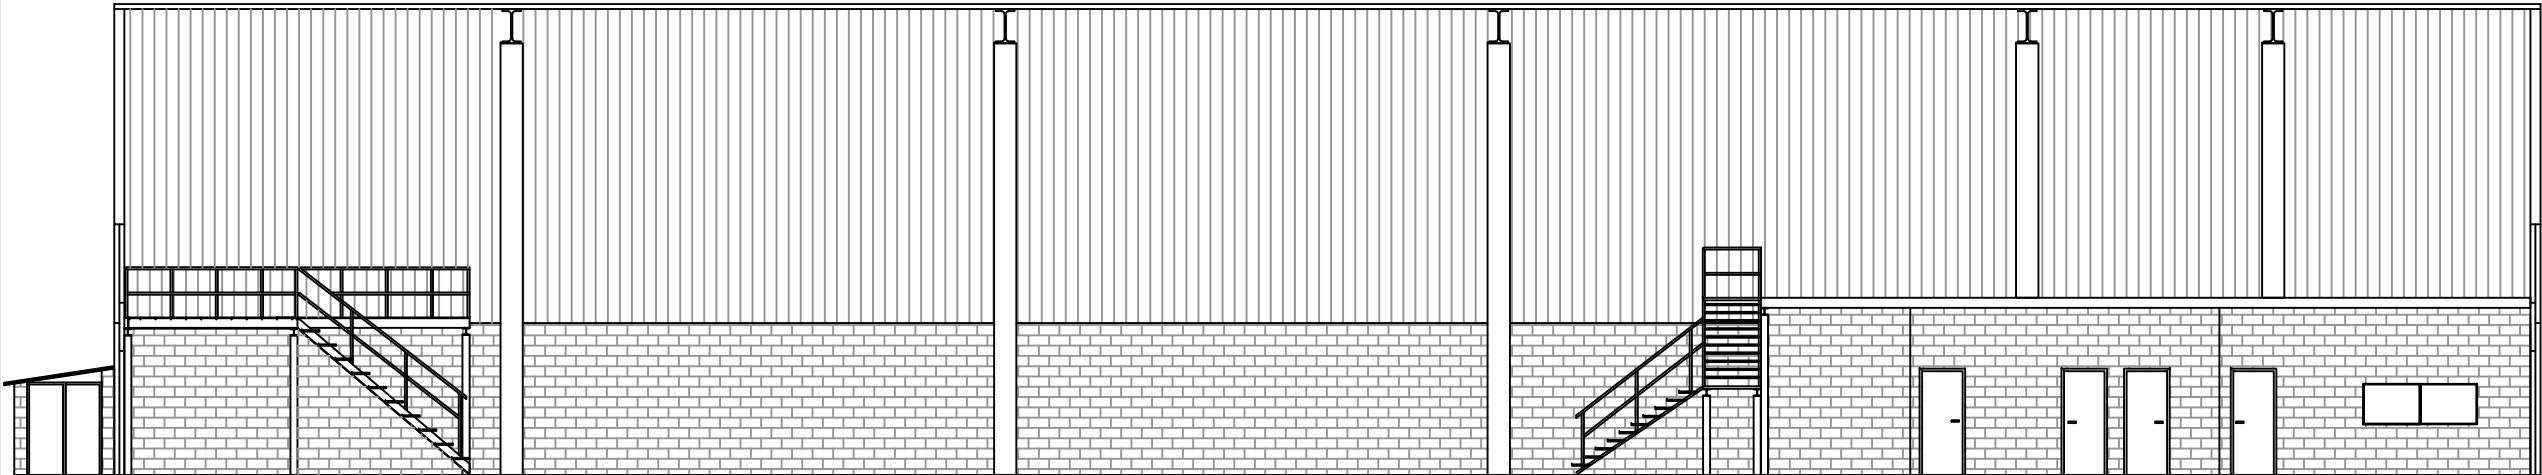


ALZADO A - A

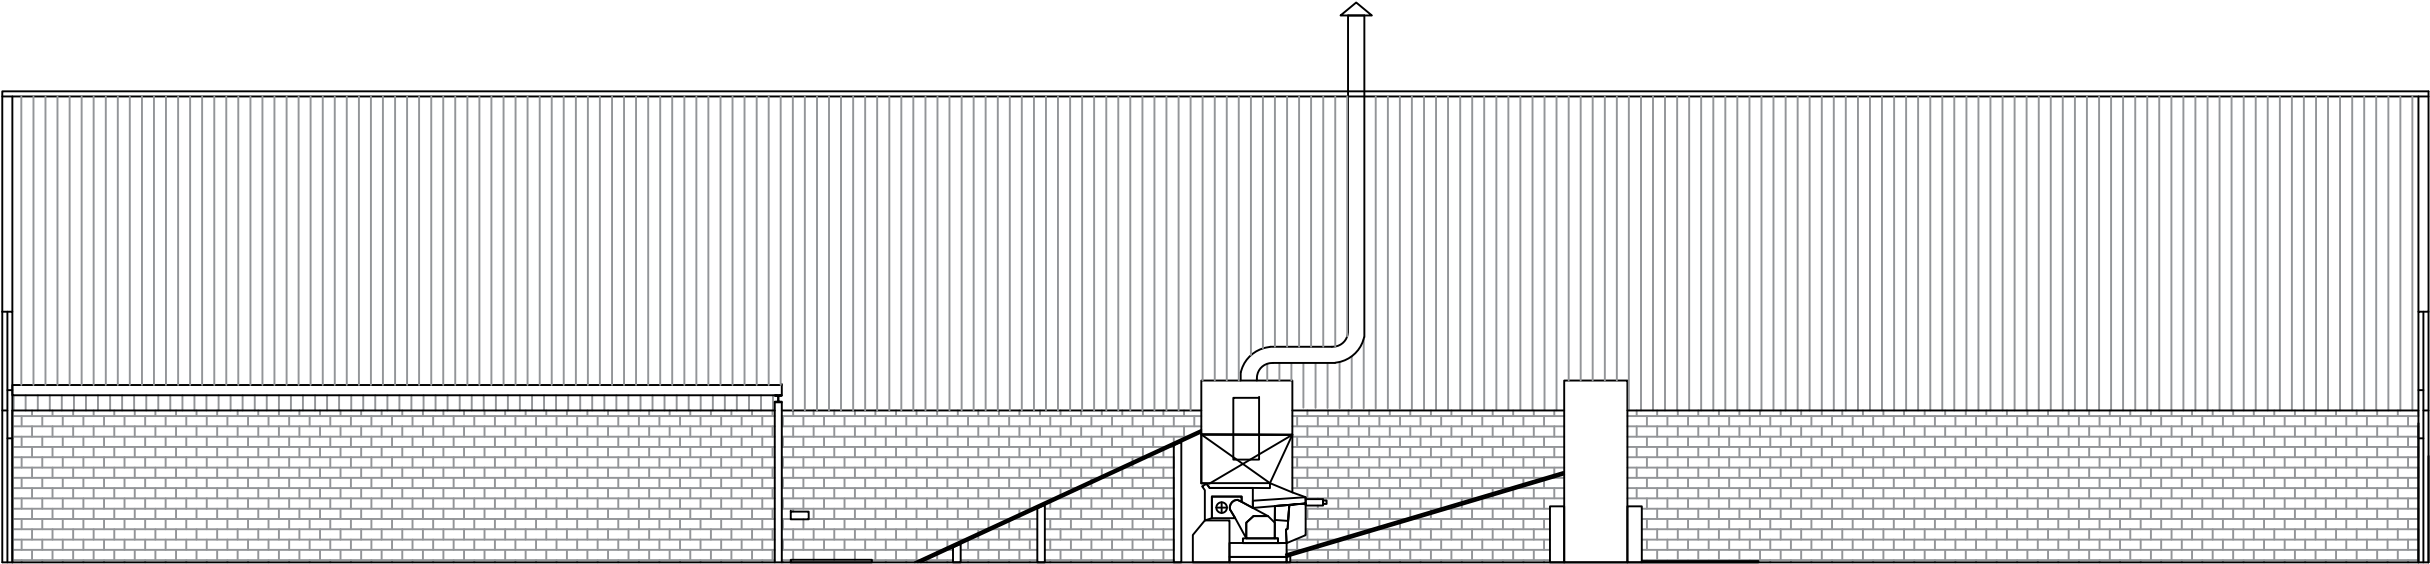


ALZADO B - B

| | |
|----------------------|---|
| Plano Plano | ALZADOS |
| Proyecto Proyecto | PROYECTO DE SOLICITUD DE AUTORIZACIÓN AMBIENTAL ÚNICA |
| Nº Plano Plano 2x | 03 |
| Formato Formato | A3 |
| Escala Escala | 1 : 150 |
| Fecha Data | DICIEMBRE 2023 |
| Titular Titular | SERVICIOS DOCUMENTALES GESDUCON, S.L. Pol. Ind. El Páramo, Pab. B2 48800 Balmaseda, Bizkaia |
| Realizado Egina | JORGE SERRANO CHICA Ingeniero Técnico Industrial Col. nº 2063, C.O.I.T.I. Alava |



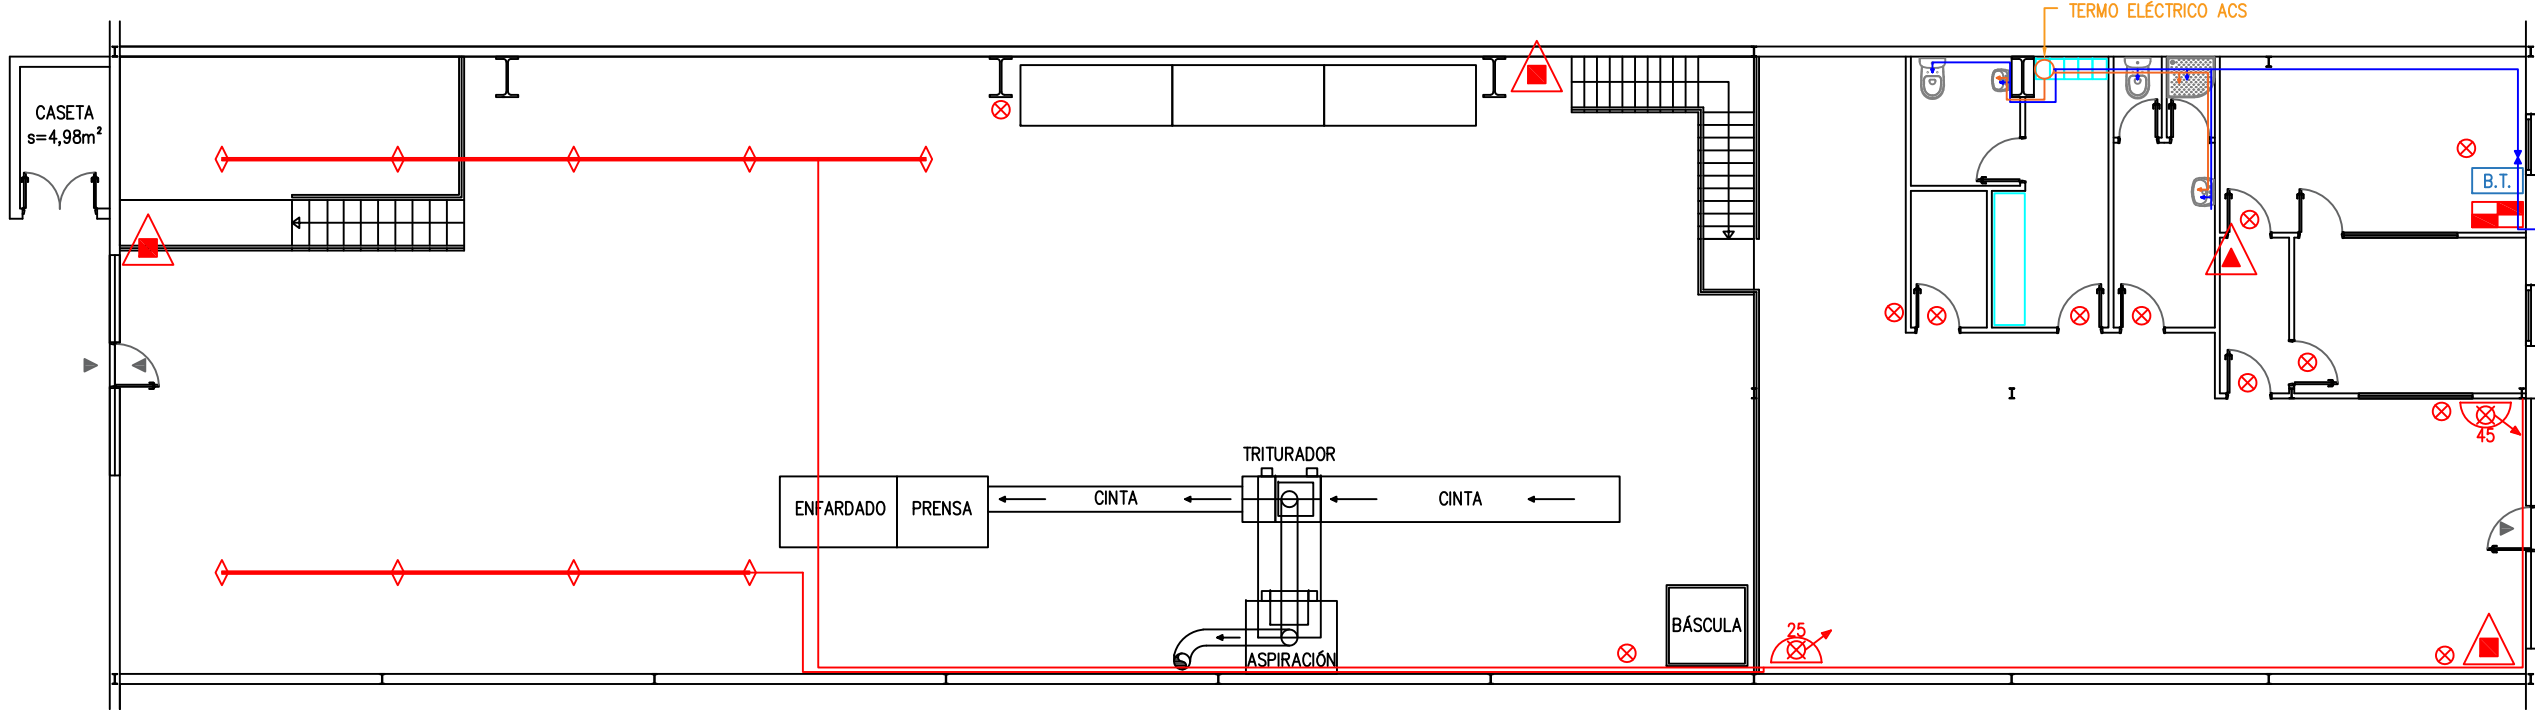

PLANTA BAJA

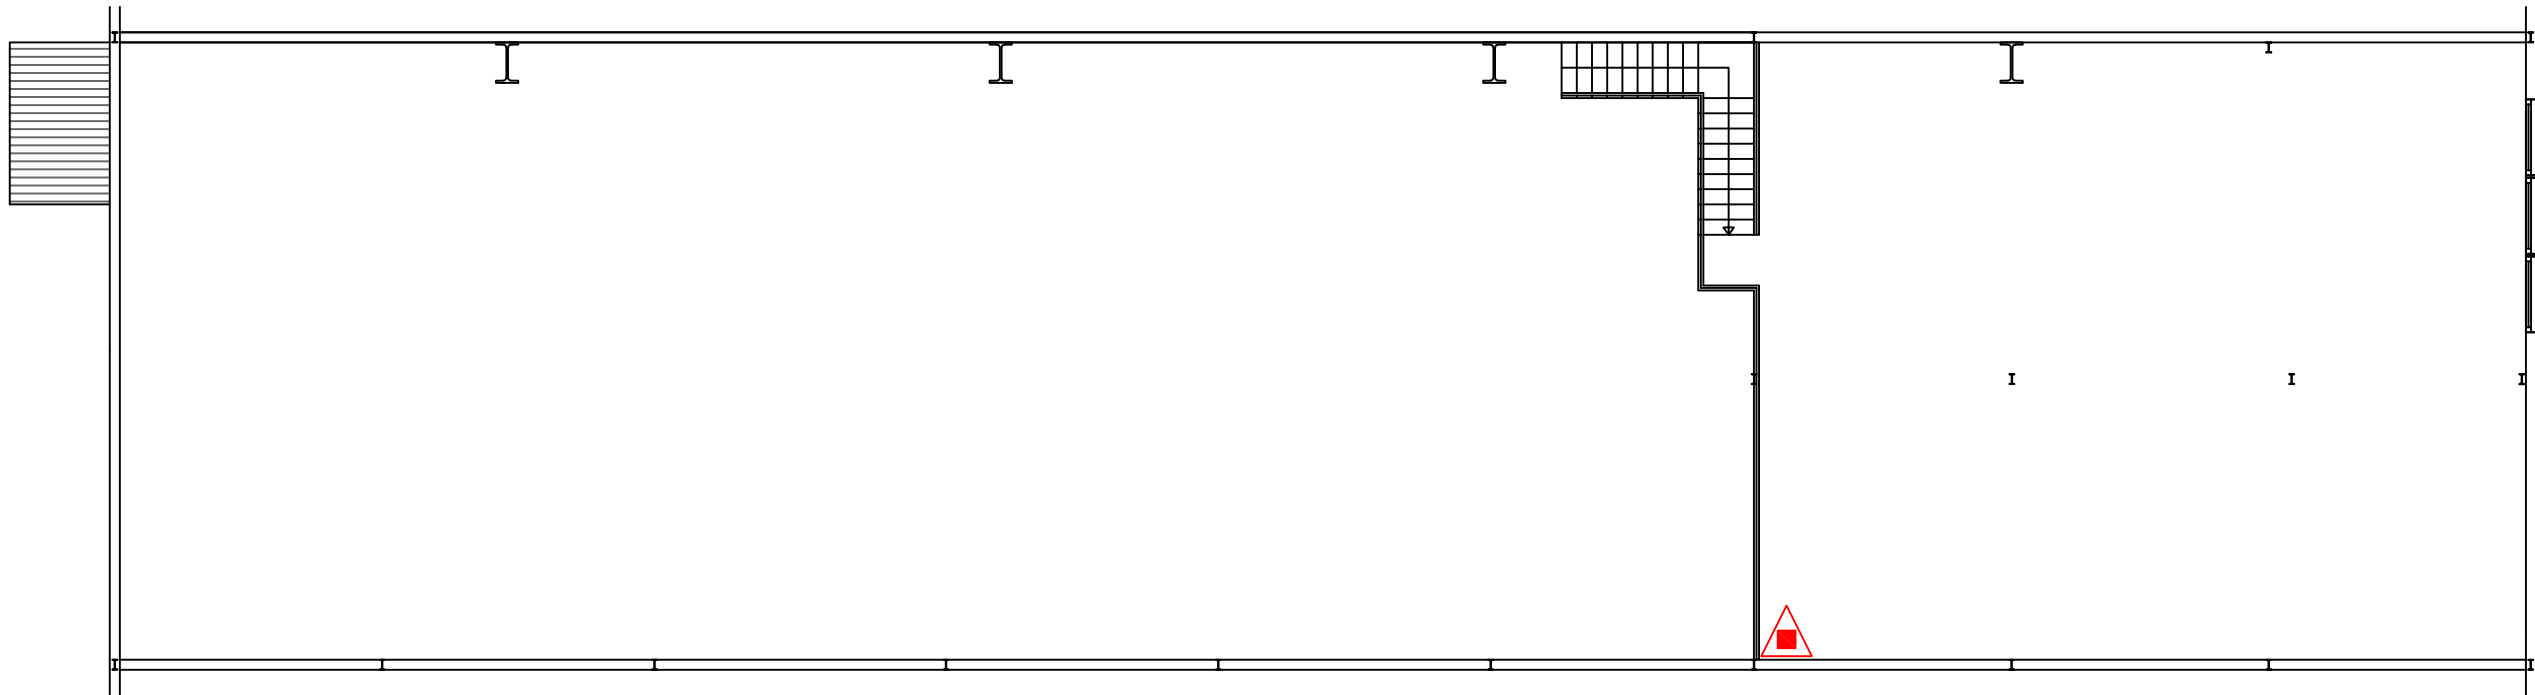


PLANTA ENTREPLANTA

| LEYENDA PROTECCIÓN CONTRA INCENDIOS | |
|-------------------------------------|--|
| | EXTINTOR PORTÁTIL DE INCENDIOS 6 KG POLVO 27A 183B |
| | EXTINTOR PORTÁTIL DE INCENDIOS 5 KG CO ₂ 89B |
| | BOCA DE INCENDIO EQUIPADA |
| | CENTRAL DE ALARMA PCI |
| | RED FIJA DE PROTECCIÓN CONTRA INCENDIOS (ROCIADORES DE AGUA) |
| | LUMINARIA DE EMERGENCIA |
| | SIRENA DE ALARMA CONTRA INCENDIOS |


| LEYENDA INSTALACIONES | |
|-----------------------|----------------------------------|
| | CUADRO GENERAL DE BAJA TENSIÓN |
| | LÍNEA DE AGUA FRÍA SANITARIA |
| | LÍNEA DE AGUA CALIENTE SANITARIA |

| | |
|----------|---|
| Plano | INSTALACIONES Y PROTECCIÓN CONTRA INCENDIOS |
| Proyecto | PROYECTO DE SOLICITUD DE AUTORIZACIÓN AMBIENTAL ÚNICA |
| Nº Plano | 04 |
| Formato | A3 |
| Escala | 1 : 150 |
| Fecha | DICIEMBRE 2023 |
| Titular | SERVICIOS DOCUMENTALES GESDUCON, S.L. Pol. Ind. El Páramo, Pab. B2 48800 Balmaseda, Bizkaia |

| | |
|-----------|--|
| Realizado | JORGE SERRANO CHICA Ingeniero Técnico Industrial Col. nº 2063, C.O.I.T.I. Alava |
| Egina |  PREOCA Medio ambiente |

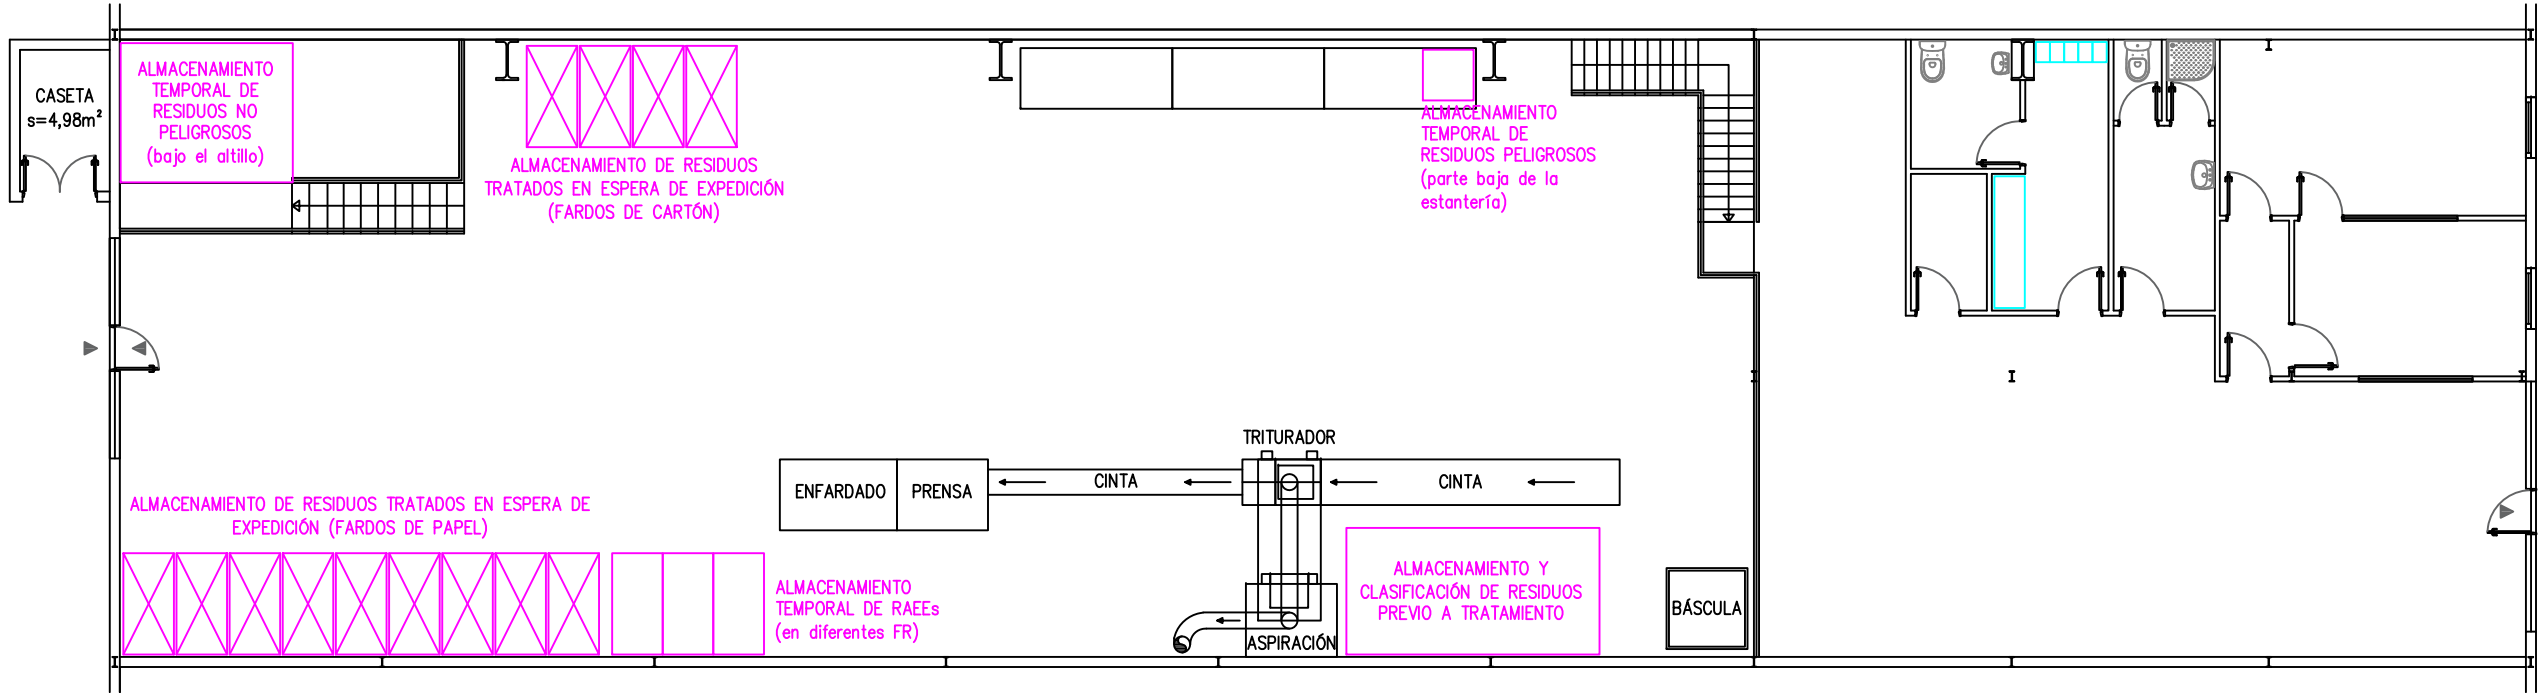


PLANTA BAJA

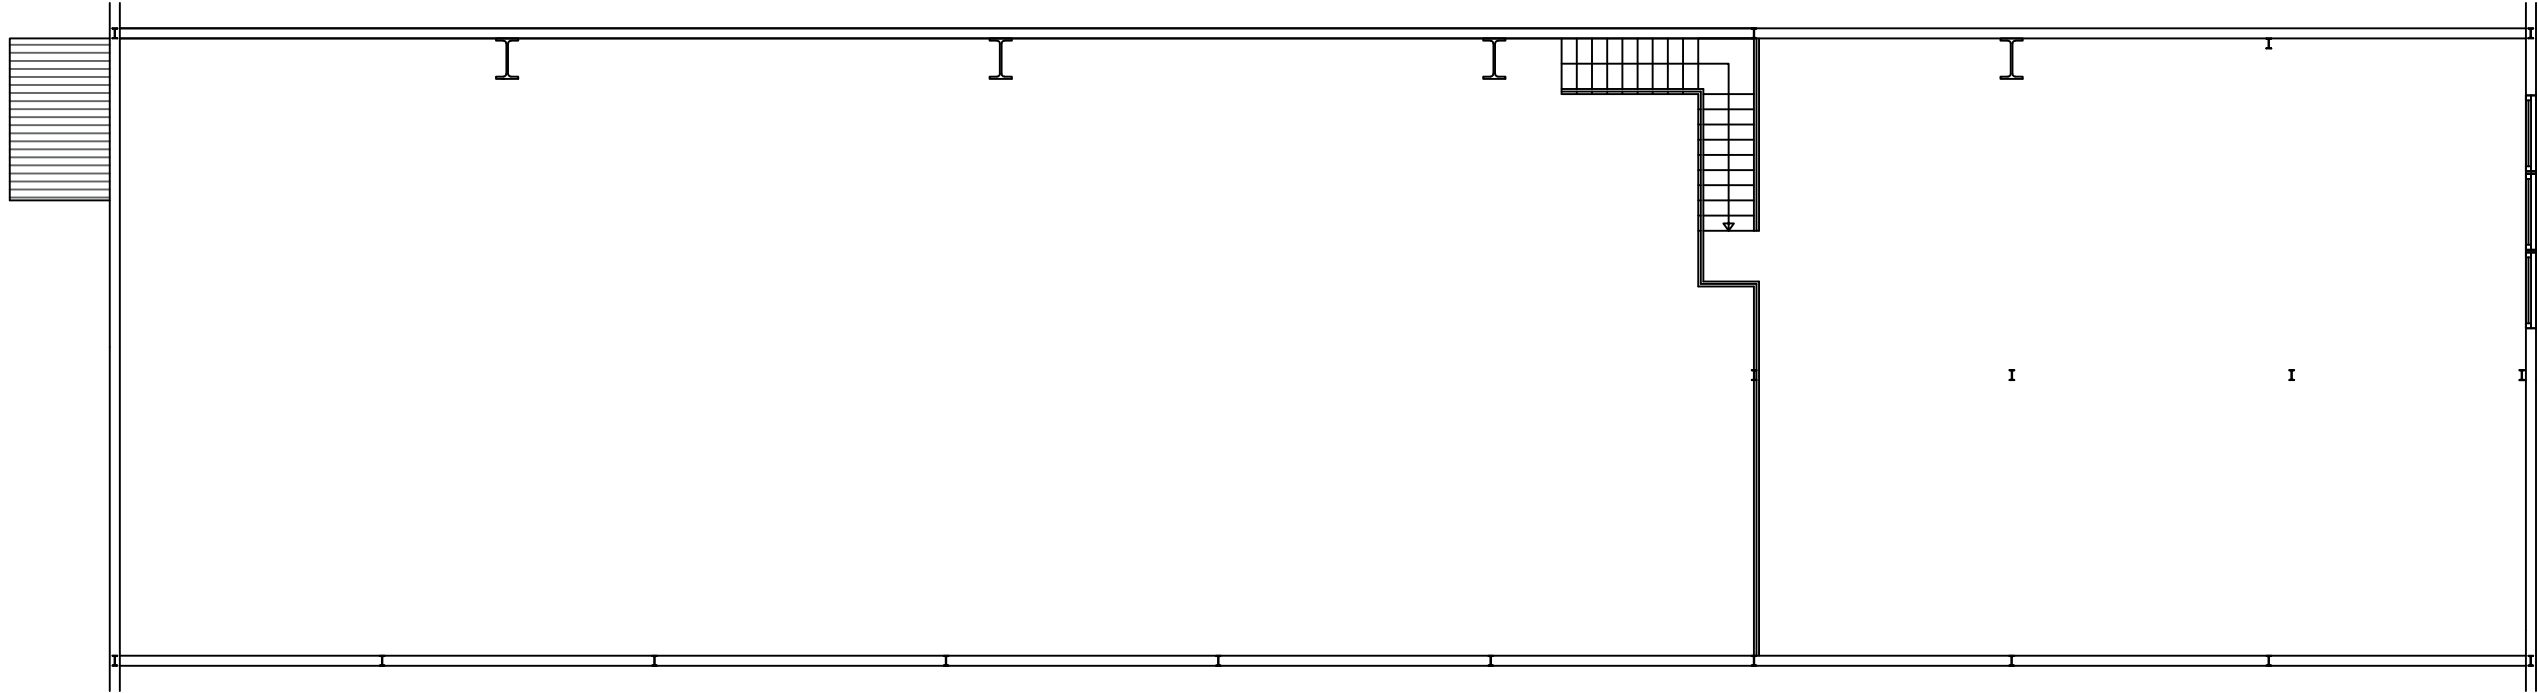


PLANTA ENTREPLANTA

| | |
|-----------------------|---|
| Plano Plano | ALMACENAMIENTOS DE RESIDUOS Y MAT. PRIMAS |
| Proyecto Proiektua | PROYECTO DE SOLICITUD DE AUTORIZACIÓN AMBIENTAL ÚNICA |
| Nº Plano Plano Zk. | 05 |
| Formato Tamaina | A3 |
| Escala Eskala | 1 : 150 |
| Fecha Data | DICIEMBRE 2023 |
| Titular Titularra | SERVICIOS DOCUMENTALES GESDUCON, S.L. Pol. Ind. El Páramo, Pab. B2 48800 Balmaseda, Bizkaia |


| | | |
|--------------------|---|--|
| Realizado Egina | JORGE SERRANO CHICA Ingeniero Técnico Industrial Col. nº 2063, C.O.I.T.I. Alava |  PREOCA _Medio ambiente |
|--------------------|---|--|

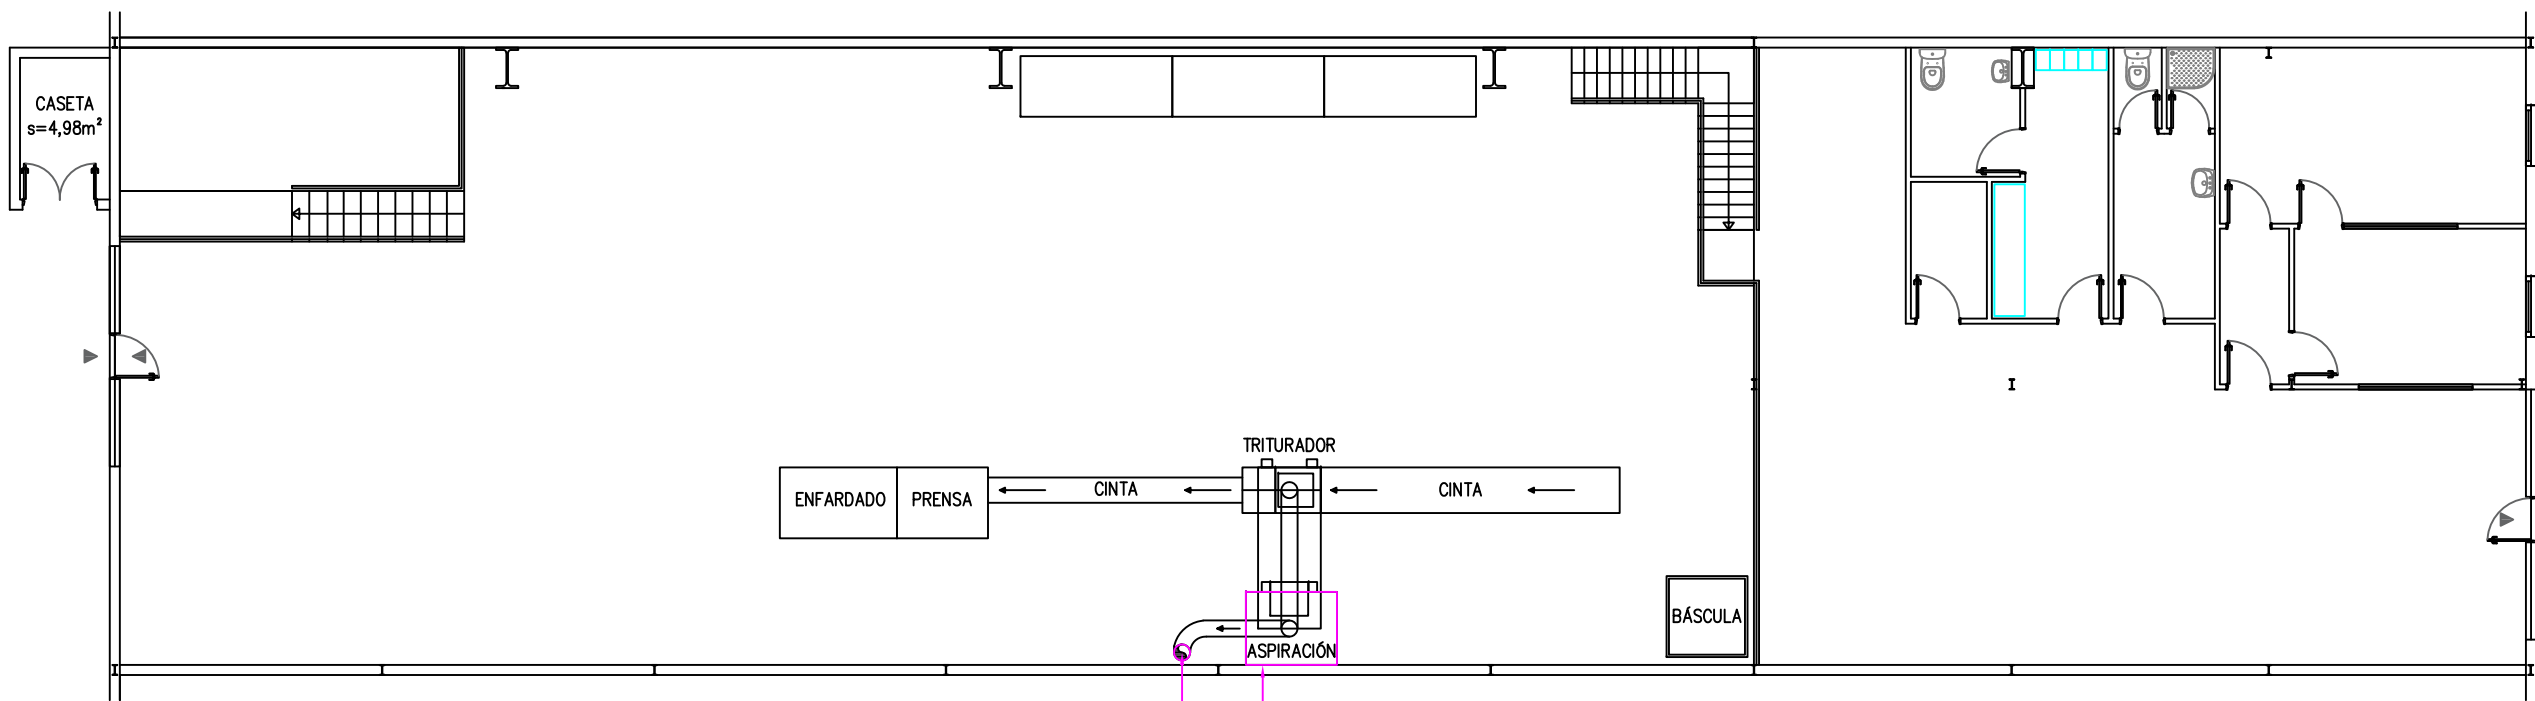


PLANTA BAJA

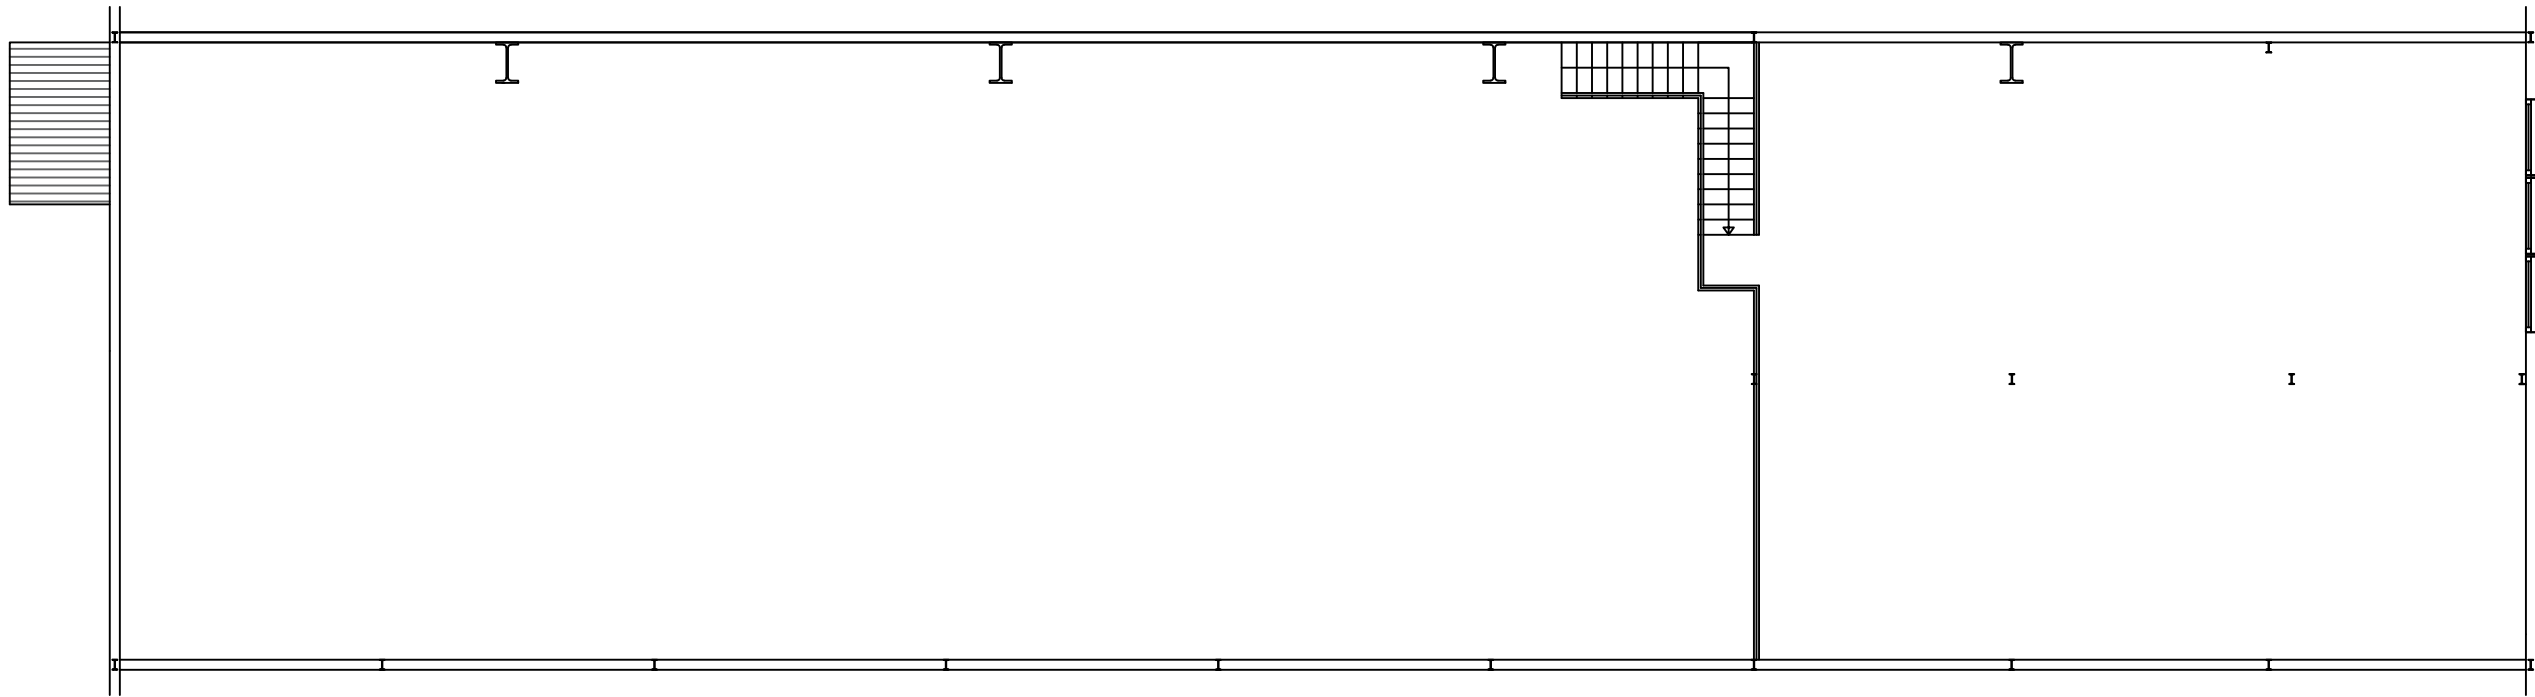


PLANTA ENTREPLANTA

| | |
|--|---|
| Plano Plano | EMISIONES A LA ATMÓSFERA Y CORRECCIÓN DE LA CONTAMIN. |
| Proyecto Proyecto | PROYECTO DE SOLICITUD DE AUTORIZACIÓN AMBIENTAL ÚNICA |
| Nº Plano Plano | 06 |
| Formato Formato | A3 |
| Escala Escala | 1 : 150 |
| Fecha Fecha | DICIEMBRE 2023 |
| Titular Titular | SERVICIOS DOCUMENTALES GESDUCON, S.L. Pol. Ind. El Páramo, Pab. B2 48800 Balmaseda, Bizkaia |
| Realizado Realizado | JORGE SERRANO CHICA Ingeniero Técnico Industrial Col. nº 2063, C.O.I.T.I. Alava |
|  PREOCA _Medio ambiente | |

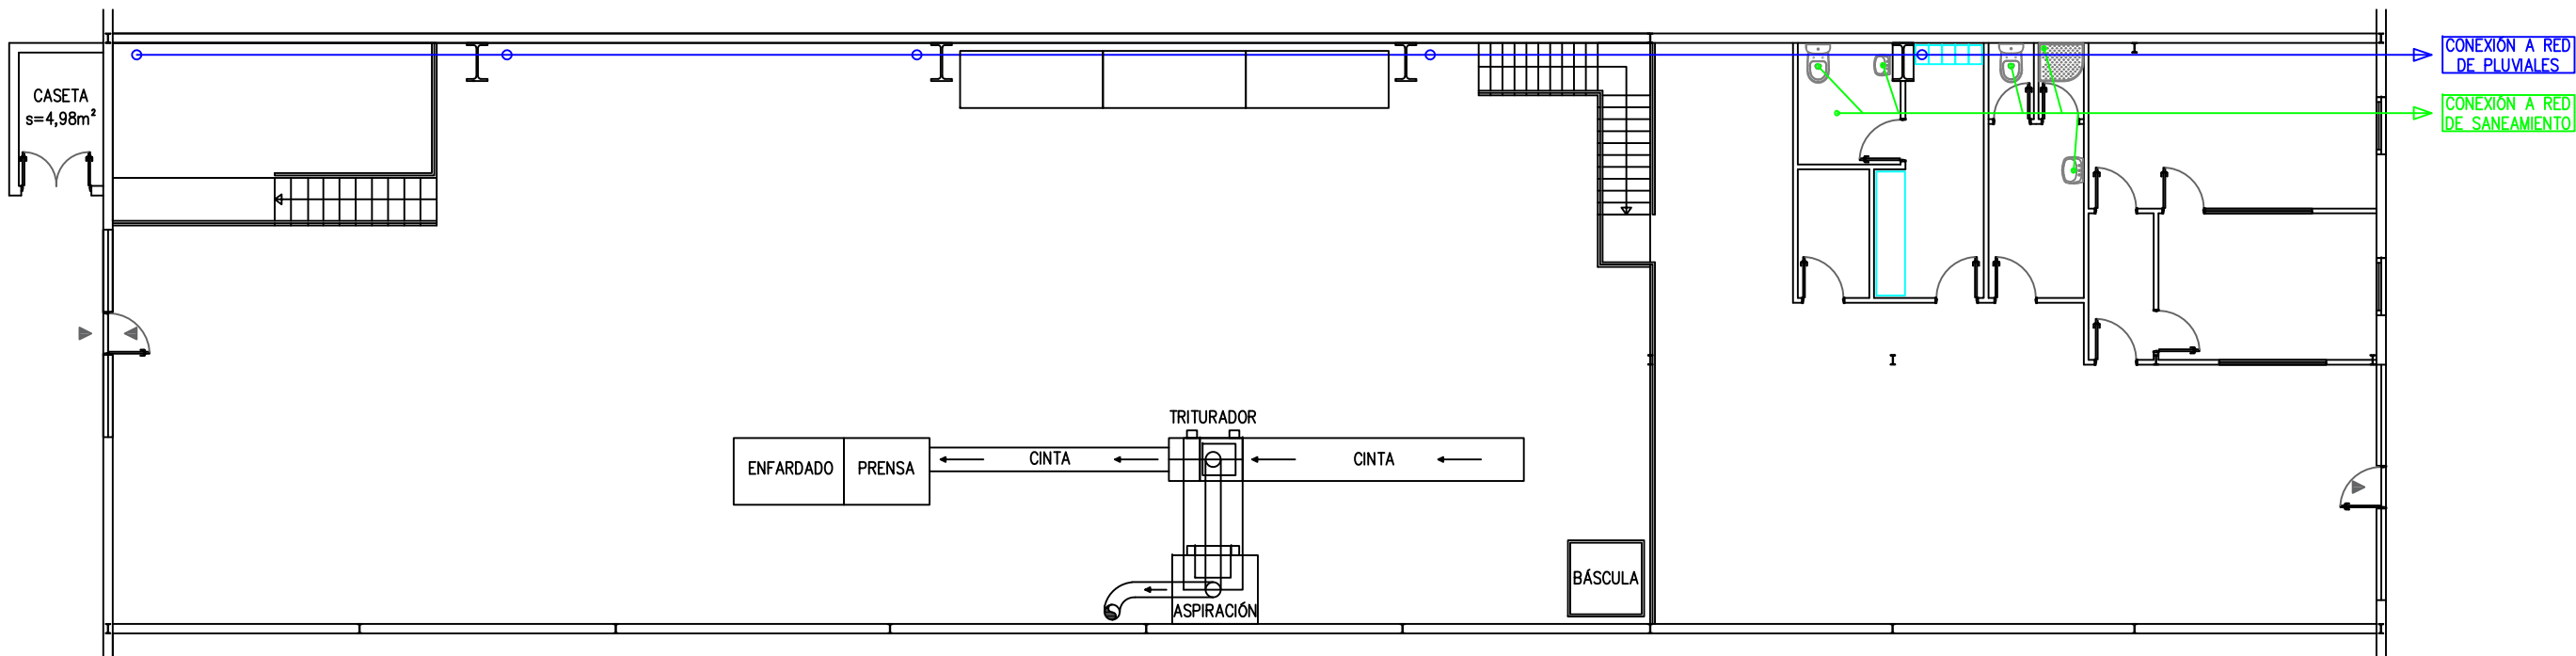

PLANTA BAJA

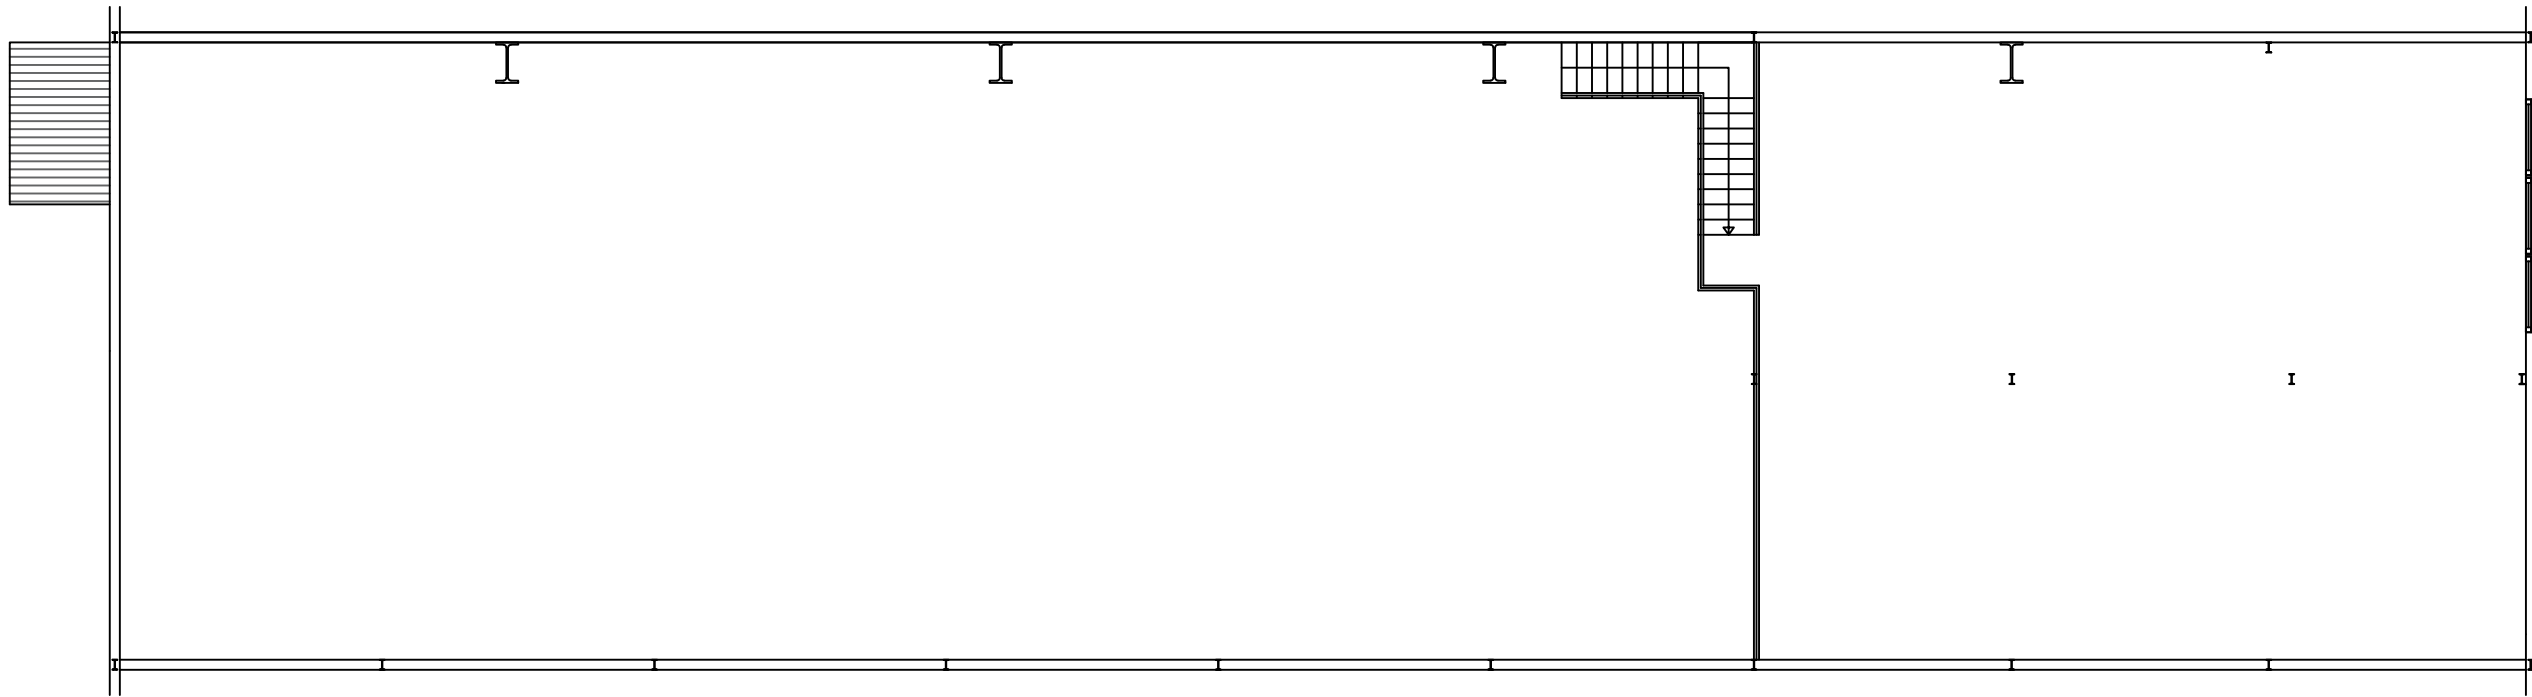

PLANTA ENTREPLANTA

| | |
|-----------------------|---|
| Plano Plano | RED DE SANEAMIENTO |
| Proyecto Proiectua | PROYECTO DE SOLICITUD DE AUTORIZACIÓN AMBIENTAL ÚNICA |
| Nº Plano Plano Zk. | 07 |
| Formato Tamaina | A3 |
| Escala Eskala | 1 : 150 |
| Fecha Data | DICIEMBRE 2023 |
| Titular Titularra | SERVICIOS DOCUMENTALES GESDUCON, S.L. Pol. Ind. El Páramo, Pab. B2 48800 Balmaseda, Bizkaia |

Realizado
Egina

JORGE SERRANO CHICA
Ingeniero Técnico Industrial
Col. nº 2063, C.O.I.T.I. Alava



PREOCA
_Medio ambiente