


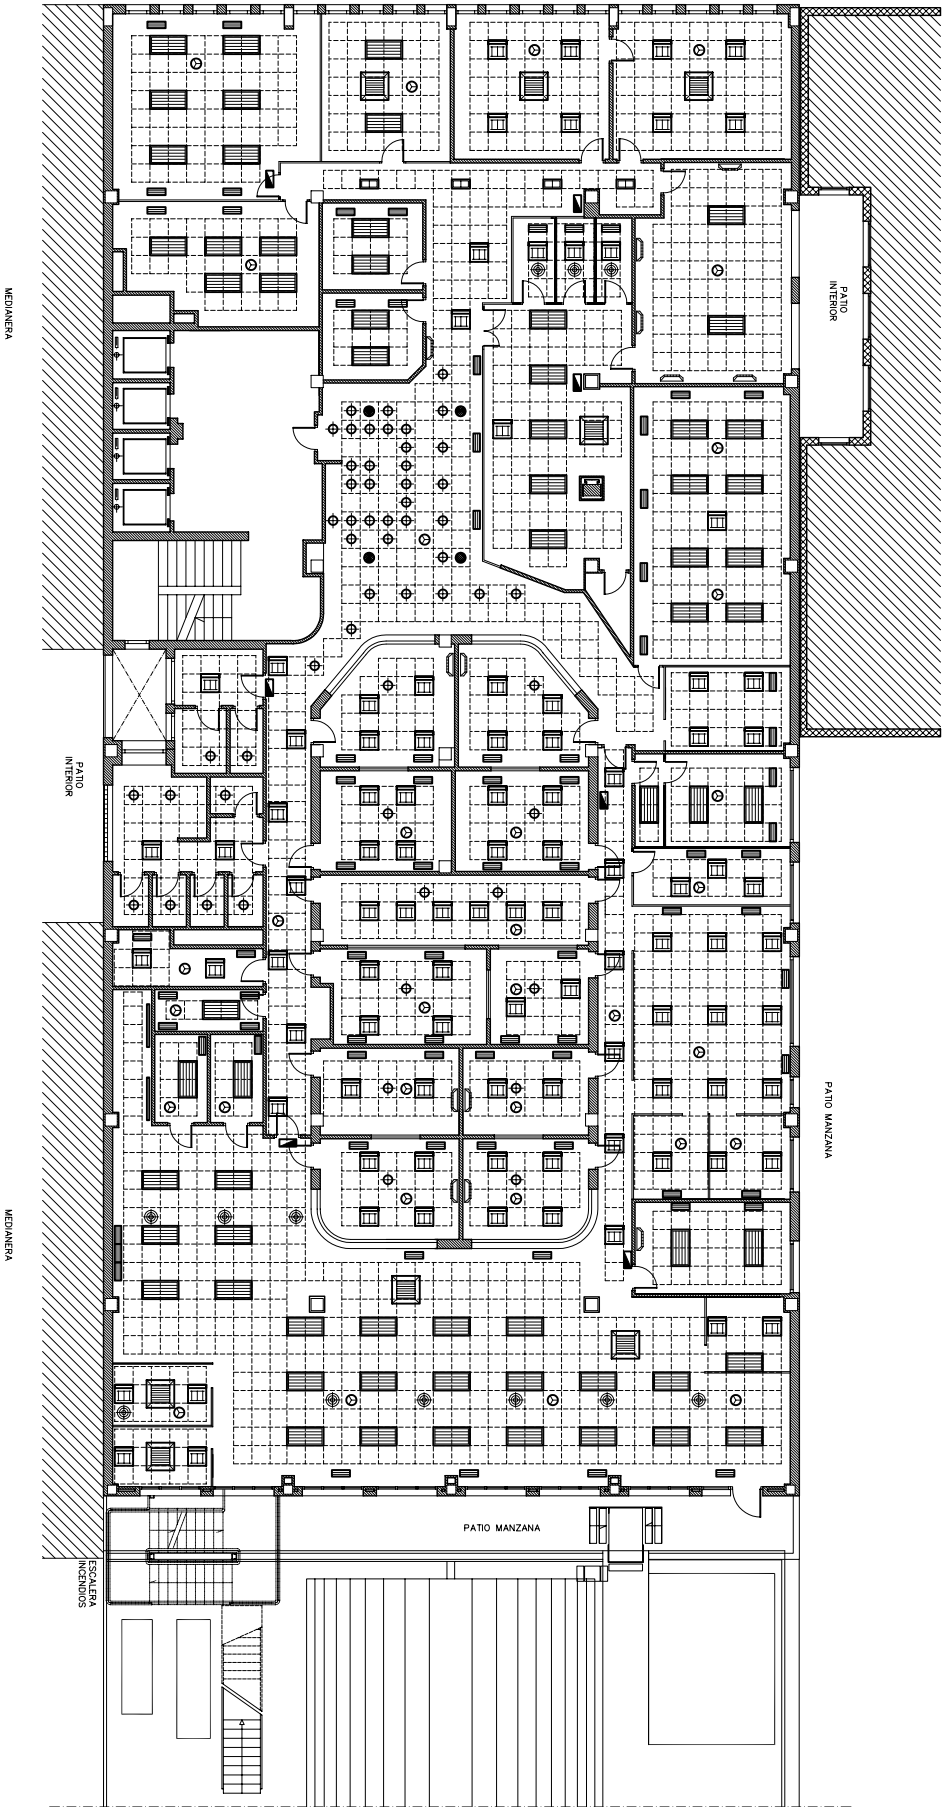

GOBIERNO VASCO
GOBIERNO EN VASCO
DEPARTAMENTO DE HACIENDA
Y ADMINISTRACIÓN PÚBLICA
GOBIERNO EN VASCO
Departamento de Hacienda
y Administración Pública
Secretaría de Hacienda
y Administración Pública
Dirección de Gestión y Servicios
Financieros

PROYECTO DE EJECUCIÓN
REFORMA GRAL. INTERIOR
PLANTA PRIMERA
ESPACIO SEDE EJ / GV
GRAN VIA, 85, 85AJO

- LEYENDA
- DIFUSOR
 - ⊙ DETECTOR
 - ⊙ FOCO
 - FANCOIL
 - LUZ EMERGENCIA
 - REJILLA PARED
 - B.I.E.
 - ALTAVOZ
 - ⊙ TERMOSTATO
 - LUMINARIA (60X30)
 - LUMINARIA (60X120)
 - LUMINARIA (60X60)

ESTADO ACTUAL
PLANTA PRIMERA
FALSOS TECHOS
E INSTALACIONES

PLANO : 015-EX-03.296
Escala : 1:500
FECHA : 07/03/2007
PROYECTO : X. VASCO-PAV-01/2007/0000-01/2007

EA 03